


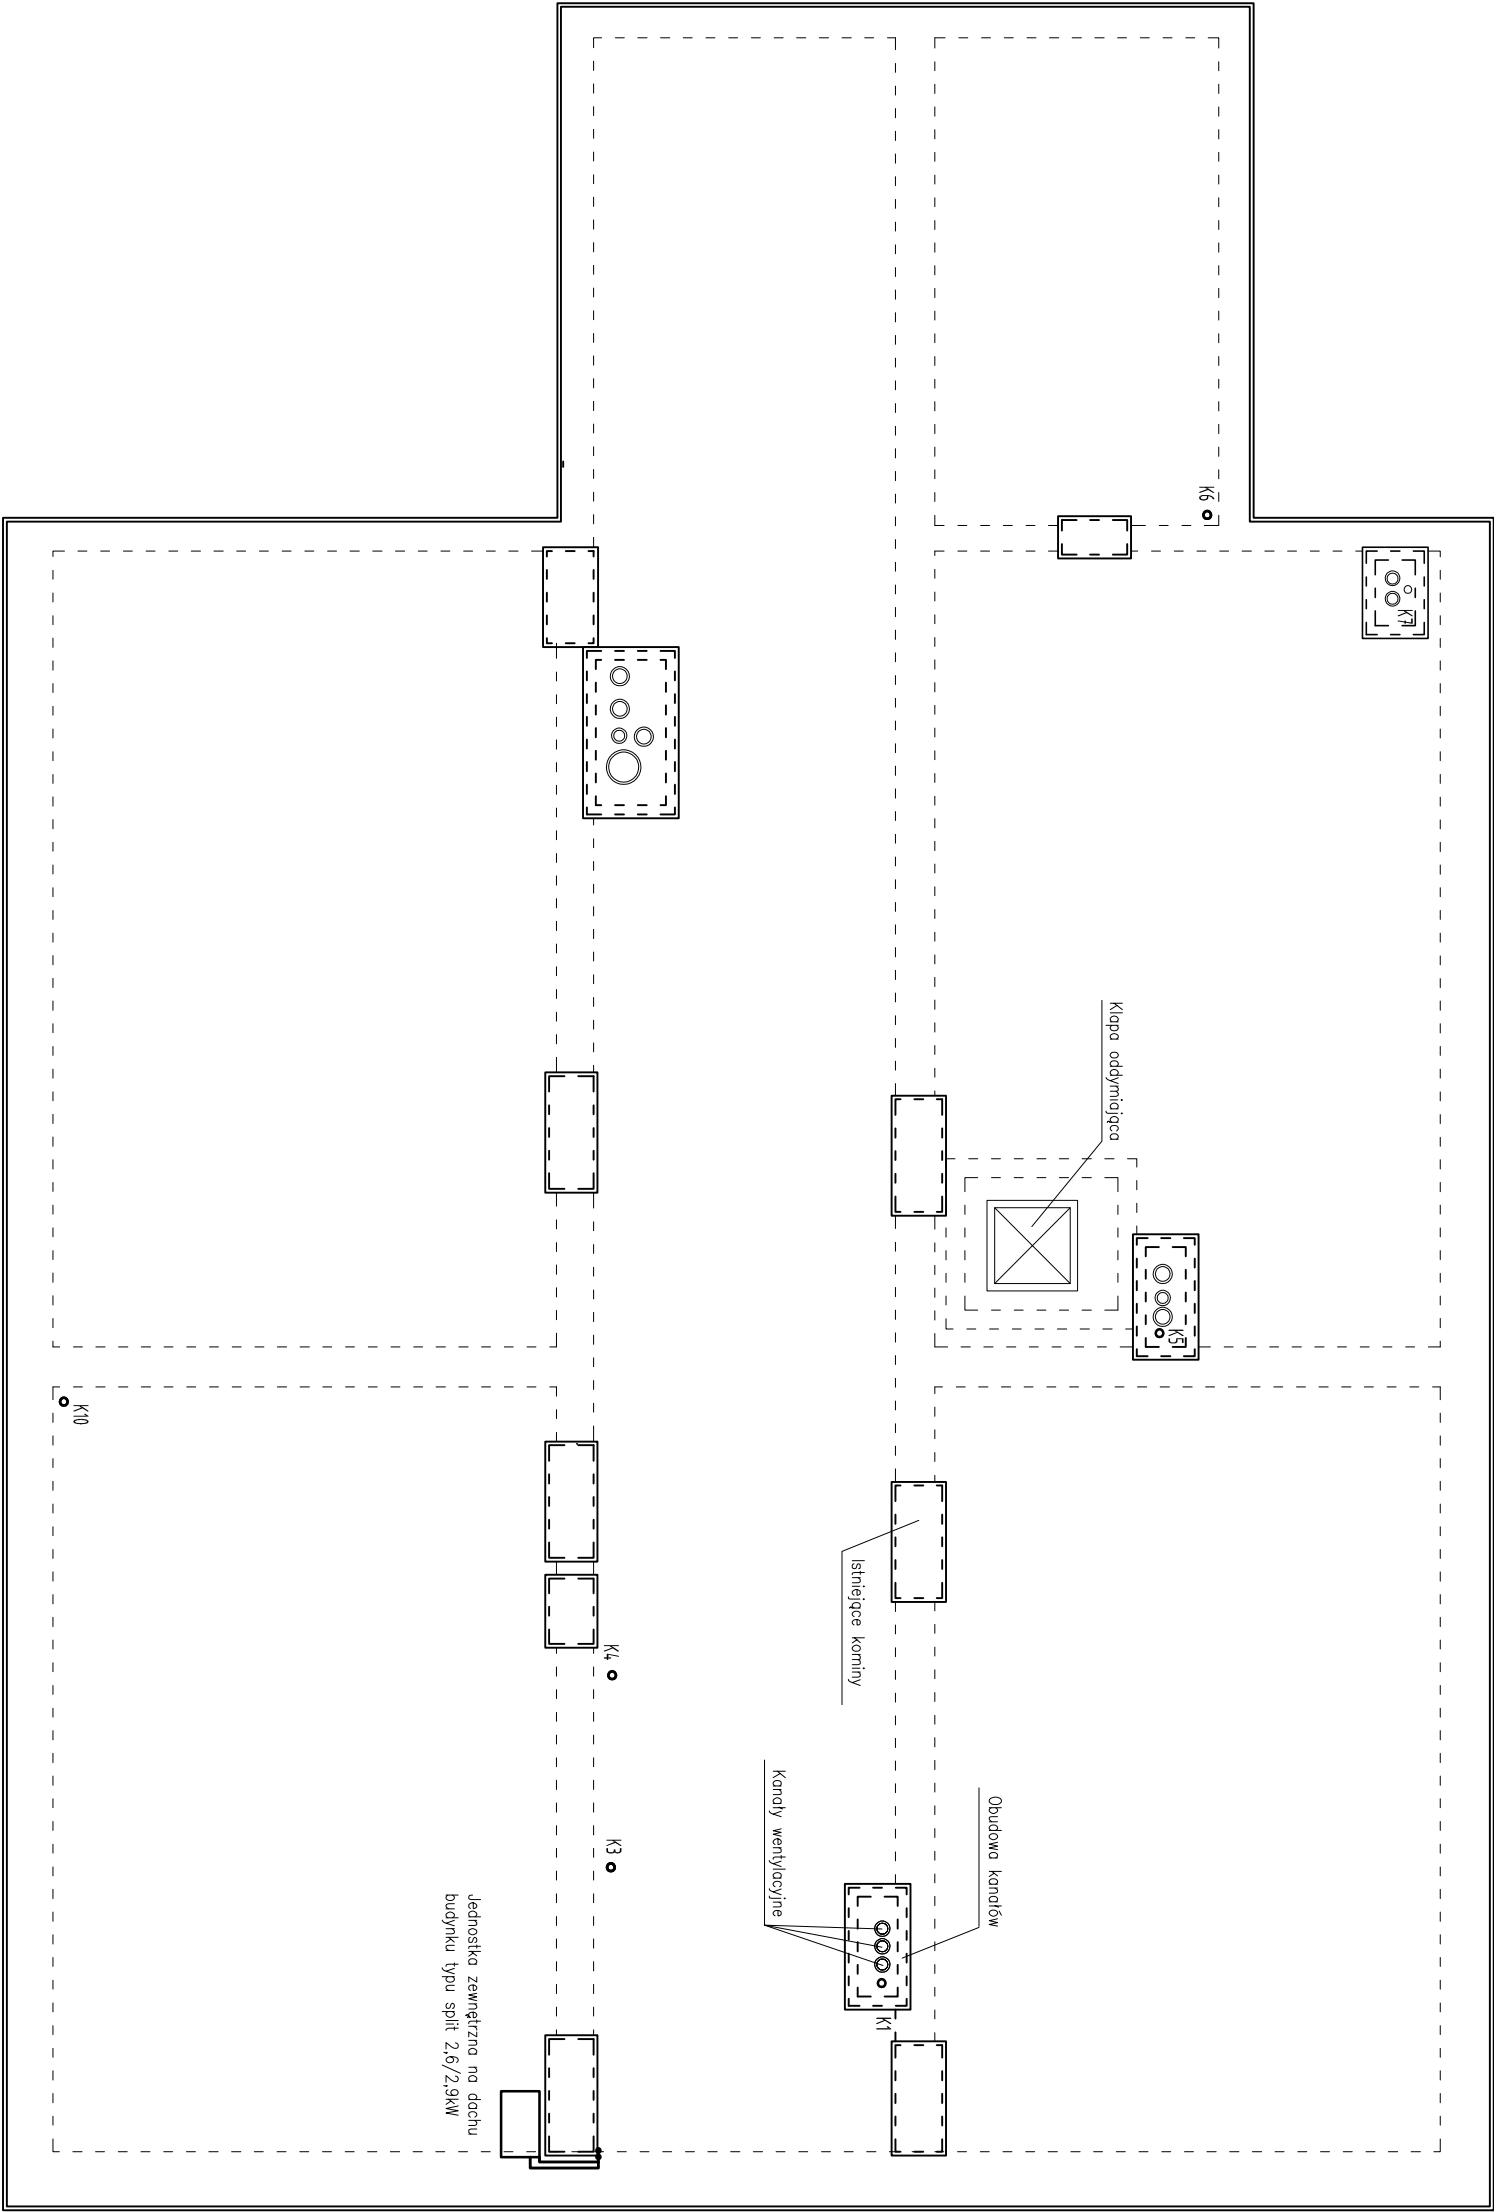

UWAGI:
– Pokrycie – papa – bez zmian
– Wyrowadzone ponad dach pionowy kanałizacji sanitarnych zakończyć wywiewkami 110/160
– Wyrowadzone kanały wentylacyjne ponad dach zakończyć wyrzutnią dachową typ C z podstawą dachową, kanały dwupuszczowe docieplone wełną mineralną 3cm.
– Obudowę kanałów wentylacyjnych wykonać z cegły klinkierowej gr. 12cm na wys. 100cm ponad połcie dachową, przekryć czopą betonową gr. min.6cm

		Przedsiębiorstwo "INWESTBUD" Sp. z o.o. 58-306 Wałbrzych, ul. Jaworowa 15a		
Projektant główny specj. konstr.-bud.	mgr inż. Magdalena Budka	65/DOŚ/07		Data: 05.11.2019r.
Projektant specj. architektoniczna	mgr inż. arch. Janusz Kowalczyk	57/Ww/72		Stadium: PB
Zadanie:	Remont i przebudowa budynku Publicznego Gimnazjum nr 1 przy ul. Waryńskiego 10 w Boguszowie-Gorach na potrzeby utworzenia złołka zlokalizowanego na parterze oraz zaplecza kuchennego w piwnicy. (działka nr 628/1, 628/2, obręb nr 3 Boguszów).			Skala: 1:100
Inwestor:	Gmina Miasto Boguszów-Gorce Pl. Odrodzenia 1, 58-370 Boguszów-Gorce			Nr rys.: 9
tytuł rys.:	RZUT DACHU			
Zastrzega się wszelkie prawa wynikające z Ustawy o prawie autorskim. Rysunek niniejszy nie może być w całości lub w części przerysowany, uzupełniany lub odtapiany komukolwiek, bez pisemnej zgody firmy projektowej				