


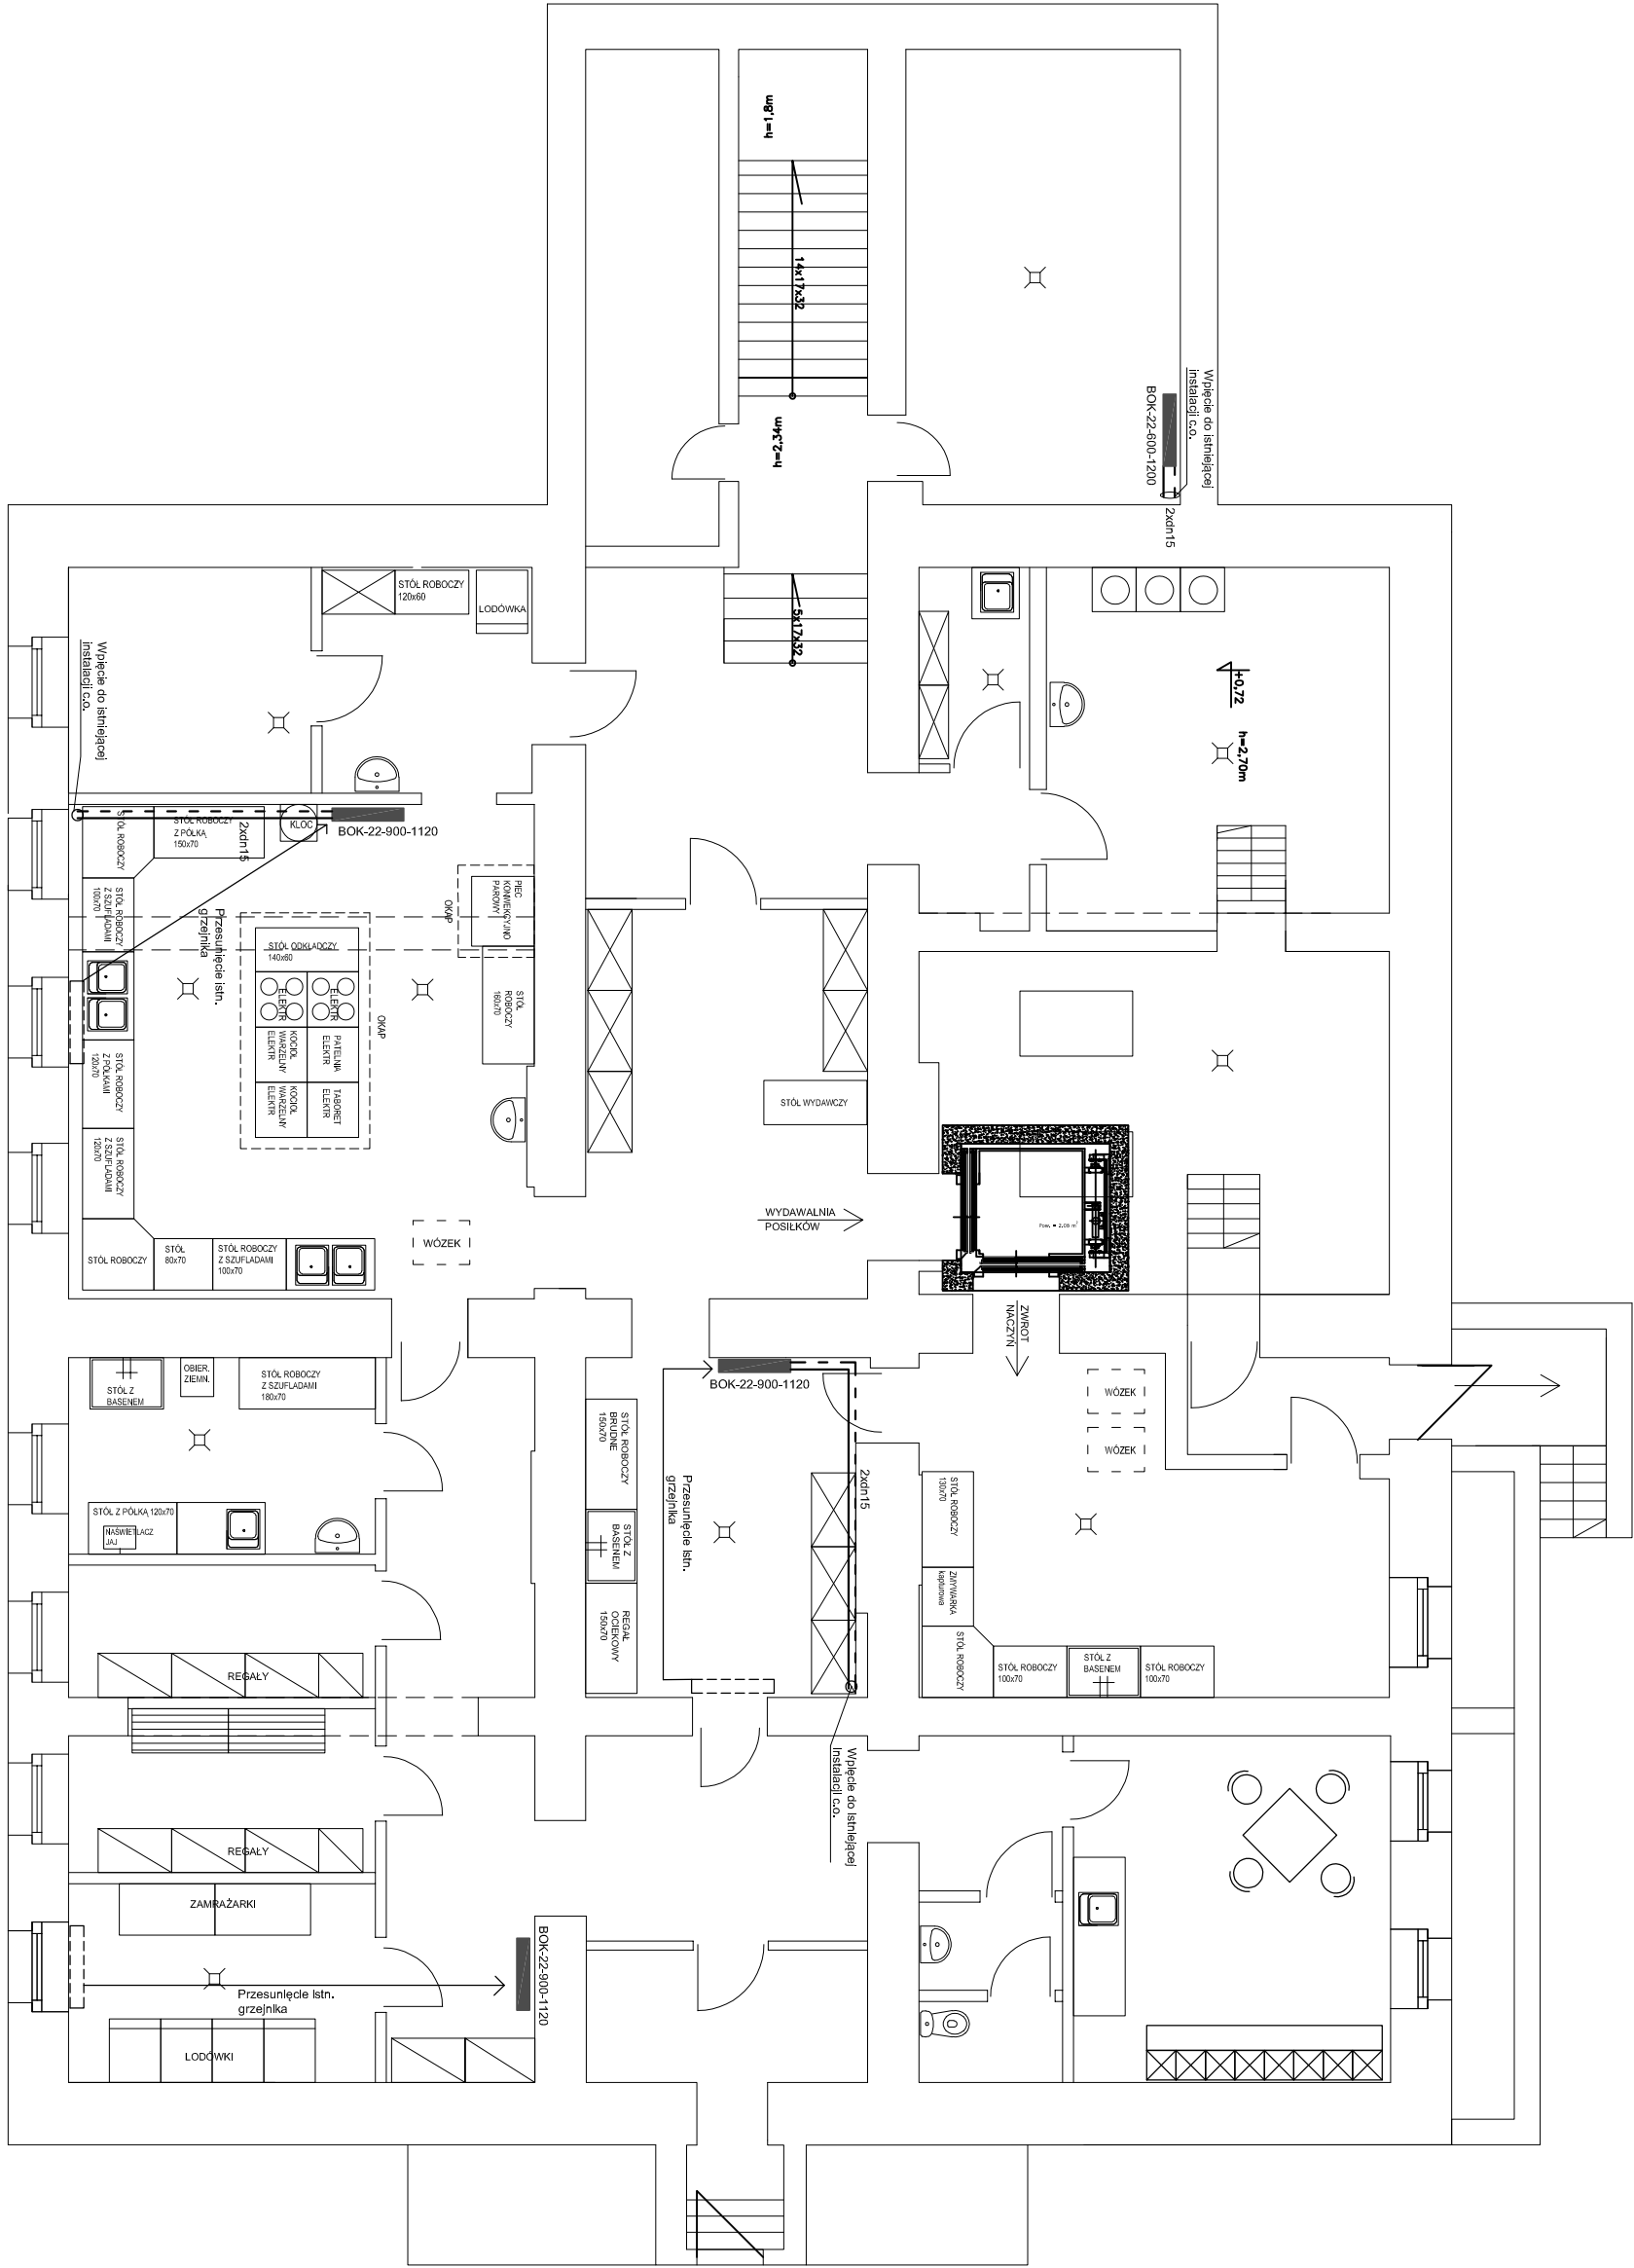

		Przedsiębiorstwo "INWESTBUD" Sp. z o.o. 58-306 Wałbrzych, ul. Jaworowa 15a	
Projektant specj. instal. sanitarne.	mgr inż. Maciej Rogowski	DOŚ/0380/PWBS/18	Data: 05.11.2019r.
			Stadium: PB
Zadanie:	Remont i przebudowa budynku Publicznego Gimnazjum nr 1 przy ul. Waryńskiego 10 w Boguszowie–Górcach na potrzeby utworzenia złobka zlokalizowanego na parterze oraz zaplecza kuchennego w piwnicy. (działka nr 628/1, 628/2, obręb nr 3 Boguszów).		Skala: 1:100
Inwestor:	Gmina Miasto Boguszów–Gorce Pl. Odrodzenia 1, 58–370 Boguszów–Gorce		Nr rys.: 1
Tytuł rys.:	RZUT PIWNICY – INSTALACJA C.O.		
Zastrzegam wszelkie prawa wynikające z Ustawy o prawie autorskim. Rysunek niniejszy nie może być w całości lub w części przerysowany, uzupełniany lub odstępiany komputerowo, bez pisemnej zgody firmy projektowej.			