


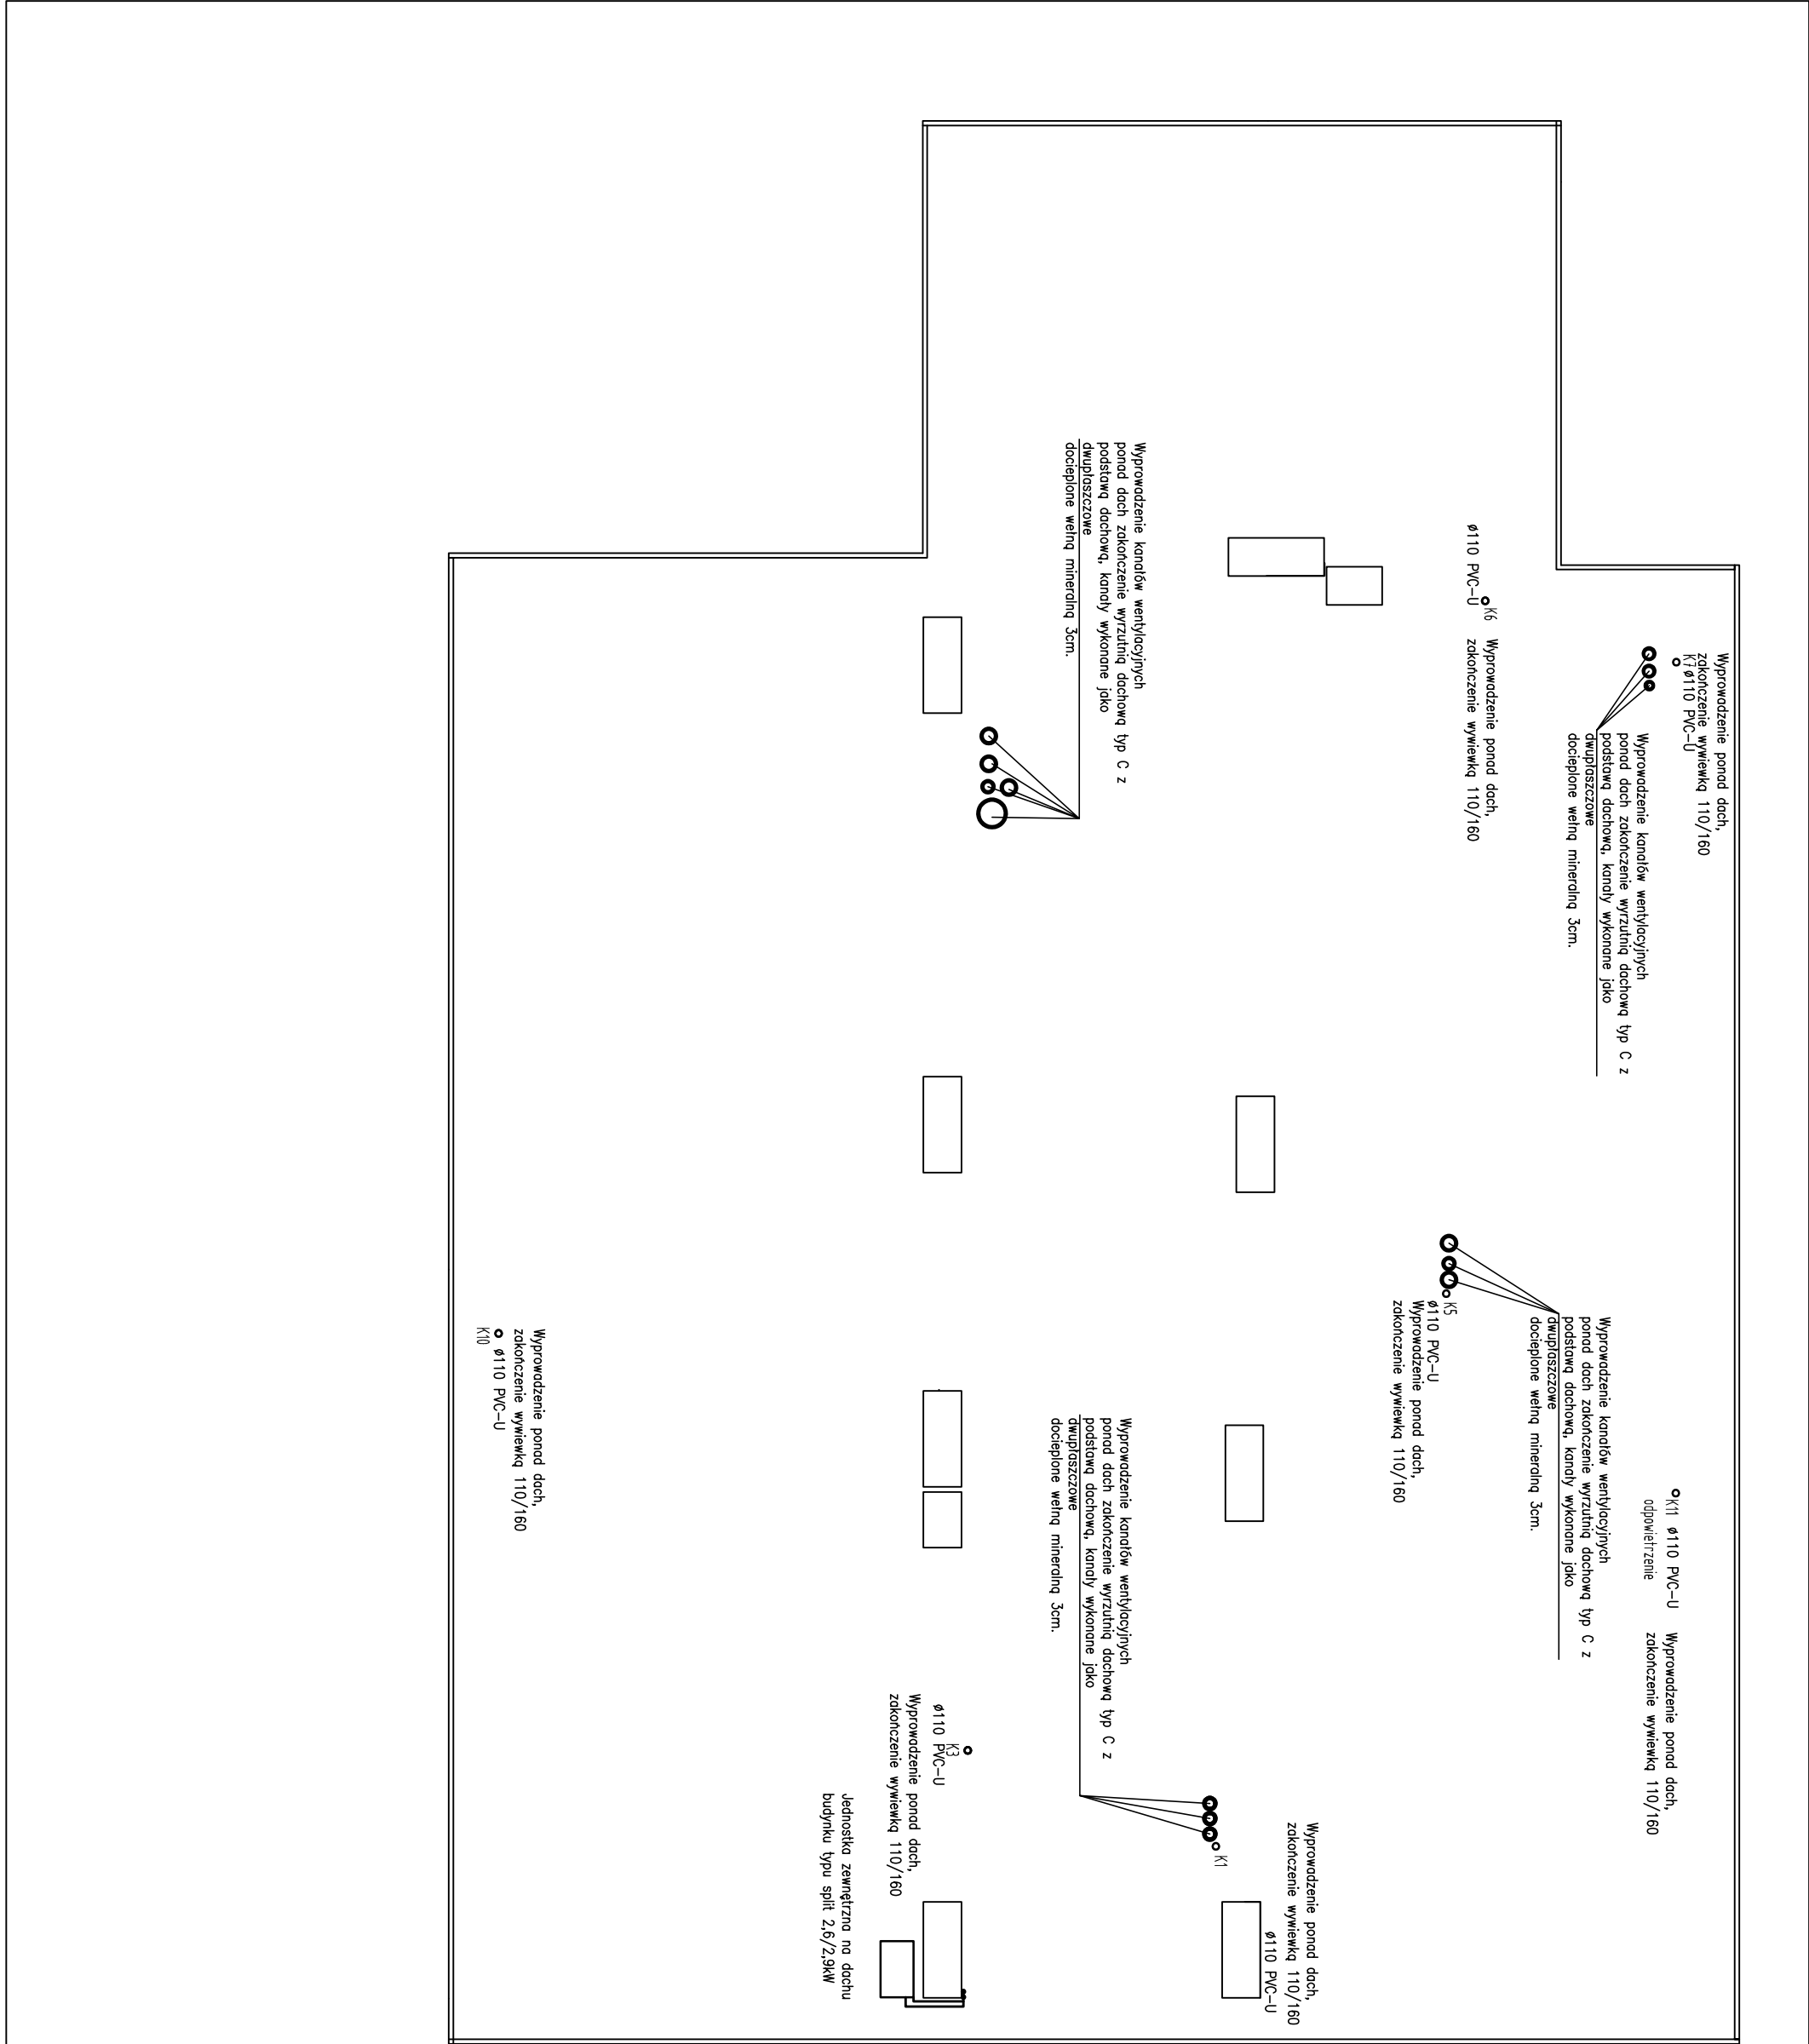

		Przedsiębiorstwo "INWESTBUD" Sp. z o.o. 58-306 Wałbrzych, ul. Jaworowa 15a		
Projektant specj. instal. sanitarne.	mgr inż. Maciej Rogowski	DOŚ/0380/PWBS/18		Data: 05.11.2019r.
				Stadium: PB
Zadanie: Remont i przebudowa budynku Publicznego Gimnazjum nr 1 przy ul. Waryńskiego 10 w Bogusławowie-Górcach na potrzeby utworzenia złobka zlokalizowanego na parterze oraz zaplecza kuchennego w piwnicy. (działka nr 628/1, 628/2, obręb nr 3 Bogusławów).				Skala: 1:100
Investor:	Gmina Miasto Bogusławów-Gorce Pl. Odrodzenia 1, 58-370 Bogusławów-Gorce			Nr rys.: 12
tytuł rys.:	RZUT II PIĘTRA –WENTYLACJA,KAN.SANIT,			
Zastrzegam się wszelkie prawa wynikające z Ustawy o prawie autorskim. Rysunek niniejszy nie może być w całości lub w części przysyłany, uzupełniany lub odtapowany komputernie, bez pisemnej zgody firmy projektowej				

INSTALACJA NAWIEWNA
INSTALACJA WYWIEWNA