


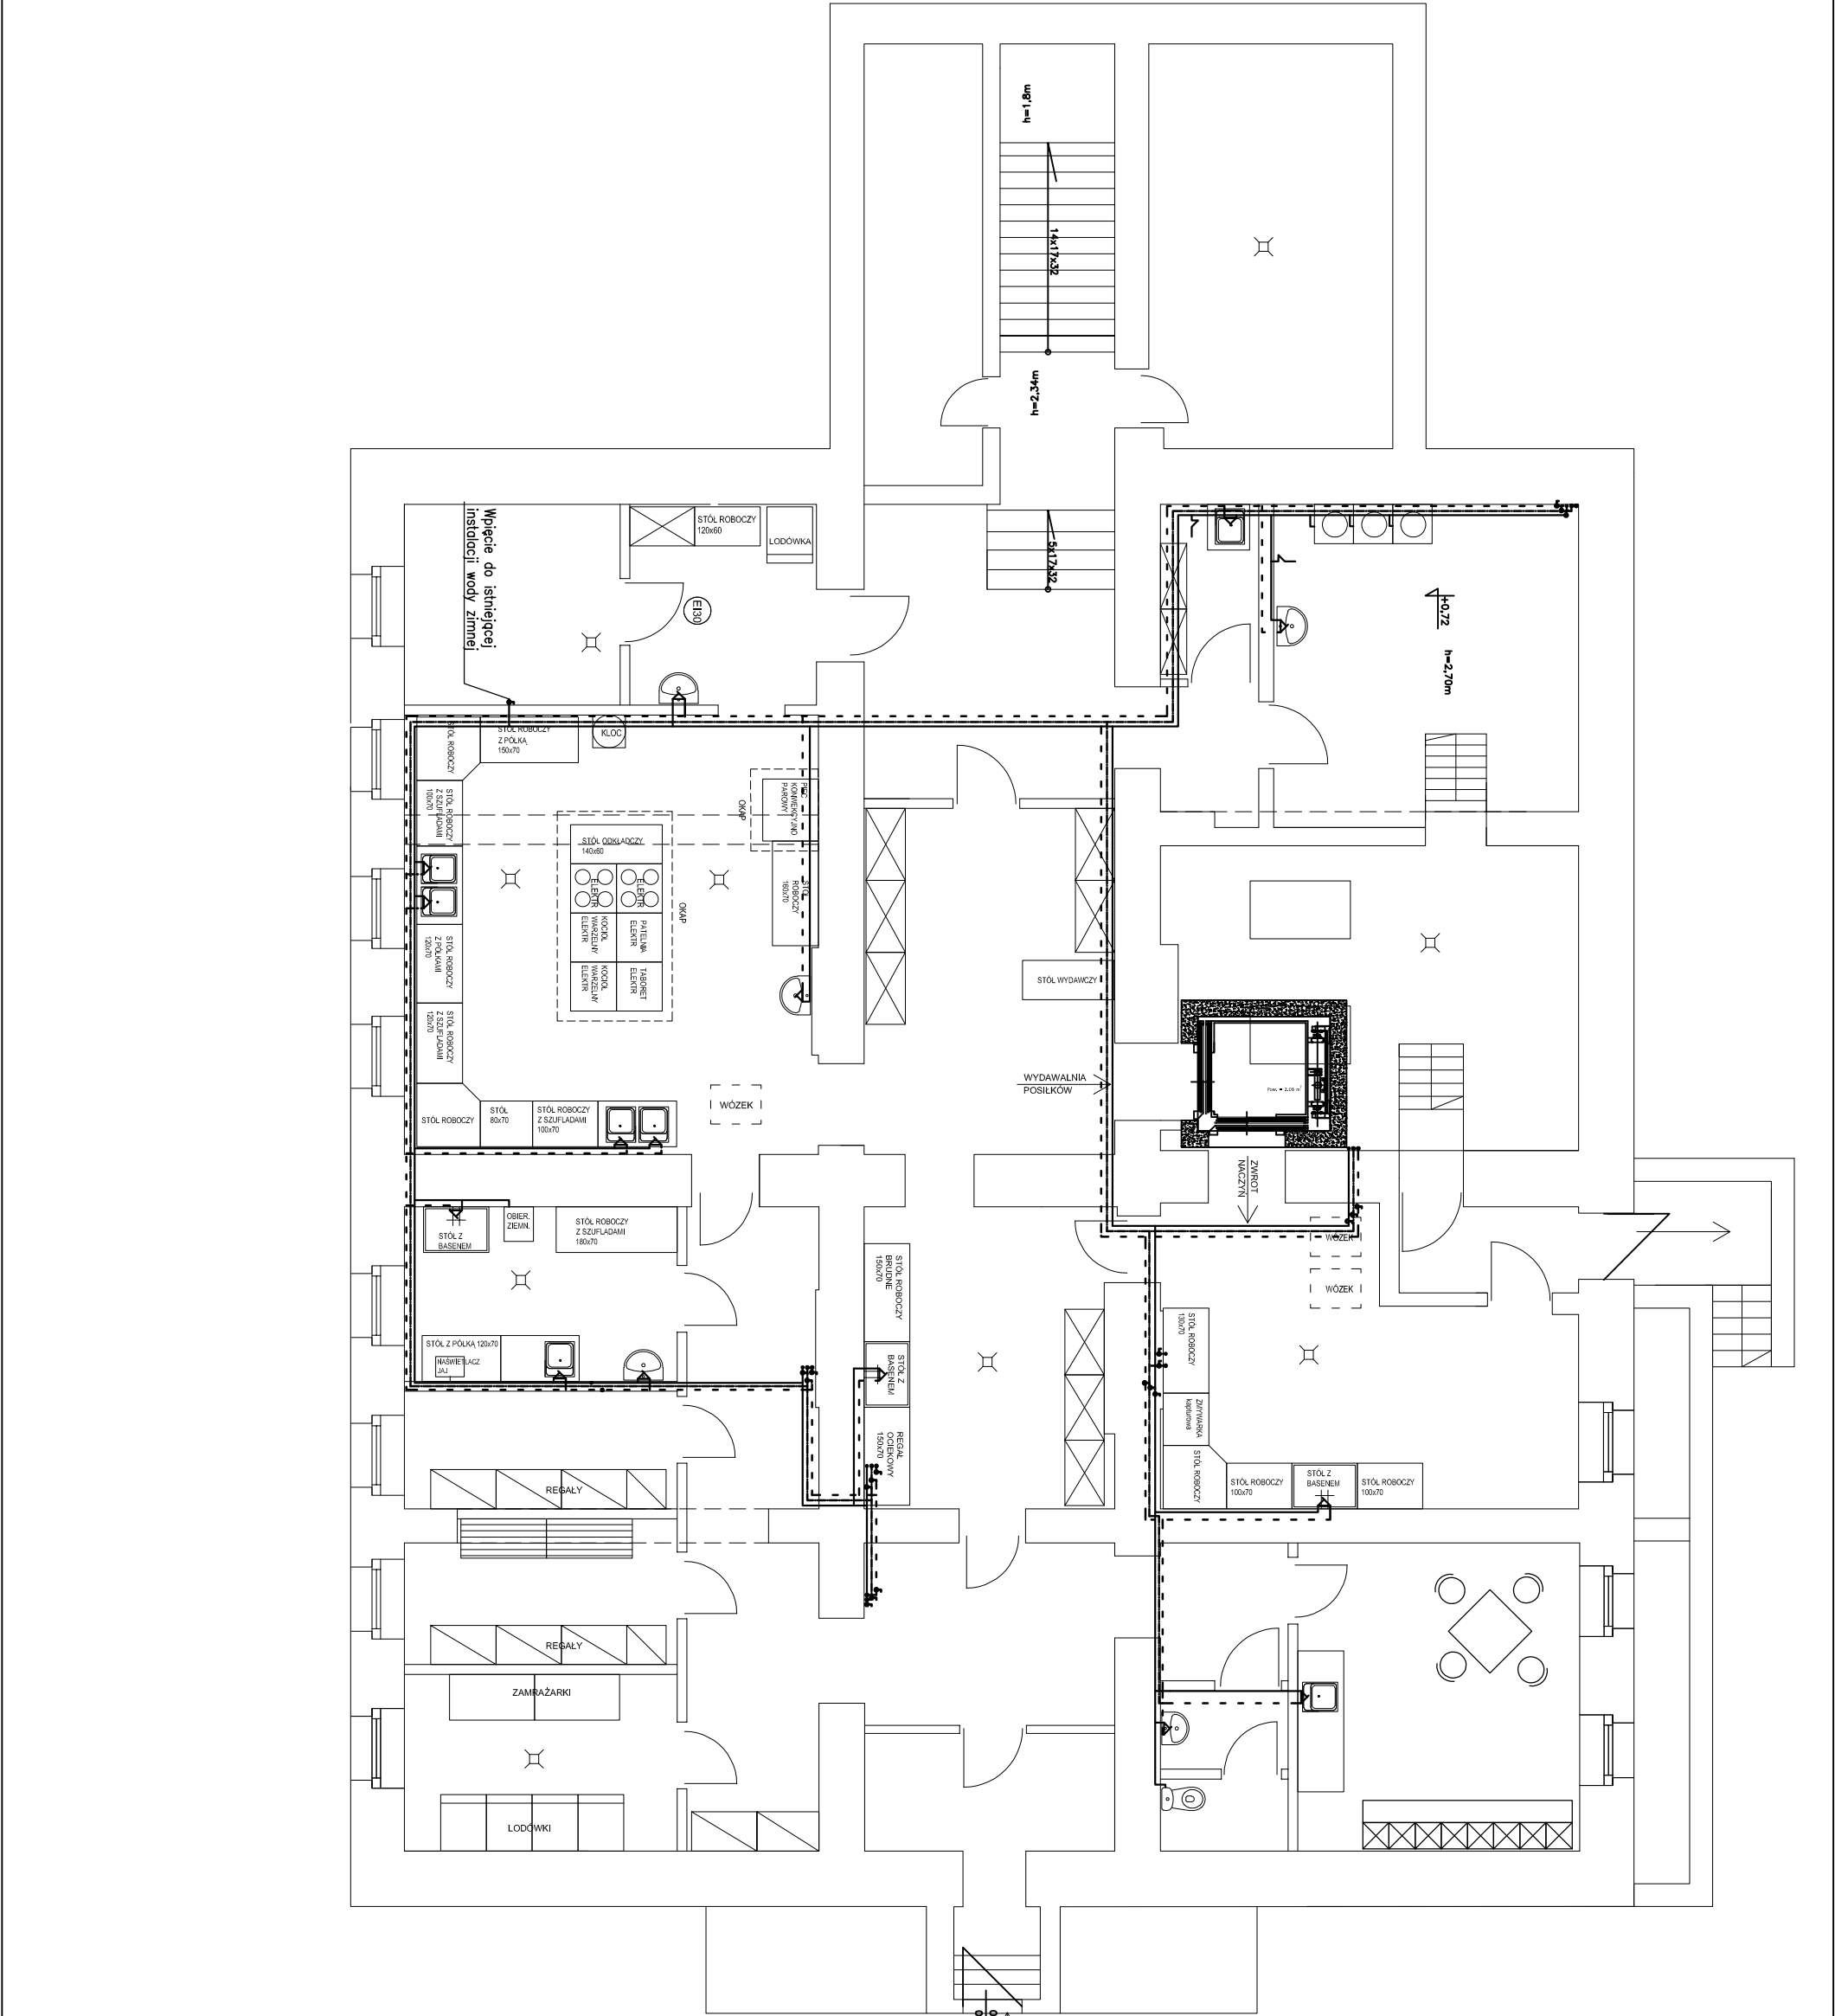

		Przedsiębiorstwo "INWESTBUD" Sp. z o.o. 58-306 Wałbrzych, ul. Jaworowa 15a		
Projektant specj. instal. sanitarne.	mgr inż. Maciej Rogowski	DOŚ/0380/PWBS/18		Data: 05.11.2019r.
				Stadium: PB
Zadanie:	Remont i przebudowa budynku Publicznego Gimnazjum nr 1 przy ul. Waryńskiego 10 w Boguszowie–Gorcach na potrzeby utworzenia złobka zlokalizowanego na parterze oraz zaplecza kuchennego w piwnicy. (działka nr 628/1, 628/2, obręb nr 3 Boguszków).			Skala: 1:100
Inwestor:	Gmina Miasto Boguszków–Gorce Pl. Odrodzenia 1, 58–370 Boguszków–Gorce			Nr rys.: 3
Tytuł rys.:	RZUT PIWNICY – INSTALACJA WODNA			
Zastrzegam się wszelkie prawa wynikające z Ustawy o prawie autorskim. Rysunek niniejszy nie może być w całości lub w części przyswojony, uzupełniany lub odstępiony komercyjnie, bez pisemnej zgody firmy projektowej.				

--- woda zimna
--- cyrkulacja
--- woda ciepła

100
200
wejście dla pracowników kuchni