


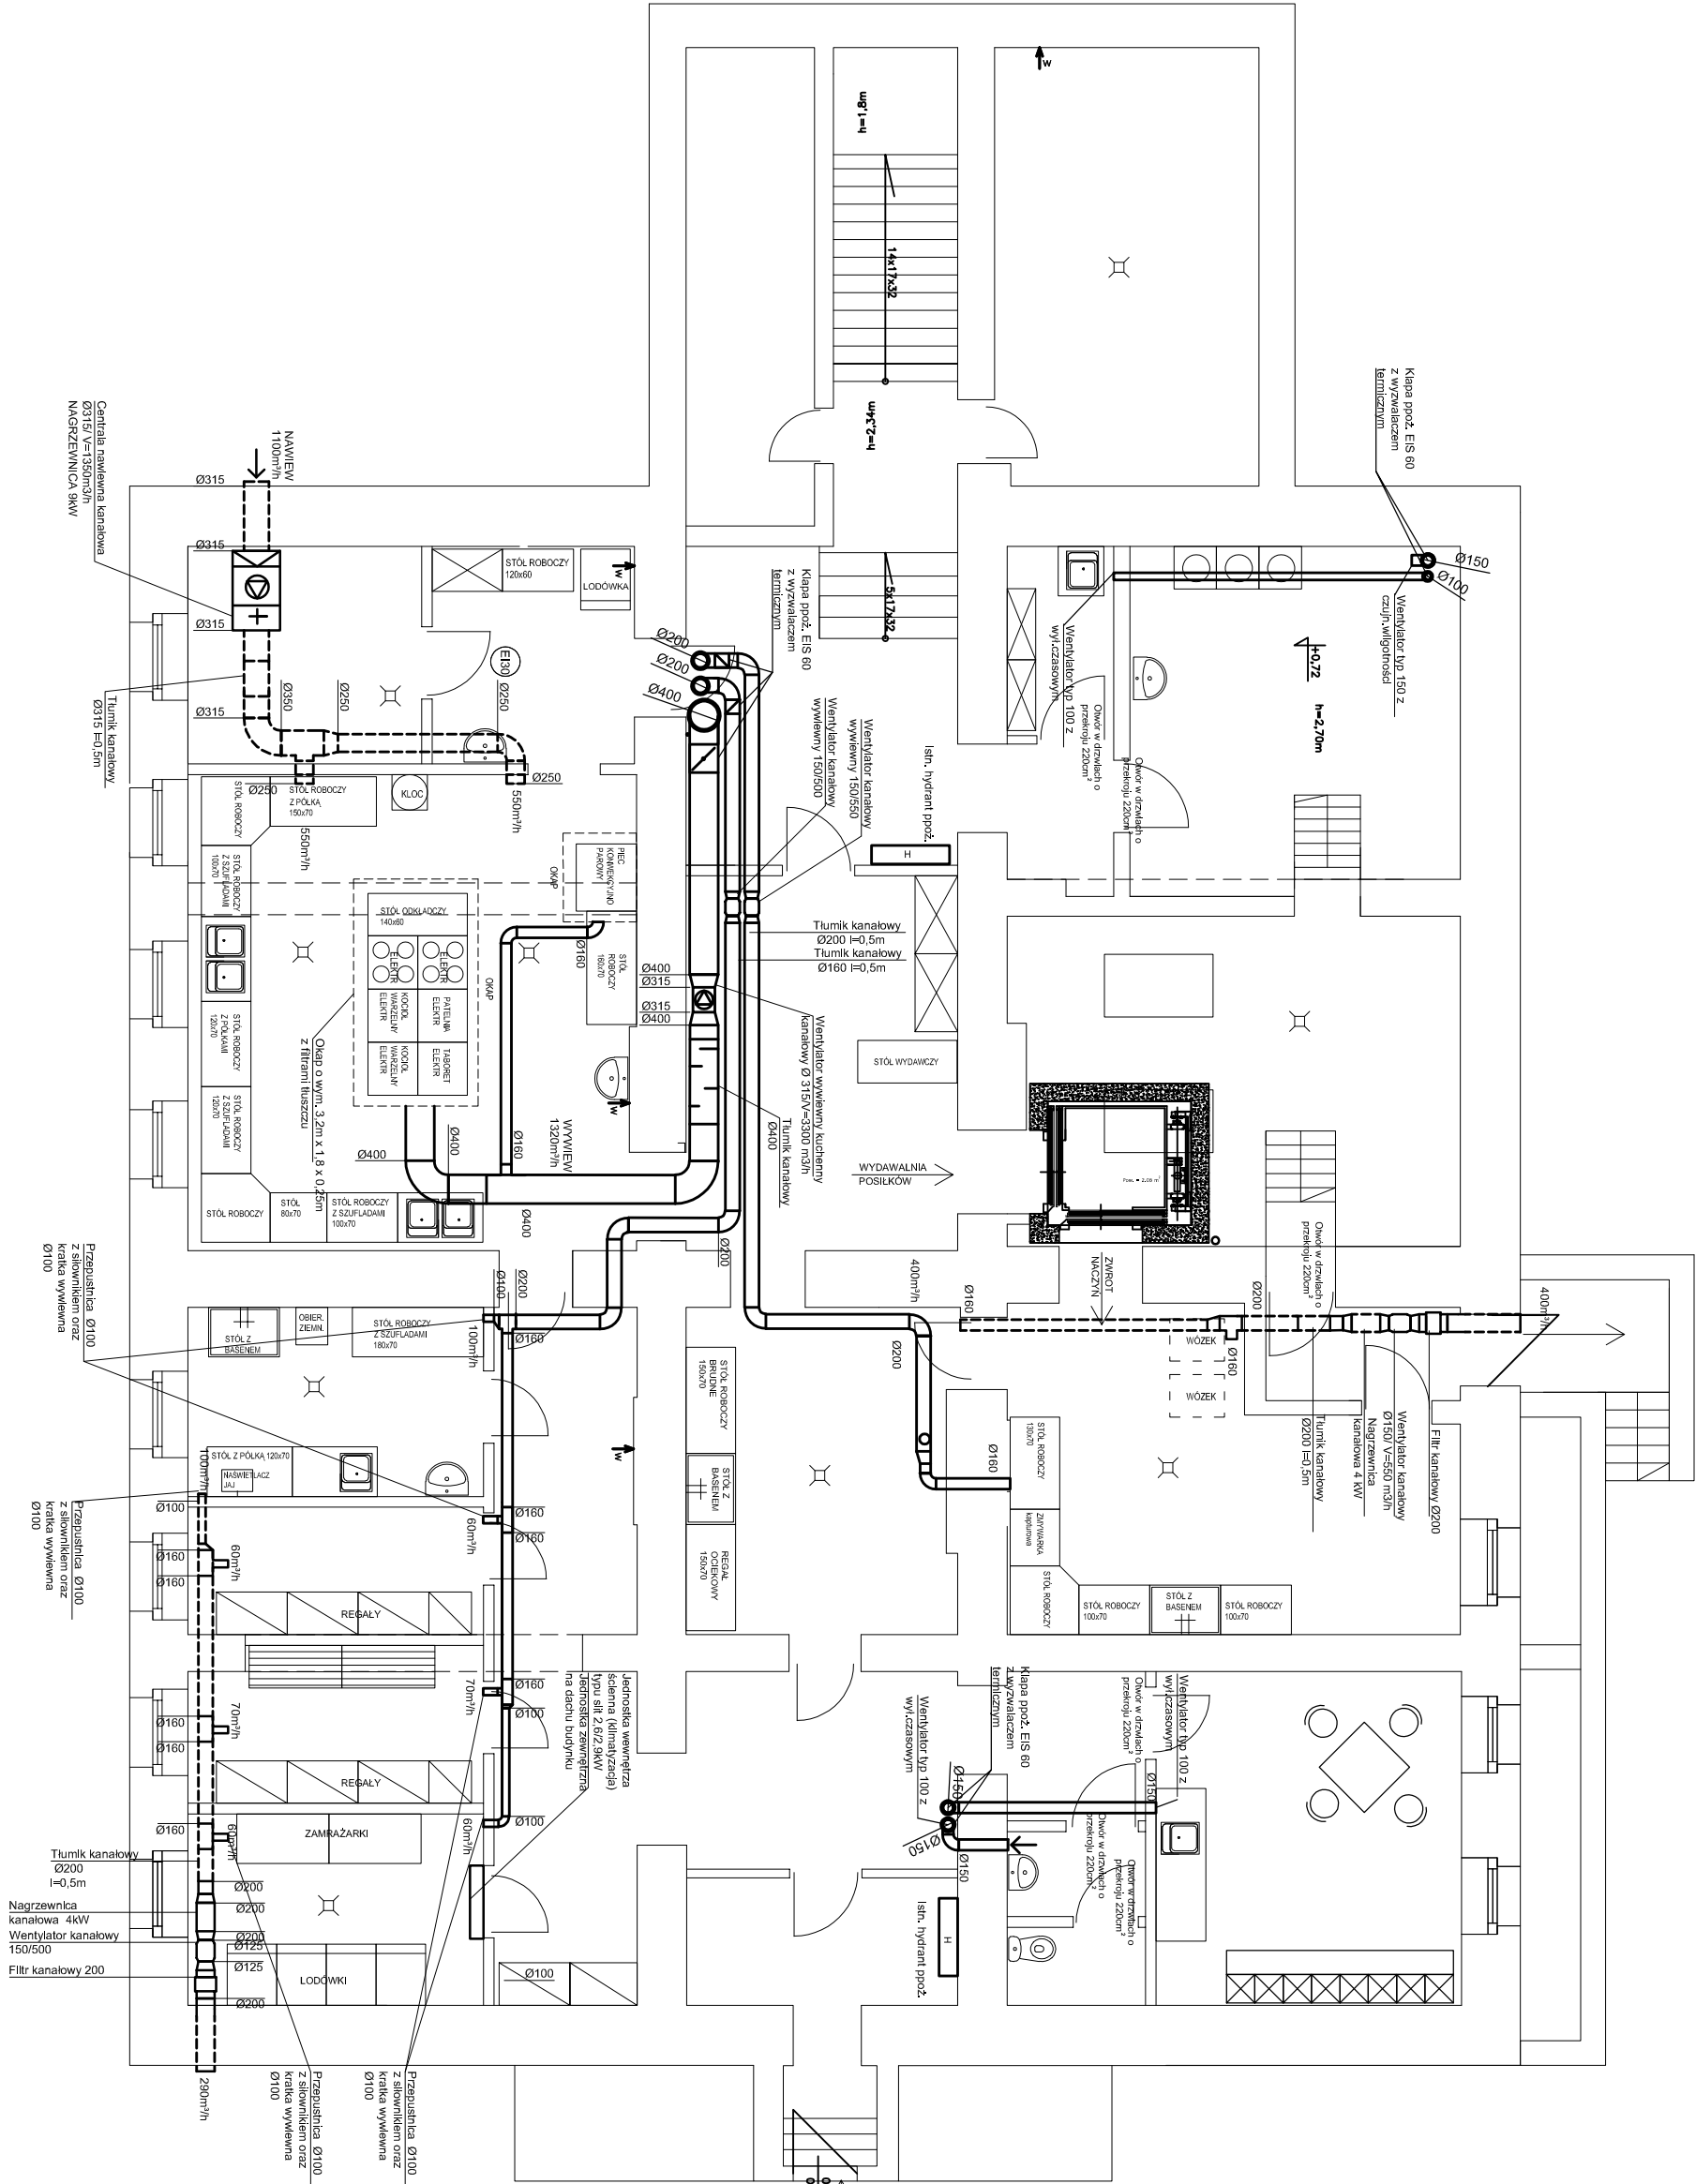

		Przedsiębiorstwo "INWESTBUD" Sp. z o.o. 58-306 Wałbrzych, ul. Jaworowa 15a	
Projektant specj. instal. sanitarne.	mgr inż. Maciej Rogowski	DOŚ/0380/PWBS/18	Data: 05.11.2019r.
			Stadium: PB
Zadanie:	Remont i przebudowa budynku Publicznego Gimnazjum nr 1 przy ul. Waryńskiego 10 w Boguszowie-Górcach na potrzeby utworzenia złobka zlokalizowanego na parterze oraz zaplecza kuchennego w piwnicy. (działka nr 628/1, 628/2, obręb nr 3 Boguszów).		Skala: 1:100
Inwestor:	Gmina Miasto Boguszków-Gorce Pl. Odrodzenia 1, 58-370 Boguszków-Gorce		Nr rys.: 7
Tytuł rys.:	RZUT PIWNICY – WENTYLACJA		
Zastrzega się wszelkie prawa wynikające z Ustawy o prawie autorskim. Rysunek niniejszy nie może być w całości lub w części przerysowany, uzupełniany lub odtapowany komunikatami, bez pisemnej zgody firmy projektowej			

INSTALACJA NAWIEWNA
INSTALACJA WYWIEWNA