


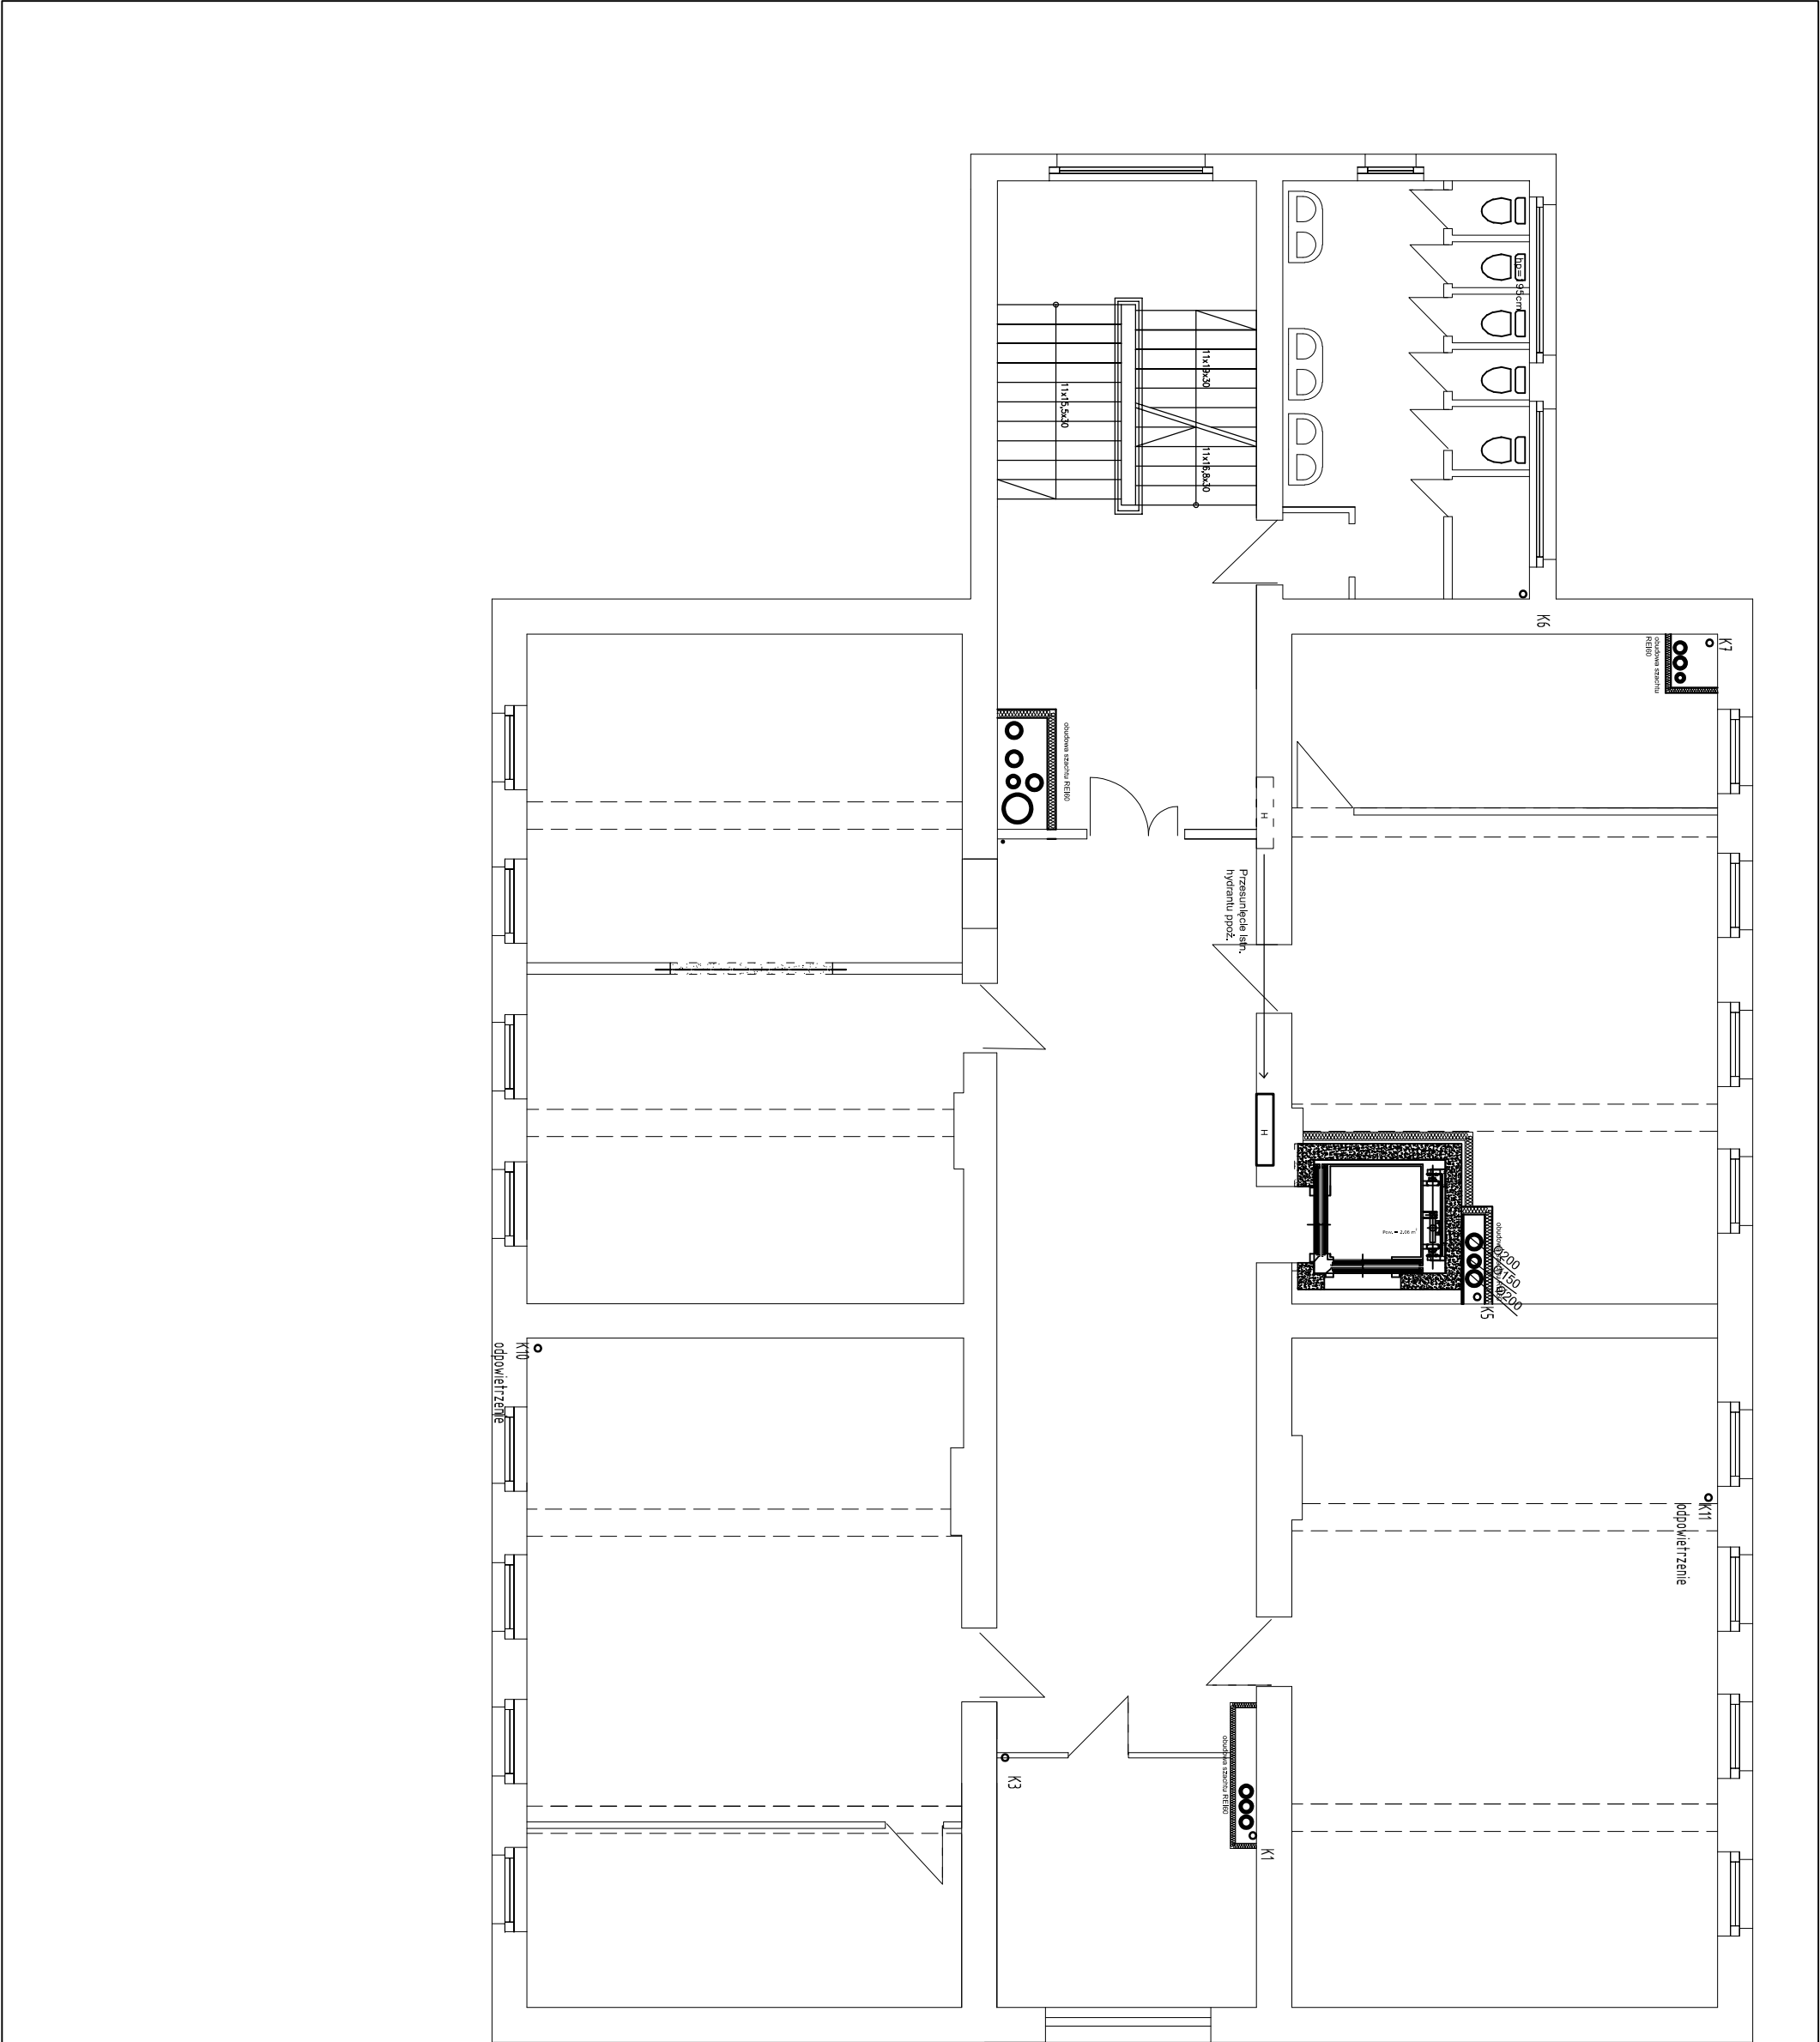

		Przedsiębiorstwo "INWESTBUD" Sp. z o.o. 58-306 Wałbrzych, ul. Jaworowa 15a		
Projektant specj. instal. sanitarne.	mgr inż. Maciej Rogowski	DOŚ/0380/PWBS/18		Data: 05.11.2019r.
				Stadium: PB
Zadanie: Remont i przebudowa budynku Publicznego Gimnazjum nr 1 przy ul. Waryńskiego 10 w Boguszowie-Gorcach na potrzeby utworzenia złobka zlokalizowanego na parterze oraz zaplecza kuchennego w piwnicy. (działka nr 628/1, 628/2, obręb nr 3 Boguszów).				Skala: 1:100
Inwestor:	Gmina Miasto Boguszów-Gorce Pl. Odrodzenia 1, 58-370 Boguszów-Gorce			Nr rys.: 9
tytuł rys.:	RZUT I PIĘTRA –WENTYLACJA,KAN.SANIT, INST. HYDRANT.			
Zastrzegam się wszelkie prawa wynikające z Ustawy o prawie autorskim. Rysunek niniejszy nie może być w całości lub w części przerysowany, uzupełniany lub odtapowany komputernie, bez pisemnej zgody firmy projektowej				

INSTALACJA NAWIEWNA
INSTALACJA WYMIEMNA