

LEGENDA

- 

Gniazdo 32A/~400V, 3P+N+PE, IP65 p/t
- 

Gniazdo pojedyncze 16A/~230V, 1P+N+PE, IP44 p/t
- 

Gniazdo podwójne 16A/~230V, 1P+N+PE p/t
- Punkt elektryczno logiczny PEL m, h = 140cm:

 - 1f - jedno gniazdo ogólne 16A/~230V, 1P+N+PE
 - 2k - dwa gniazda 16A/~230V, 1P+N+PE typu DATA
 - 3L - 3x gniazda logiczne RJ45 kat. 6
- 

Zestaw gniazdowy pod projektor montowany w suficie:

 - 1xgniazdo HDMI - zasilanie projektora
 - 1 x gniazdo 16A/~230V, 1P+N+PE typu DATA
- 

Punkt podłączenia elektrycznego:
- 

Pożarowy wyłącznik prądu
- 

Istniejące złącza kablowe
- 

Główna rozdzielnica elektryczna budynku byłej szkoły
- 

Główna rozdzielnica elektryczna budynku sali gimnastycznej i łącznika
- 

Rozdzielnice piętrowe
- 

Rozdzielnica zapleczka kuchennego
- 

Szyna uziemiająca
- 

1xgniazdo HDMI - od projektora h=1,4m zab. przy gniazdach PEL
- 

Szafa RACK 19' 24U - Główny punkt dystrybucyjny
- 


Kamera wewnętrzna IP 2/4Mpx, 25k/s z podświetlaczem podczerwieni 30/10m, czułość 0,1 lux/F1.4 (kolor), Kamera zewnętrzna IP 2Mpx, 25k/s z podświetlaczem podczerwieni 30m, czułość 0,1 lux/F1.4 (kolor), IP67
- 

Cyfrowy panel domofonowy z zamkiem szyfrowym
- 

Unifon z przyciskiem otwierania
- 

Elektrozamek 12V DC
- 

Przycisk antypaniczny - otwierający drzwi od wewnątrz

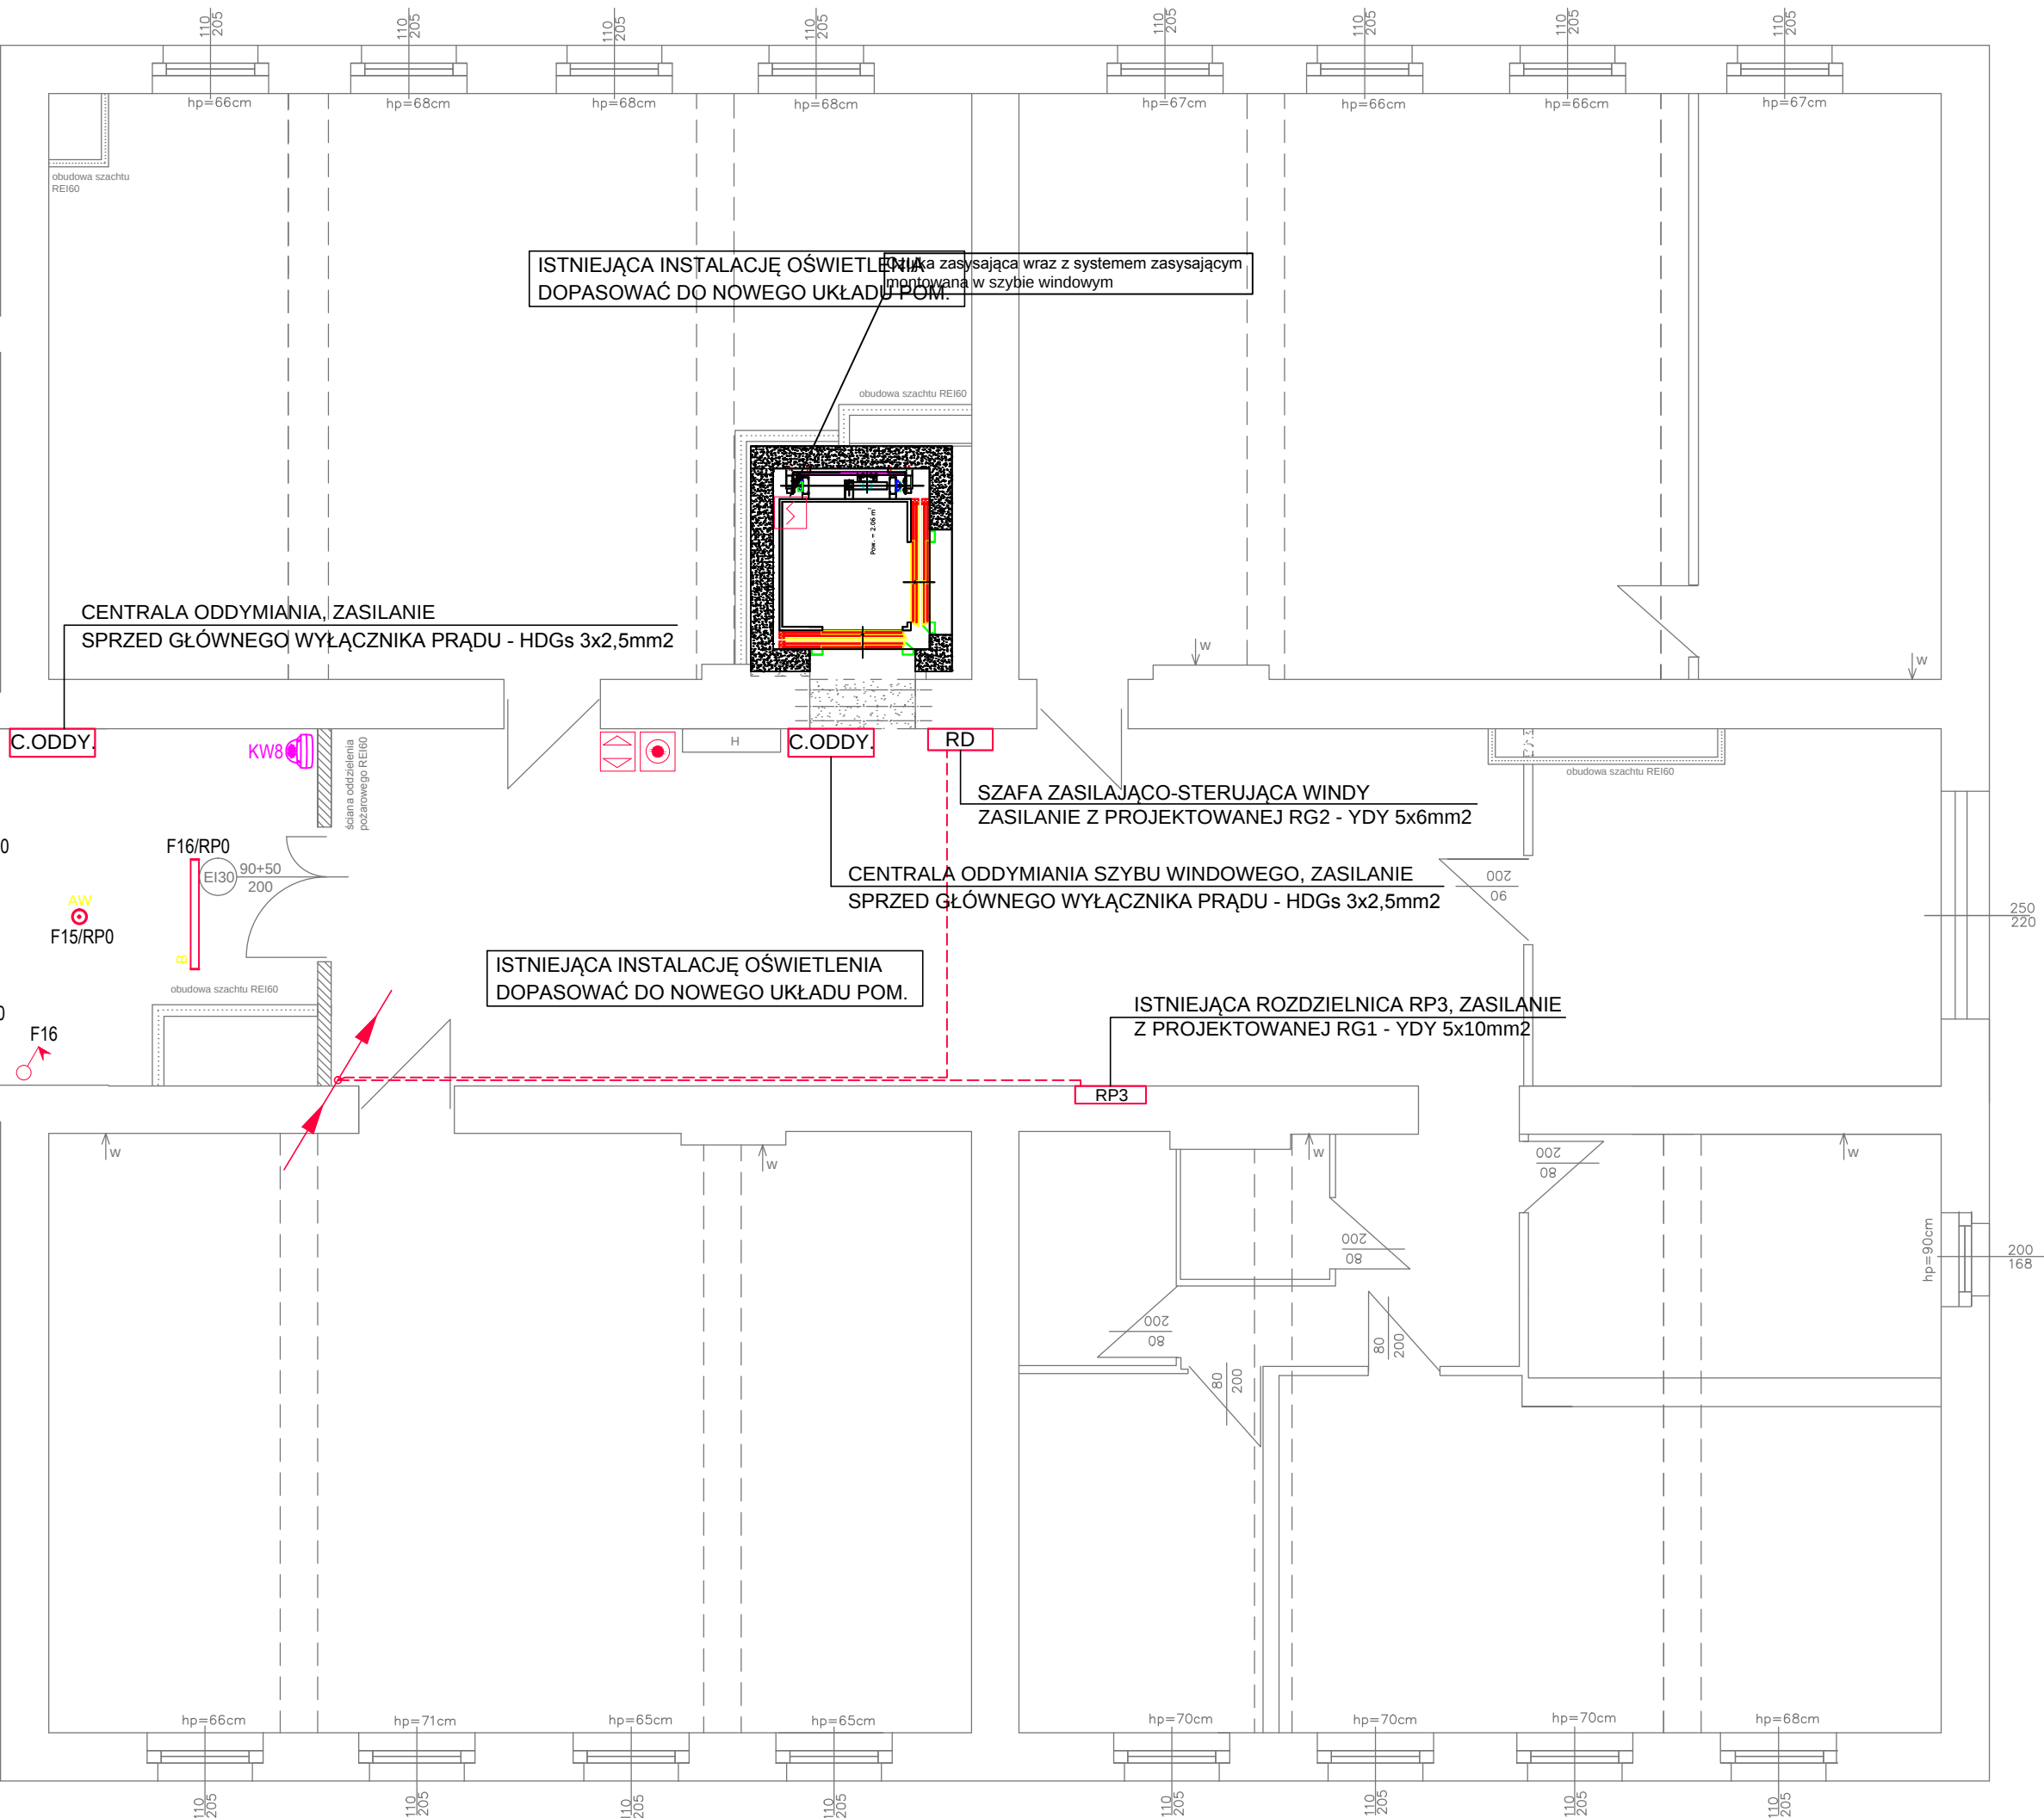

- 

Oprawa LED o wymiarach 60x60 o mocy 44W i skuteczności min. 4730lm
- 

Oprawa nastropowa LED o wymiarach 110x21 o mocy 35W i skuteczności min. 4740lm
- 

Oprawa nastropowa LED o wymiarach 110x21 o mocy 38W i skuteczności min. 5050lm min. IP65
- 

Oprawa nastropowa LED o mocy 19W i skuteczności min. 2350lm
- 

Oprawa LED typu plafon min. IP44 o mocy 25W i skuteczności min. 2950lm
- 

Oprawa oświetlenie ewakuacyjnego LED o mocy 3W, 1h znak CNBOP
- 

Oprawa oświetlenie ewakuacyjnego kierunkowa LED o mocy 3W, 1h znak CNBOP
- 

Oprawa oświetlenie ewakuacyjnego LED o mocy 3W, 1h z modulem do niskich temperatur znak CNBOP min. IP65
- 

Łącznik jednobiegunowy
- 

Łącznik jednobiegunowy IP44
- 

Łącznik świecznikowy IP44
- 

Łącznik schodowy
- 

Łącznik schodowy podwójny
- 

Łącznik krzyżowy
- 

Czujka ruchu 360 stopni
- 

Miejsce zasilania wentylatora osiowego z obwodu oświetlenia
- 

Projektowana centrala oddymiania zasilana sprzed gl. wyl. prądu
- 

Optyczna czujka dymu dla instalacji oddymiania klatki schodowej
- 

Przycisk przewietrzania od instalacji oddymiania
- 

Przycisk oddymiania od instalacji oddymiania
- 

Certyfikowany siłownik w drzwiach napo. i oknie oddymiającym

				Przedsiębiorstwo "INWESTBUD" Sp. z o.o. 58-306 Wałbrzych, ul. Jaworowa 15a							
Projektant specj. inst. elekt.		mgr inż. Krzysztof Leszczyński		198/DOŚ/15		Data: 05.11.2019r. Stadium: PW		Skala: 1:100		Nr rys.: 5/IE	
Zadanie:		Remont i przebudowa budynku Publicznego Gimnazjum nr 1 przy ul. Waryńskiego 10 w Boguszu-Górcach na potrzeby utworzenia żłobka zlokalizowanego na parterze, zapleczka kuchennego w piwnicy (działka nr 628/1, 628/2, obręb nr 3 Boguszów).									
Inwestor:		Gmina Miasto Boguszków-Gorce Pl. Odrodzenia 1, 58-370 Boguszków-Gorce									
Tytuł rys.:		RZUT III PIĘTRA – PLAN INSTALACJI ELEKTRYCZNEJ									
Zastrzegam się wszelkie prawa autorskie z ustawy o prawie autorskim. Ryzykuję niniejszym nie może być w całości lub w części przejętym, udostępnionym lub oddzielenym komponentów, bez pisemnej zgody firmy projektowej.											