


ETAP 1

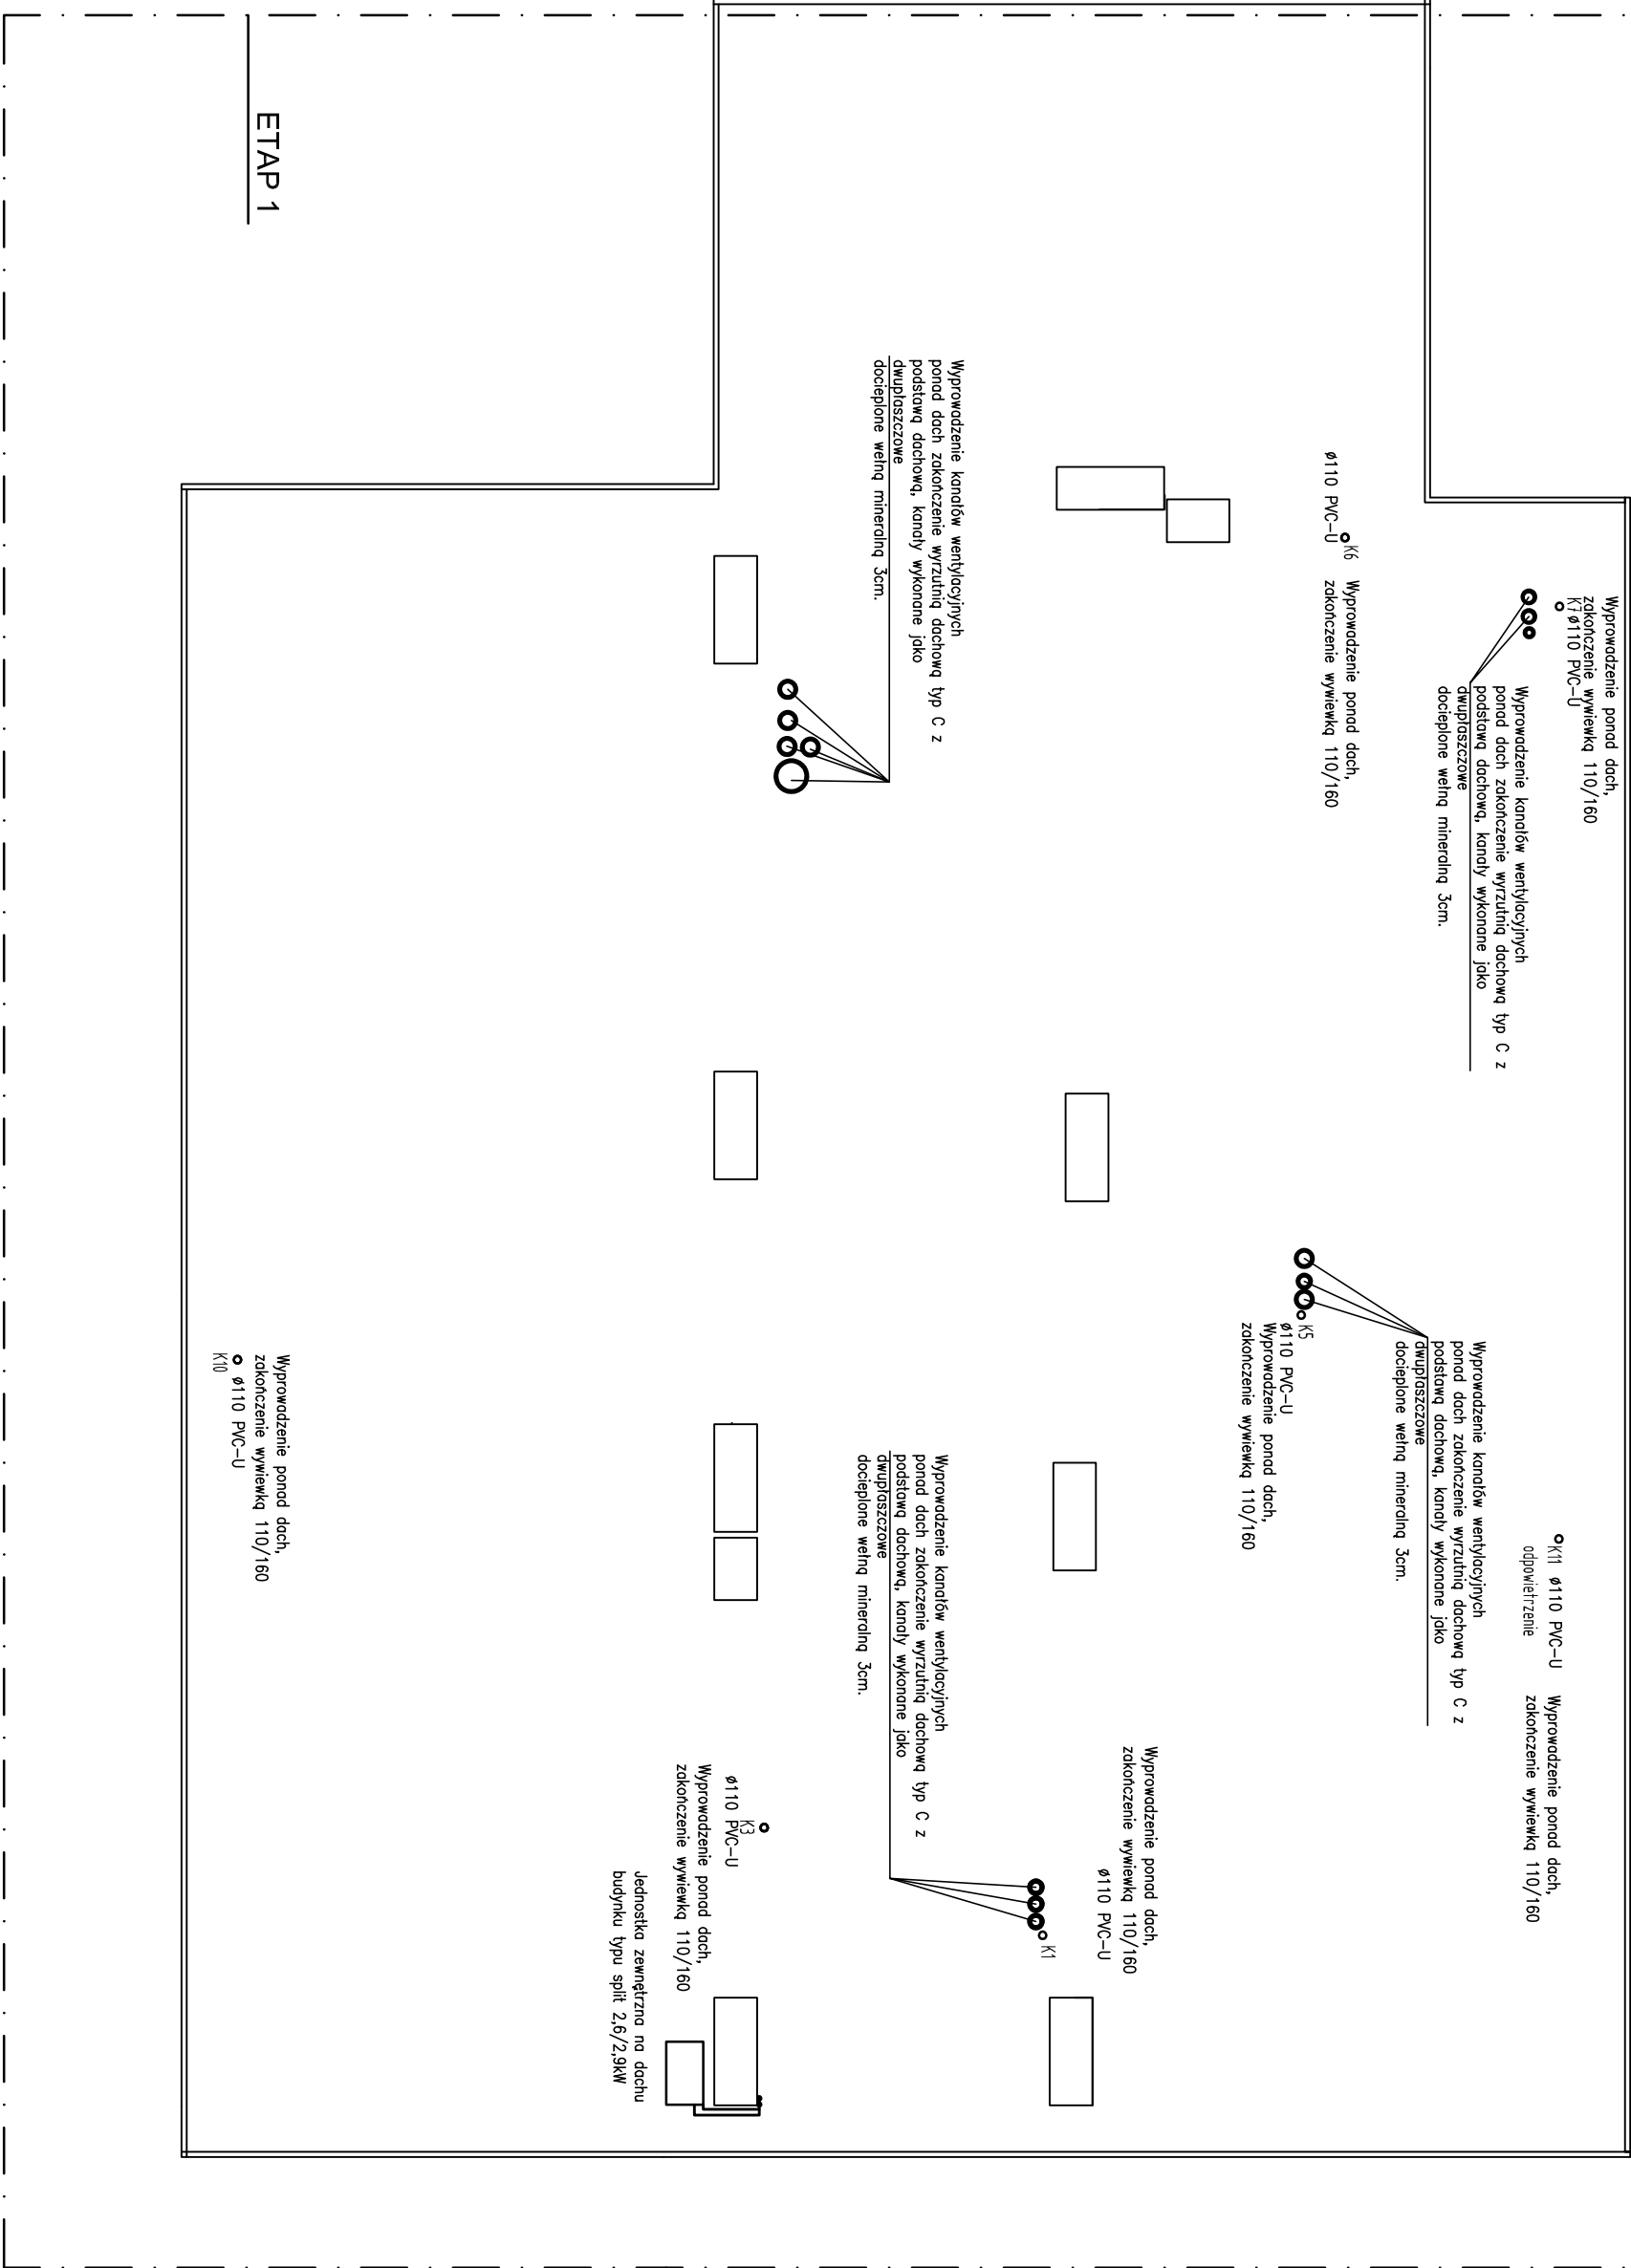

ETAP 1

ETAP 1

INSTALACJA NAWIEWNA
INSTALACJA WYWIEWNA

		Przedsiębiorstwo "INWESTBUD" Sp. z o.o. 58-306 Wałbrzych, ul. Jaworowa 15a	
Projektant specj. instal. sanitarne.	mgr inż. Maciej Rogowski	DOŚ/0380/PWBS/18	Data: 05.11.2019r.
			Stadium: PW
Zadanie: Remont i przebudowa budynku Publicznego Gimnazjum nr 1 przy ul. Waryńskiego 10 w Bogusławowie-Gorcach na potrzeby utworzenia złobka zlokalizowanego na parterze oraz zaplecza kuchennego w piwnicy. (działka nr 588, 628/1, 628/2, obręb nr 3 Boguszków).			Skala: 1:100
Inwestor:	Gmina Miasto Boguszków-Gorce Pl. Odrodzenia 1, 58-370 Boguszków-Gorce		Nr rys.: 12
tytuł rys.:	RZUT II PIĘTRA –WENTYLACJA,KAN.SANIT,		
Zastrzegam się wszelkie prawa wynikające z Ustawy o prawie autorskim. Rysunek niniejszy nie może być w całości lub w części przysyłany, uzupełniany lub odtapowany komunikatami, bez pisemnej zgody firmy projektowej			