


ETAP 1

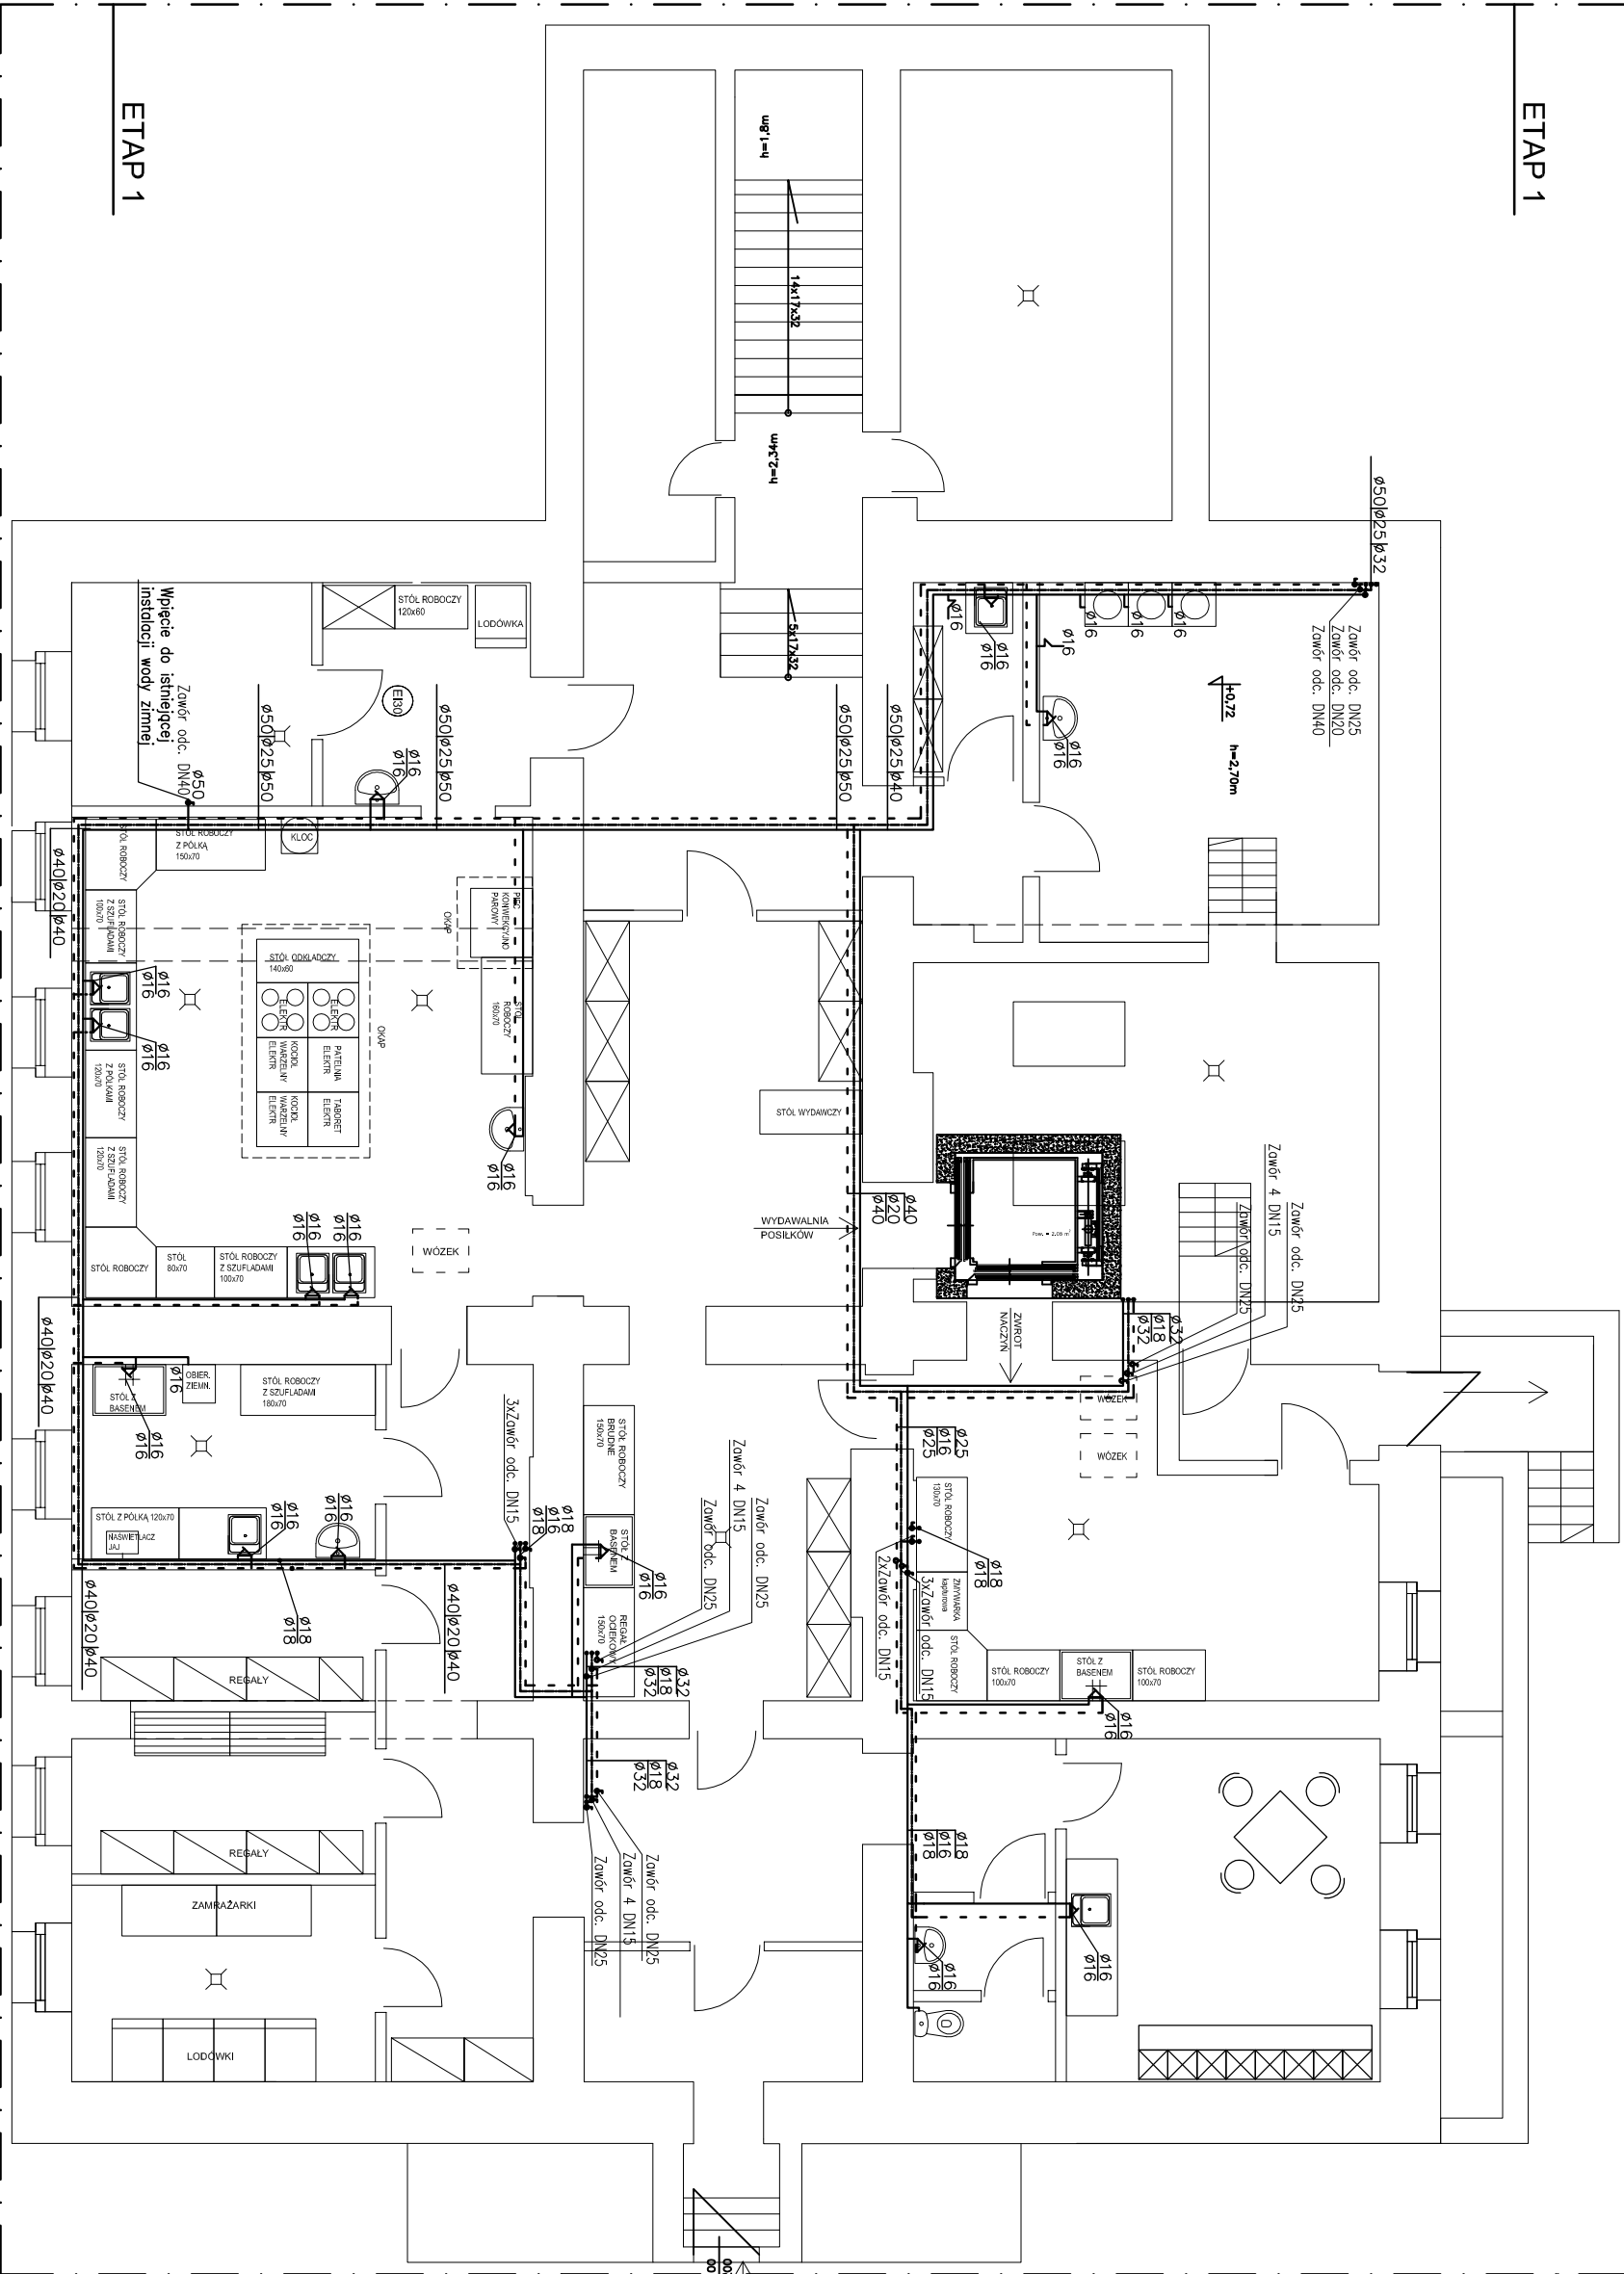

ETAP 1

ETAP 1

ETAP 1

- Uwagi:
- Instalację wykonać należy z rur wielowarstwowych typu PERT/Al/PERT, wykonane z polietylenu o podwyższonej odporności temperaturowej (PERT), z umiejscowioną pośrodku przekroju rurą aluminiową zgrzewaną na zakładkę. Rury te występują w zakresie średnic : 16x2; 18x2; 20x2,0; 25x2,5; 32x3,0; 40x4,0; 50x4,5; 63x6,0 i 75x7,5mm. Do łączenia stosować kształtki systemowe zaprasowywane, mosiężne (mosiądz zabezpieczony przed korozją), niklowane zewnętrznie, o profilu dostosowanym do łączenia z rurami za pomocą szczęk zaciskowych typu U, wyposażone w tuleje zaciskowe ze stali nierdzewnej oraz dwie uszczelki o-ringowe. Kształtki powinny spełniać wymogi higieniczne dyrektywy 4MS Common Aprach.
 - Instalację wodociągową prowadzić pod stropem piwnicy, w kierunku w części zabudowy sufitu, w ścianach.
 - Na instalacji cyrkulacyjnej zastosować zawór typu termostatyczny. Zawór wyposażać w nasadkę termiczną o temp 50-60 (miejsce usytuowania wg rysunku).
 - Przed umywalkami, natryskami w pom. żłobka, przedszkola należy zastosować termostatyczne zawory mieszające typ DN15
 - Przed wszystkimi bateriami umywalkowymi, natryskowymi, zaworami ciepłymi, płuczkami, należy zamontować zawory odcinające DN15.

		Przedsiębiorstwo "INWESTBUD" Sp. z o.o. 58-306 Wałbrzych, ul. Jaworowa 15a	
Projektant specj. instal. sanitarne.	mgr inż. Maciej Rogowski	DOŚ/0380/PWBS/18	Data: 05.11.2019r.
			Stadium: PW
Zadanie:	Remont i przebudowa budynku Publicznego Gimnazjum nr 1 przy ul. Waryńskiego 10 w Boguszuwie–Gorcach na potrzeby utworzenia żłobka zlokalizowanego na parterze oraz zaplecza kuchennego w piwnicy. (działka nr 588, 628/1, 628/2, obręb nr 3 Boguszków).		Skala: 1:100
Inwestor:	Gmina Miasto Boguszków–Gorce Pl. Odrodzenia 1, 58–370 Boguszków–Gorce		Nr rys.: 3
Tytuł rys.:	RZUT PIWNICY – INSTALACJA WODNA		
Zastrzegam się wszelkie prawa wynikające z Ustawy o prawie autorskim. Rysunek niniejszy nie może być w całości lub w części przerysowany, kopiowany lub oddany do druku bez pisemnej zgody firmy projektowej			