


ETAP 1

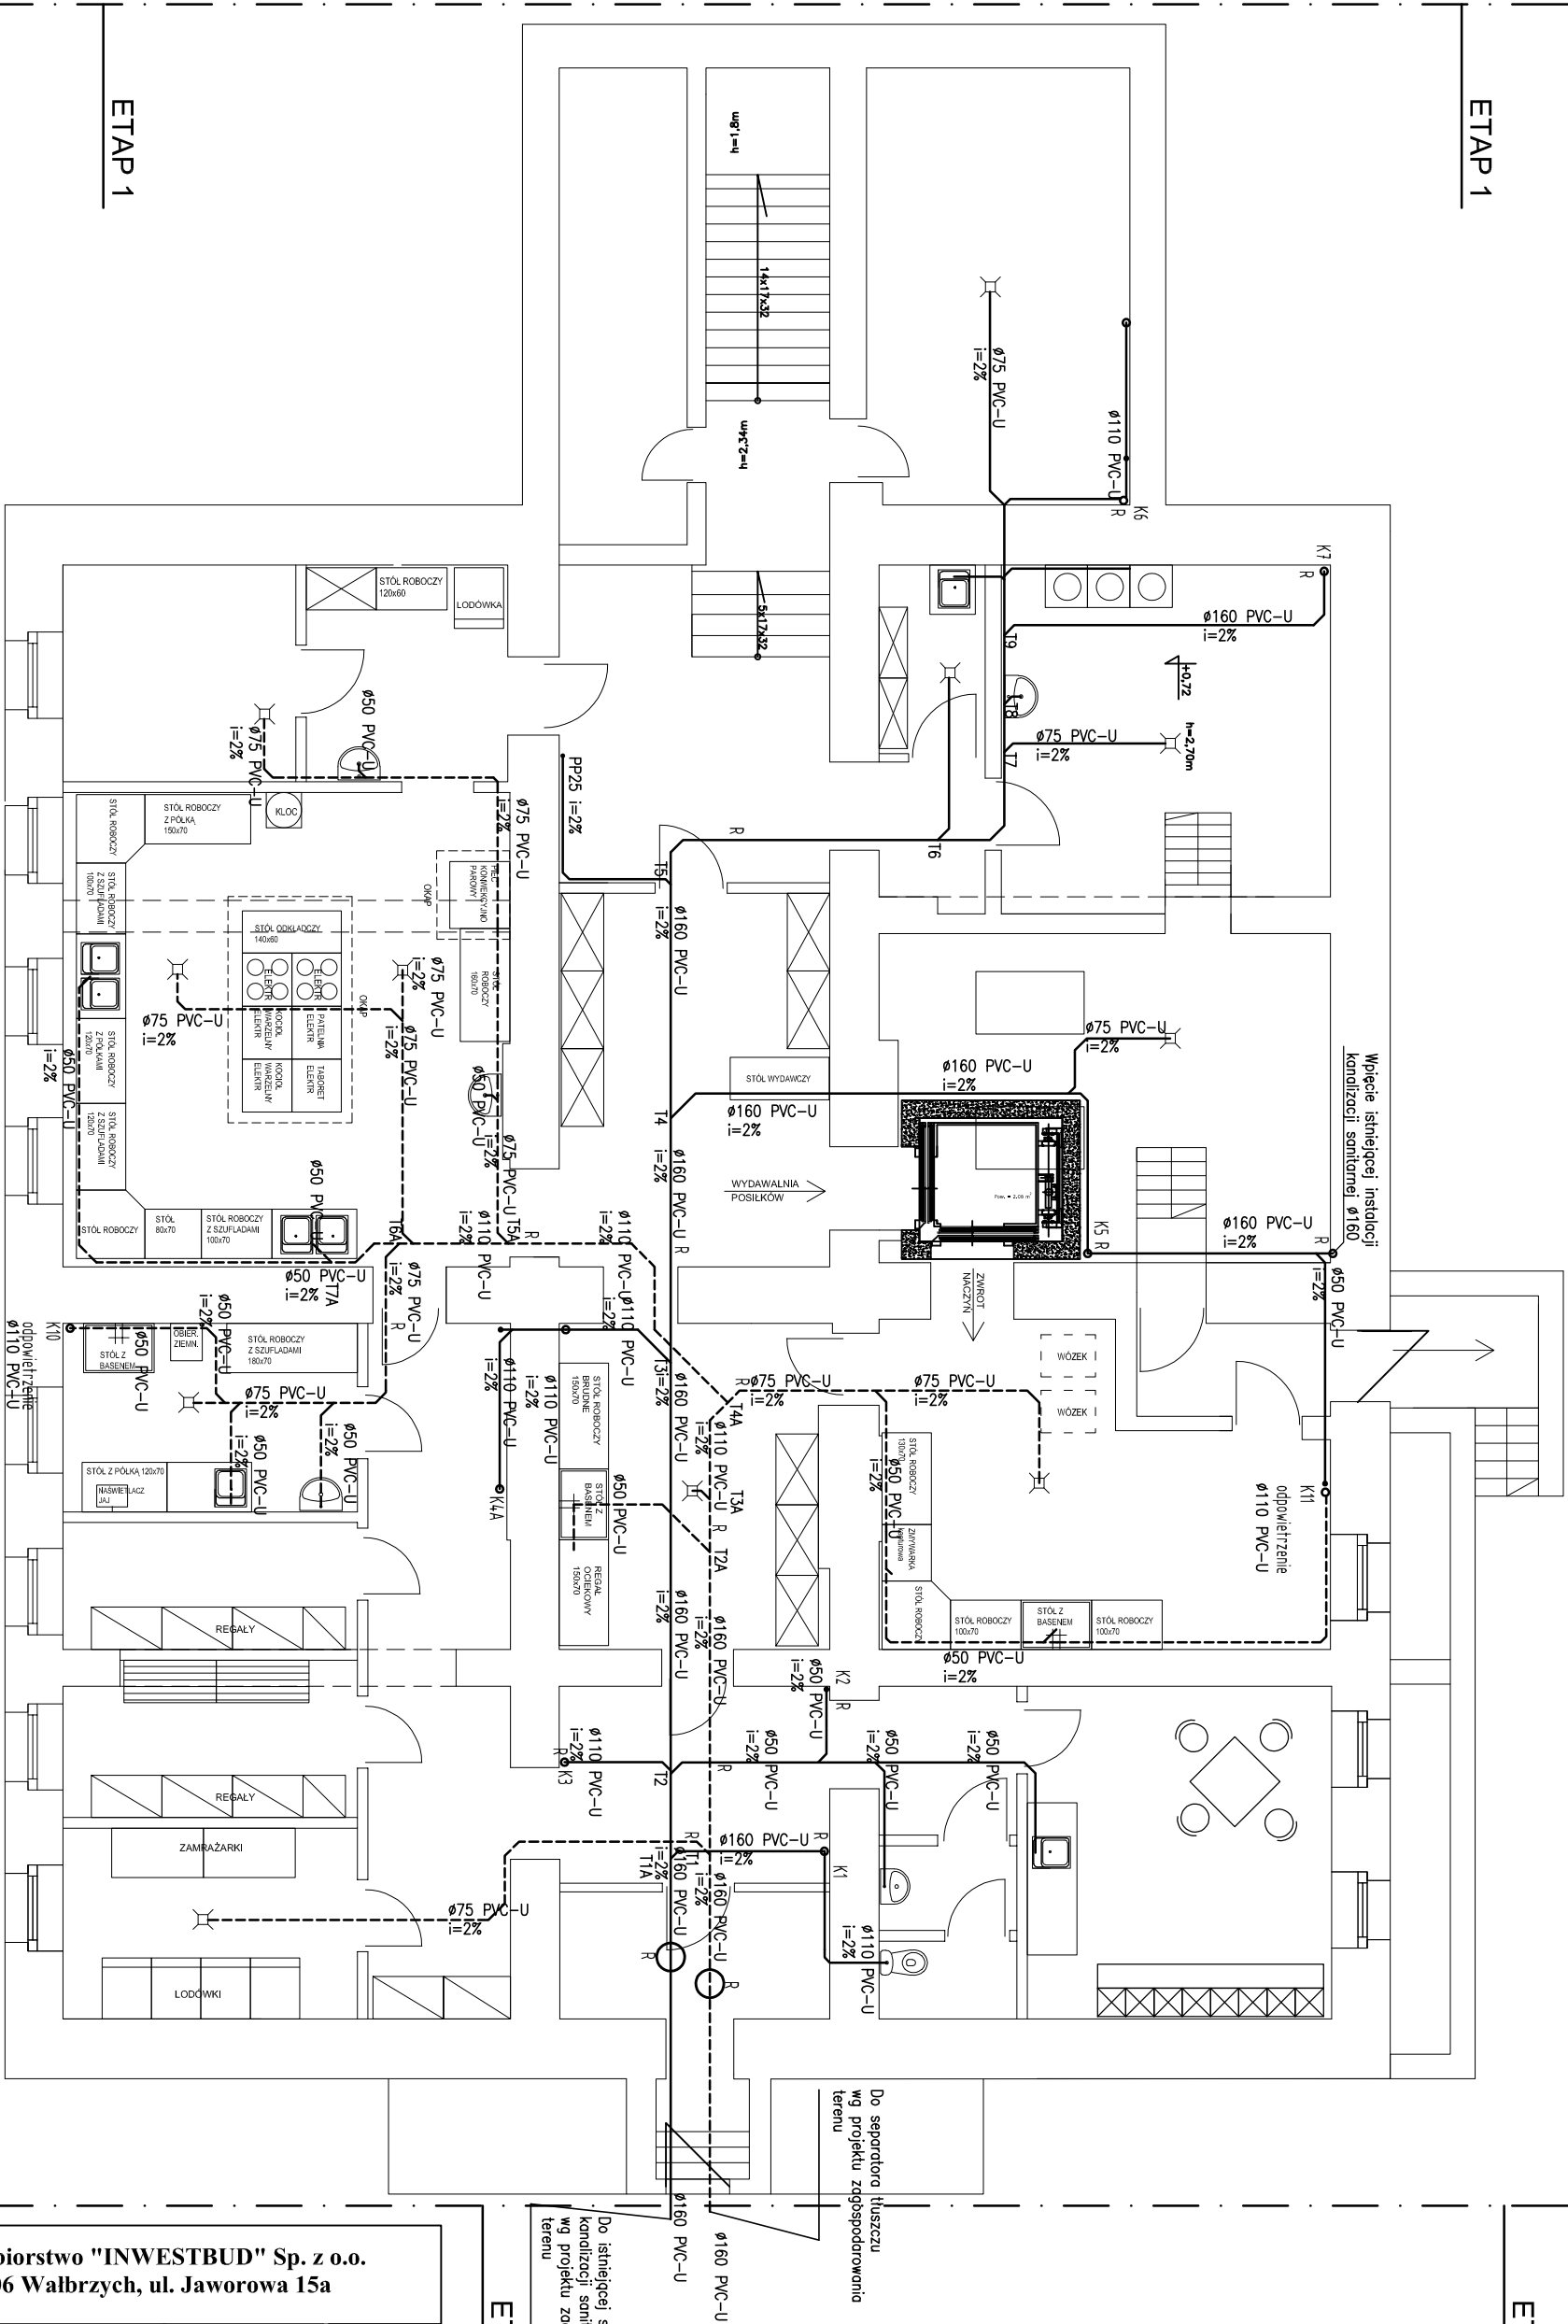

ETAP 1

ETAP 1

ETAP 1

Legenda:
K1-K7 - piony kanalizacji sanitarnej
wyprowadzone ponad dach
T - trójniki
R - rewizje na przewodach
Kanalizację sanitarną leżaki prowadzić pod
stropem piwnicy oraz w posadzce piwnicy.

		Przedsiębiorstwo "INWESTBUD" Sp. z o.o. 58-306 Wałbrzych, ul. Jaworowa 15a	
Projektant specj. instal. sanitarne.	mgr inż. Maciej Rogowski	DOŚ/0380/PWBS/18	Data: 05.11.2019r.
			Stadium: PW
Zadanie:	Remont i przebudowa budynku Publicznego Gimnazjum nr 1 przy ul. Waryńskiego 10 w Boguszuwie–Gorcach na potrzeby utworzenia złobka zlokalizowanego na parterze oraz zaplecza kuchennego w piwnicy. (działka nr 588, 628/1, 628/2, obręb nr 3 Boguszków).		Skala: 1:100
Inwestor:	Gmina Miasto Boguszków–Gorce Pl. Odrodzenia 1, 58–370 Boguszków–Gorce		Nr rys.: 5
Tytuł rys.:	RZUT PIWNICY – KANALIZACJA SANITARNA		
Zastrzegę się wszelkie prawa wynikające z Ustawy o prawie autorskim. Rysunek niniejszy nie może być w całości lub w części przerysowany, uzupełniany lub odłączony kserokopiarką, bez pisemnej zgody firmy projektowej.			