


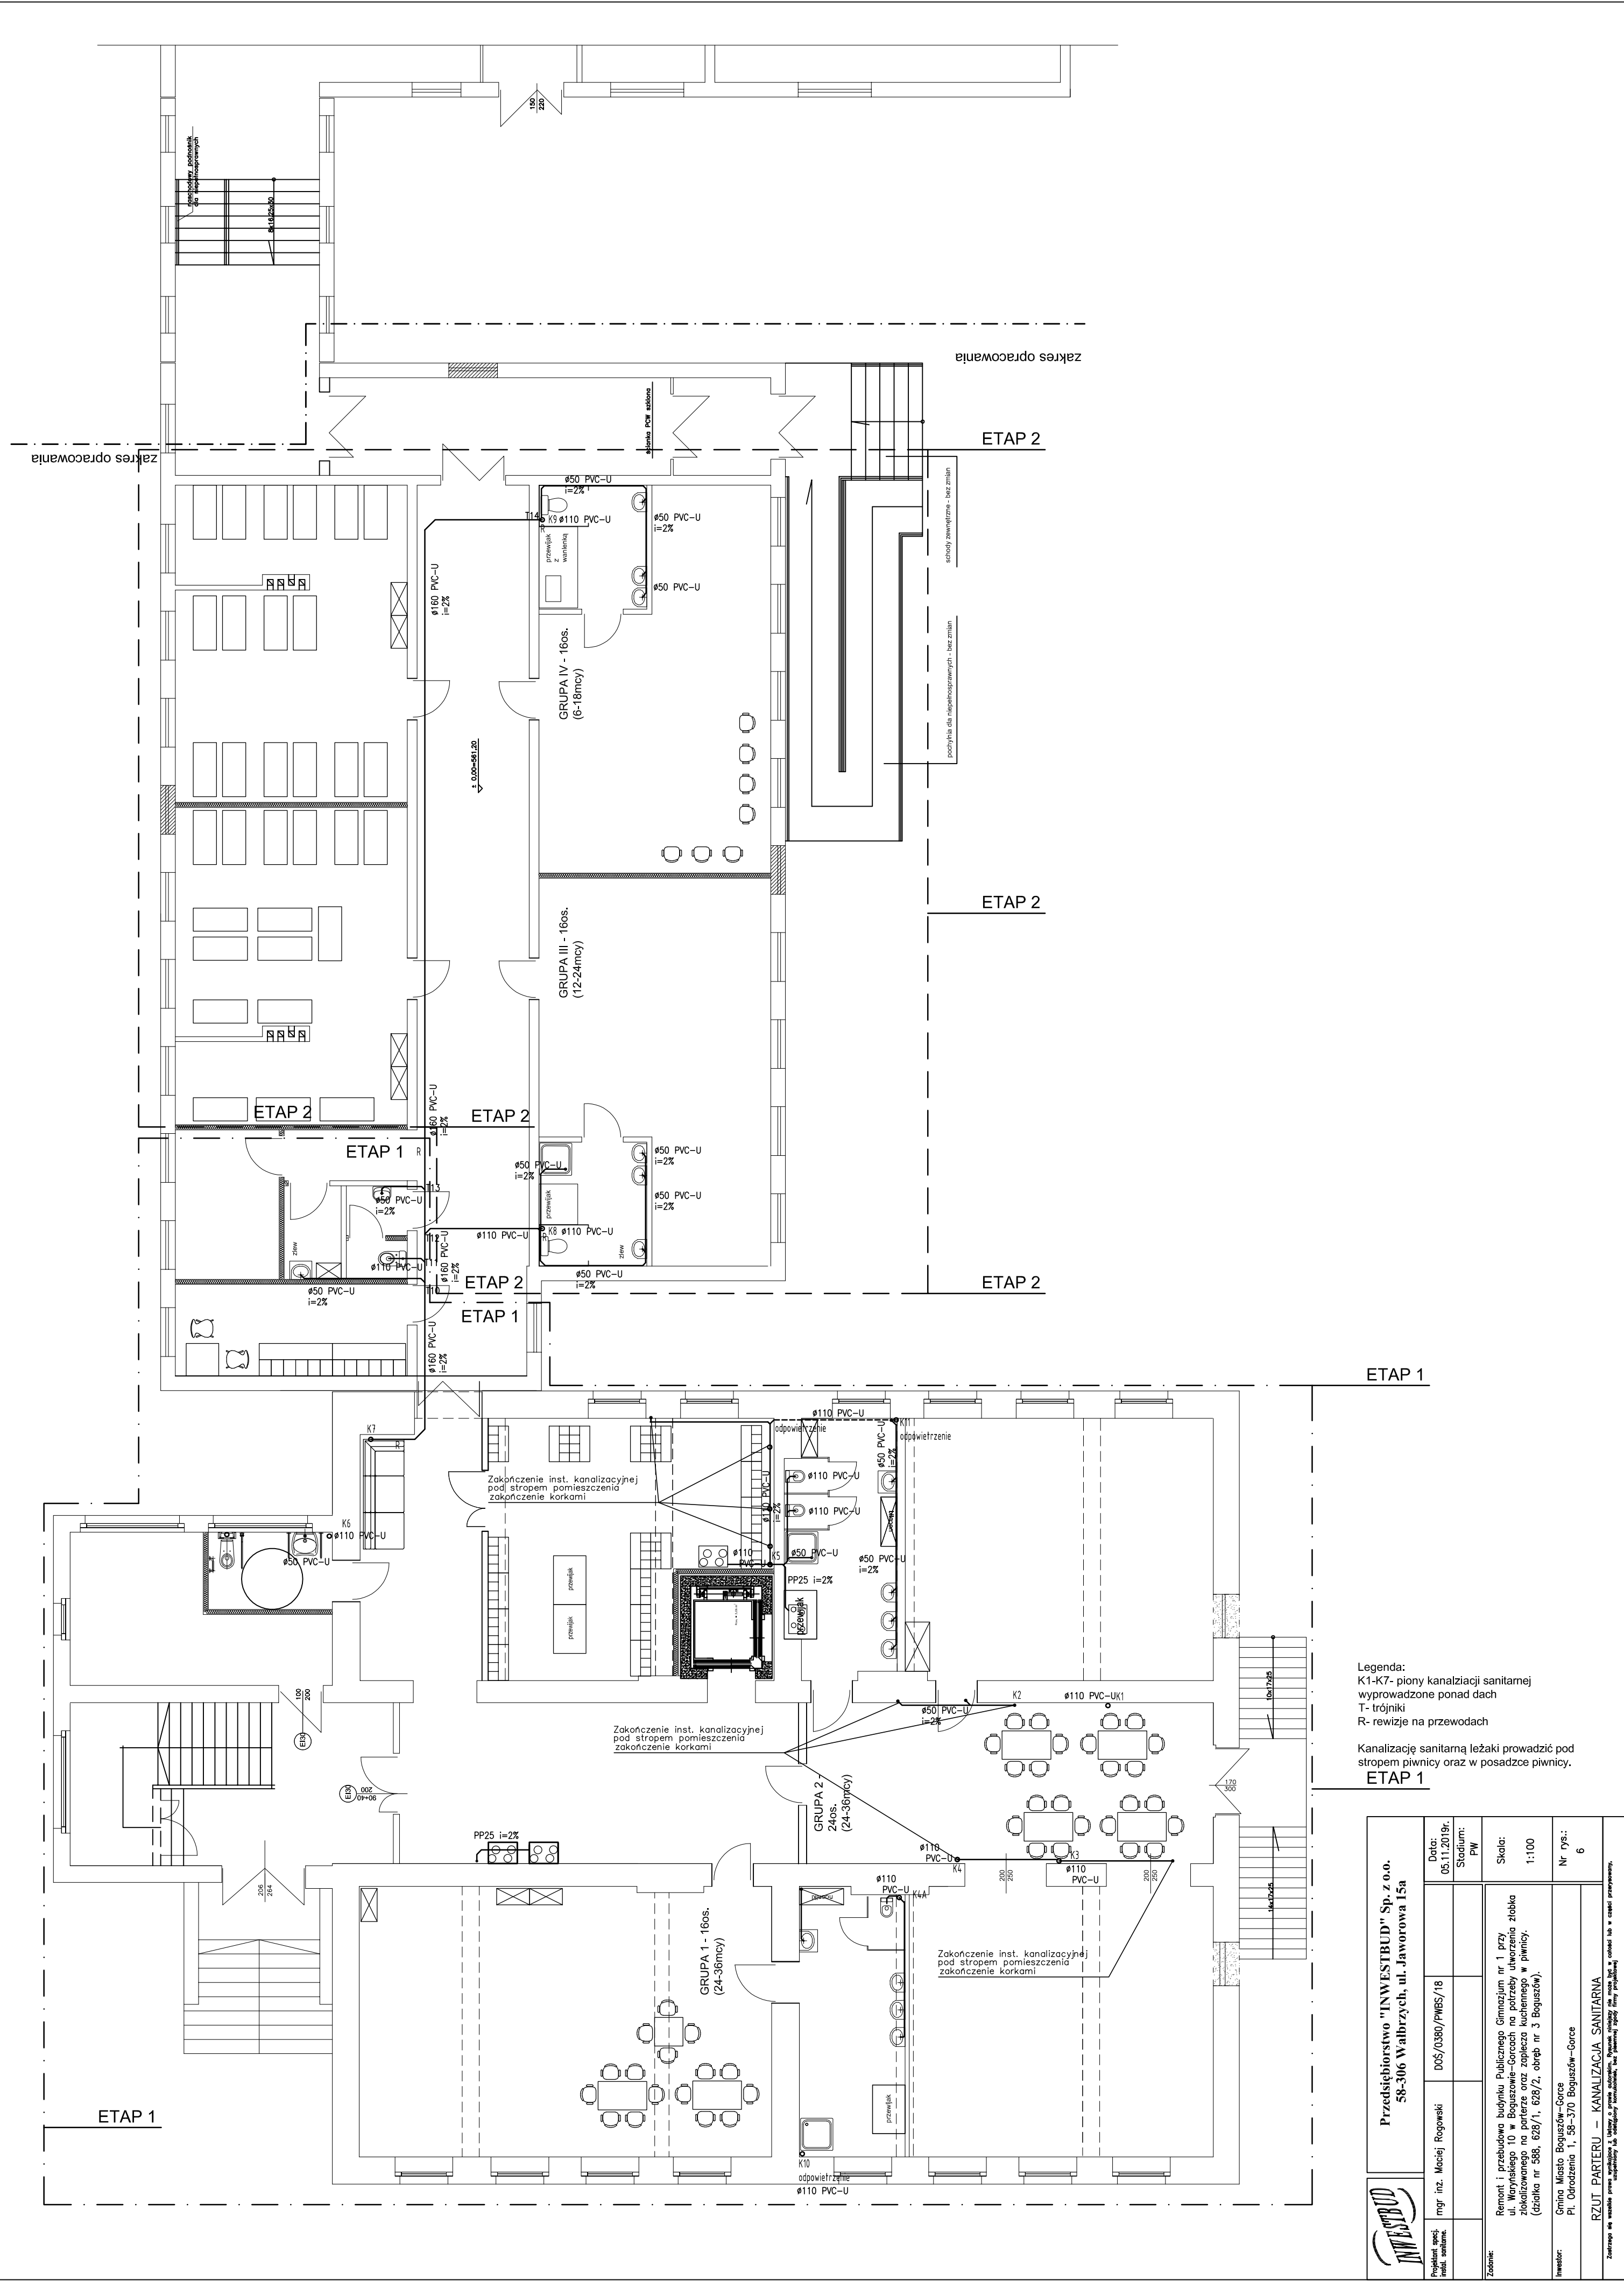

Legenda:
K1-K7- piony kanalizacji sanitarnej wyprowadzone ponad dach
T- trójniki
R- rewizje na przewodach

Kanalizację sanitarną leżaki prowadzić pod stropem piwnicy oraz w posadzce piwnicy.

ETAP 1

		Przedsiębiorstwo "INWESTBUD" Sp. z o.o. 58-306 Walbrzych, ul. Jaworowa 15a		Data: 05.11.2019r.	
Projektant spec. techn. sanitarny:	mgr inż. Maciej Rogowski	DOŚ/0380/PWBS/18		Stadium: PW	
				Skala: 1:100	
				Zadanie: Remont i przebudowa budynku Publicznego Gimnazjum nr 1 przy ul. Waryńskiego 10 w Boguszowie-Gorach na potrzeby utworzenia zlokalizowanego na terenie oraz zlokalizowanego w piwnicy. (działka nr 588, 628/1, 628/2, obręb nr 3 Boguszów).	
				Nr rys.: 6	
Inwestor: Gmina Miasto Boguszów-Gorce Pl. Odrodzenia 1, 58-370 Boguszów-Gorce		RZUT PARTERU – KANALIZACJA SANITARNA			
Zawartość: 6 arkuszy (z wyjątkiem 1 arkusza, który jest załącznikiem do projektu, który jest w całości zamieszczony).					