


ETAP 1

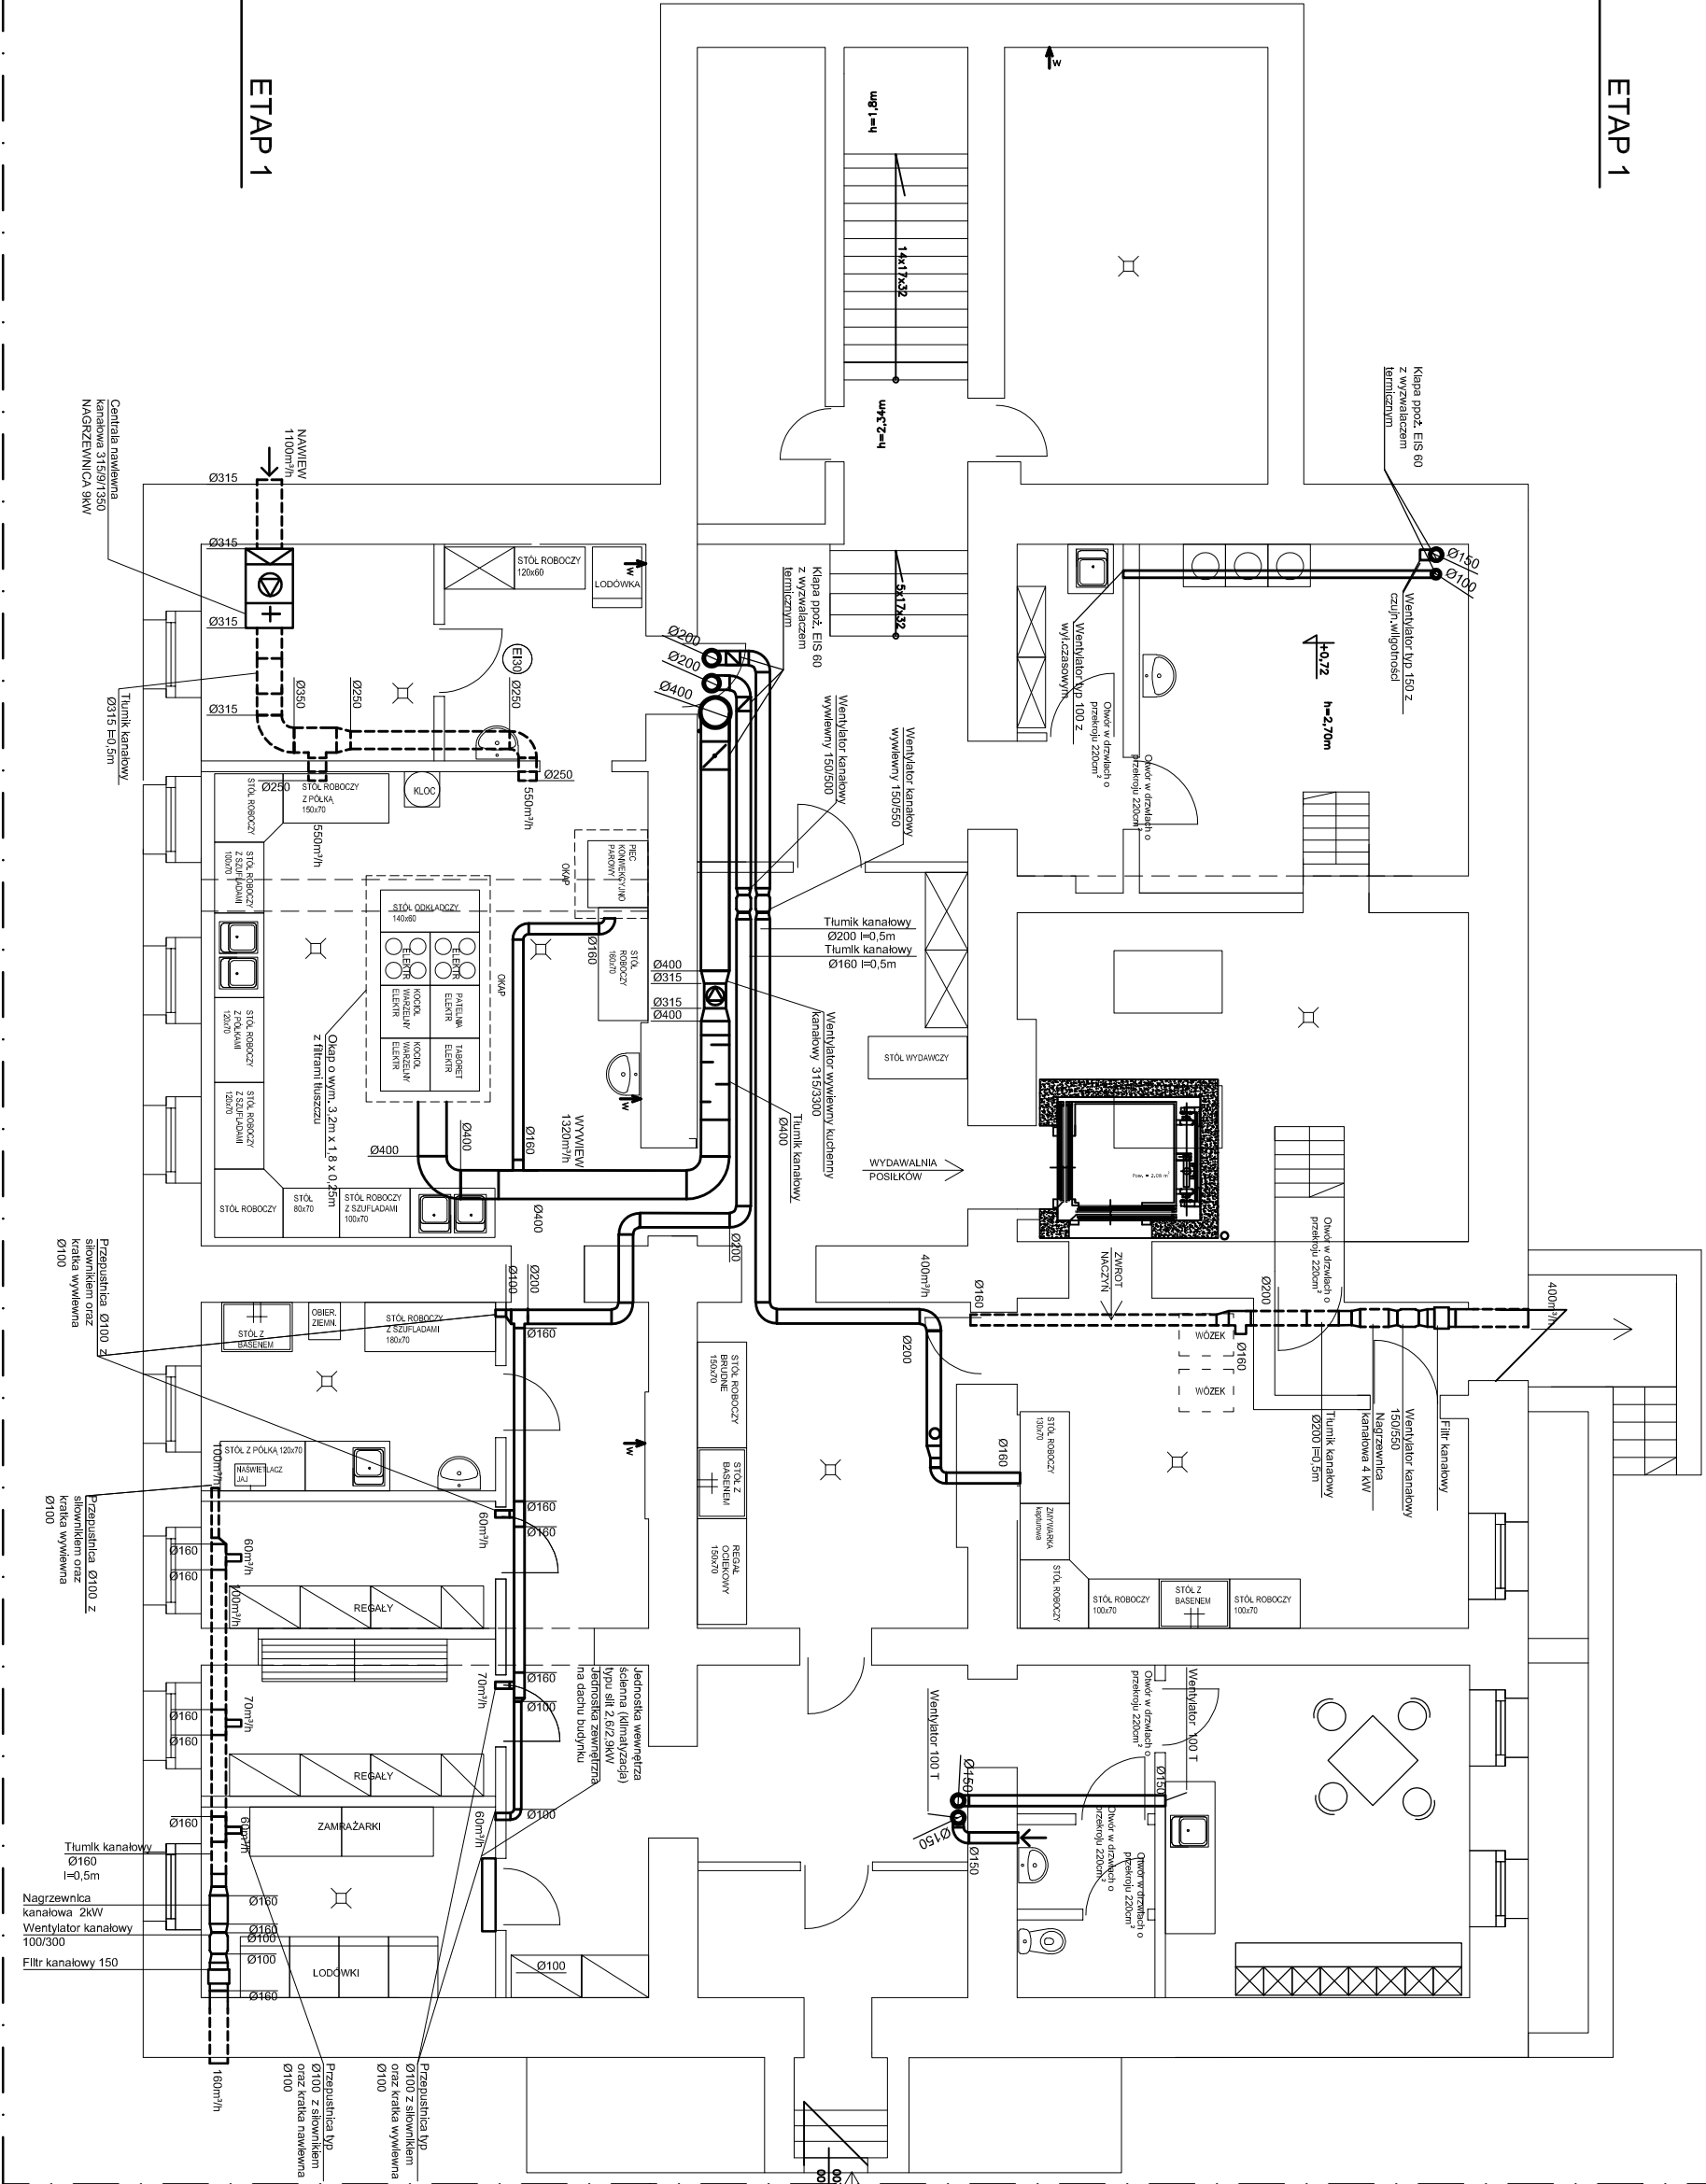

ETAP 1

ETAP 1

INSTALACJA NAWIEWNA
INSTALACJA WYWIEWNA

Przedsiębiorstwo "INWESTBUD" Sp. z o.o.
58-306 Wałbrzych, ul. Jaworowa 15a



Projektant specj. instal. sanitarne.	mgr inż. Maciej Rogowski	DOŚ/0380/PWBS/18	Data: 05.11.2019r.
			Stadium: PW
Zadanie:	Remont i przebudowa budynku Publicznego Gimnazjum nr 1 przy ul. Waryńskiego 10 w Boguszowie-Górcach na potrzeby utworzenia złobka zlokalizowanego na parterze oraz zaplecza kuchennego w piwnicy. (działka nr 588, 628/1, 628/2, obręb nr 3 Boguszków).		Skala: 1:100
Inwestor:	Gmina Miasto Boguszków-Gorce Pl. Odrodzenia 1, 58-370 Boguszków-Gorce		Nr rys.: 7
Tytuł rys.:	RZUT PIWNICY – WENTYLACJA		
Zastrzega się wszelkie prawa wynikające z Ustawy o prawie autorstwa. Rysunek niniejszy nie może być w całości lub w części przerysowywany, uzupełniany lub odłączany komunikatem, bez pisemnej zgody firmy projektowej			

Zastrzegam wszelkie prawa wynikające z Ustawy o prawie autorskim. Rysunek niniejszy nie może być w całości lub w części przerysowany, uzupełniany lub odtapowany komunikatami, bez pisemnej zgody firmy projektowej.