


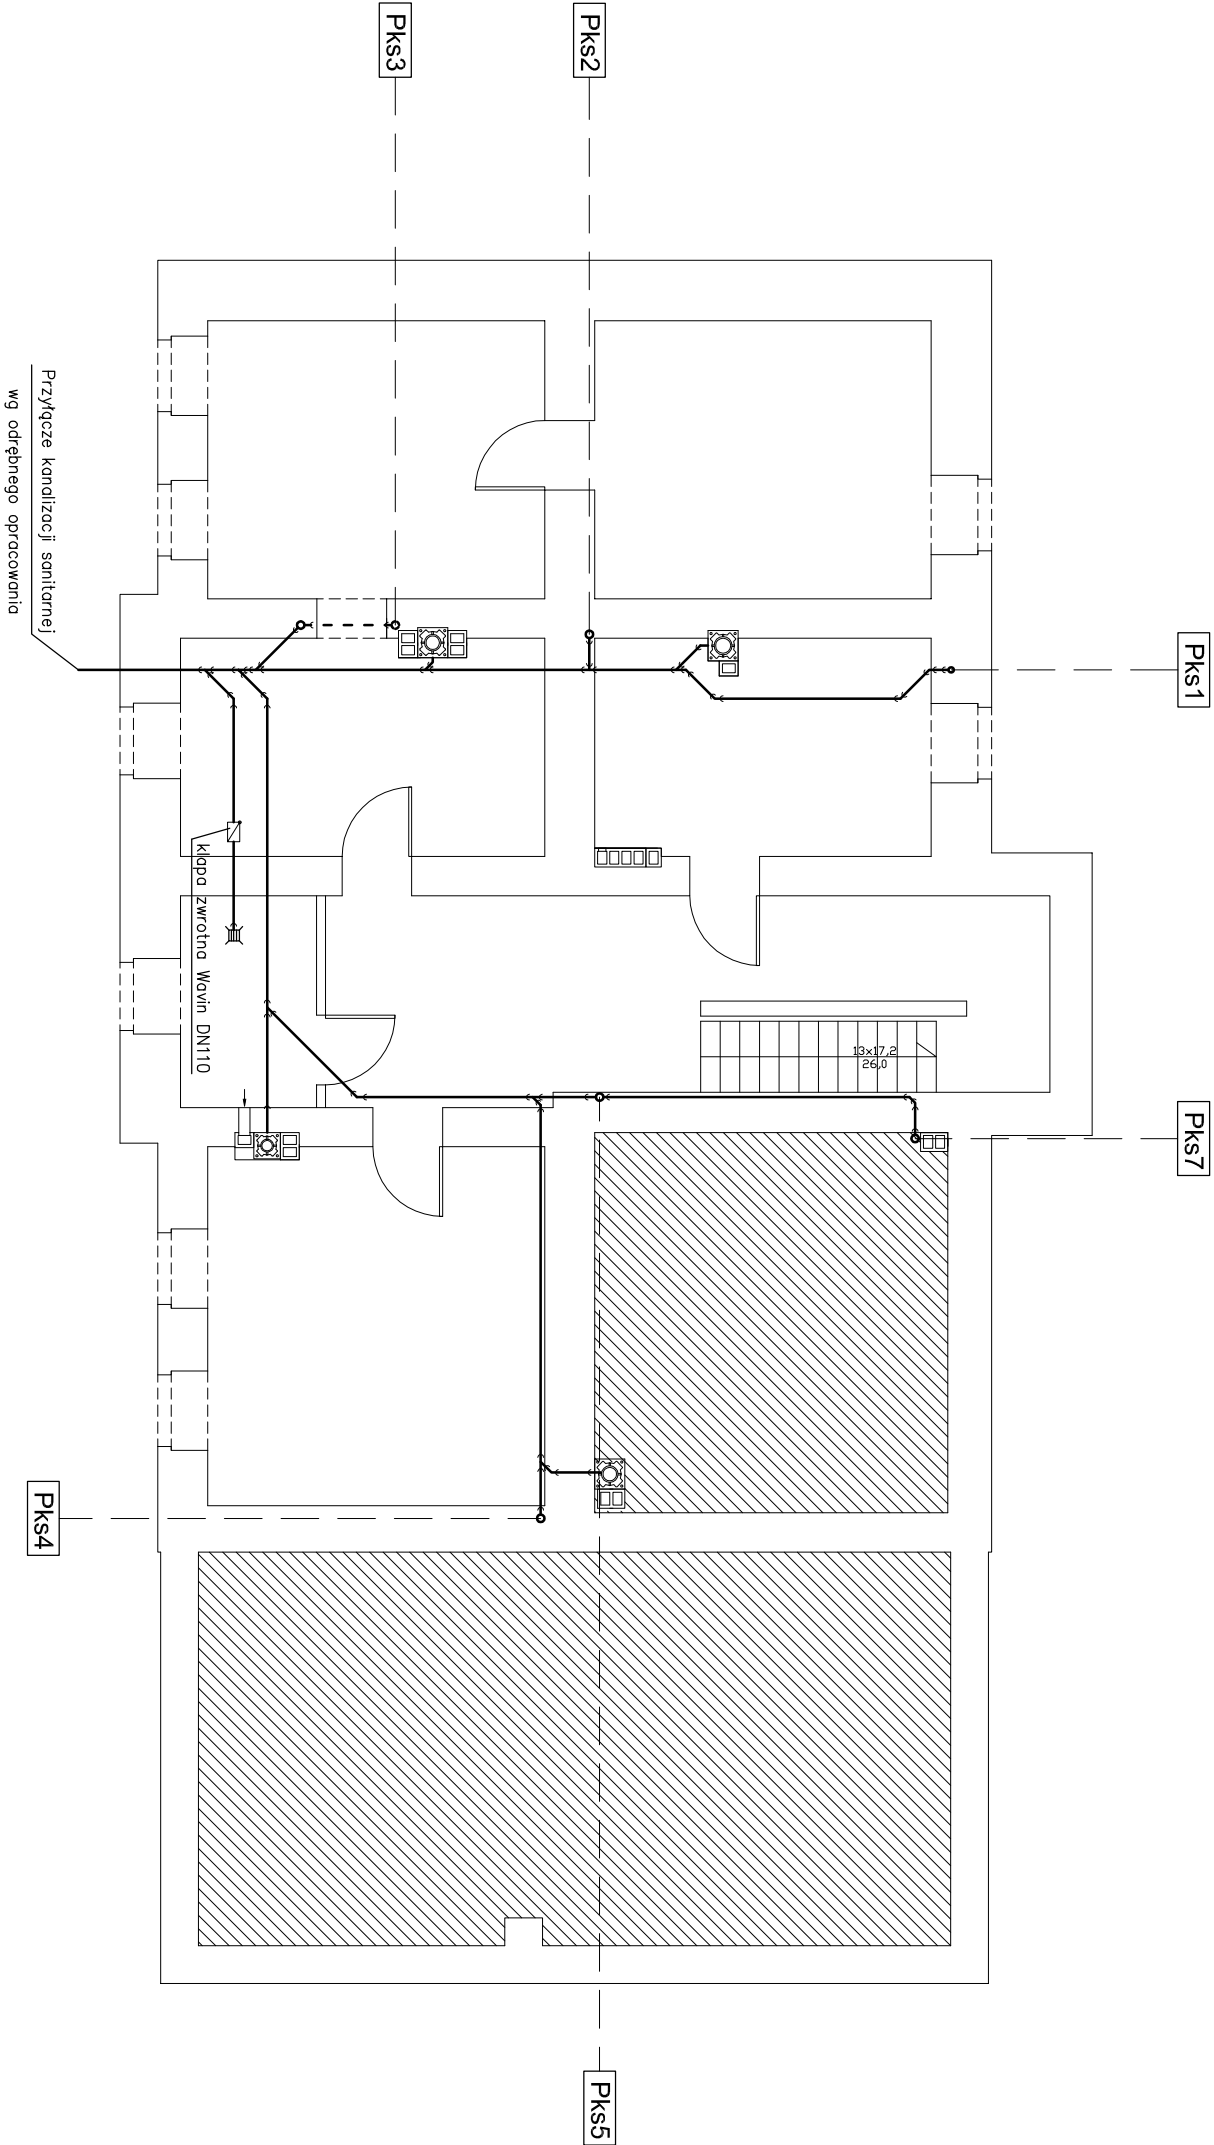

Pracownia Projektowa "KONSTRUKTOR"
siedziba: ul. Wolności 41/8, 58-160 Świebodzice
biuro: ul. Broniewskiego 1B, 58-309 Walbrzych

Projektant:	mgr inż. Ewa Agata Nowak	135/02/DUW	Date:	10.2010
Asystent:	mgr inż. Tomasz Nowak		Stadium:	PB
	inż. Marcin Dunowski			

Temat:	RENOWACJA WIELORODZINNEGO BUDYNKU MIESZKALNEGO PRZY UL. ŻEROMSKIEGO 35 W BOGUSZOWIE – GORCACH	
Inwestor:	GINIA MIASTO BOGUSZÓW-GORCE PL. ODRODZENIA 1, 58-370 BOGUSZÓW-GORCE	Skala: 1:100
Tytuł rys.:	RZUT PIWNICY – Instalacja kanalizacji sanitarnej	Nr. rys.: 5/S

Zastrzegam sobie wszelkie prawa wynikające z Ustawy o prawie autorskim. Rysunek niniejszy nie może być w całości lub w części przetwarzany, kopiowany, rozpowszechniany, wykorzystywany do celów innych niż określone w projekcie, bez pisemnej zgody Biura Projektowego.