
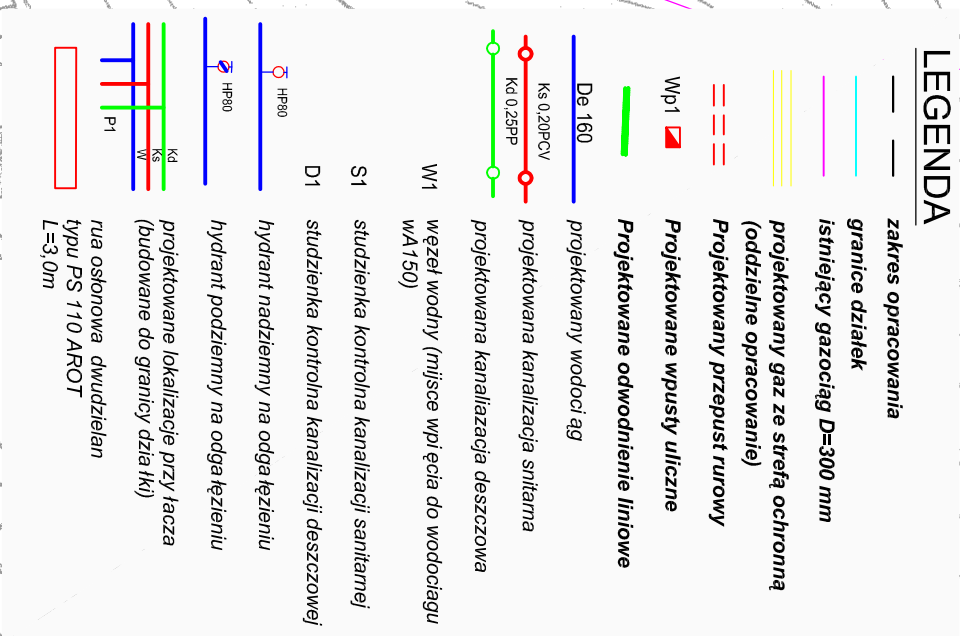


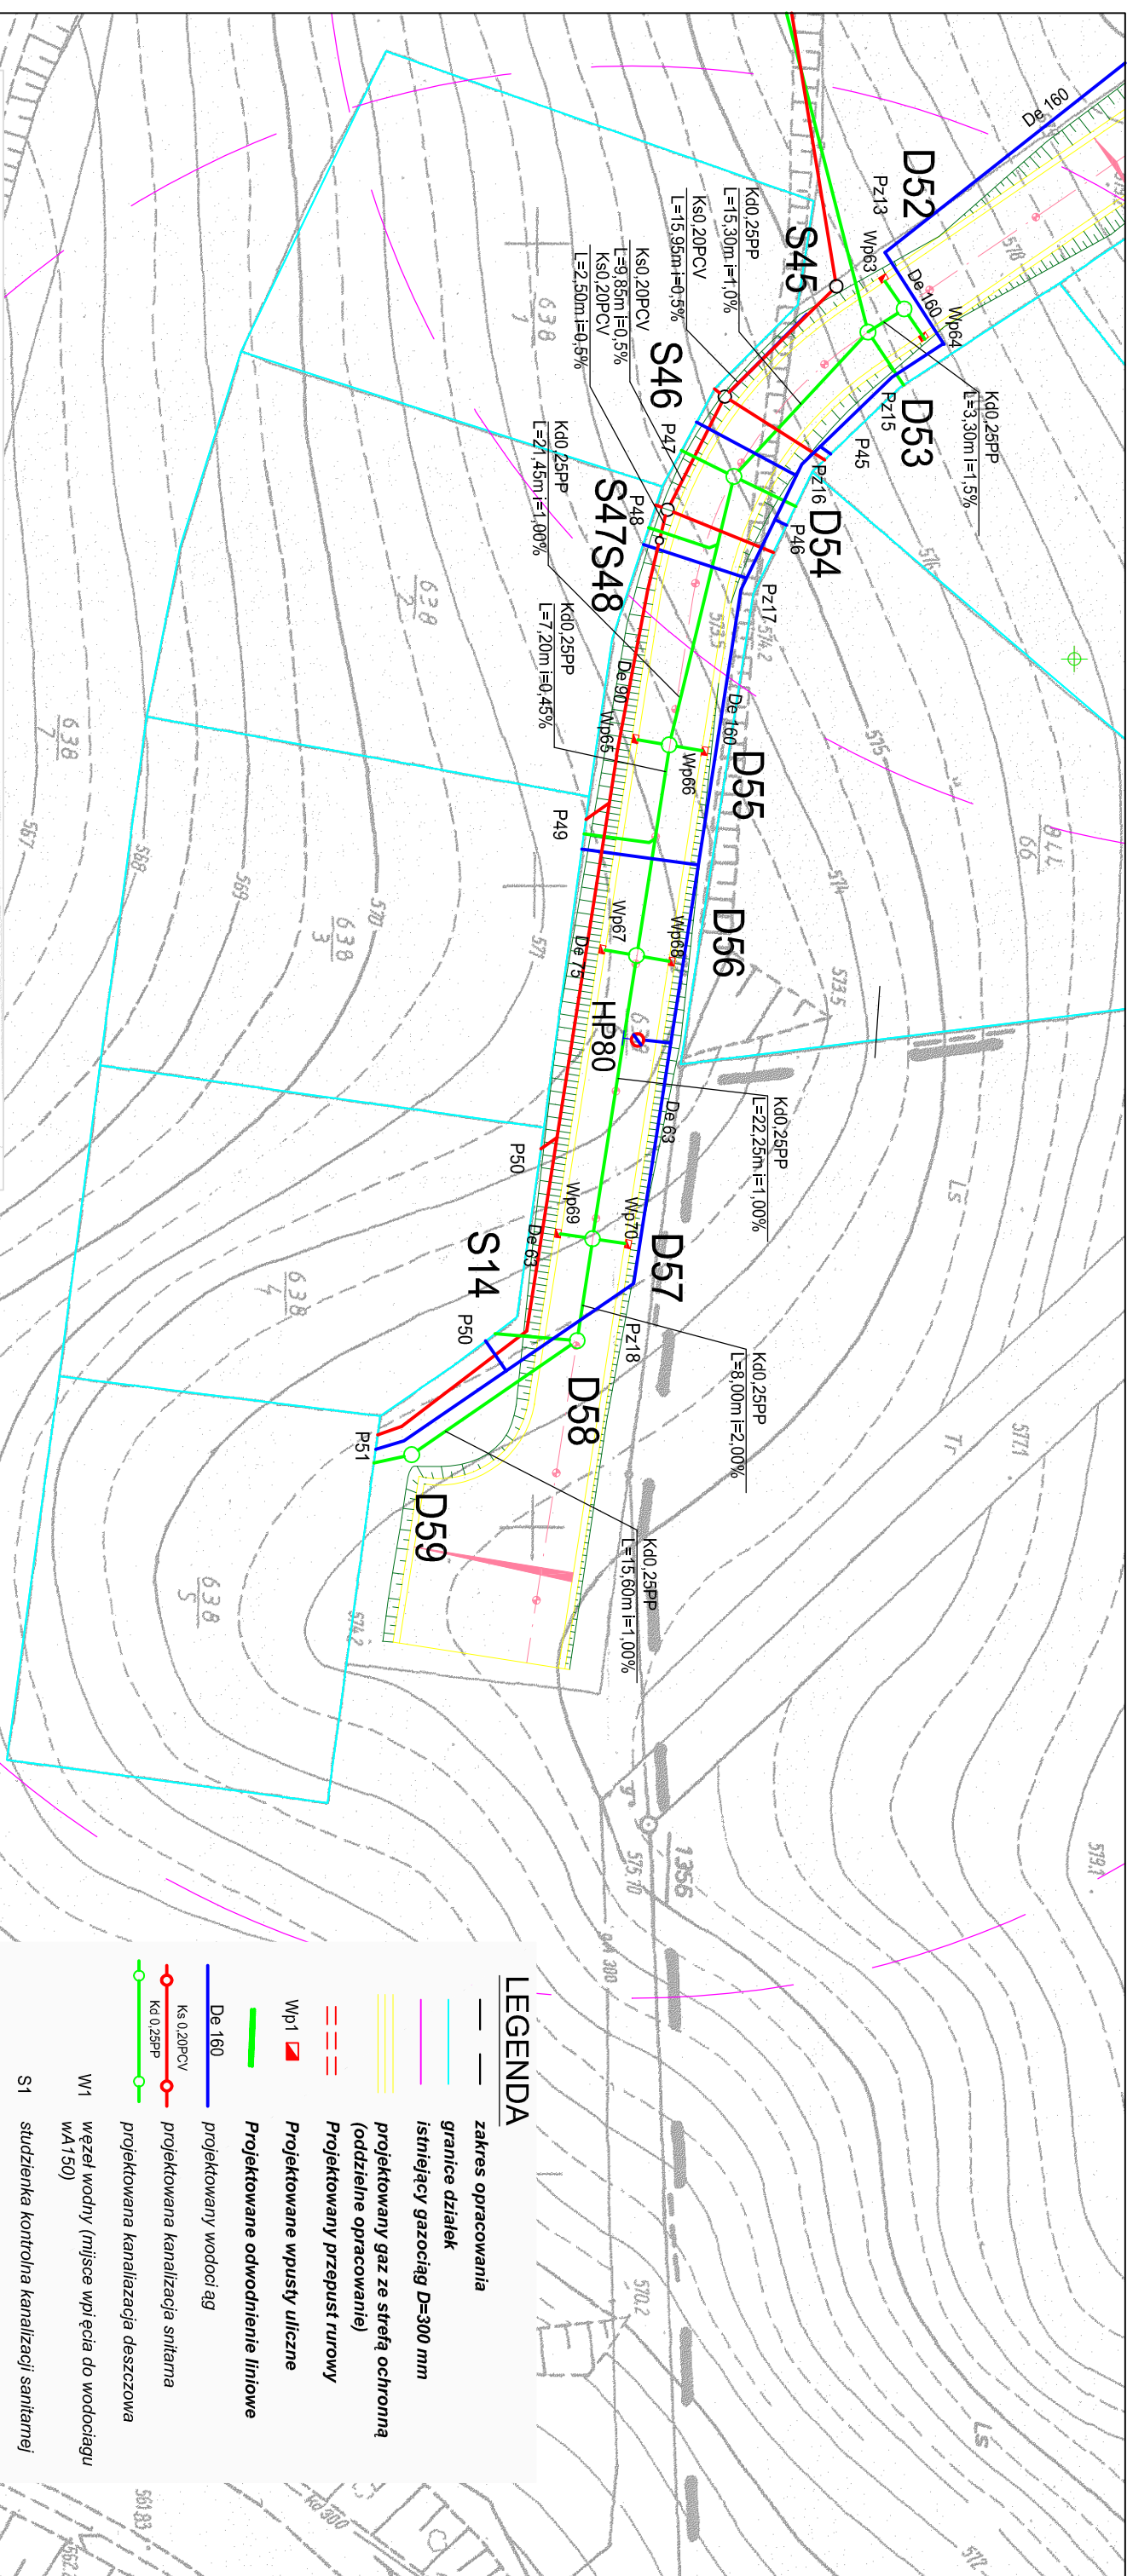

BIURO PROJEKTOWO USŁUGOWE INSTALACJI I SIECI SANITARNYCH				
Ul. Żółkiewskiego 10				
Edward D. Krawczyk				
58-300 Wałbrzych				
INWESTOR:	Gmina Boguszków Gorce pl. Odrodzenia 1, 58-370 Boguszków Gorce			Bronza Sanitarna
Obiekt i adres	Sieć wodociągowa i kanalizacji śniatowej na osiedlu domków jednorodzinnych przy ul. Wałbrzyskiej w Boguszowie Górcach			Skala 1:500
Projektant:	inż. E.D. Krawczyk	75/DOŚ/05	08.10	
Asystent:				
Sprawdzący:	mgr inż. H. Griner	UAN. VI-f/3/131/89	08.10	
Tytuł rysunku	PROJEKT ZAGOSPODAROWANIA TERENU			3