
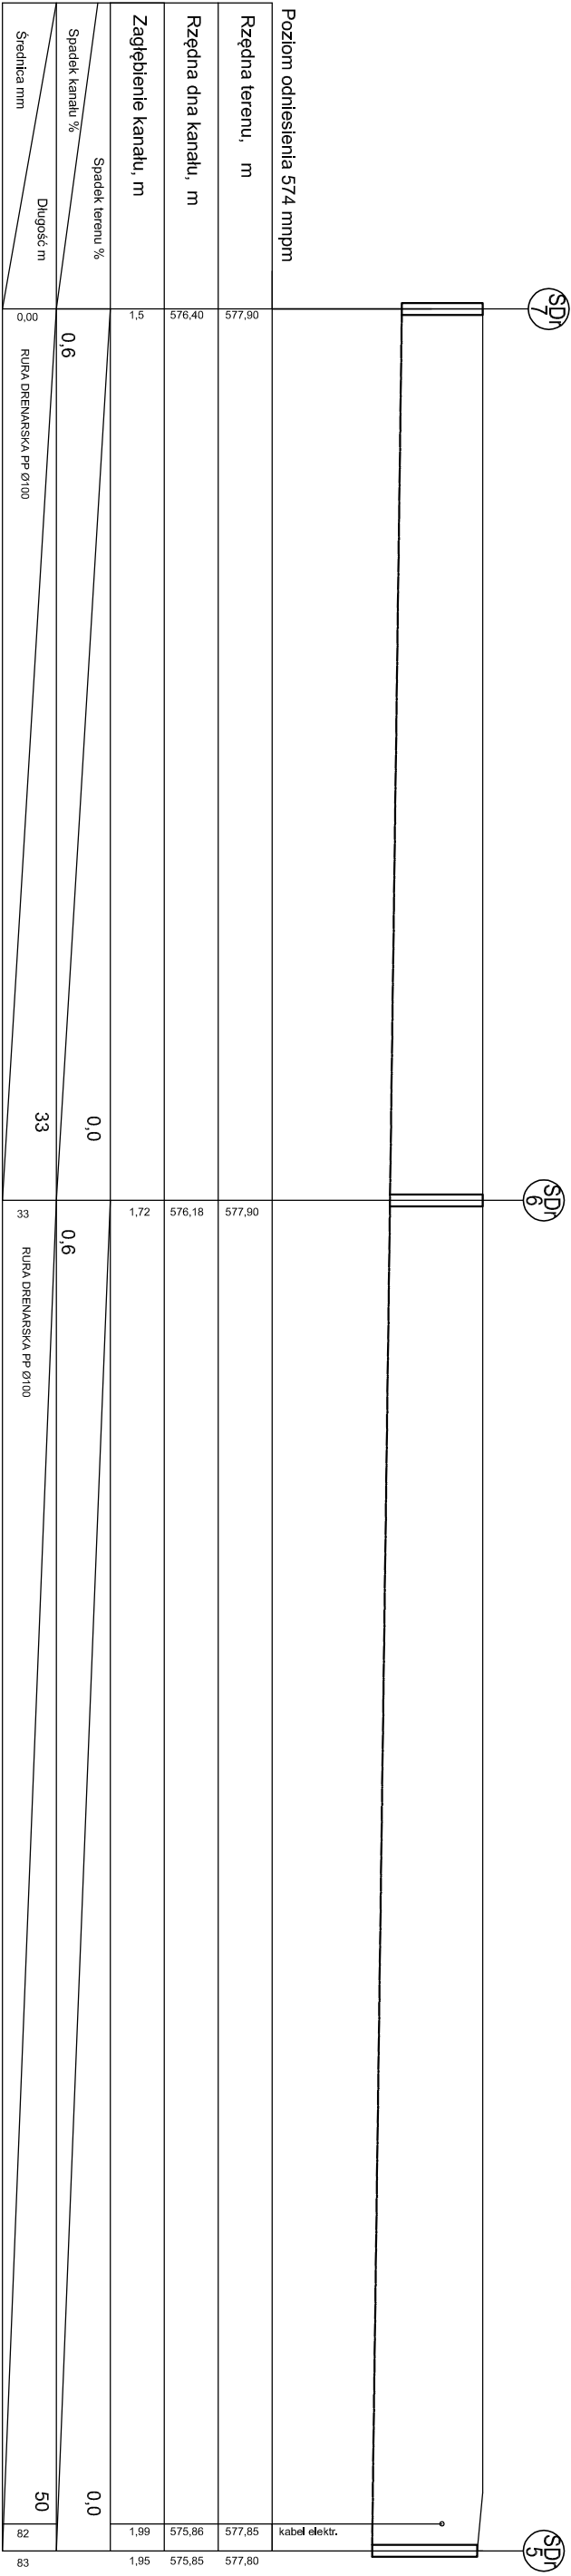
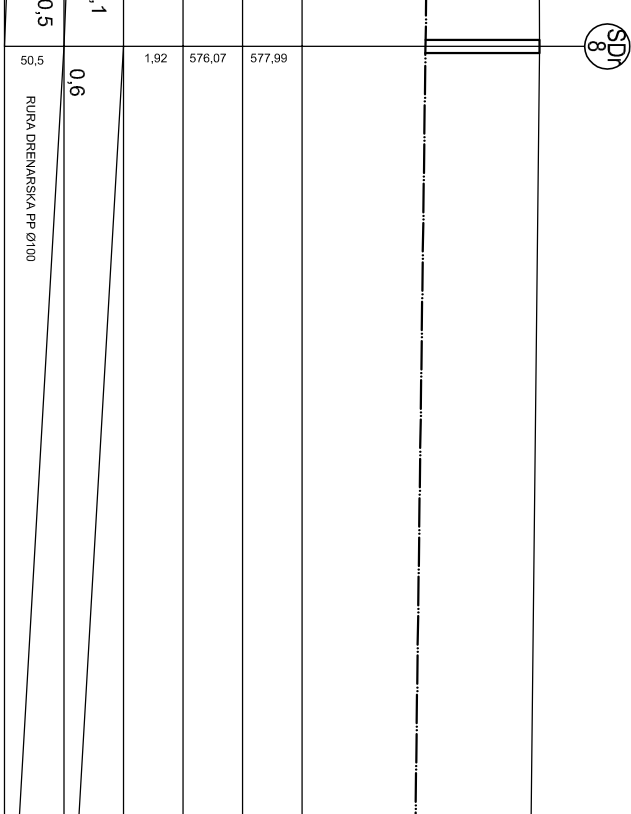
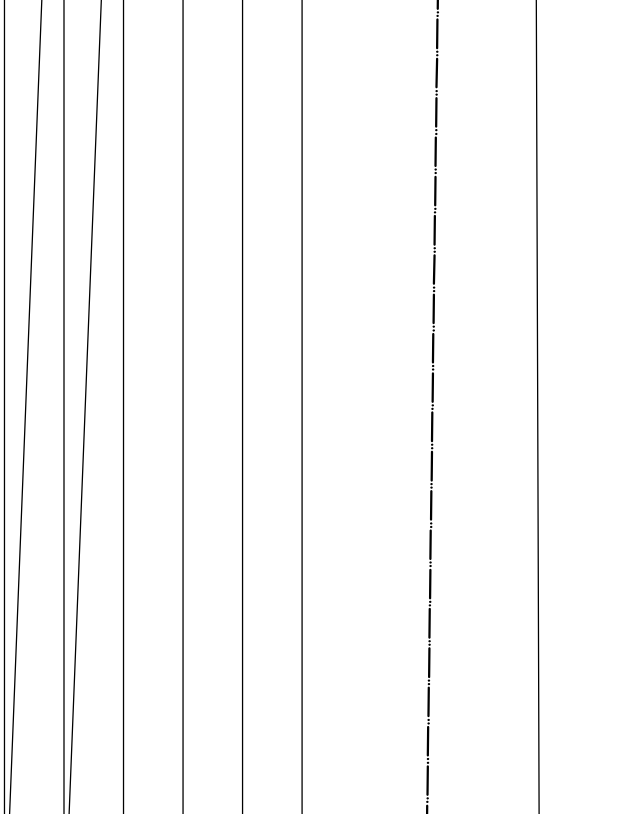
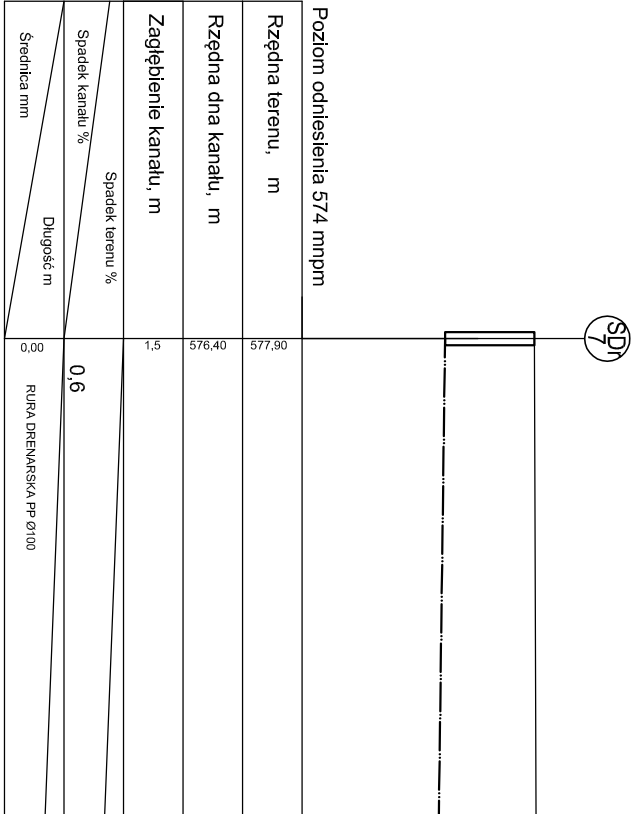


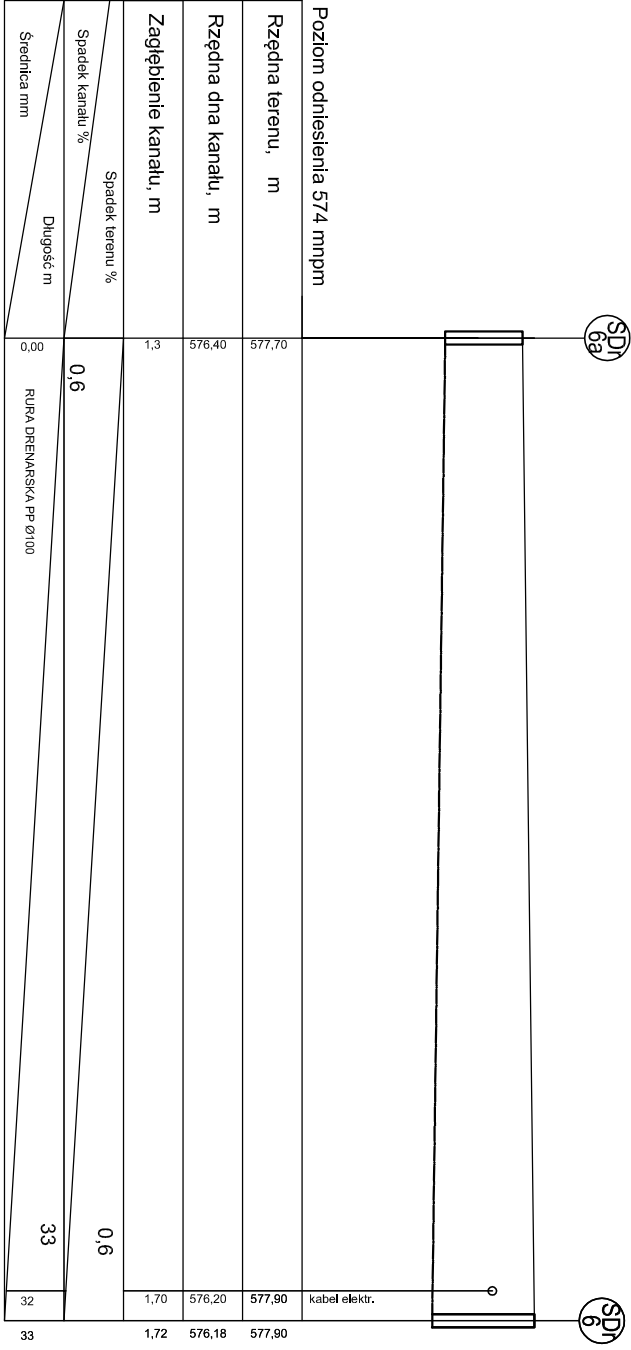

				Przedsiębiorstwo "INWESTBUD" Sp. z o.o. 58-306 Walbrzych, ul. Jaworowa 15a			
Prezident:	mgr inż. Jerzy Kaszubski	GT-II-83464-22/76		Data: 04.2012r.			
Asystent:	mgr inż. Maciej Rogowski			Stan: PIV			
Zadanie:	Budowa i instalacja elektrycznej instalacji kanalizacyjnej przy PSF nr 1 w Bogusławie-Górach (dz. nr 37/12, 37a, objęty 3. Bogusław-Góra)			Skala: 1:100			
Investor:	Gmina Bogusław-Góra Pl. Odrodzenia 1, 58-070 Bogusław-Góra			Nr rys.: 5			
Tytuł rys.:	PROJEKT DRENIAŻU NR 1						

W MIEJSCACH SKRZYŻOWANIA INSTALACJI ELEKTRYCZNEJ Z PRZEWODAMI KANALIZACYJNYMI NALEŻY STOSOWAĆ RURY OCHRONNE NA INSTALACJI ELEKTRYCZNEJ NALEŻY ZASTOSOWAĆ RURY OSŁONOWE AROT FIRMY WAWIN

Załącznik nr 1 do projektu instalacji kanalizacyjnej przy PSF nr 1 w Bogusławie-Górach, ul. Jaworowa 15a, 58-306 Walbrzych