


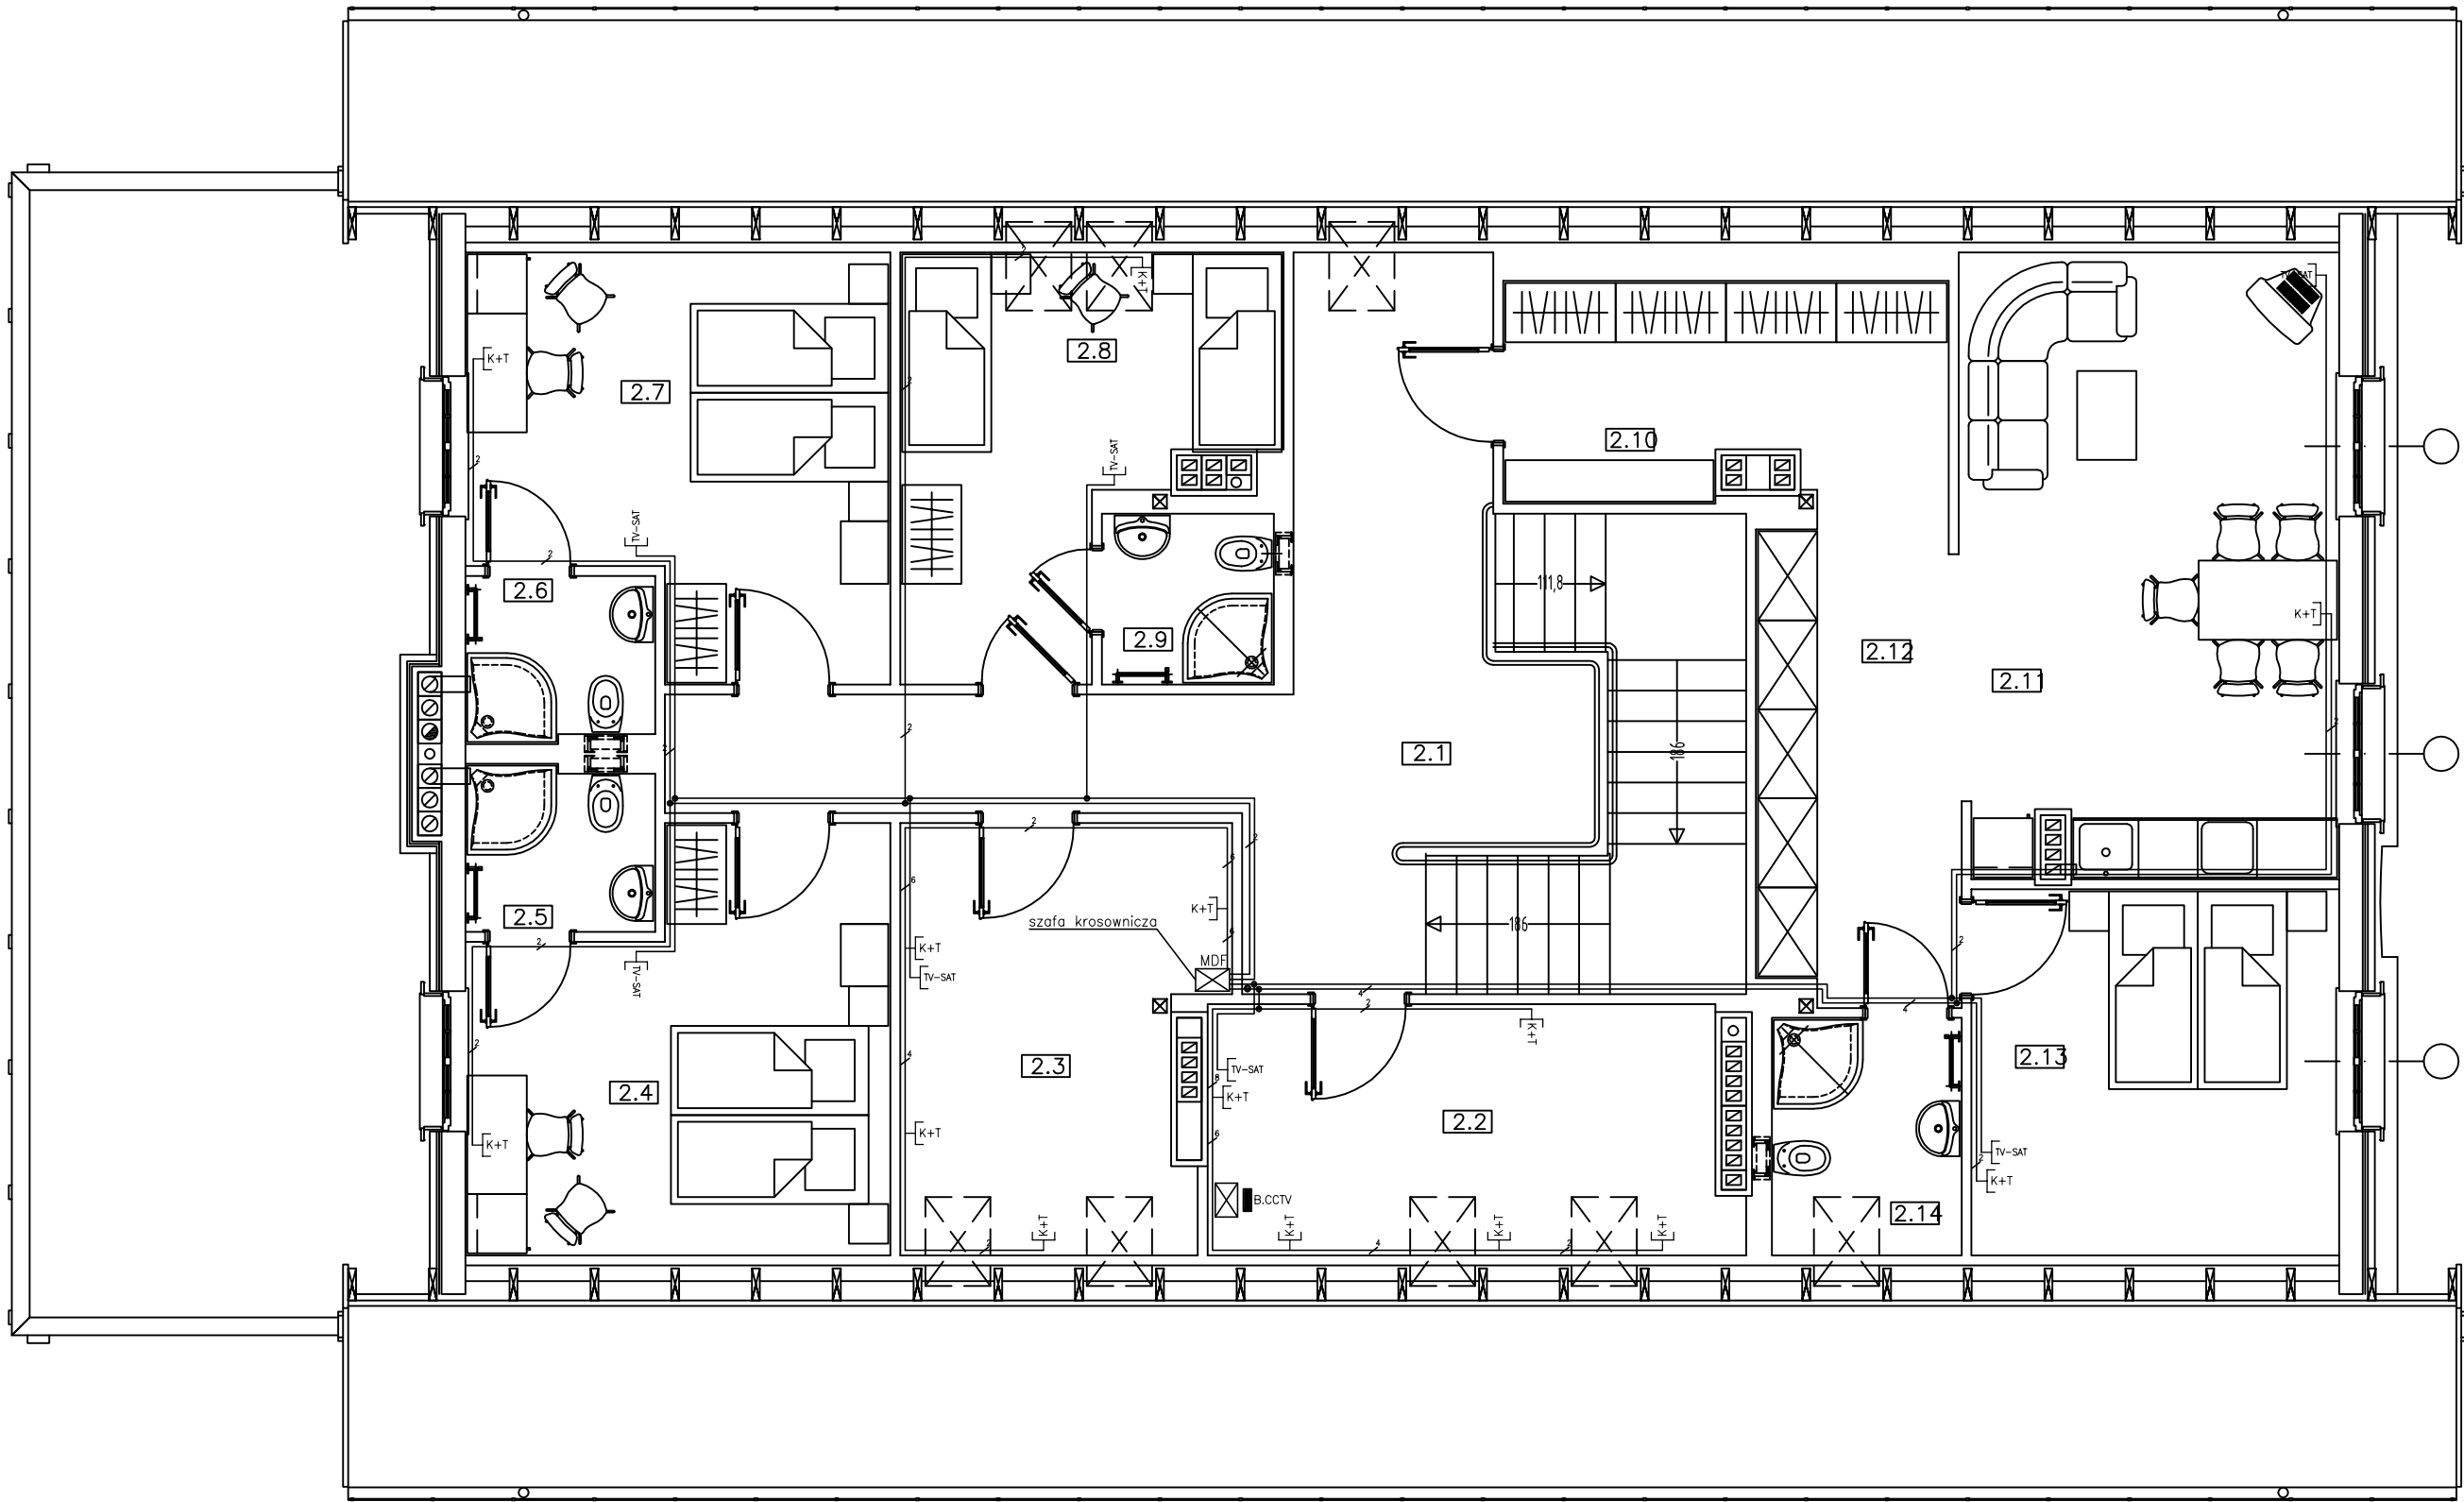

LEGENDA:	
	szafa strukturalna 2xR45 kat. 5e
	szafa krosownicza 19" 16U (wyposzczenie wg. schematu)
	główny TV-RD-SAT
	Kamera SDC-415 w obudowie SDH 20 z uchwytem montującym
	Kabel UTP/FTPcat5e
	Przewód YAP 75-0,55/3,7+2x0,5
	Przewód koncentryczny RG59
	Stacja bazowa telewizji dozorowej wg. zestawienia w cz. opisowej

		Przedsiębiorstwo "INWESTBUD" Sp. z o.o., 58-306 Wałbrzych, ul. Jaworowa 15a		
Projektant br. instalacje elektryczne:	mgr inż. Adam Holysz	NBGP.V 7342/3/20/96		Data: 06.2012
Asystent br. instalacje elektryczne:	mgr inż. Krzysztof Leszczyński			
Sprawdzający br. instalacje elektryczne:	mgr inż. Przemysław Jaromin	157/DOŚ/03		Stadium: PW
Zadanie:	Budowa budynku obsługi ruchu turystycznego wraz z budową infrastruktury technicznej w ramach zadania "Ośrodek Sportowo – Rekreacyjny "Dzikowiec" w Bogusławowie-Górcach: etap I – budowa kompletnej używanej kolei krzesełkowej na zboczu góry Dzikowiec w Bogusławowie Górcach, etap II – budowa infrastruktury niezbędnej do obsługi kolei krzesełkowej na zboczu góry Dzikowiec w Bogusławowie – Górcach".			Skala: 1:50
Inwestor:	Gmina Bogusławów-Gorce Pl. Odrodzenia 1, 58-370 Bogusławów-Gorce			Nr rys.: 11/IE
Tytuł rys.:	Plan instalacji niskoprądowych budynku obsługi ruchu turystycznego – rzut II piętra			
Zastrzegam wszelkie prawa wynikające z Ustawy o prawie autorskim. Rysunek niniejszy nie może być w całości lub w części przysyłany, uupewniany lub oddzielony komunikatami, bez pisemnej zgody firmy projektowej				