


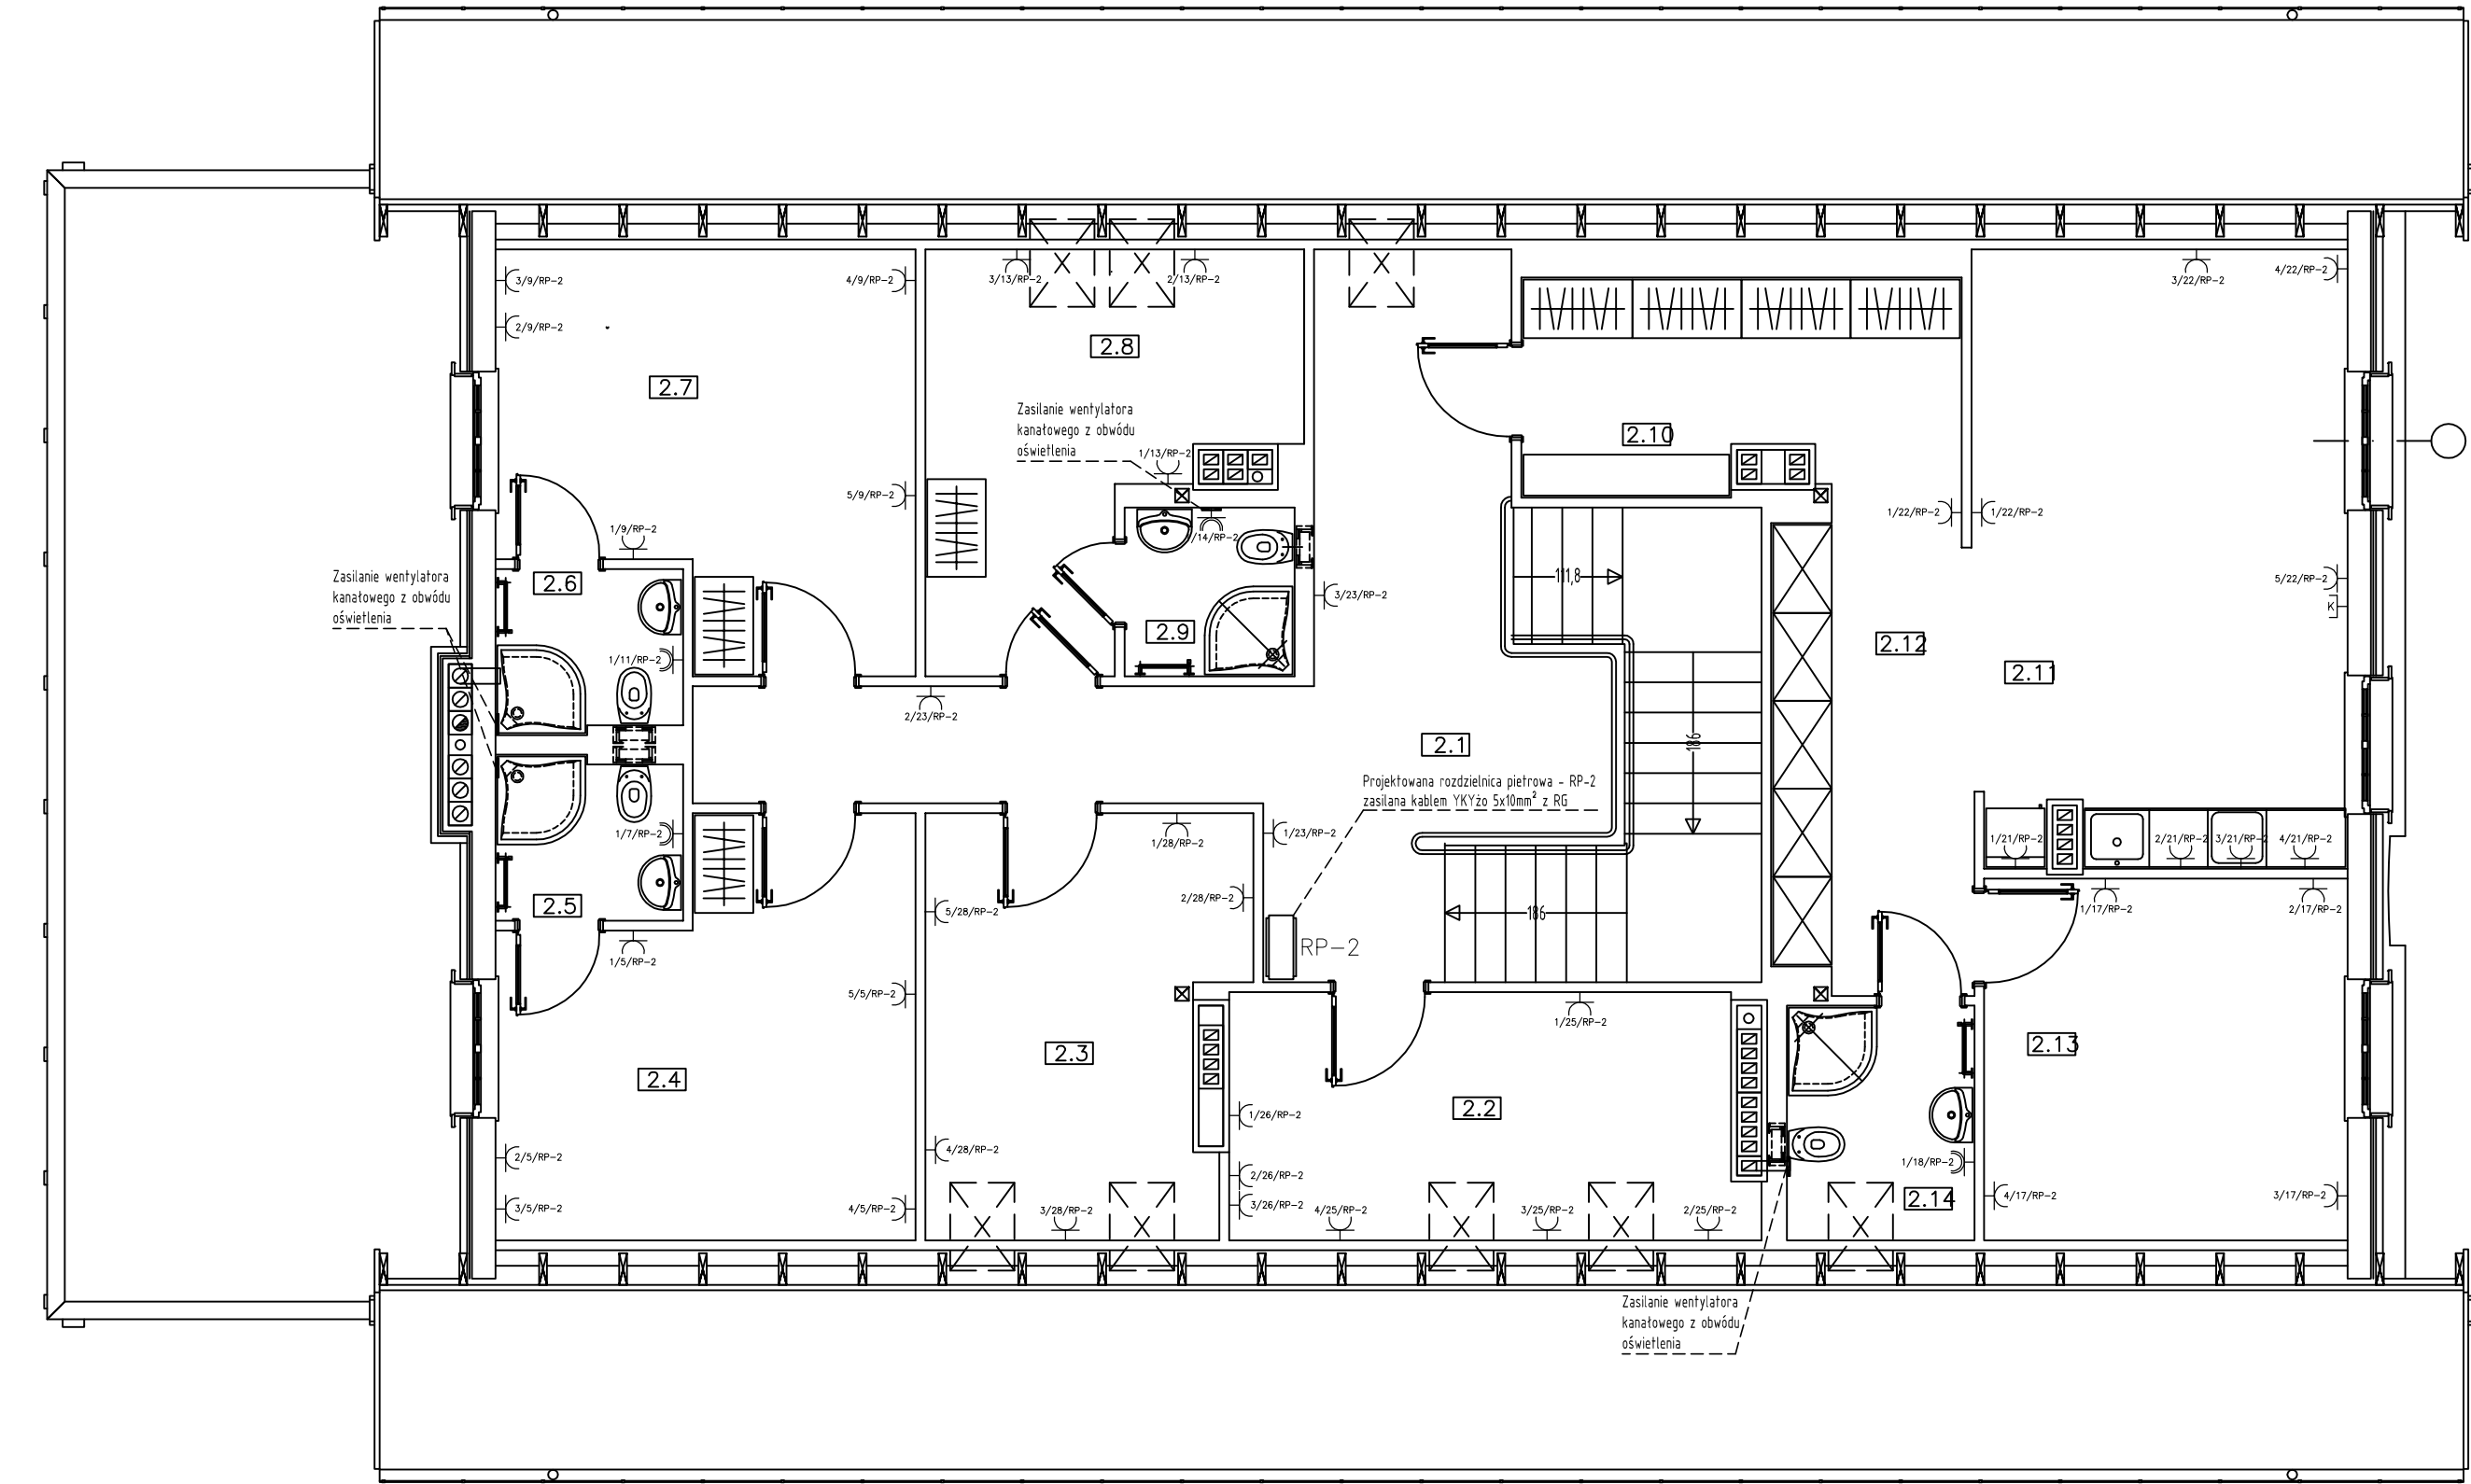

LEGENDA:			
	Gniazdo podtynkowe 1x230V 16A/Z IP20		PROJEKTOWANA ROZDZIELNICA KOTŁOWNI - RK
	Gniazdo podtynkowe 1x230V 16A/Z IP44		PROJEKTOWANA ROZDZIELNICA PIĘTROWA - RP-1
	Gniazdo 1x400V 16A/Z IP44		PROJEKTOWANA ROZDZIELNICA PIĘTROWA - RP-2
	GŁÓWNY WYŁĄCZNIK PRĄDY P.POŻ.		PROJEKTOWANA ROZDZIELNICA PIĘTROWA KUCHNI - RP-K
	PROJEKTOWANA GŁÓWNA ROZDZIELNICA ELEKTRYCZNA - RG		GŁÓWNY WYŁĄCZNIK PRĄDY KOTŁOWNI

		Przedsiębiorstwo "INWESTBUD" Sp. z o.o., 58-306 Wałbrzych, ul. Jaworowa 15a	
Projektant br. instalacje elektryczne:	mgr inż. Adam Hołysz	NBGP.V 7342/3/20/96	Data: 06.2012
Asystent br. instalacje elektryczne:	mgr inż. Krzysztof Leszczyński		
Sprawdzający br. instalacje elektryczne:	mgr inż. Przemysław Jaromin	157/DOŚ/03	Stadium: PW
Zadanie:	Budowa budynku obsługi ruchu turystycznego wraz z budową infrastruktury technicznej w ramach zadania "Ośrodek Sportowo – Rekreacyjny "Dzikowiec" w Boguszowie-Górcach: etap I – budowa kompletnej używanej kolei krzesełkowej na zboczu góry Dzikowiec w Boguszowie Górcach, etap II – budowa infrastruktury niezbędnej do obsługi kolei krzesełkowej na zboczu góry Dzikowiec w Boguszowie – Górcach".		Skala: 1:50
Inwestor:	Gmina Boguszków–Gorce Pl. Odrodzenia 1, 58–370 Boguszków–Gorce		Nr rys.: 4/IE
Tytuł rys.:	Plan instalacji gniazd wtykowych budynku obsługi ruchu turystycznego – rzut II piętra		
Zastrzegam wszelkie prawa wynikające z Ustawy o prawie autorskim. Rysunek niniejszy nie może być w całości lub w części przysyłany, kopiowany lub oddzielany komputeryzacji, bez pisemnej zgody firmy projektowej			