


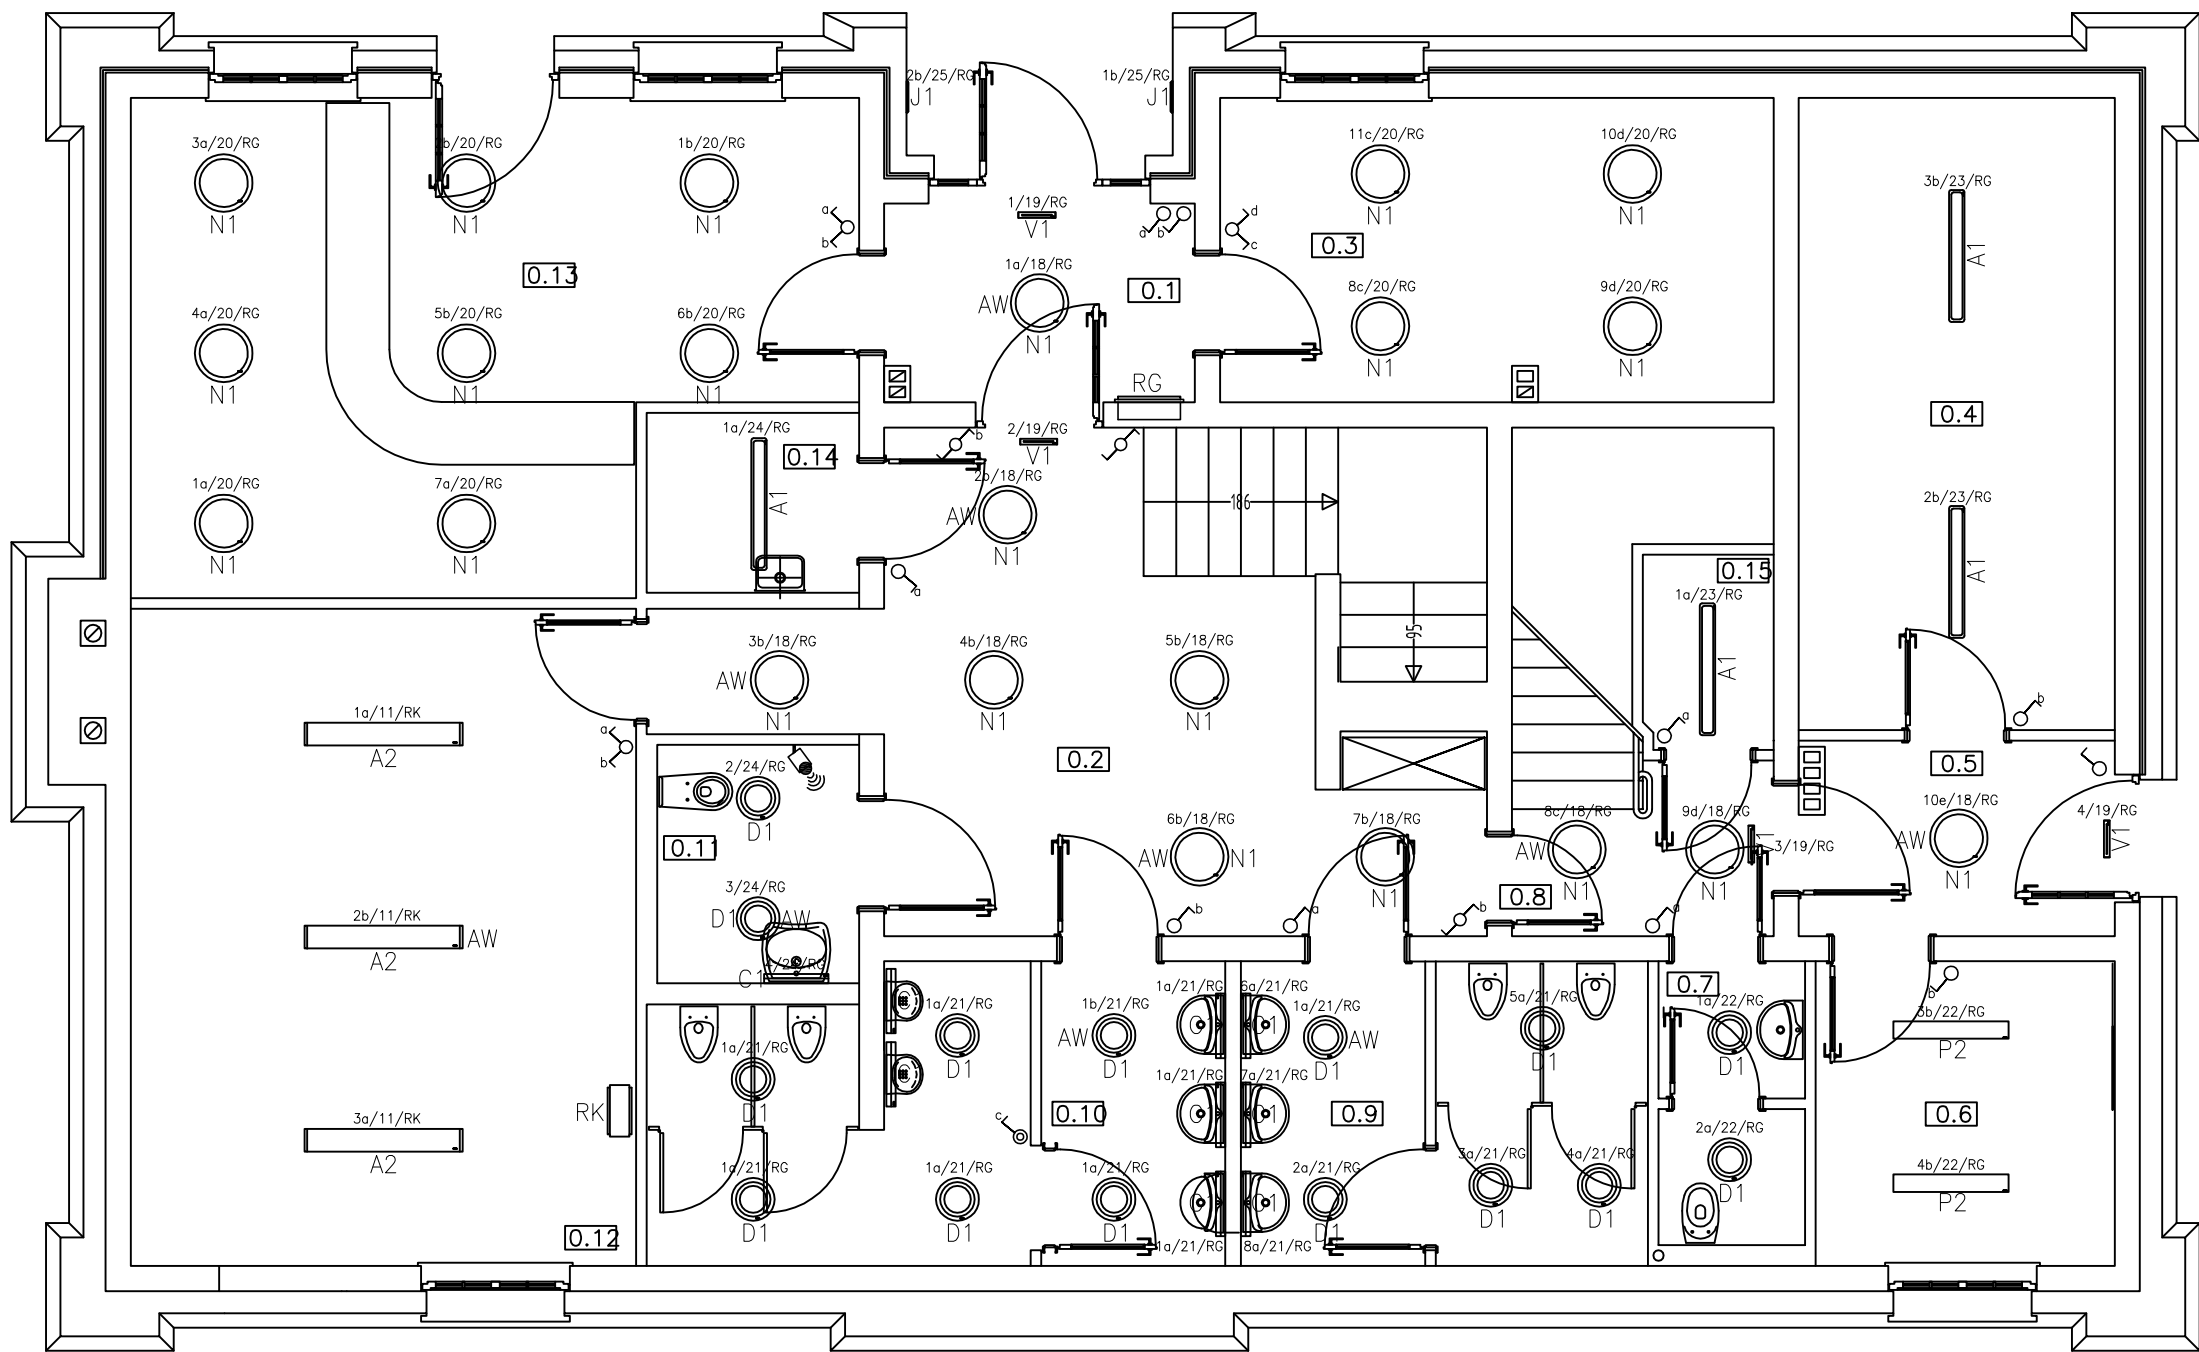

LEGENDA:			
	AQUAFORCE2 2x28W T16 HF, prod. THORN.		PLAZORA L 26W TC-D, prod. THORN.
	CORRFORCE2 2x49W T16 HF, prod. THORN.		TEFEM LUM 2x49W DMB, prod. THORN.
	CORRFORCE2 2x28W T16 HF, prod. THORN.		VOYAGER ALU LED, prod. THORN.
	CMI 1x14W HF, prod. THORN.		VOYAGER LED AREA MCE E3M WH, prod. THORN.
	DANUBE 2x26w TC-DEL HF OP RD L AL WH, prod. THORN.		ZYRANDOL OZDOBNY W POKOJACH
	GARBO P 2x24W TC-L HF, prod. THORN.		OPRAWA KINKIETOWA IP44
	JALON 1x26W TC-D GR, prod. THORN.		moduł awaryjny PZA 2H, prod. THORN.
	NOVALINE 3x26w TC-DEL HF, prod. THORN.		łącznik krzyżowy
	PRISMA 2x49W HF OP, prod. THORN.		łącznik schodowy
	PRISMA 2x28W HF OP, prod. THORN.		łącznik jednobiegowy
	łącznik bistabilny		łącznik świecznikowy
	AQUAFORCE2 2x36W T26 HF, prod. THORN.		czujnik ruchu sufitowy 360 stopni – FV-ELSEND

		Przedsiębiorstwo "INWESTBUD" Sp. z o.o., 58-306 Wałbrzych, ul. Jaworowa 15a	
Projektant br. instalacje elektryczne:	mgr inż. Adam Holysz	NBGP.V 7342/3/20/96	Data: 06.2012
Asystent br. instalacje elektryczne:	mgr inż. Krzysztof Leszczyński		Stadium: PW
Sprawdzający br. instalacje elektryczne:	mgr inż. Przemysław Jaromin	157/DOŚ/03	
Zadanie:	Budowa budynku obsługi ruchu turystycznego wraz z budową infrastruktury technicznej w ramach zadania "Ośrodek Sportowo – Rekreacyjny "Dzikowiec" w Boguszowie-Górach: etap I – budowa kompletnej używanej kolei krzesełkowej na zboczu góry Dzikowiec w Boguszowie Górach, etap II – budowa infrastruktury niezbędnej do obsługi kolei krzesełkowej na zboczu góry Dzikowiec w Boguszowie – Górach".		Skala: 1:50
Inwestor:	Gmina Boguszków–Gorce Pl. Odrodzenia 1, 58–370 Boguszków–Gorce		Nr rys.: 5/E
Tytuł rys.:	Plan instalacji oświetlenia budynku obsługi ruchu turystycznego – rzut parteru		
Zastrzegam sobie wszelkie prawa wynikające z Ustawy o prawie autorskim. Rysunek niniejszy nie może być w całości lub w części przysyłany, kopiowany lub oddzielony kolumnami, bez pisemnej zgody firmy projektowej.			