


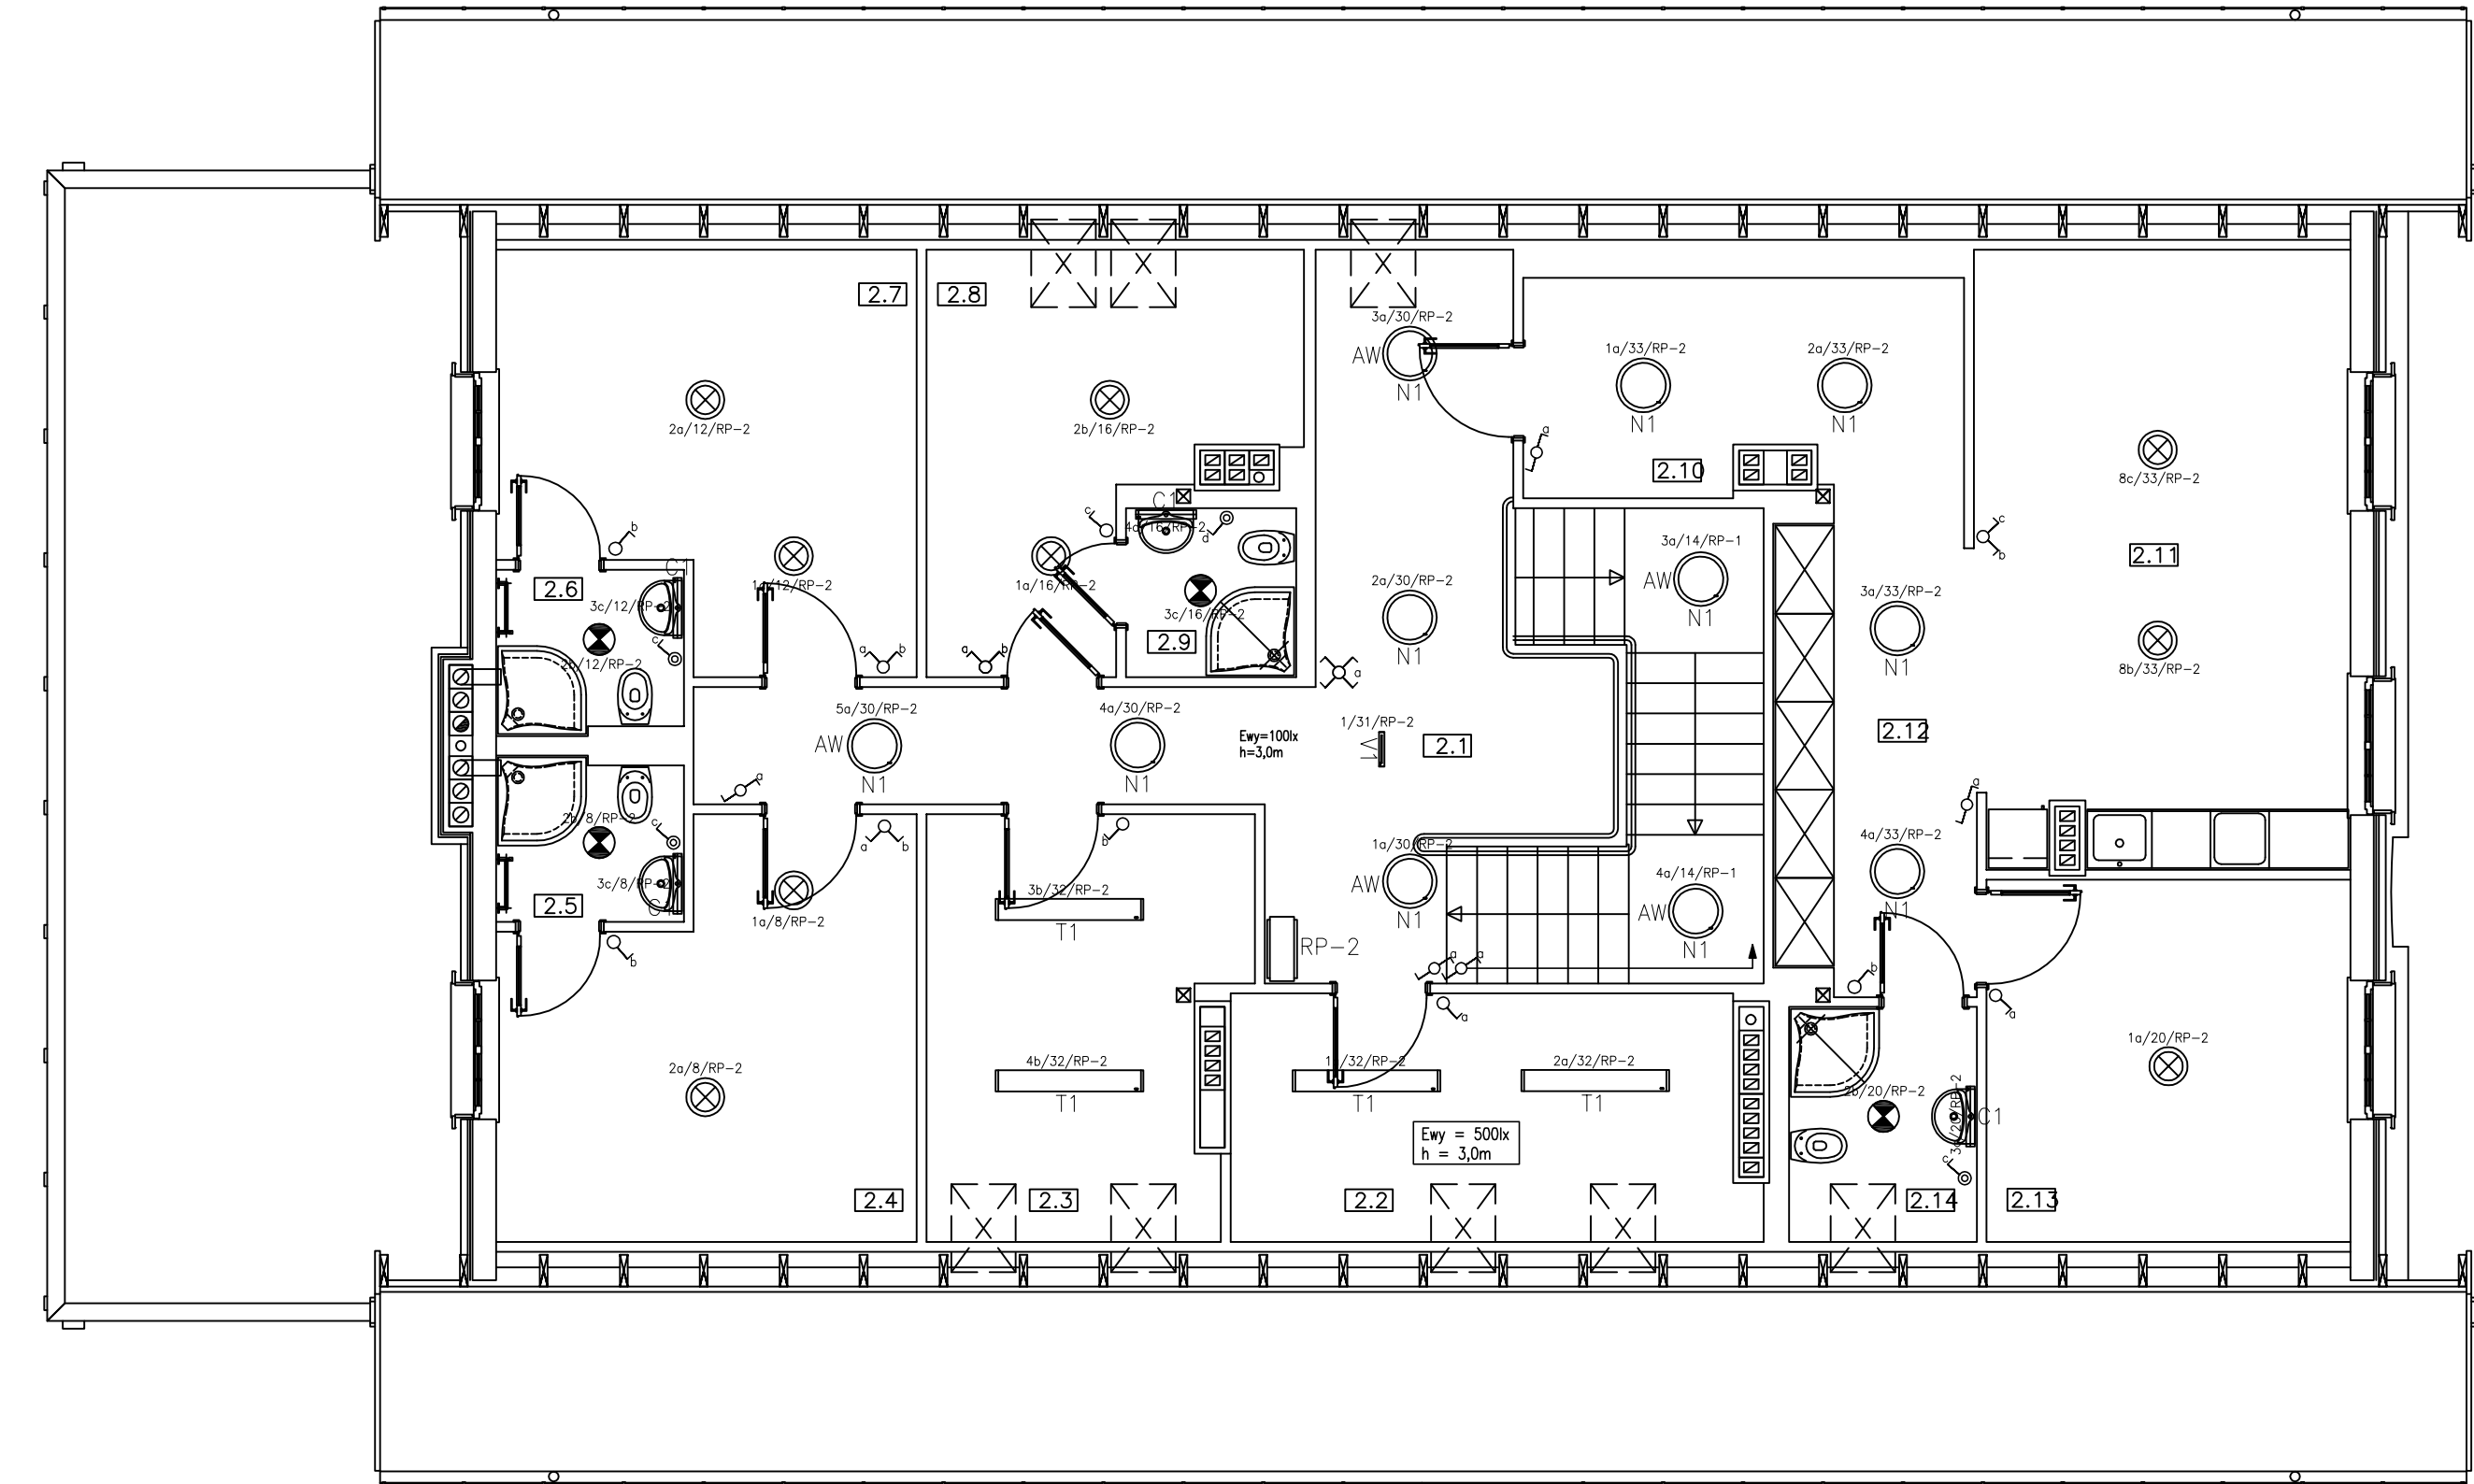

LEGENDA:			
	AQUAFORCE2 2x28W T16 HF, prod. THORN.		PLAZORA L 26W TC-D, prod. THORN.
	CORRFORCE2 2x49W T16 HF, prod. THORN.		TEFEM LUM 2X49W DMB, prod. THORN.
	CORRFORCE2 2x28W T16 HF, prod. THORN.		VOYAGER ALU LED, prod. THORN.
	CM1 1x14W HF, prod. THORN.		VOYAGER LED AREA MCE E3M WH, prod. THORN.
	DANUBE 2x26w TC-DEL HF OP RD L AL WHI, prod. THORN.		ZYRANDOL OZDOBNY W POKOJACH
	GARBO P 2X24W TC-L HF, prod. THORN.		OPRAWA KINKIETOWA IP44
	JALON 1x26W TC-D GR, prod. THORN.		moduł awaryjny PZA 2H, prod. THORN.
	NOVALINE 3x26W TC-DEL HF, prod. THORN.		łącznik krzyżowy
	PRISMA 2X49W HF CP, prod. THORN.		łącznik schodowy
	PRISMA 2X28W HF CP, prod. THORN.		łącznik jednobiegunowy
	łącznik bistabilny		łącznik świecznikowy
	czujnik ruchu sufitowy 360 stopni – FV–ELSEND		

		Przedsiębiorstwo "INWESTBUD" Sp. z o.o., 58-306 Walbrzych, ul. Jaworowa 15a	
Projektant br. instalacje elektryczne:	mgr inż. Adam Hołysz	NBGP.V 7342/3/20/96	Data: 06.2012
Asystent br. instalacje elektryczne:	mgr inż. Krzysztof Leszczyński		
Sprawdzający br. instalacje elektryczne:	mgr inż. Przemysław Jaromin	157/D0Ś/03	Stadium: PW
Zadanie:	Budowa budynku obsługi ruchu turystycznego wraz z budową infrastruktury technicznej w ramach zadania "Ośrodek Sportowo – Rekreacyjny "Dzikowiec" w Boguszowie-Górcach: etap I – budowa kompletnej używanej kolei krzesełkowej na zboczach góry Dzikowiec w Boguszowie Górcach, etap II – budowa infrastruktury niezbędnej do obsługi kolei krzesełkowej na zboczach góry Dzikowiec w Boguszowie – Górcach".		Skala: 1:50
Inwestor:	Gmina Boguszów-Gorce Pl. Odrodzenia 1, 58-370 Boguszów-Gorce		Nr rys.: 7/I
Tytuł rys.:	Plan instalacji oświetlenia budynku obsługi ruchu turystycznego – rzut II piętra		
Zastrzegam sobie wszelkie prawa wynikające z ustawy o prawie autorskim. Rysunek niniejszy nie może być w całości lub w części przysyłany, kopiowany lub w inny sposób rozpowszechniany bez pisemnej zgody firmy projektowej.			