


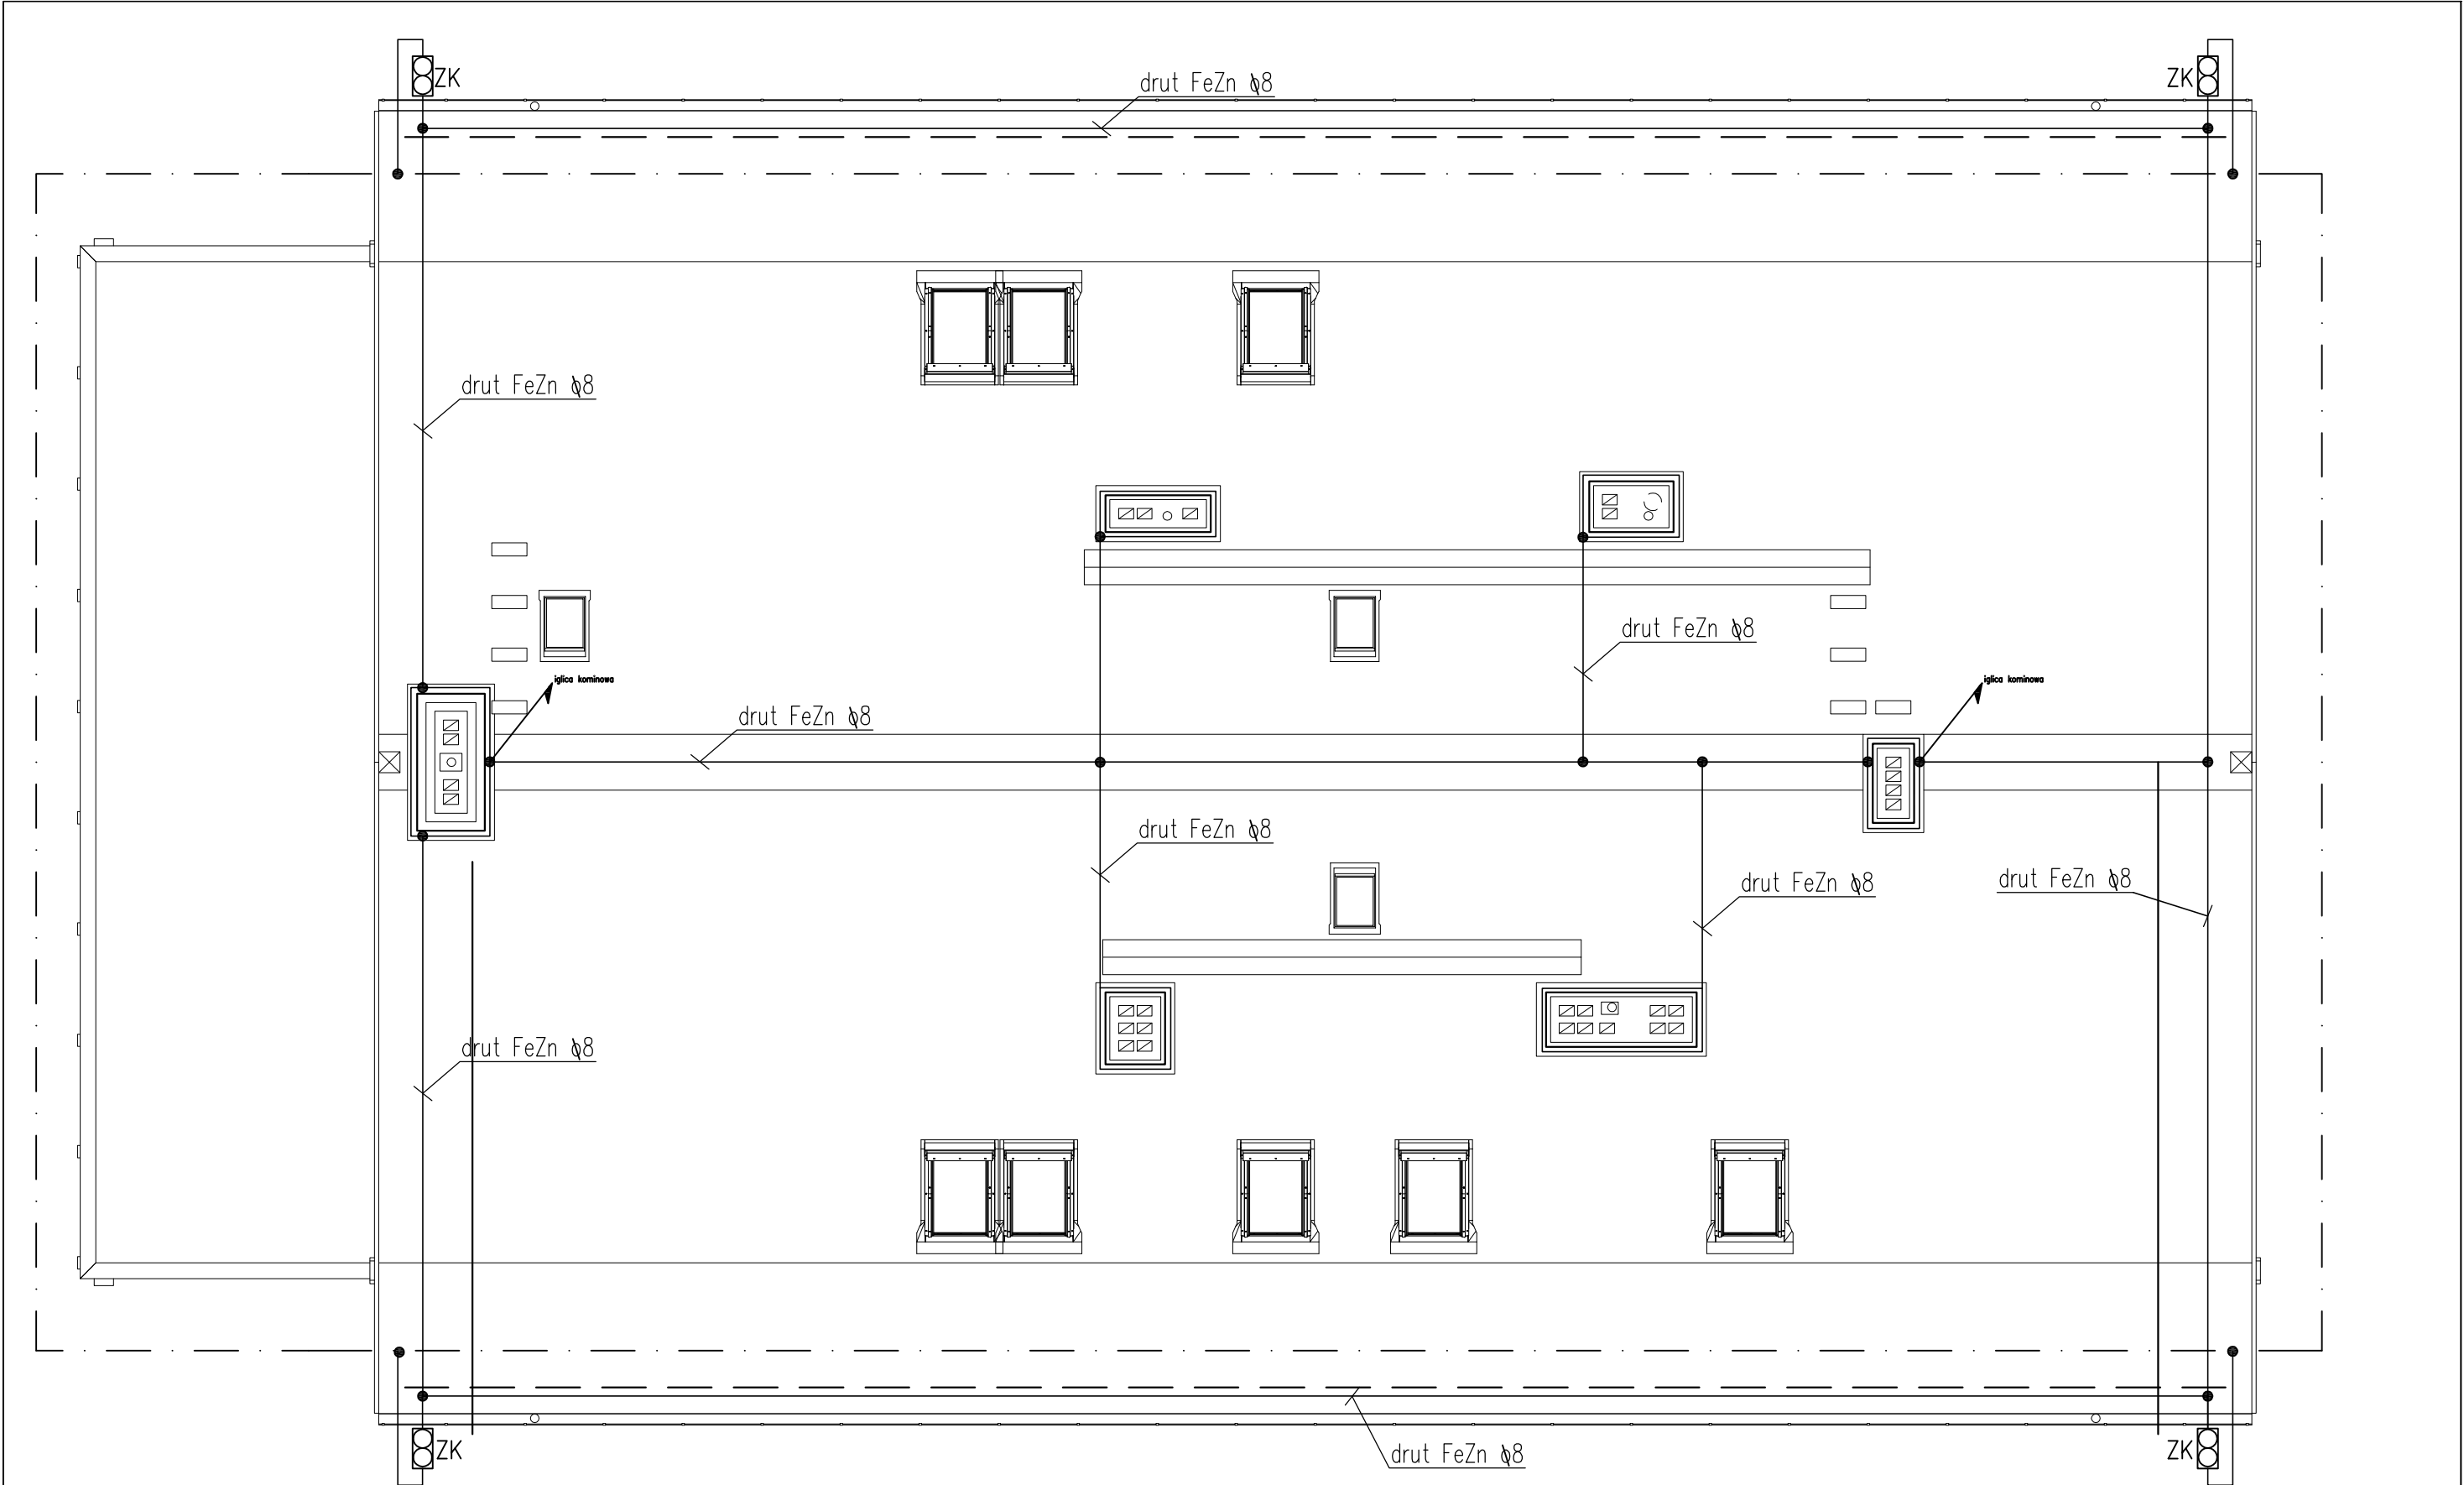

- Uwaga!
- zwody poziome niskie wykonać z drutu FeZn Ø8mm,
 - zwody niskie na kalenicy dachu mocować na uchwytych gasiowrowych,
 - zwody niskie na połaci dachu mocować na uchwytych tzw. pod dachówką,
 - przewody odprowadzające wykonać z drutu FeZn Ø8mm,
 - przewody odprowadzające wykonać jako naprężone stując kotwy rurowe i "oczka-hak" od strony przewodu uziomowego
 - połączyć kominy, rynny i inne części metalowe do instalacji odgromowej dachu,
 - złącza kontrolne zabudować w typowych puszkach gruntowych,
 - połączyć koniny, rynny i inne części metalowe na dachu do instalacji odgromowej,
 - bednarke FeZn 30x4mm układać w odległości min. 1m od budynku na głębokości min. 0.6m

		Przedsiębiorstwo "INWESTBUD" Sp. z o.o., 58-306 Walbrzych, ul. Jaworowa 15a		
Projektant br. instalacje elektryczne:	mgr inż. Adam Hołysz	NBGP.V 7342/3/20/96		Data: 06.2012
Asystent br. instalacje elektryczne:	mgr inż. Krzysztof Leszczyński			Stadium: PW
Sprawdzający br. instalacje elektryczne:	mgr inż. Przemysław Jaromin	157/D05/03		
Zadanie:	Budowa budynku obsługi ruchu turystycznego wraz z budową infrastruktury technicznej w ramach zadania "Ośrodek Sportowo – Rekreacyjny "Dzikowiec" w Bogusławie-Górcach: etap I – budowa kompletnej używanej kolei krzesełkowej na zboczu góry Dzikowiec w Bogusławie Górcach, etap II – budowa infrastruktury niezbędnej do obsługi kolei krzesełkowej na zboczu góry Dzikowiec w Bogusławie – Górcach".			Skala: 1:50
Inwestor:	Gmina Bogusław-Gorce Pl. Odrodzenia 1, 58–370 Bogusław-Gorce			Nr rys.: 8/IE
Tytuł rys.:	Plan instalacji odgromowej i uziemienia budynku obsługi ruchu turystyczne.– rzut dachu			
Zastrzegam się wszelkie prawa wynikające z Ustawy o prawie autorskim. Rysunek niniejszy nie może być w całości lub w części przysyłany, użyczany lub oddawany komukolwiek, bez pisemnej zgody firmy projektowej.				