


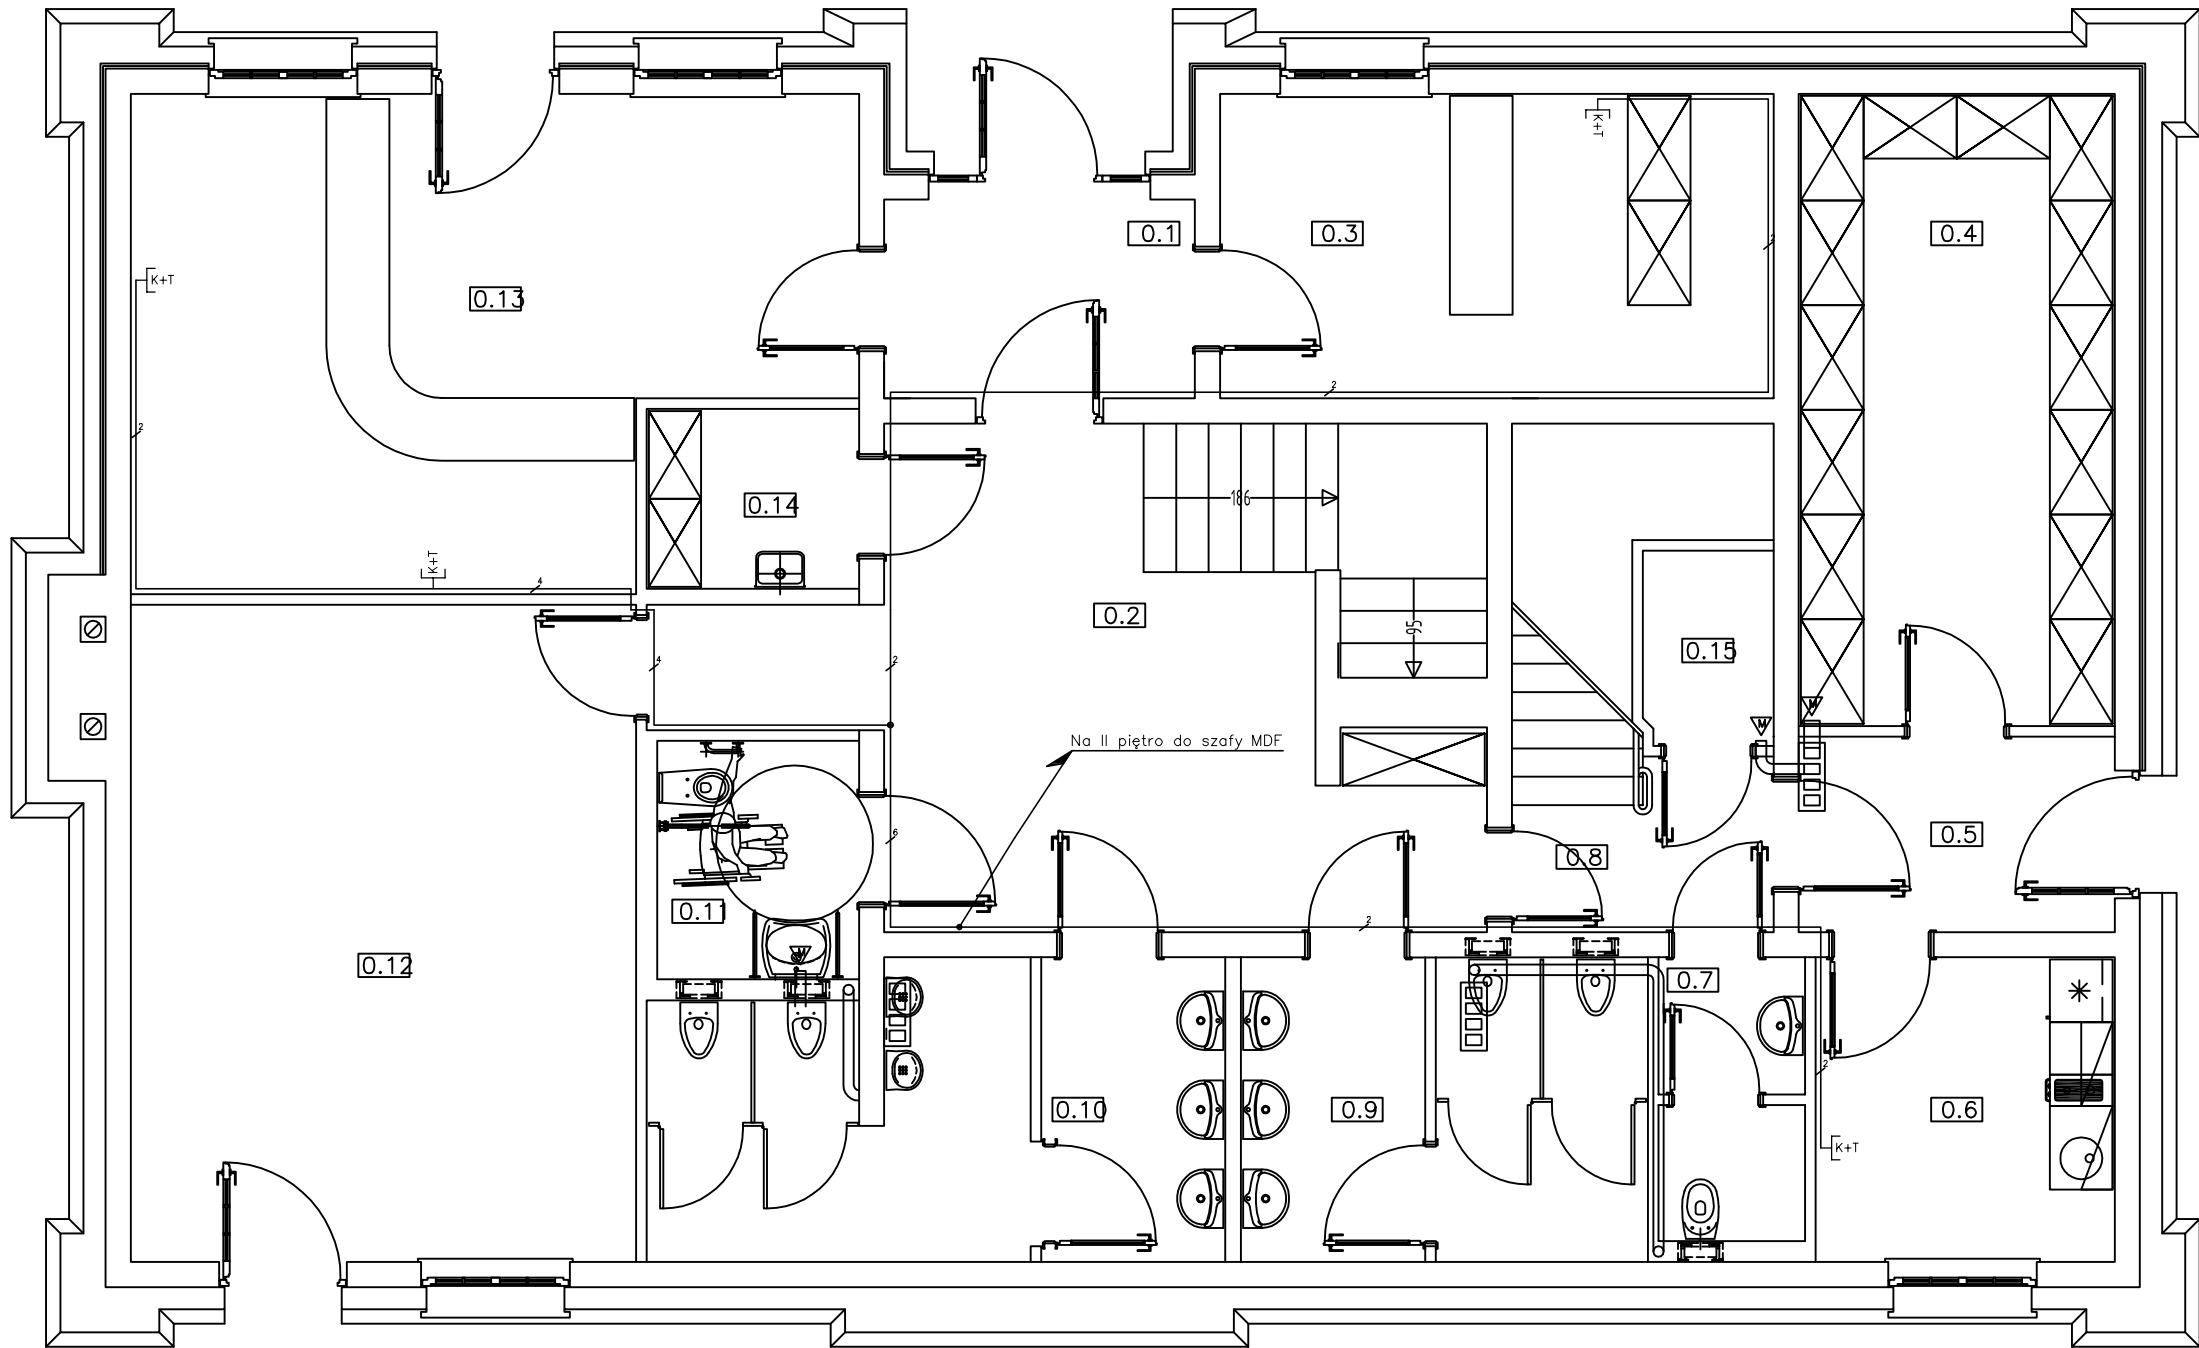

LEGENDA:	
	Okna strukturalne 2x1,45 kat. 5e
	Szafa krosownicza 19" 16U (wyposażenie wg. schematu)
	główny TV-RO-SAT
	Kamera SDC-415 w obudowie SDH 20 z uchwytem montującym
	Kabel UTP/FTPcat5e
	Przewód VAP 75-0,59/3,7+2x0,5
	Przewód koncentryczny R059
	Stacja bazowa telewizji dozorowej wg. zestawienia w cz. opisowej

		Przedsiębiorstwo "INWESTBUD" Sp. z o.o., 58-306 Wałbrzych, ul. Jaworowa 15a		
Projektant br.instalacje elektryczne:	mgr inż. Adam Hołysz	NBGP.V 7342/3/20/96		Data: 06.2012
Asystent br.instalacje elektryczne:	mgr inż. Krzysztof Leszczyński			
Sprawdzający br.instalacje elektryczne:	mgr inż. Przemysław Jaromin	157/D0Ś/03		Stadium: PW
Zadanie:	Budowa budynku obsługi ruchu turystycznego wraz z budową infrastruktury technicznej w ramach zadania "Ośrodek Sportowo – Rekreacyjny "Dzikowiec" w Bogusławie-Górcach: etap I – budowa kompletnej używanej kolei krzesełkowej na zboczu góry Dzikowiec w Bogusławie-Górcach, etap II – budowa infrastruktury niezbędnej do obsługi kolei krzesełkowej na zboczu góry Dzikowiec w Bogusławie – Górcach".			Skala: 1:50
Inwestor:	Gmina Bogusław-Gorce Pl. Odrodzenia 1, 58–370 Bogusław-Gorce			
Tytuł rys.:	Plan instalacji niskoprądowych budynku obsługi ruchu turystycznego – rzut parteru			Nr rys.: 9/E
Zastrzegam wszelkie prawa wynikające z Ustawy o prawie autorskim. Rysunek niniejszy nie może być w całości lub w części przysyłany, udupiewniony lub oddzielony komercyjnie, bez pisemnej zgody firmy projektowej				