


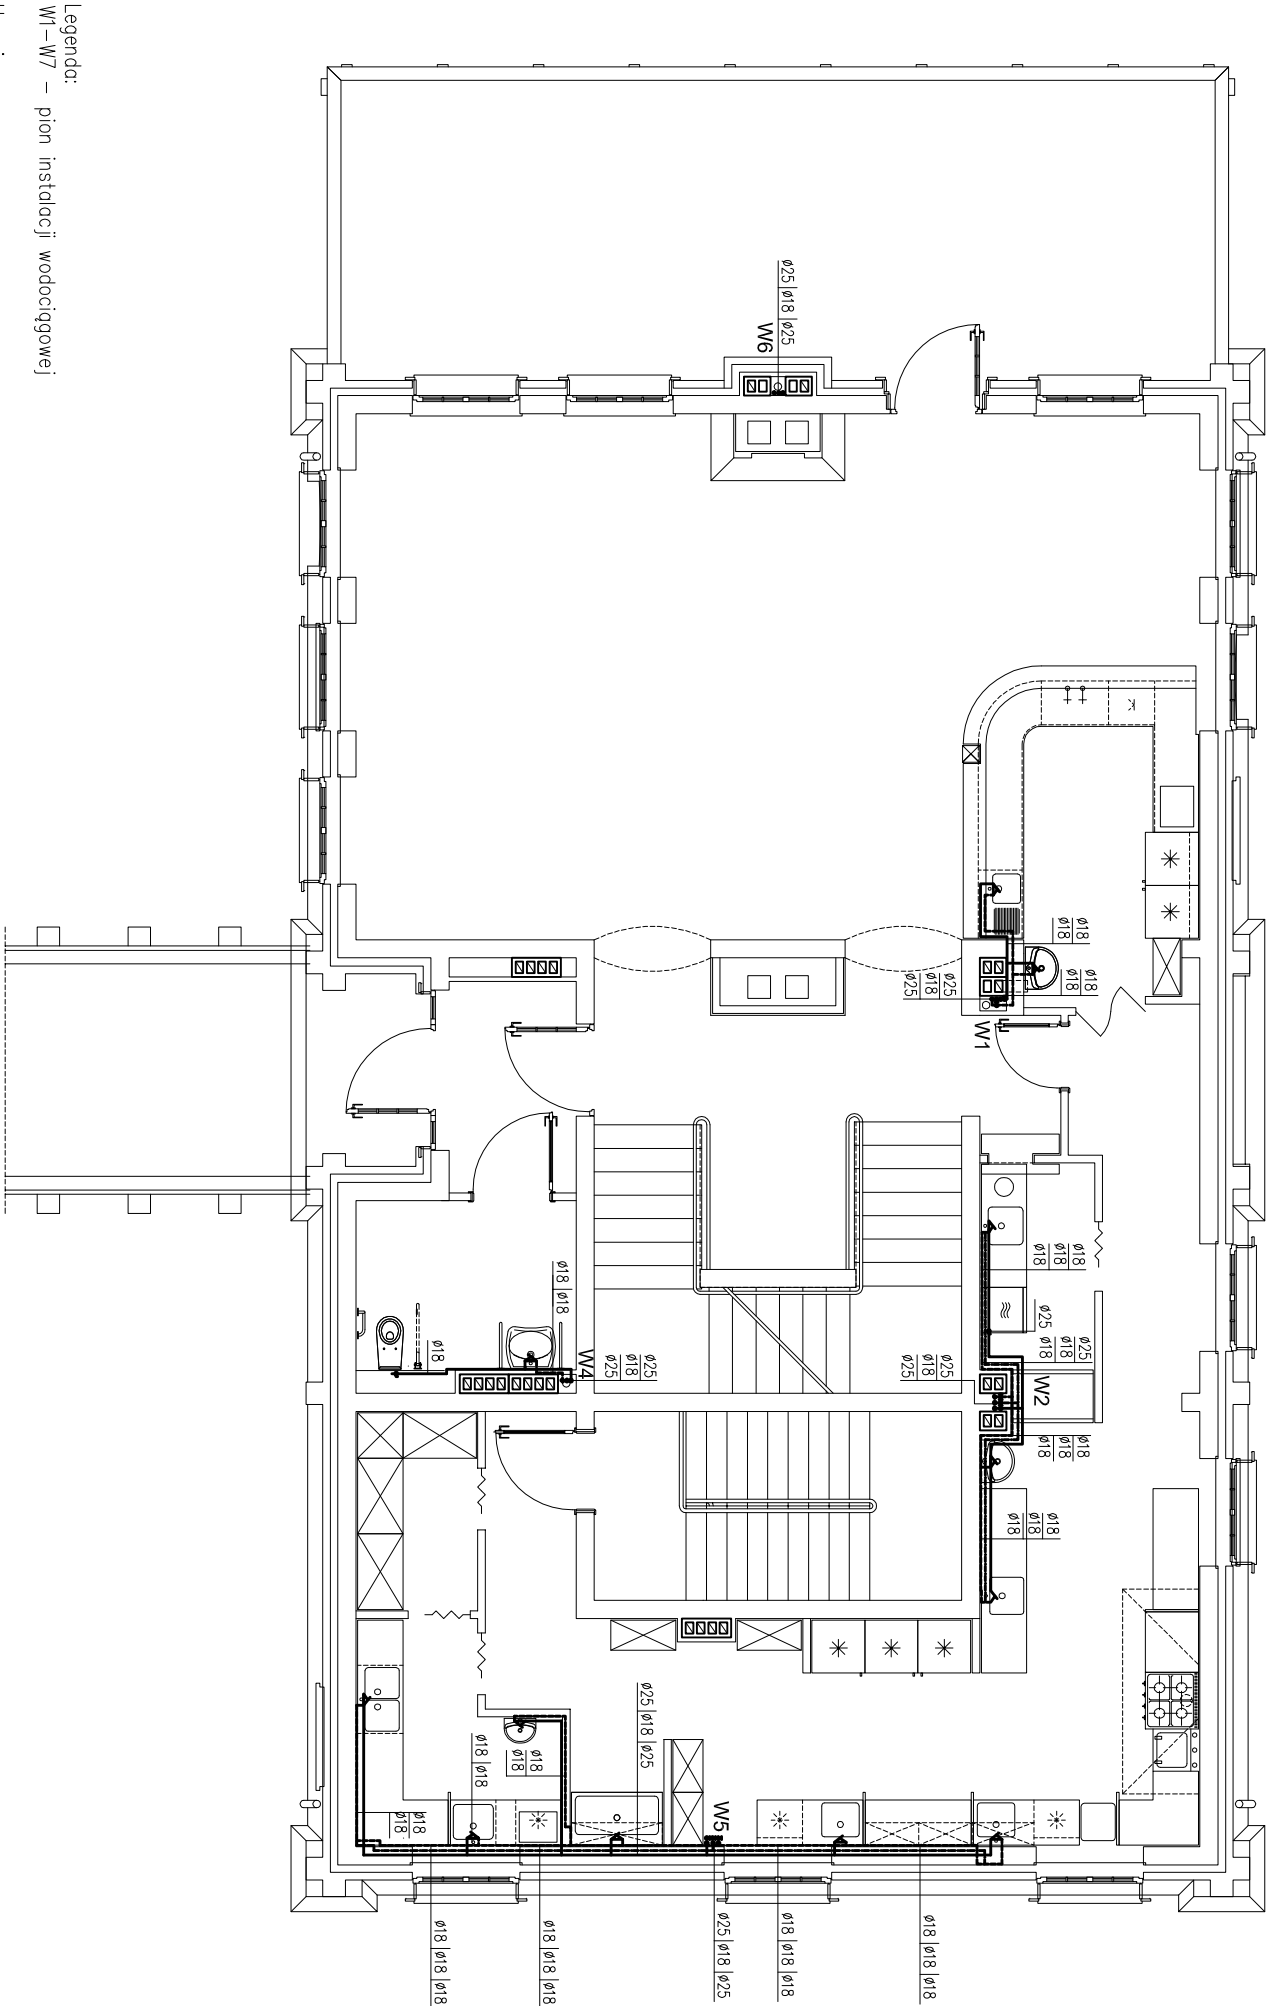

Legenda:
W1–W7 – pion instalacji wodociągowej

- Uwagi:
1. Instalację wody zimnej, ciepłej wykonać z rur typu PE–Xc bez osłon antydyfuzyjnych firmy KAN o następujących średnicach:
 - Ø18 – Ø18x2,5
 - Ø25 – Ø25x3,5
 - Ø32 – Ø32x4,4
 - z rur typu PE–RT/AI/PE–HD Multi Universal firmy KAN o następujących średnicach:
 - Ø40 – Ø40x3,5
 - z rur typu PE–X/AI/PE–X Multi Universal firmy KAN o następujących średnicach:
 - Ø50 – Ø50x4
 - Ø63 – Ø63x4,5
 2. Instalację wodociągową prowadzić w brzdach ścian oraz w stropach podwieszanych
 3. Instalację wodociągową wykonać poprzez połączenia w systemie KAN–therm Push od średnic: Ø18x2,5–Ø32x4,4 oraz w systemie KAN–therm Press od średnic: Ø40x3,5 – Ø63x4,5.

— woda zimna
— woda ciepła
- - - woda cyrkulacyjna



Przedsiębiorstwo "INWESTBUD" Sp. z o.o.,
58-306 Walbrzych, ul. Jaworowa 15a

Projektant:	inż. Karol Grzondziel	347/00/DUW	Data: 06.2012
Asystenci:	mgr inż. Maciej Rogowski		
Sprawdzający:	mgr inż. Maciej Kurant	351/00/DUW	Stadium: PW
Temat:	Budowa budynku obsługi ruchu turystycznego wraz z budową infrastruktury technicznej w ramach zadania: "Ośrodek Sportowo – Rekreacyjny "Dzikowiec" w Boguszowie-Górcach: etap I – budowa kompletnej używanej kolei krzesełkowej na zboczu góry Dzikowiec w Boguszowie-Górcach, etap II – budowa infrastruktury niezbędnej do obsługi kolei krzesełkowej na zboczu góry Dzikowiec w Boguszowie – Górcach".		
Inwestor:	Gmina Miasto Boguszków–Gorce Plac Odrodzenia 1; 58–370 Boguszków–Gorce		Skala: 1:50
Tytuł rys.:	Rzut parteru – budynek obsługi ruchu turystycznego – instalacja wodociągowa – woda zimna, ciepła, cyrkulacyjna		
			Nr rys.: 12