


B-B

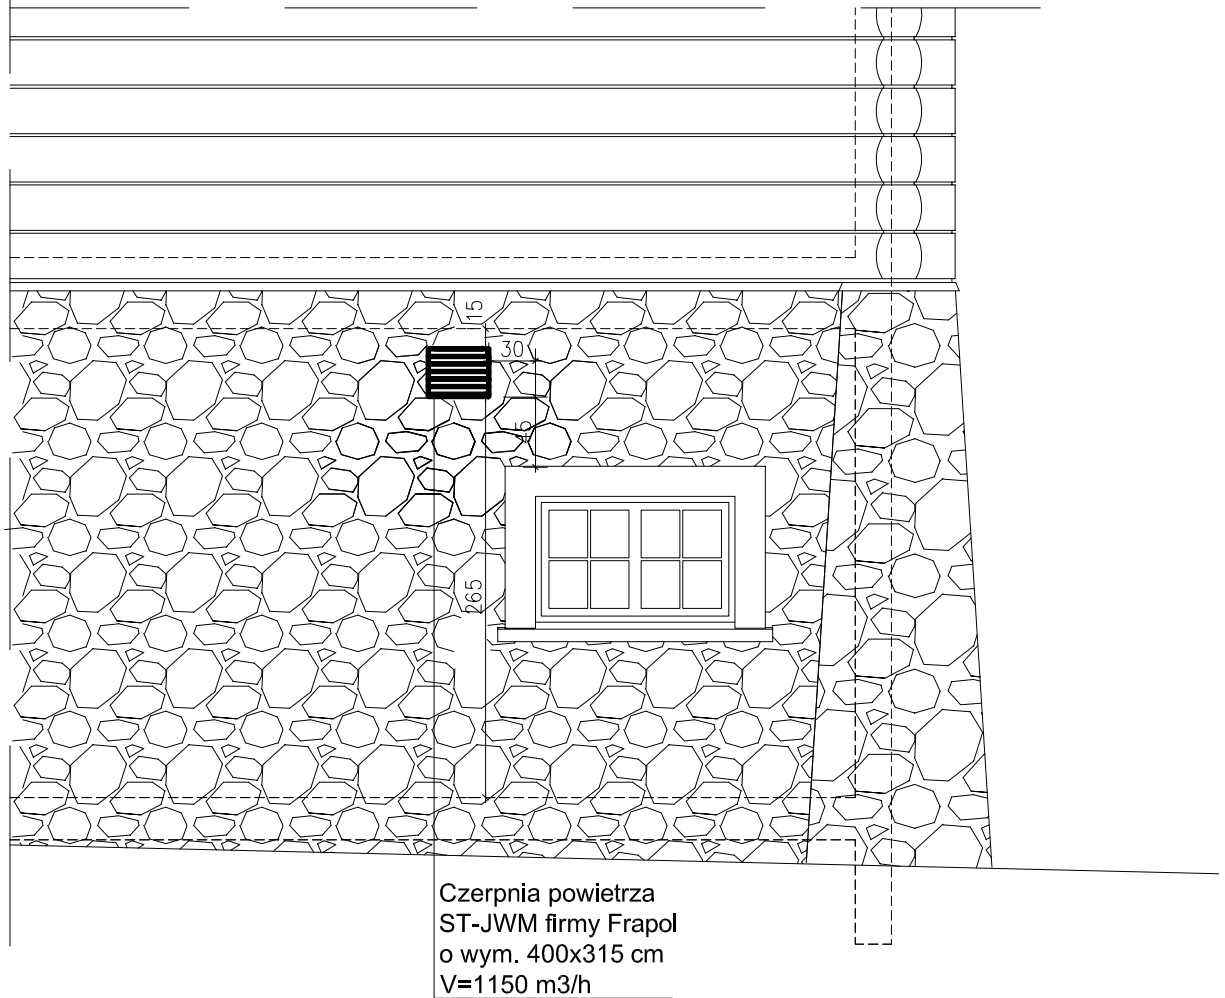

**Przedsiębiorstwo "INWESTBUD" Sp. z o.o.,
58-306 Wałbrzych, ul. Jaworowa 15a**

Projektant:	inż. Karol Grzondziel	347/00/DUW		Data: 06.2012
Asystenci:	mgr inż. Maciej Rogowski			
Sprawdzający:	mgr inż. Maciej Kurant	351/00/DUW		Stadium: PW
Temat:	Budowa budynku obsługi ruchu turystycznego wraz z budową infrastruktury technicznej w ramach zadania: "Ośrodek Sportowo – Rekreacyjny "Dzikowiec" w Boguszowie-Górcach: etap I – budowa kompletnej używanej kolei krzesiówkowej na zboczu góry Dzikowiec w Boguszowie Górcach, etap II – budowa infrastruktury niezbędnej do obsługi kolei krzesiówkowej na zboczu góry Dzikowiec w Boguszowie – Górcach".			Skala: 1: 50
Inwestor:	Gmina Miasto Boguszków-Gorce Plac Odrodzenia 1; 58-370 Boguszków-Gorce			Nr rys.: 24
Tytuł rys.:	Przekrój B-B – budynek obsługi ruchu turystycznego – instalacja wentylacji mechanicznej			