


C-C

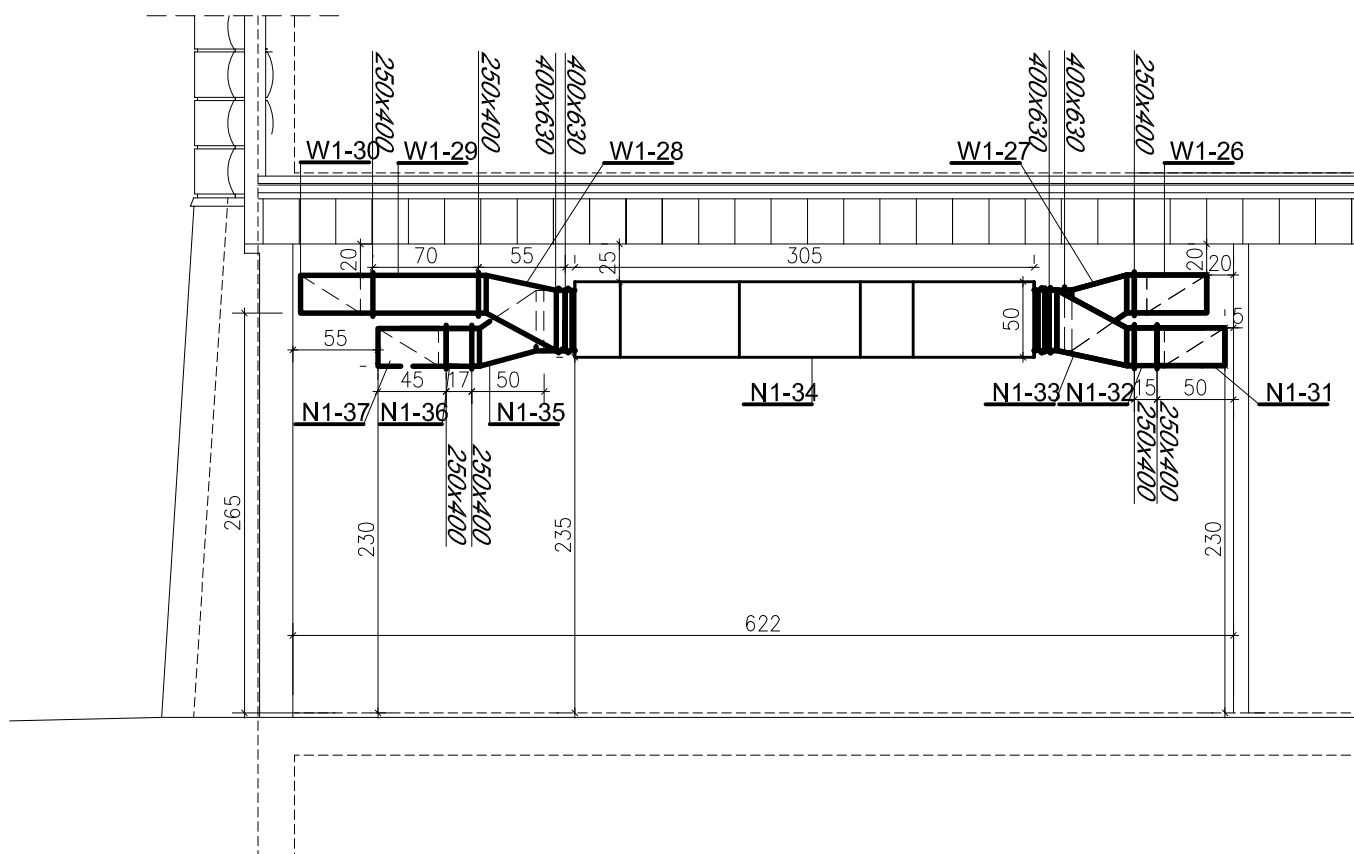

**Przedsiębiorstwo "INWESTBUD" Sp. z o.o.,
58-306 Wałbrzych, ul. Jaworowa 15a**

Projektant:	inż. Karol Grzondziel	347/00/DUW	Data: 06.2012
Asystenci:	mgr inż. Maciej Rogowski		
Sprawdzający:	mgr inż. Maciej Kurant	351/00/DUW	
Temat: Budowa budynku obsługi ruchu turystycznego wraz z budową infrastruktury technicznej w ramach zadania: "Ośrodek Sportowo – Rekreacyjny "Dzikowiec" w Boguszowie-Górcach; etap I – budowa kompletnej używanej kolei krzesiowej na zboczu góry Dzikowiec w Boguszowie Górcach, etap II – budowa infrastruktury niezbędnej do obsługi kolei krzesiowej na zboczu góry Dzikowiec w Boguszowie – Górcach".	Gmina Miasto Boguszów-Gorce Plac Odrodzenia 1; 58–370 Boguszów-Gorce		Stadium: PW
			Skala: 1: 50
			Nr rys.: 25
Tytuł rys.:	Przekrój C–C – budynek obsługi ruchu turystycznego – instalacja wentylacji mechanicznej		