


D-D

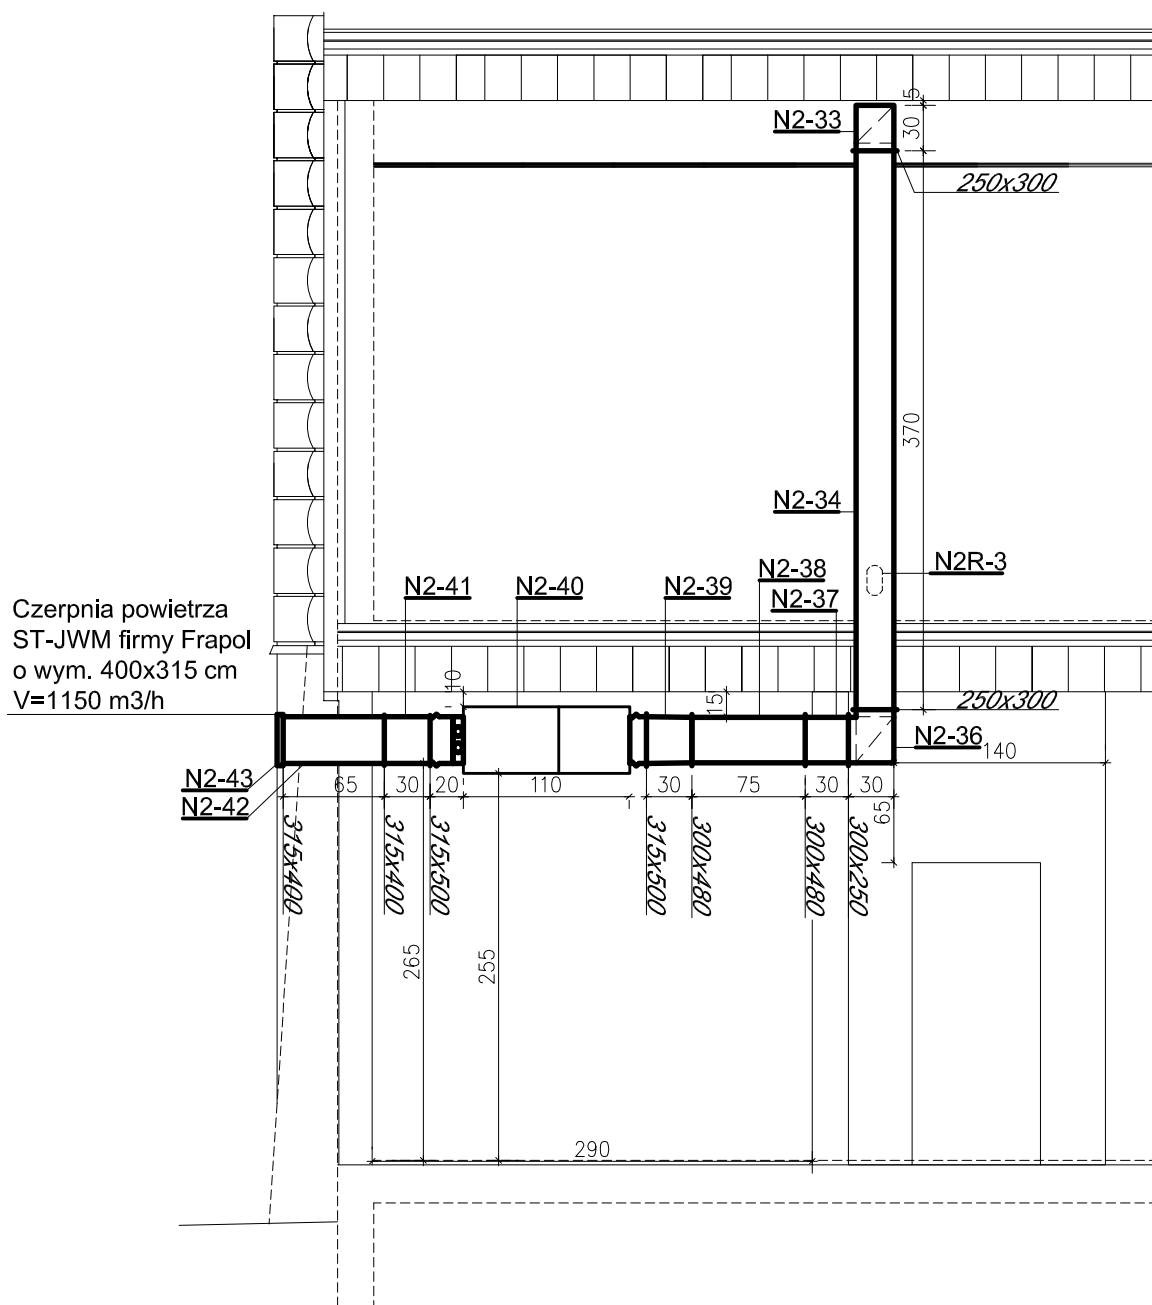

**Przedsiębiorstwo "INWESTBUD" Sp. z o.o.,
58-306 Wałbrzych, ul. Jaworowa 15a**

Projektant:	inż. Karol Grzondziel	347/00/DUW	Data: 06.2012
Asystenci:	mgr inż. Maciej Rogowski		
Sprawdzający:	mgr inż. Maciej Kurant	351/00/DUW	Stadium: PW
Temat:	Budowa budynku obsługi ruchu turystycznego wraz z budową infrastruktury technicznej w ramach zadania: "Ośrodek Sportowo – Rekreacyjny "Dzikowiec" w Boguszowie-Górcach: etap I – budowa kompletnej używanej kolei krzesiówkowej na zboczu góry Dzikowiec w Boguszowie Górcach, etap II – budowa infrastruktury niezbędnej do obsługi kolei krzesiówkowej na zboczu góry Dzikowiec w Boguszowie – Górcach".		Skala: 1: 50
Inwestor:	Gmina Miasto Boguszów-Gorce Plac Odrodzenia 1; 58-370 Boguszów-Gorce		Nr rys.: 26
Tytuł rys.:	Przekrój D-D – budynek obsługi ruchu turystycznego – instalacja wentylacji mechanicznej		