


E-E

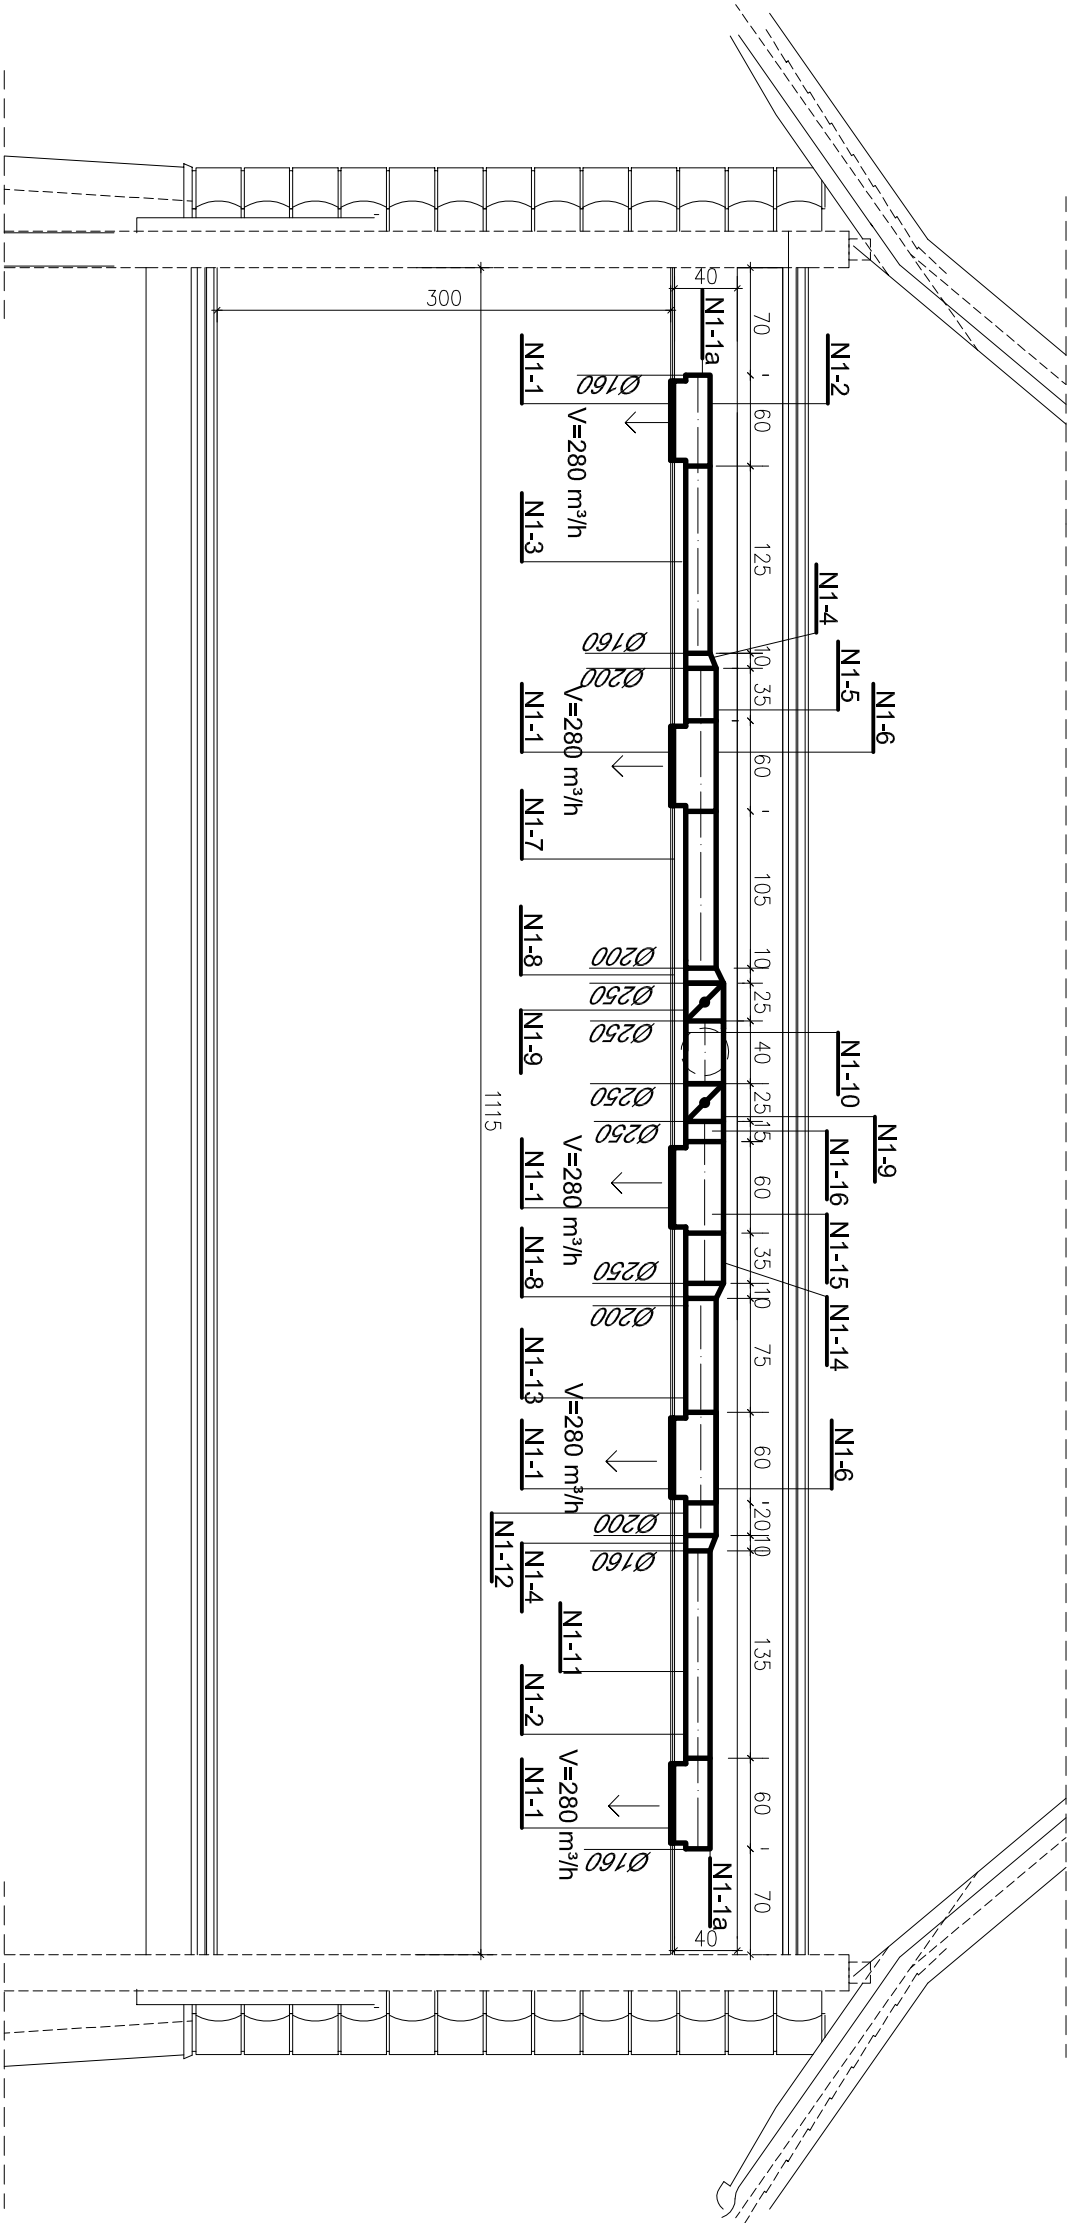



Przedsiębiorstwo "INWESTBUD" Sp. z o.o.
58-306 Walbrzych, ul. Jaworowa 15a

Projektant:	inż. Karol Grzondziel	82/005/08	Data: 06.2012	
Asystenci:	mgr inż. Maciej Rogowski			
Sprawdzający:	mgr inż. Maciej Kurant	351/00/DUW	Stadium: PW	
Temat:	Budowa budynku obsługi ruchu turystycznego wraz z budową infrastruktury technicznej w ramach zadania "Ośrodek Sportowo – Rekreacyjny "Dzikowiec" w Boguszkowie–Gorach: etap I – budowa kompletnej używanej kolei krzesełkowej na zboczach gór Dzikowiec w Boguszkowie Gorach, etap II – budowa infrastruktury niezbędnej do obsługi kolei krzesełkowej na zboczach gór Dzikowiec w Boguszkowie – Gorach".			
Inwestor:	Gmina Miasto Boguszków–Gorce Plac Odrodzenia 1; 58–370 Boguszków–Gorce			Skala: 1:50
Tytuł rys.:	Przekrój E–E – budynek obsługi ruchu turystycznego – instalacja wentylacji mechanicznej			
				Nr rys.: 27