


R3, R4–zespół rozdzielacza na profilu 1” do ogrzewania podłogowego z zaworami do sitowników i przepływomierzy (seria 75A) firmy KAN–therm (lub równoważny). Rozdzielacz na zasilaniu z wkładkami termostatycznymi, rozdzielacz na powrocie z wkładkami regulacyjnymi natężenia przepływu. Rozdzielacz na zasilaniu i na powrocie z naprzemienne rozmontowaniem króćcami wyjściowymi. Przed rozdzielaczem zamontować odpowiednie urządzenie oraz spust. Rozdzielacz zamontować na uchylkach dostarczanych przez producenta. Przyłącze rozdzielacza z gwintem wewnętrznym 1”, przyłącze do rur G3/4. Ilość króćców na rozdzielaczu R3= 8, na rozdzielaczu R4 = 6.

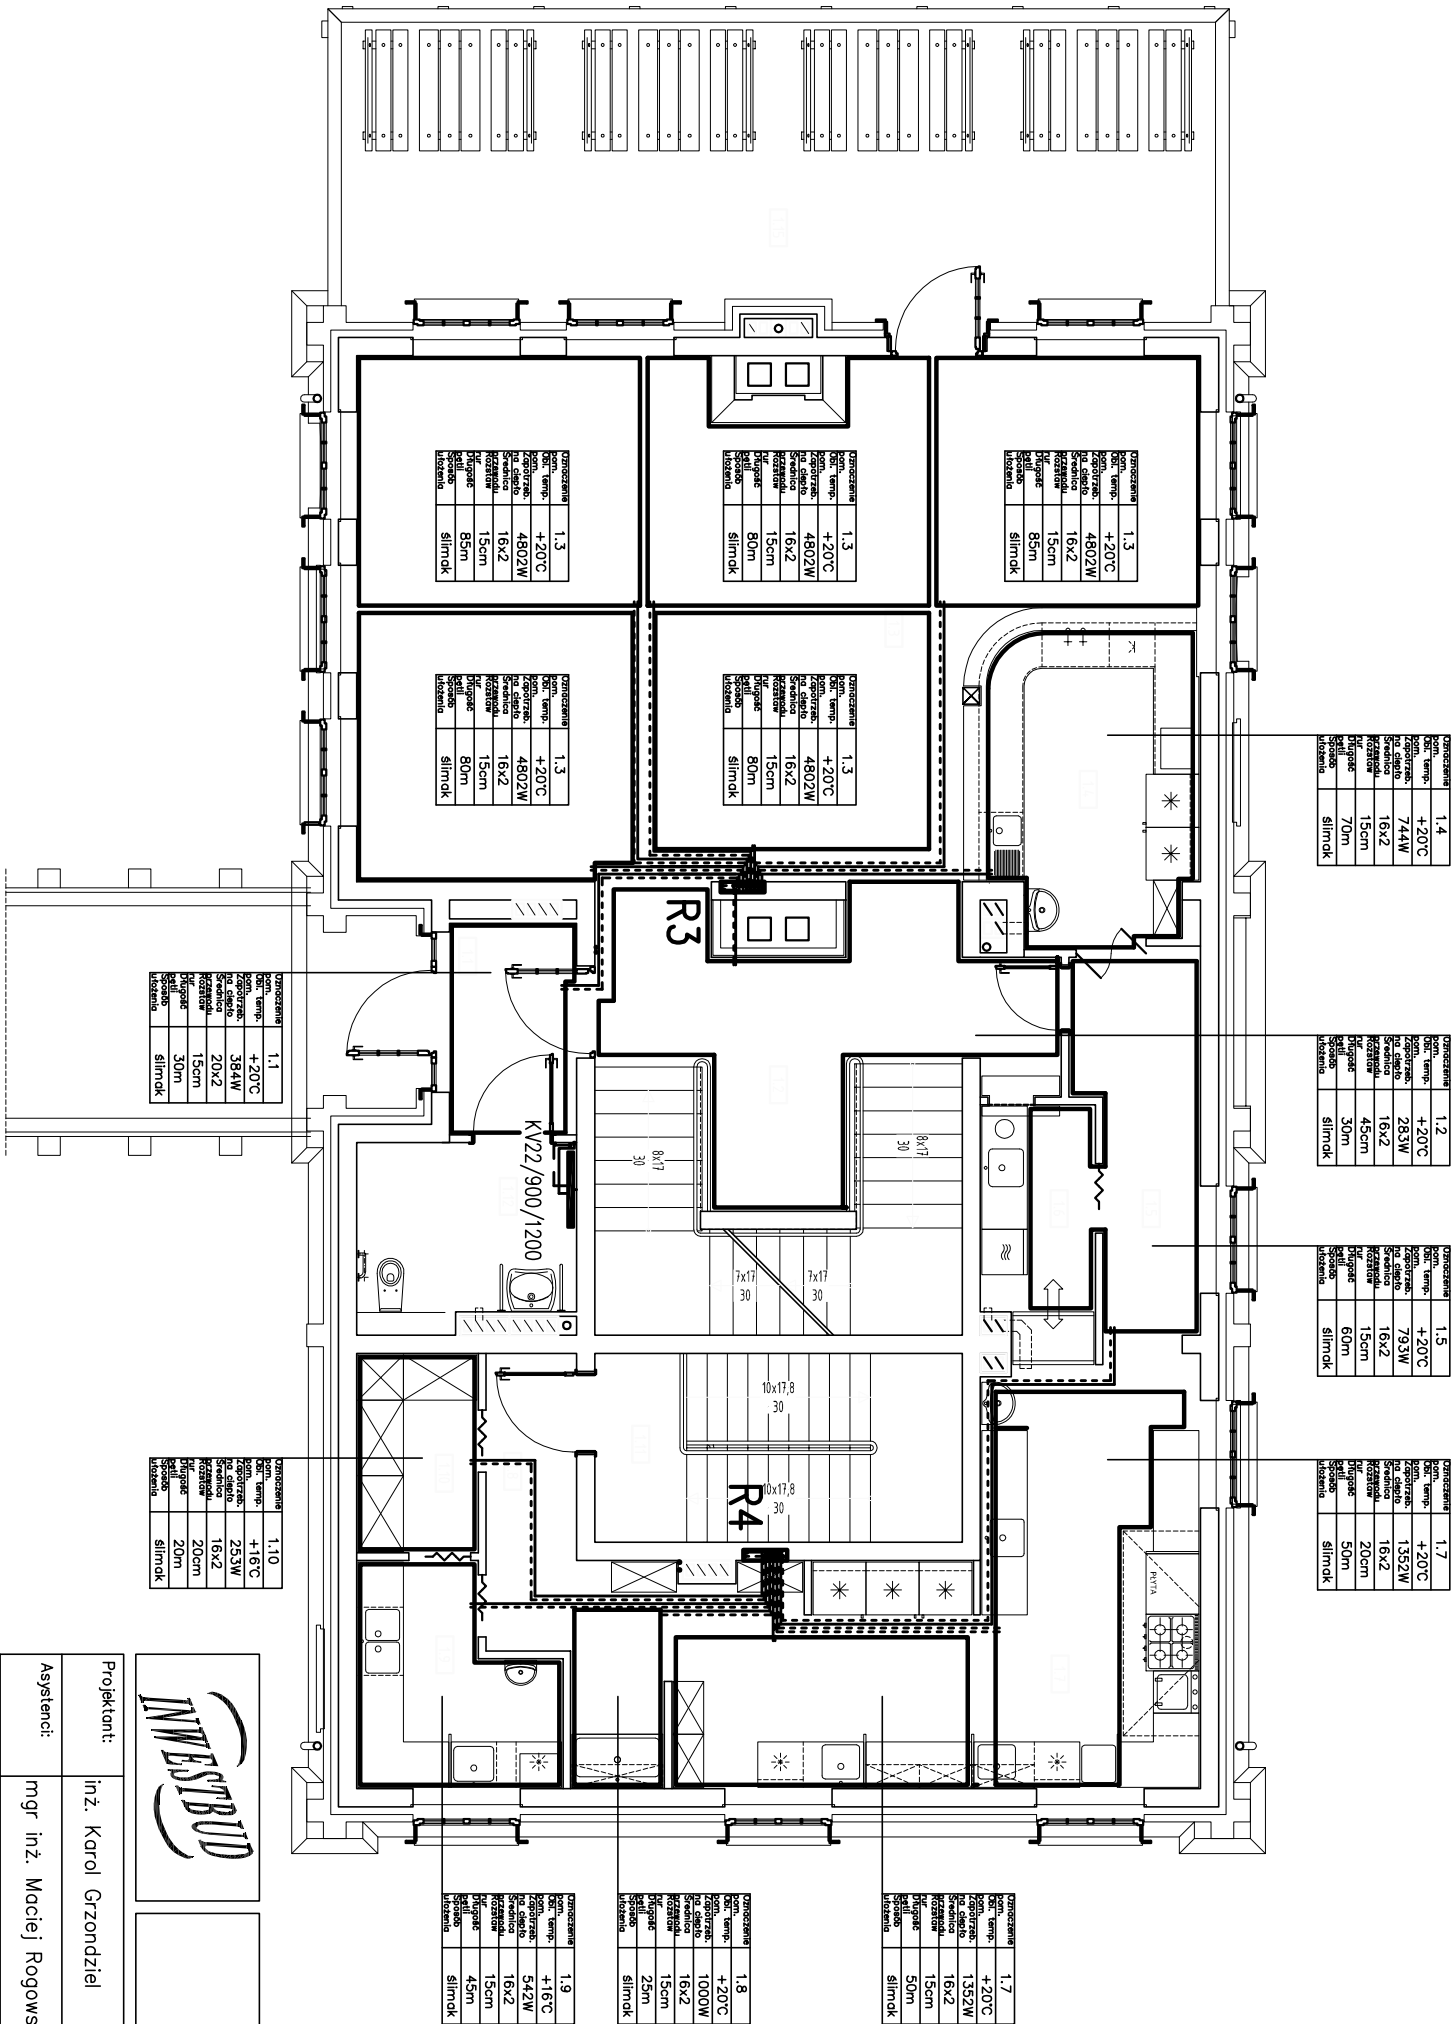

Przedsiębiorstwo "INWESTBUD" Sp. z o.o.,
58-306 Walbrzych, ul. Jaworowa 15a

Projektant:	inż. Karol Grzondziel	347/00/DUW	Data: 06.2012	
Asystent:	mgr inż. Maciej Rogowski			
Sprawdzający:	mgr inż. Maciej Kurant	351/00/DUW	Stadium: PW	
Temat:	Budowa budynku obsługi ruchu turystycznego wraz z budową infrastruktury technicznej w ramach zadania "Ośrodek Sportowo – Rekreacyjny "Dzikowiec" w Bogusławie-Gorach: etap I – budowa kompletnej używanej kolei krzesełkowej na zboczu góry Dzikowiec w Bogusławie Gorach, etap II – budowa infrastruktury niezbędnej do obsługi kolei krzesełkowej na zboczu góry Dzikowiec w Bogusławie – Gorach".			
Investor:	Gmina Miasto Boguszków-Gorce Plac Odrodzenia 1; 58–370 Boguszków-Gorce			Skala: 1:100
Tytuł rys.:	Rzut parteru – budynek obsługi ruchu turystycznego – instalacja centralnego ogrzewania– ogrzewanie podłogowe oraz ogrzewanie grzejnikowe			
				Nr rys.: 7