


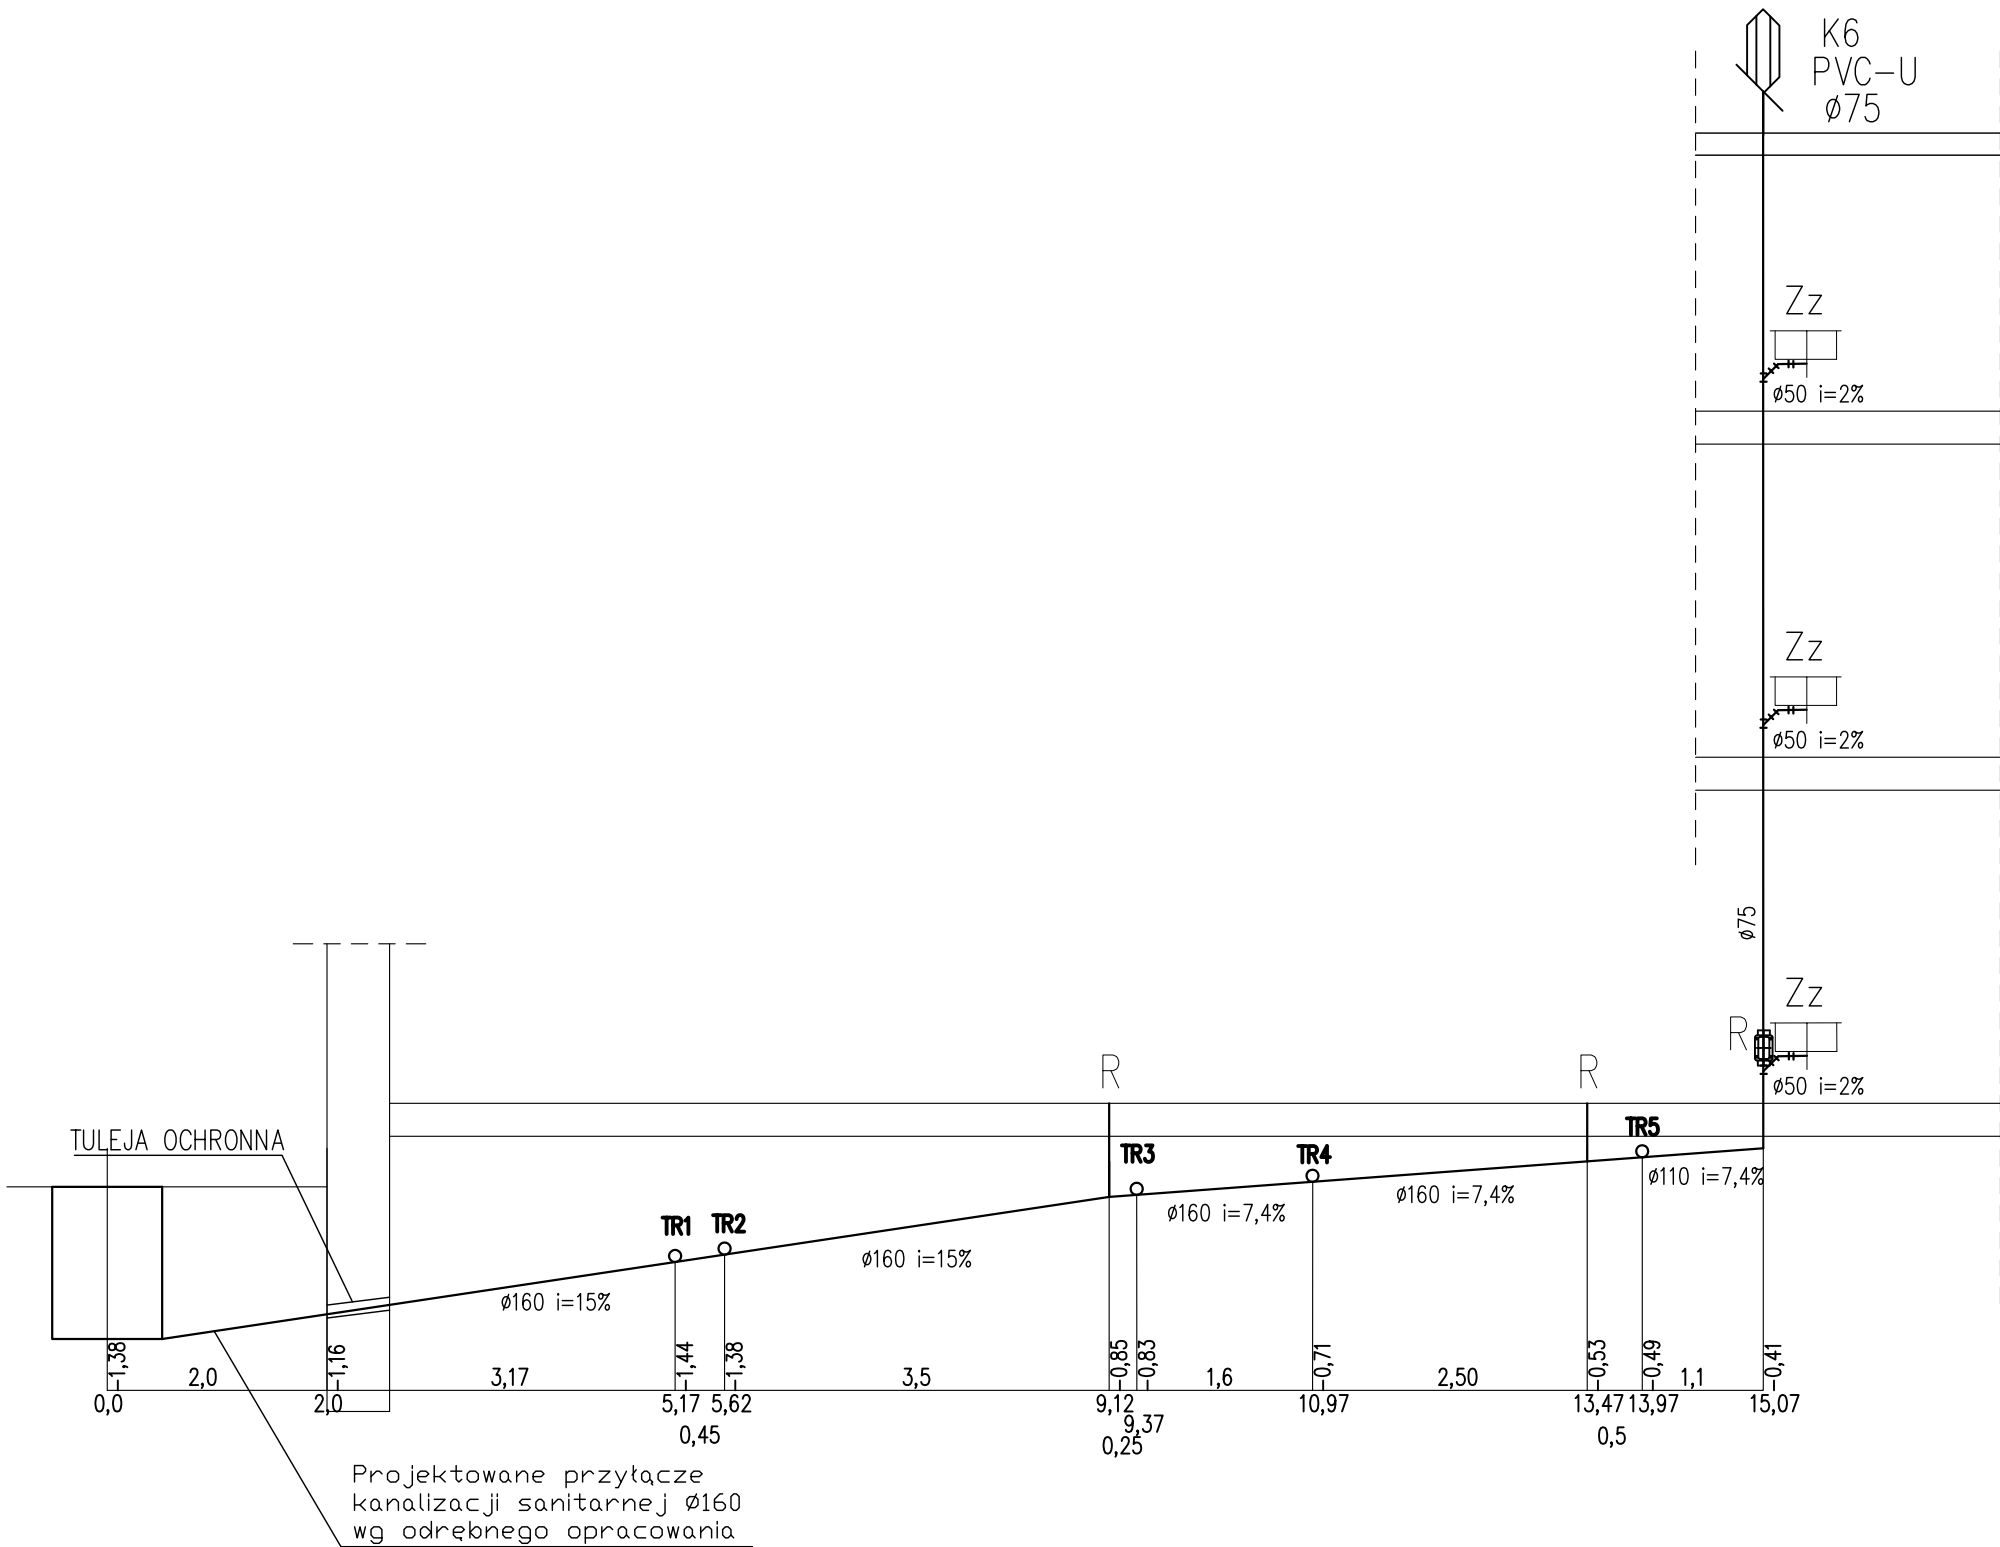

		Biuro Realizacji Inwestycji inż. Sławomir Sobusiak ul. Plac Zwycięstwa 6/1 58–330 Jedlina–Zdrój		
Projektant:	mgr inż. Łukasz Szpinek	82/DOŚ/08		Data: 02.2011
Asystent:	inż. Sławomir Sobusiak	26/DOŚ/03		Stadium: PW
Temat:	PRZEBUDOWA BUDYNKU MIESZKALNEGO UL. RACŁAWICKA 19 BOGUSZÓW GORCE DZ NR. 225/2.			Skala: 1:100
Inwestor:	Gmina Boguszów – Gorce ul. Plac Odrodzenia 1 Boguszów – Gorce			
Tytuł rys.:	RZUT PARTERU – INSTALACJA KANALIZACJI SANITARNEJ			Nr rys.: 18/IS/3
Zastrzega się wszelkie prawa wynikające z Ustawy o prawie autorskim. Rysunek niniejszy nie może być w całości lub w części przerysowany, uzupełniony lub odstąpiony komukolwiek, bez pisemnej zgody firmy projektowej				