


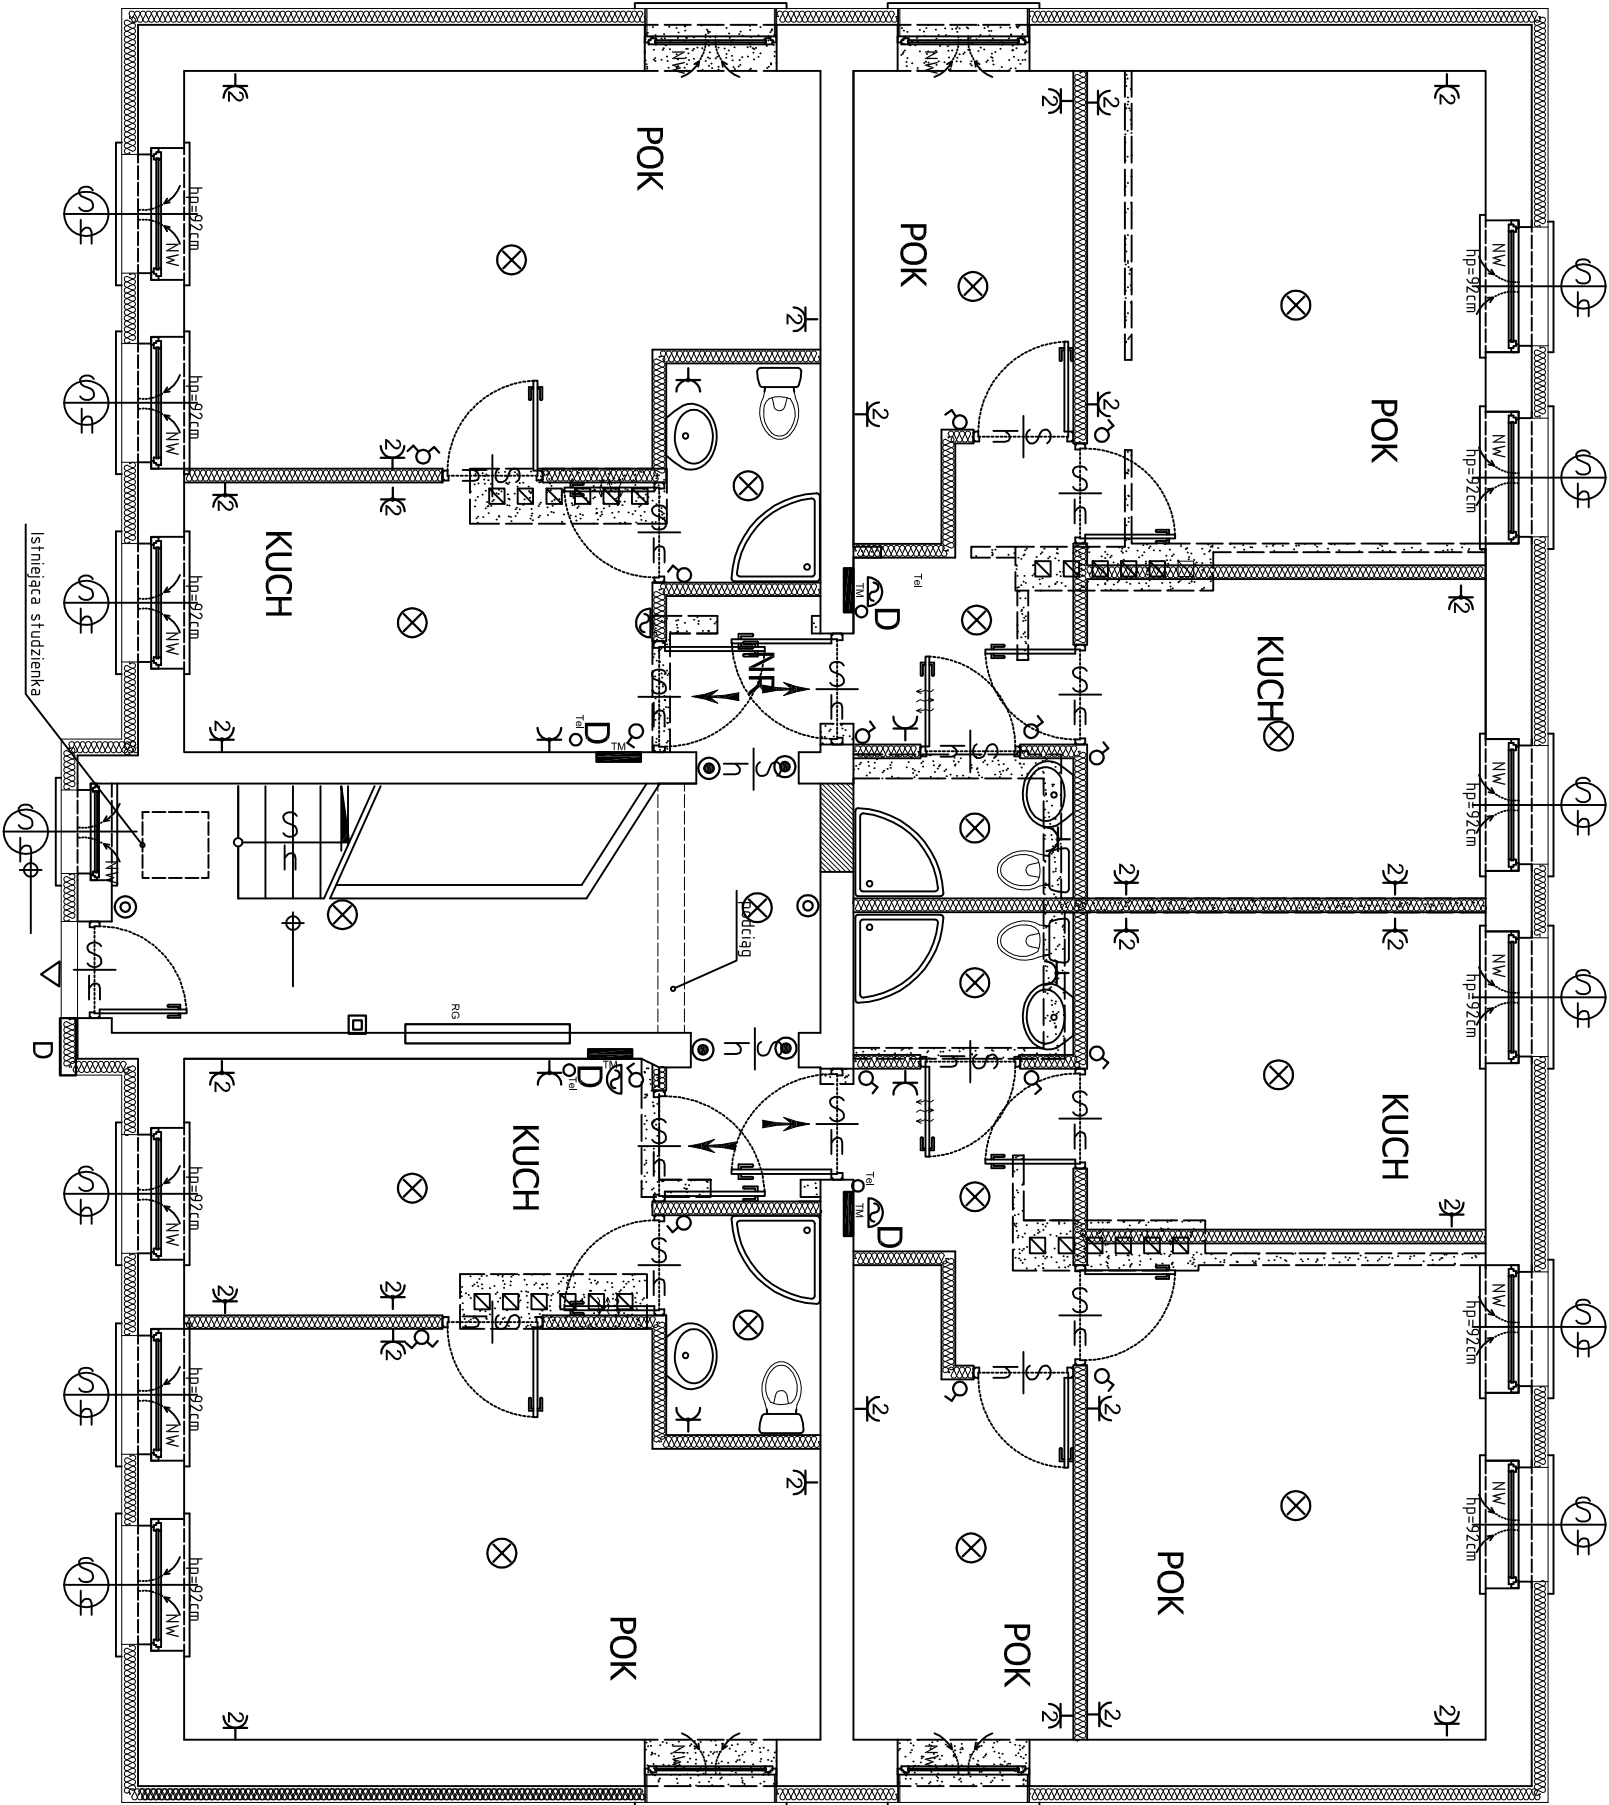

LEGENDA

	Rozdzielnica główna typu ON-Synteński wym. min szer. 1500mm, wys. 2000mm, gł. 250mm
	Tablica rozdzielcza w obudowie n/i 1x12 IP40 z dzwoniczami transparentnymi
	Dzwonek lub gong 230V AC
	Oświetlenie - wypust kablowy zakończony kostką
	Gniazdo wtyczkowe podwójne 16A 2p+z 250V AC IP20
	Gniazdo wtyczkowe podwójne 16A/250V 2p+z IP44
	Gniazdo wtyczkowe pojedyncze 16A/250V 2p+z IP44
	Wyłącznik jednobiegunowy 10A/250V IP20
	Wyłącznik świecznikowy 10A/250V IP20
	Wyłącznik zwłerny "dzwonek" 10A/250V IP20
	Wyłącznik czasowy
	Wyłącznik główny GWP
	Oświetlenie zewnętrzne załączane przy użyciu czujki zmierzchowej
	Oświetlenie
	Oświetlenie
	Oświetlenie
	Unifon
	Kaseta domonowa- dwunastonumerowa, podtyfkowa

		Biuro Realizacji Inwestycji	
inż. Sławomir Sobusik ul. Płoc. Zwycięstwa 6/1 58-330 Jędrzychów-Zdrój			
Projektant:	Bogusław Ligowski	UW V-1/3/199/99	Data: 06.2011
Asystent:			Stadium: PW
Temat:	PRZEBUDOWA BUDYNKU MIESZKALNEGO UL. RACIANKA 19 BOGUSZÓW		
Investor:	GORCE DZ NR. 225/2. Gmina Boguszów - Gorce ul. Płoc. Odrodzenia 1 Boguszów - Gorce		
Tytuł rys.:	Instalacja elektryczna - Parter		Skala: 1:50 Nr rys.: 1

Załącznik nr 1 do projektu. Zawiera on plany i rysunki, które nie mogą być w całości lub w części wykorzystane do celów innych niż określone w projekcie. Wszelkie zmiany w projekcie muszą być uzgodnione z projektantem.