


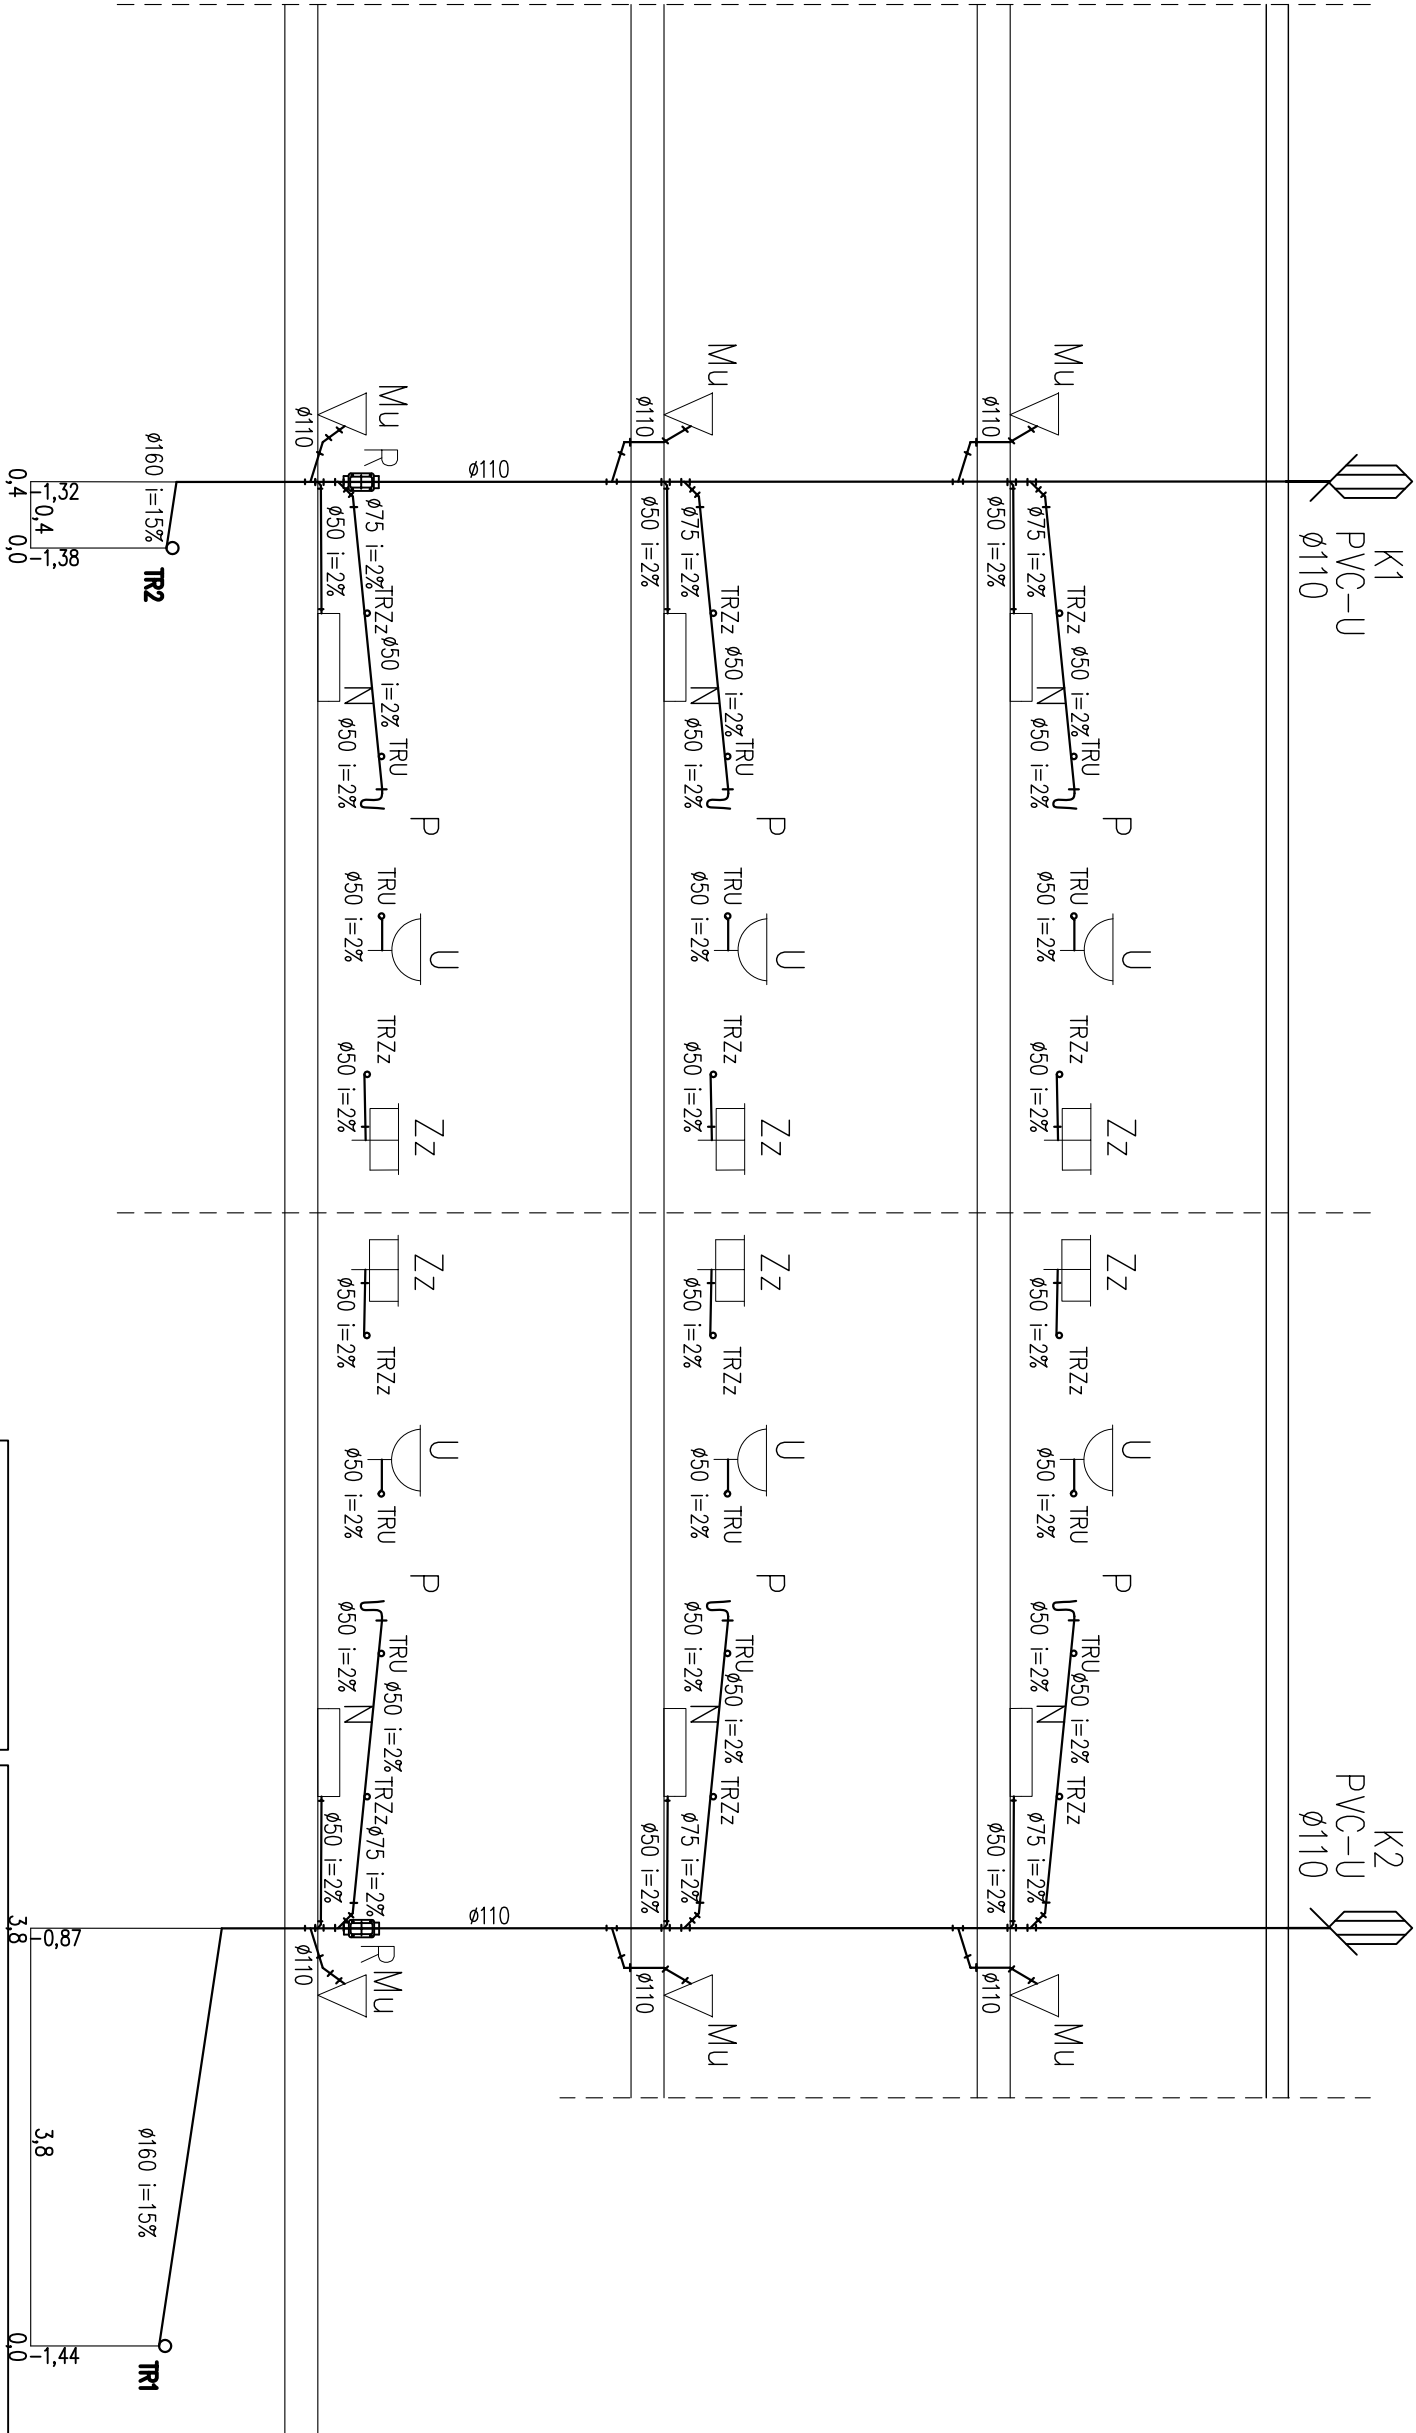



Biurowo Realizacji Inwestycji

inż. Sławomir Sobusiak
ul. Plac Zwycięstwa 6/1
58-330 Jedlina-Zdrój

Projektant:	mgr inż. Łukasz Szpinek	82/DOŚ/08	Data: 02.2011
Asystent:	inż. Sławomir Sobusiak	26/DOŚ/03	Stadium: PW
Temat:	PRZEBUDOWA BUDYNKU MIESZKALNEGO UL. RACŁAWICKA 19 BOGUSZÓW GORCE DZ NR. 225/2.		
Inwestor:	Gmina Boguszków – Gorce ul. Plac Odrodzenia 1 Boguszków – Gorce		Skala: 1:100
Tytuł rys.:	RZUT PARTERU – INSTALACJA KANALIZACJI SANITARNEJ		Nr rys.: 18/S/1

Zastrzegam się wszelkie prawa wynikające z Ustawy o prawie autorskim. Rysunek niniejszy nie może być w całości lub w części przerysowany, uzupełniany lub odciskany komunikówek, bez pisemnej zgody firmy projektowej