


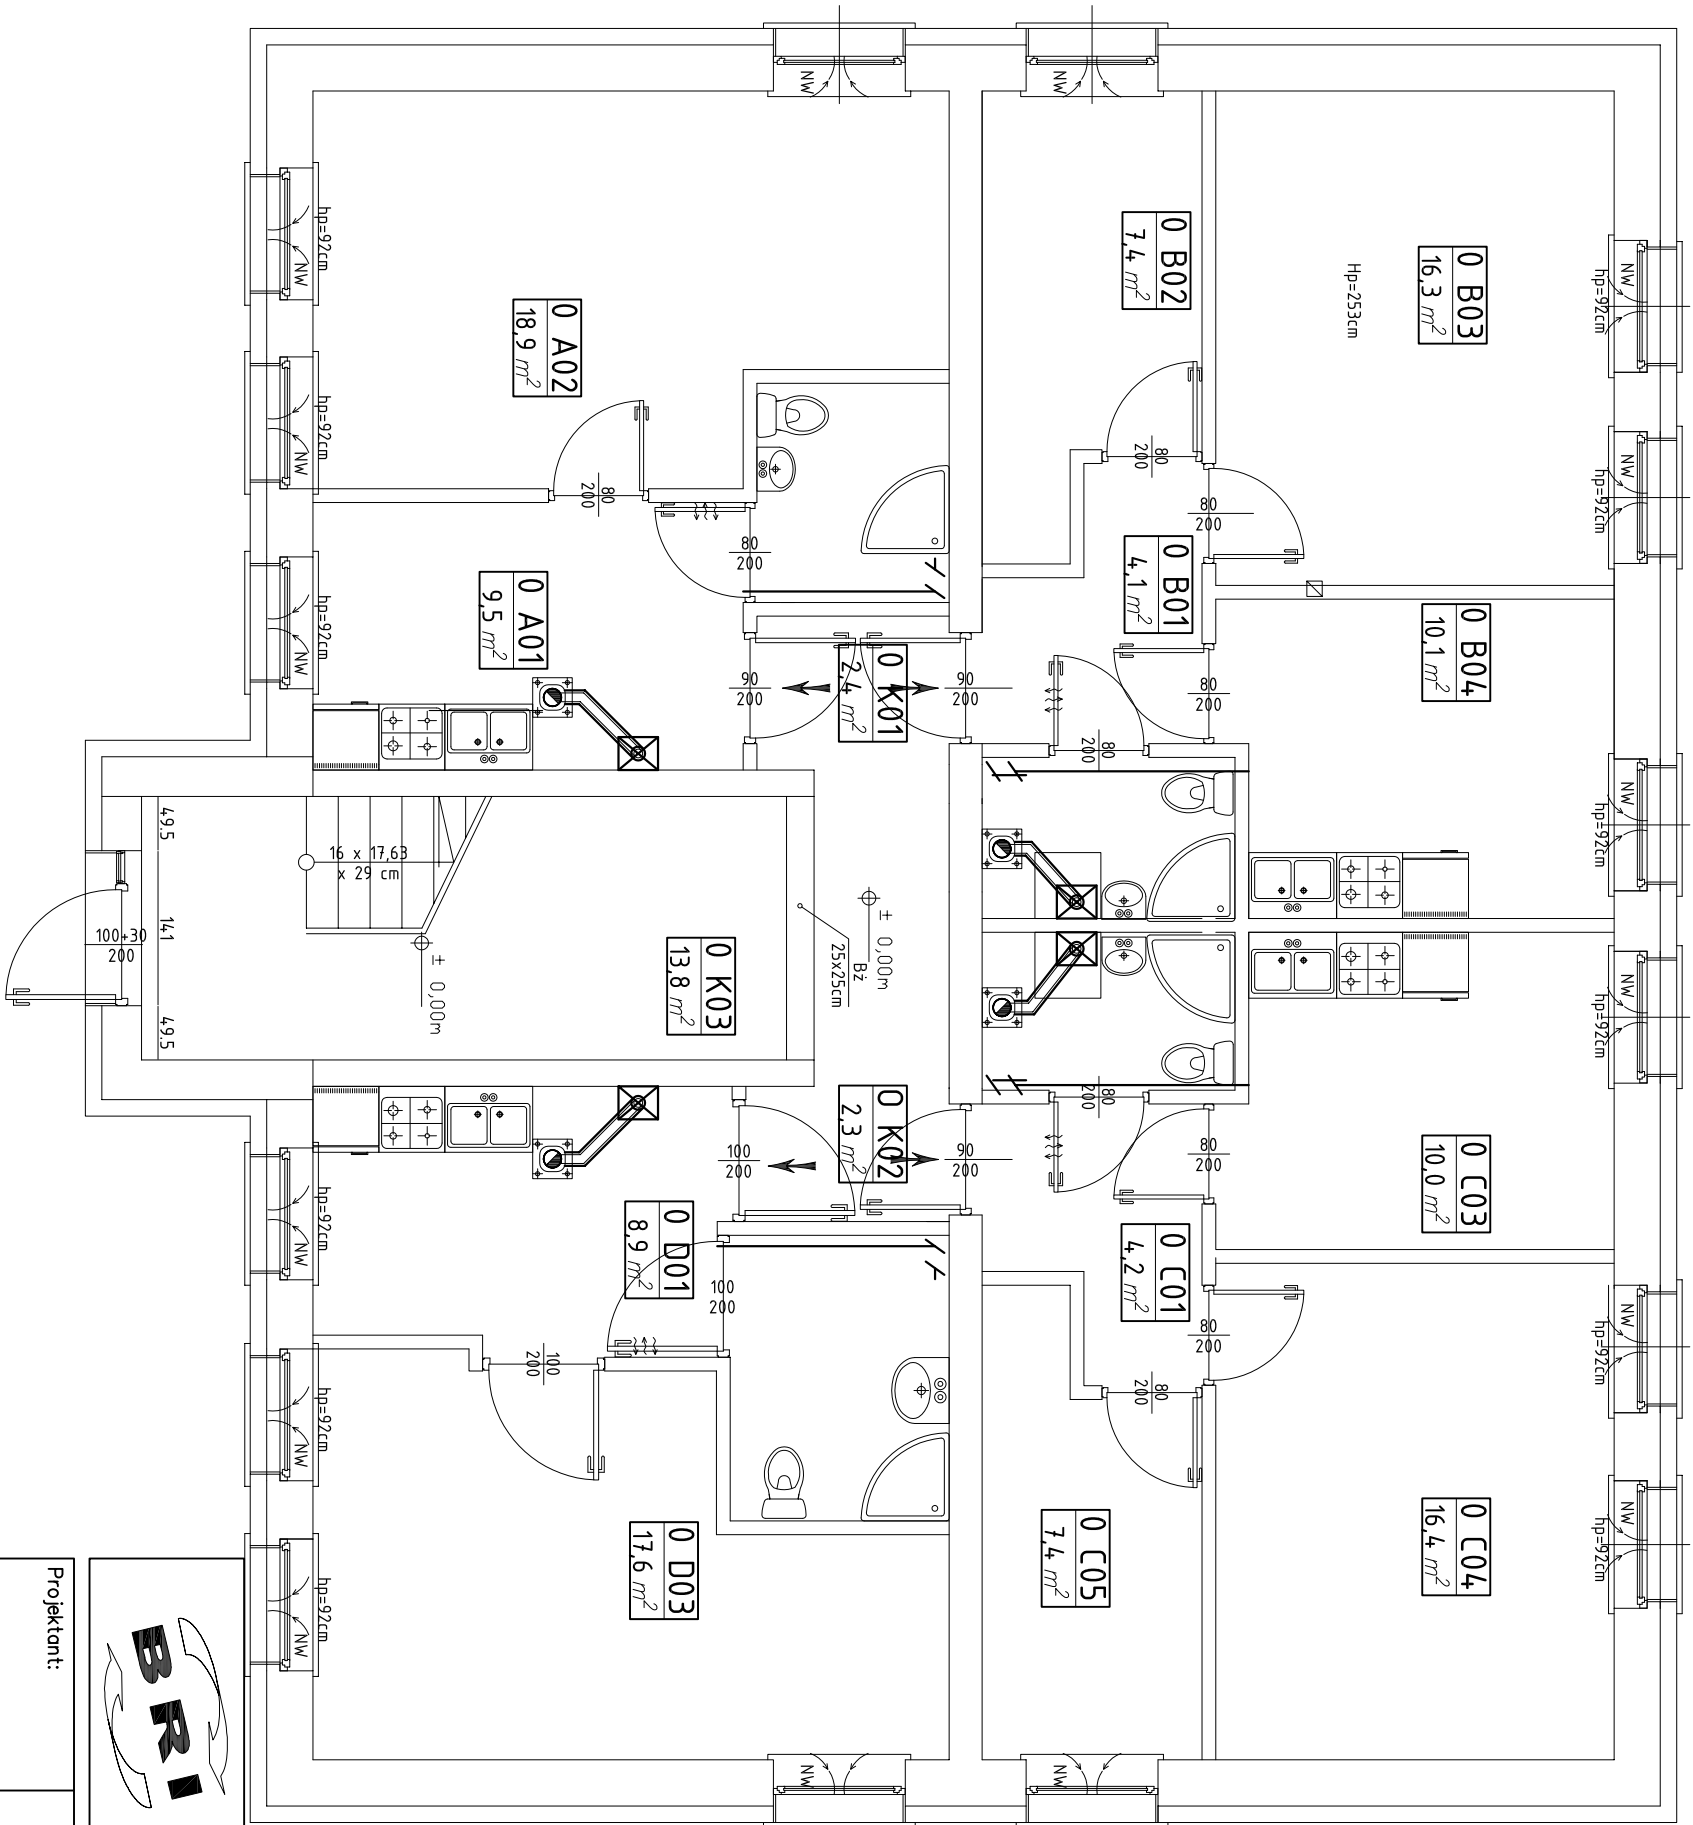

Legenda:
K.G. – kocioł gazowy dwufunkcyjny z zamkniętą komorą spalania typu U042 o mocy 24kW firmy Buderus. do kotła należy zastosować regulator tygodniowy typu Logamatic CMT 707 firmy Buderus. Regulator usytować w pomieszczeniach sydalni.
Kotły gazowe połączyć z kominem poprzez kanał powietrzno spalinowy o średnicy 60/100mm



Biurowo Realizacji Inwestycji

inż. Sławomir Sobusiak

ul. Plac Zwycięstwa 6/1

58–330 Jedlina–Zdrój

Projektant:	mgr inż. Łukasz Szpinek	82/DOŚ/08	Data: 02.2011
Asystent:	inż. Sławomir Sobusiak	26/DOŚ/03	Stadium: PW
Temat:	PRZEBUDOWA BUDYNKU MIESZKALNEGO UL. RACŁAWICKA 19 BOGUSZÓW GORCE DZ NR. 225/2.		
Inwestor:	Gmina Boguszków – Gorce ul. Plac Odrodzenia 1 Boguszków – Gorce		Skala: 1:100
Tytuł rys.:	RZUT PARTERU – INSTALACJA WENTYLACYJNA		Nr rys.: 21/IS

Zastrzegam się wszelkie prawa wynikające z Ustawy o prawie autorskim. Rysunek niniejszy nie może być w całości lub w części przerysowany, uzupełniany lub odczytywany komunikowem, bez pisemnej zgody firmy projektowej