


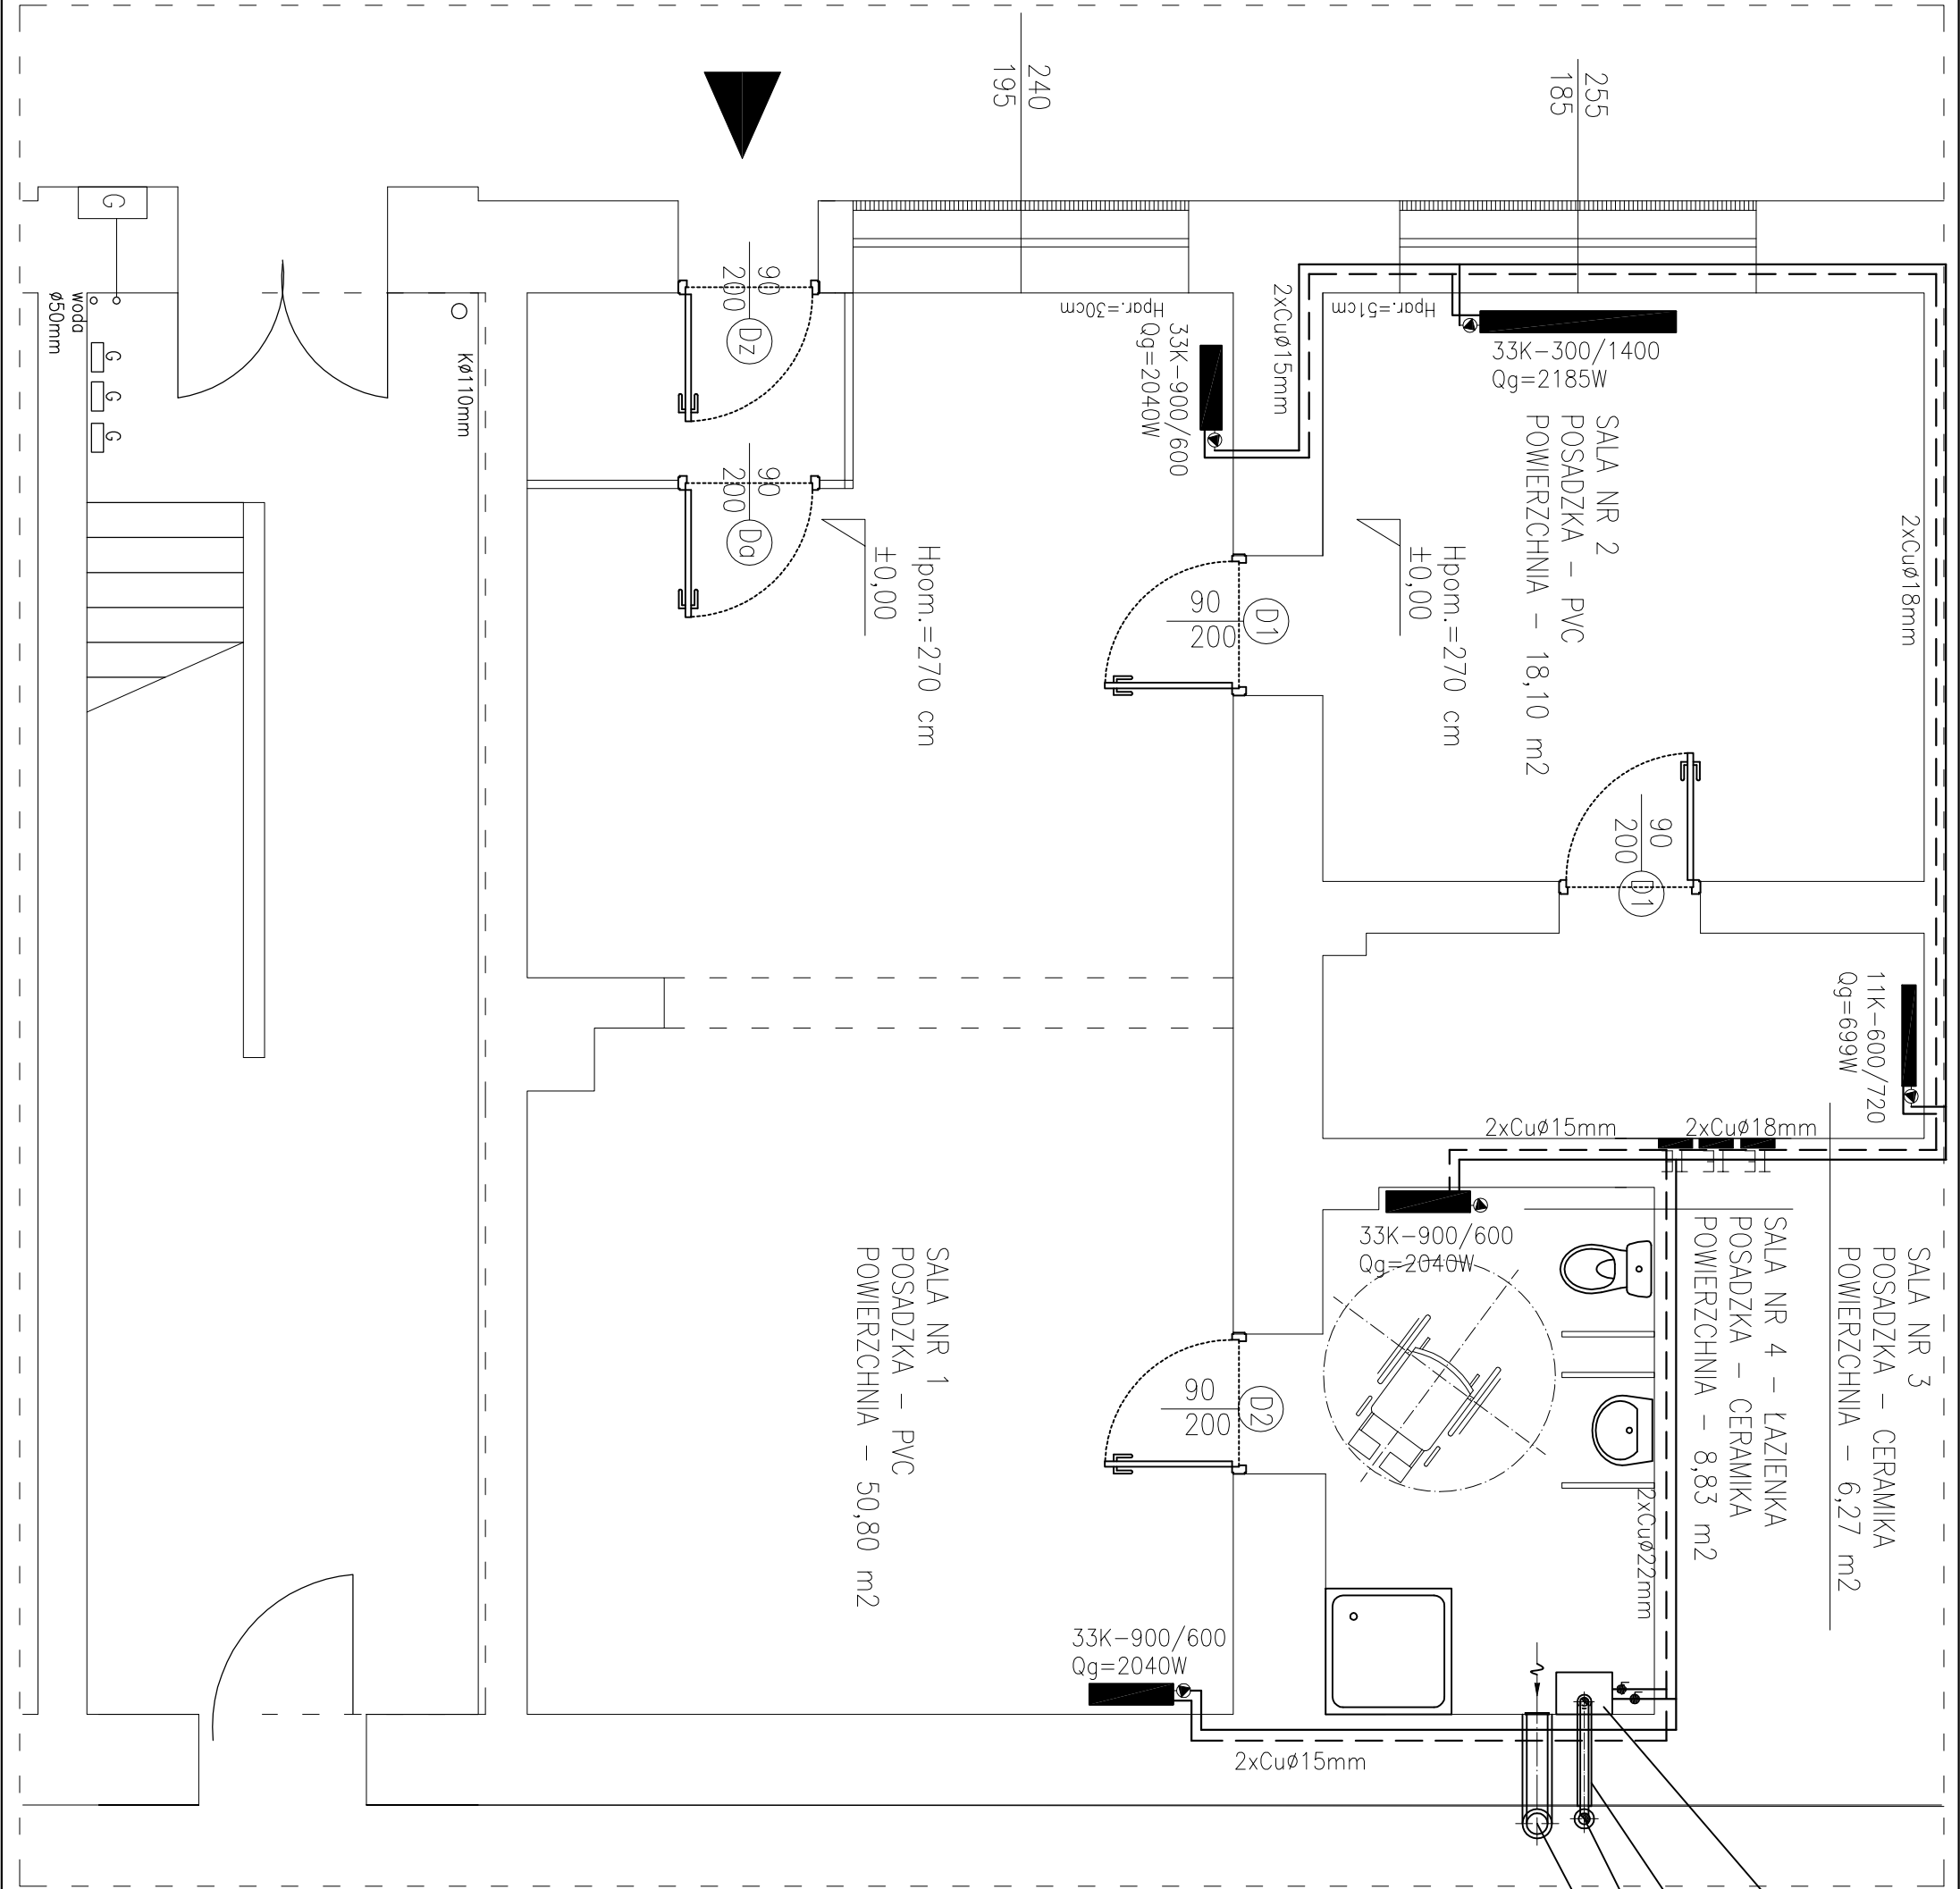

Kocioł gazowy dwufunkcyjny kondensacyjny z zamkniętą komorą spalania f. Immergas typ Eolo Star 24 3 E o zakresie mocy Q=7,2–24,0kW

System odprowadzania spalin f. MK Żary MKPS ø60/100

System odprowadzania spalin f. MK Żary MKKD ø80

Kanał wentylacji grawitacyjnej wywiewnej izolowany ø150/210

		Biuro Realizacji Inwestycji inż. Sławomir Sobusiak ul. Plac Zwycięstwa 6/1 58–330 Jedlina–Zdrój		
Projektant:	mgr inż. Ewa Agata Nowak	135/02/DUW		Data: 07.2012r.
Asystent:	mgr inż. Tomasz Nowak			Stadium: PW
Asystent:	inż. Marcin Dunowski			
Temat:	REMONT I MODERNIZACJA POMIESZCZENIA ŚWIETLICY ŚRODOWISKOWEJ PRZY UL. SZKOLNEJ 2 W BOGUSZOWIE–GORCACH			Skala: 1:50
Inwestor:	Gmina Boguszków Gorce Plac Odrodzenia 1 58–370 Boguszków–Gorce			
Tytuł rys.:	RZUT POMIESZCZEŃ – INSTALACJA CENTRALNEGO OGRZEWANIA			Nr rys.: 1/IS
Zastrzega się wszelkie prawa wynikające z Ustawy o prawie autorskim. Rysunek niniejszy nie może być w całości lub w części przerysowany, uzupełniony lub odstąpiony komukolwiek, bez pisemnej zgody firmy projektowej				