
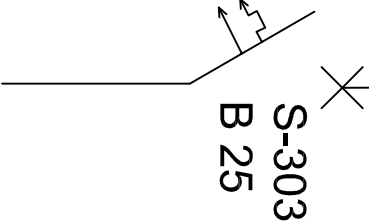


TR - TABLICA ROZDZIELCZA ŚWIETLICY

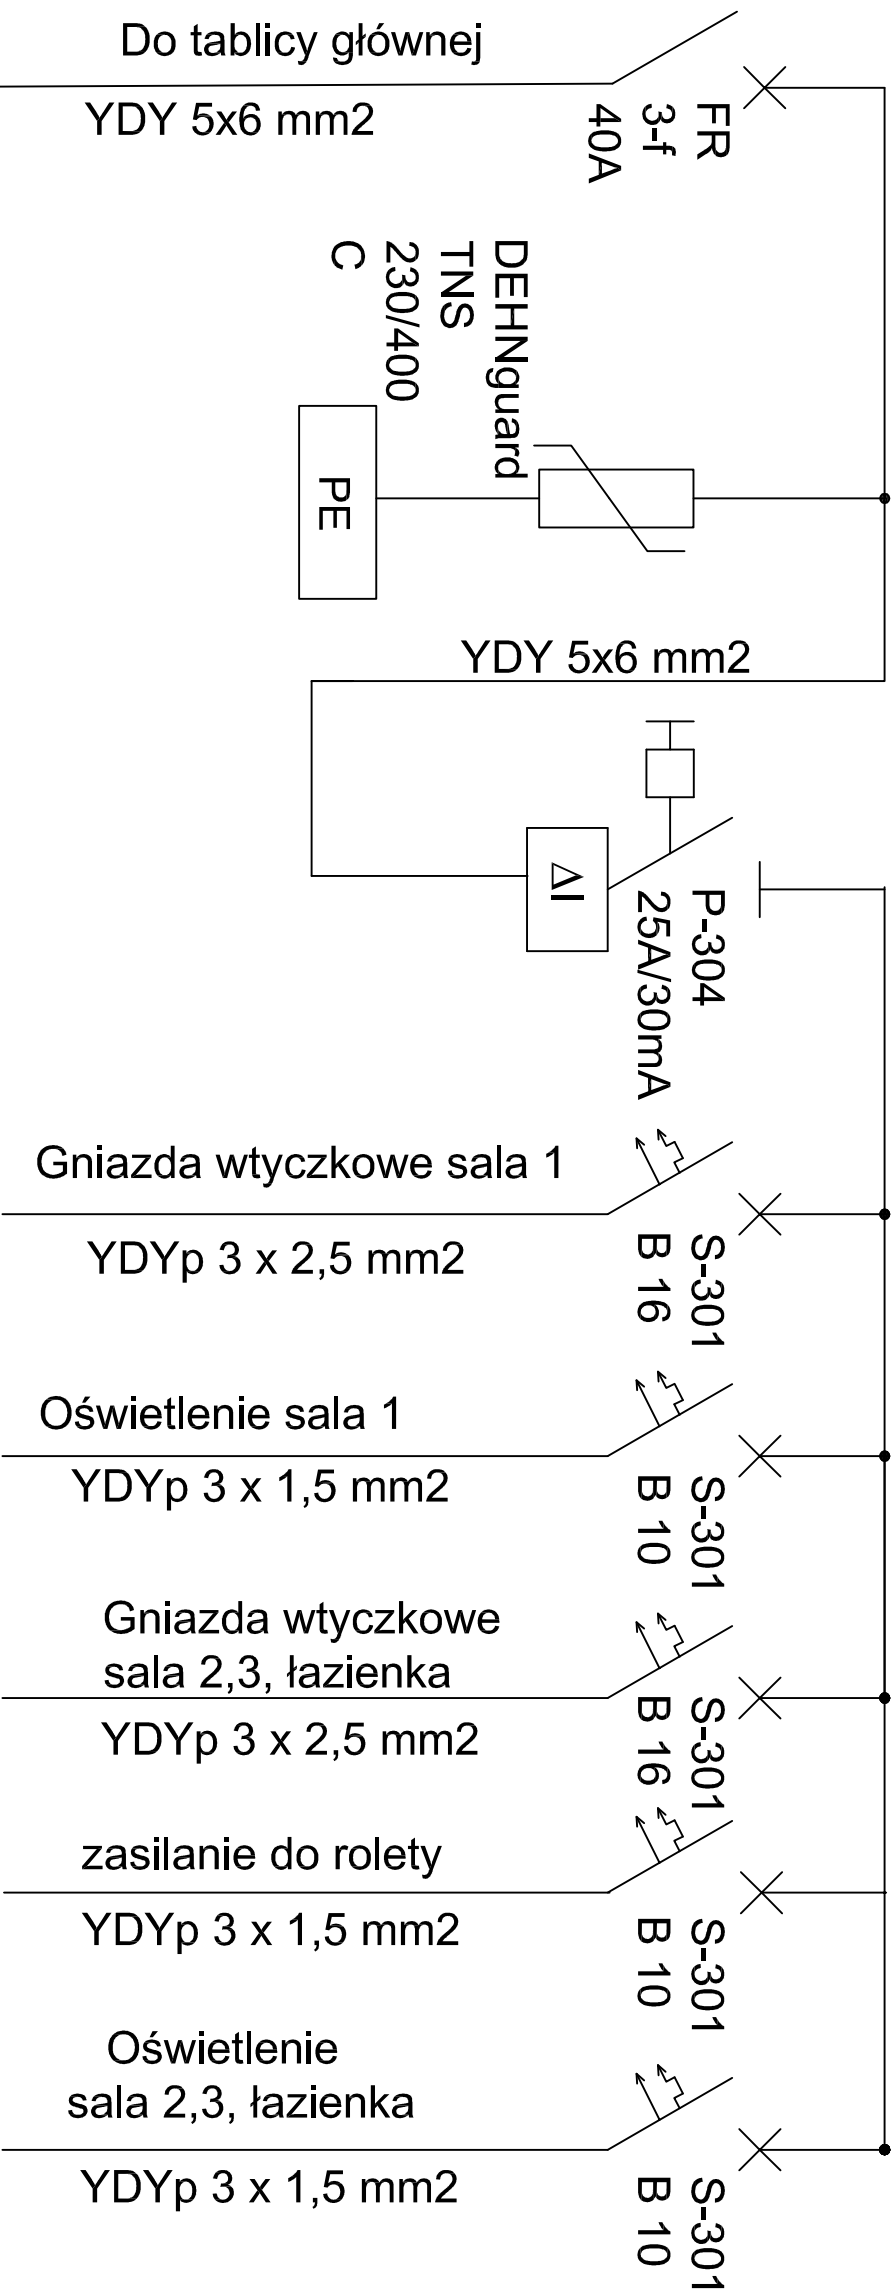

 Biurowo Realizacji Inwestycji inż. Sławomir Sobusiak ul. Plac Zwycięstwa 6/1 58-330 Jedlino-Zdrój			
Projektant:	Bogusław Ligowski	UAN VI-1/3/199/89	Data: 07.2012r.
Asystent:			
			Stadium: PW
Temat:	REMONT I MODERNIZACJA POMIESZCZENIA ŚWIETLICY ŚRODOWISKOWEJ PRZY UL. SZKOLNEJ 2 W BOGUSZOWIE-GORCACH		
Inwestor:	Gmina Boguszków Gorce Plac Odrodzenia 1 58-370 Boguszków-Gorce		Skala: 1:50
Tytuł rys.:	SCHEMAT INSTALACJI ELEKTRYCZNEJ		Nr rys.: E-02
Zastrzegam się wszelkie prawa wynikające z ustawy o prawie autorskim. Rysunek niniejszy nie może być w całości lub w części prawnym, bez pisemnej zgody firmy projektowej.			