


TR - TABLICA ROZDZIELCZA ŚWIETLICY

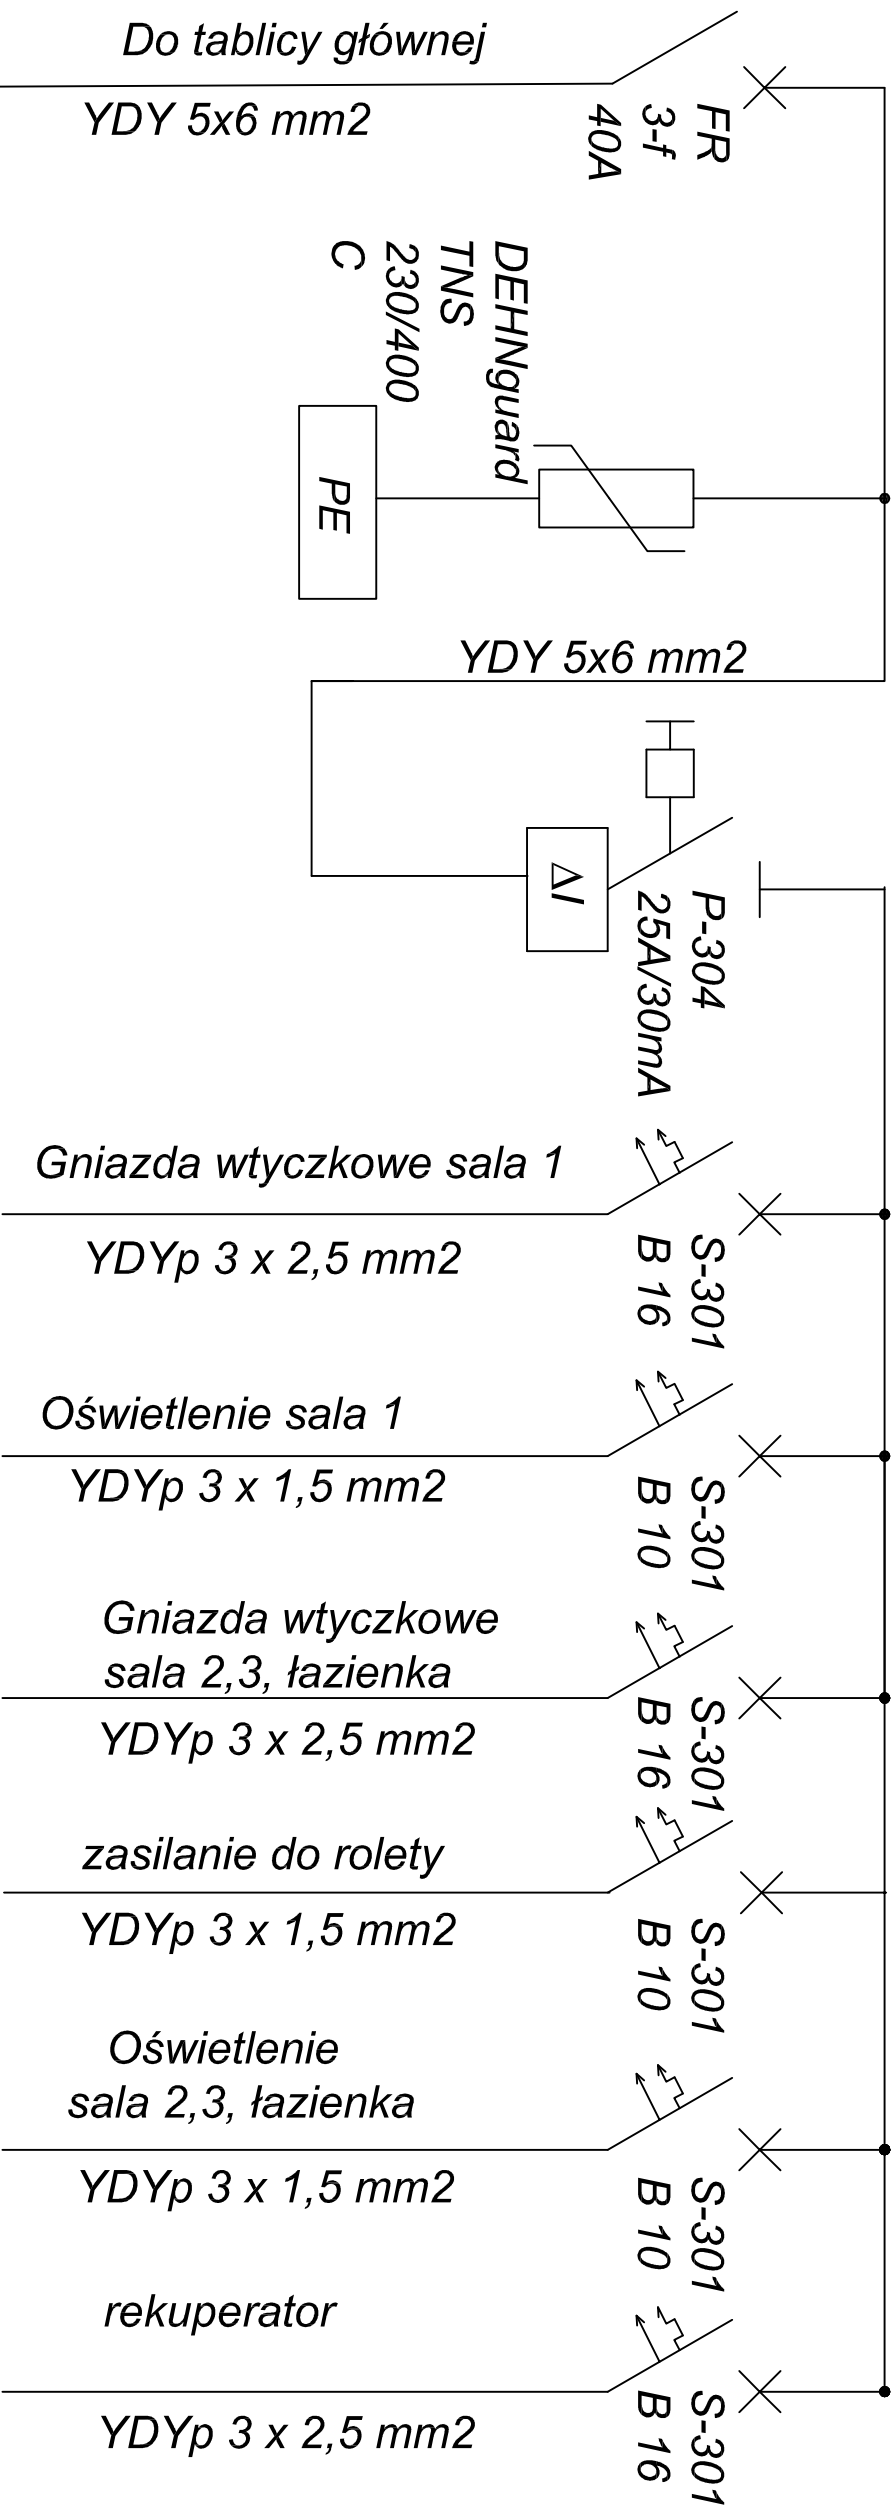

S-303
B 25

			Biuro Realizacji Inwestycji inż. Sławomir Sobusiak ul. Plac Zwycięstwa 6/1 58-350 Jedlino-Zdrój		
Projektant:	Bogusław Ligowski	UAN VI-f/3/199/89	Data: 01.2014r.		
Asystent:			Stadium: PW		
Temat:	REMONT I MODERNIZACJA POMIESZCZENIA ŚWIETLICY ŚRODOWISKOWEJ PRZY UL. SZKOLNEJ 2 W BOGUSZOWIE-GORCACH		Skala: 1:50		
Inwestor:	Gmina Boguszków Gorce Plac Odrodzenia 1 58-370 Boguszków-Gorce		Nr rys.: E-02		
Tytuł rys.:	SCHEMAT INSTALACJI ELEKTRYCZNEJ				
Zastrzegam się wszelkie prawa wynikające z Ustawy o prawie autorskim. Ryzykuję niniejszym nie może być w całości lub w części przenoszony, uzupełniony lub oddzielony komponentów, bez pisemnej zgody firmy projektowej.					