


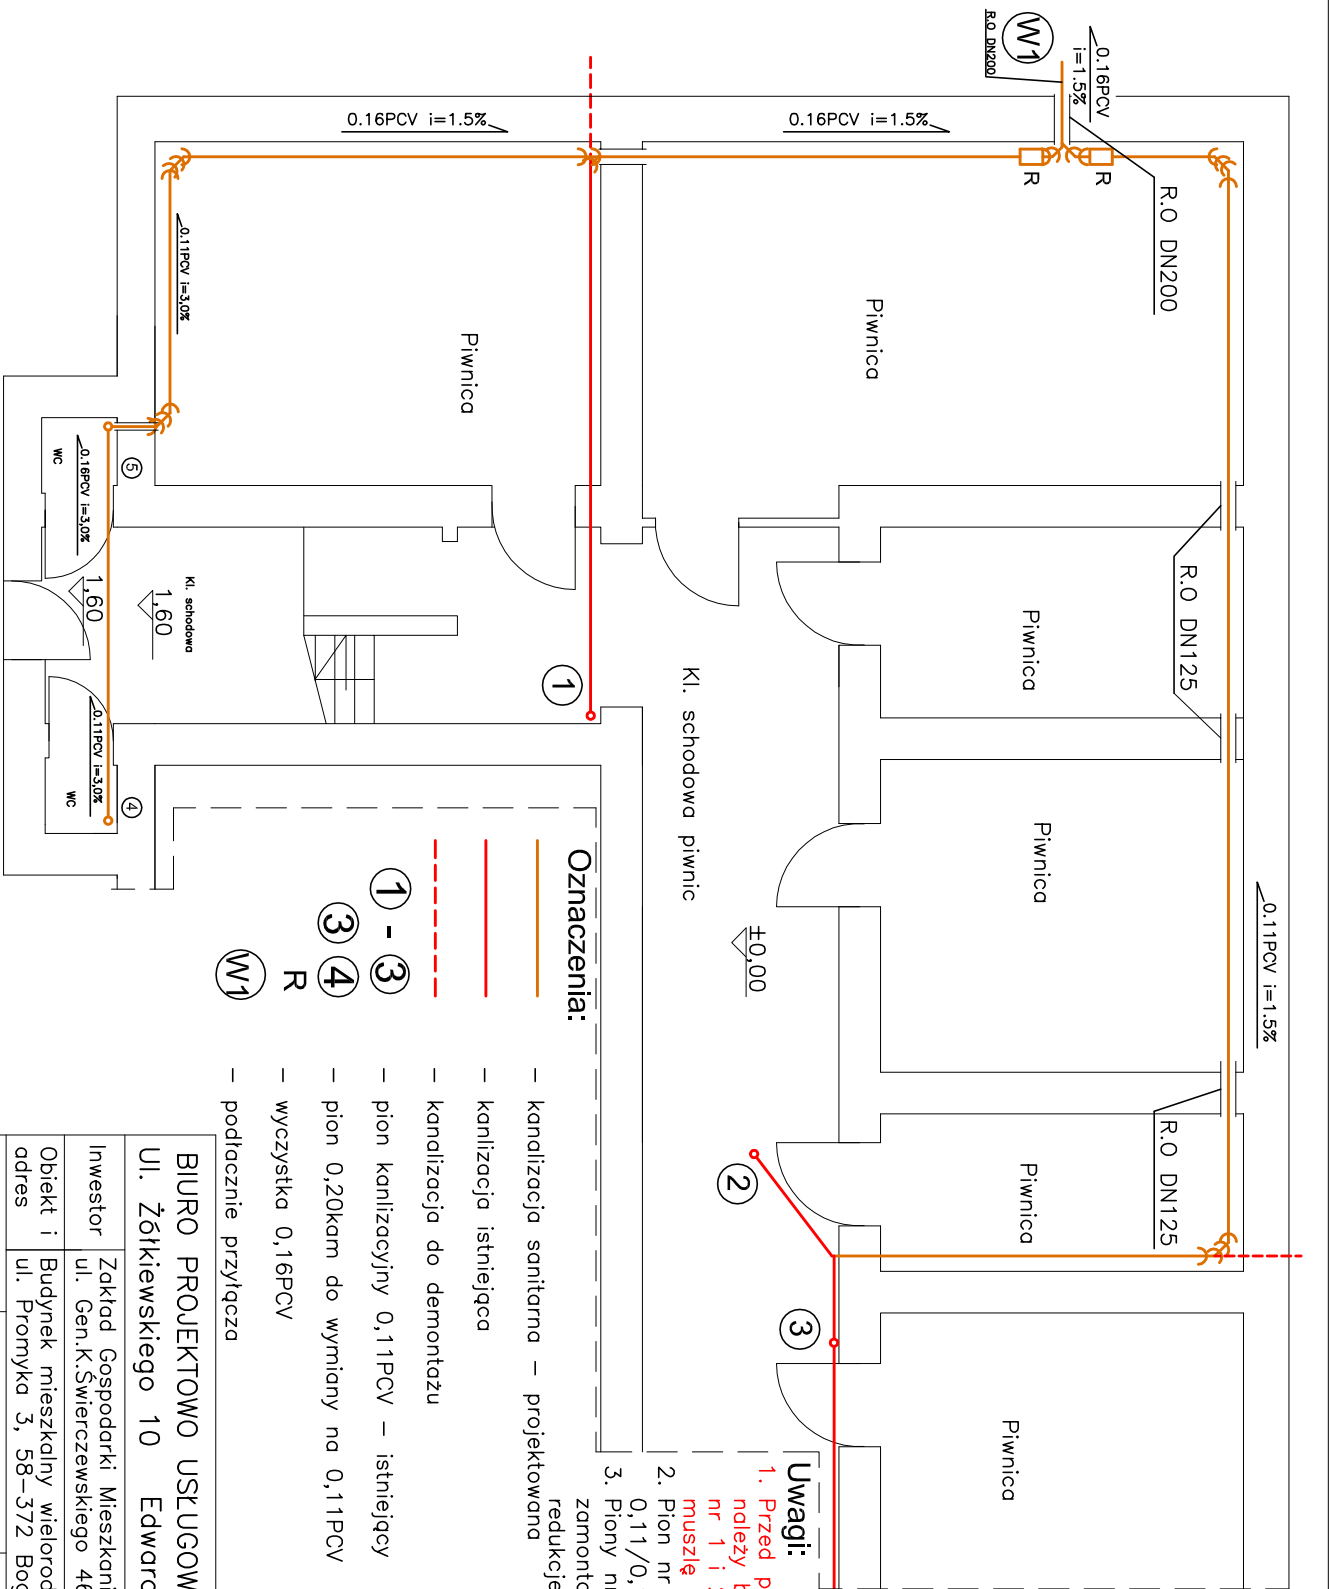

Oznaczenia:

- kanalizacja sanitarna – projektowana
- kanalizacja istniejąca
- kanalizacja do demontażu
- ① - ③ pion kanalizacyjny 0,11PCV – istniejący
- ③ ④ pion 0,20kam do wymiany na 0,11PCV
- W1 R wyczystka 0,16PCV
- podłacznie przyłącza

Uwagi:

1. Przed przystąpieniem do wykonywania przyłącza należy bezwzględnie wymienić istniejące pion nr 1 i 2 na pion 0,11 PCV oraz zamontować muszlę i doprowadzić wodę do płuczek.
2. Pion nr 1 zakończyć rurą wywiewną 0,11/0,16PCV
3. Piony nr 4 i 5 zdemontować do wysokości 1,0m zamontować kształtkę przejściową 0,2kam/0,2PCV redukcje 0,2/0,11 oraz rewizję 0,11PCV

BIURO PROJEKTOWO USŁUGOWE INSTALACJI I SIECI SANITARNYCH				
Ul. Żółkiewskiego 10 Edward D. Krawczyk 58-300 Wałbrzych				
Inwestor	Zakład Gospodarki Mieszkaniowej Sp. z o.o.			Stadium PB
Obiekt i adres		Budynek mieszkalny wielorodzinny ul. Promyka 3, 58-372 Boguszów-Gorce		
Projektant:	inz. E.D. Krawczyk	75/DOŚ/05	06.12	Branża Sanitarna
Asystent:				Skala 1:100
Tytuł rysunku	RZUT PIWNIC – KANALIZACJA SANITARNA			Nr rys. 2