



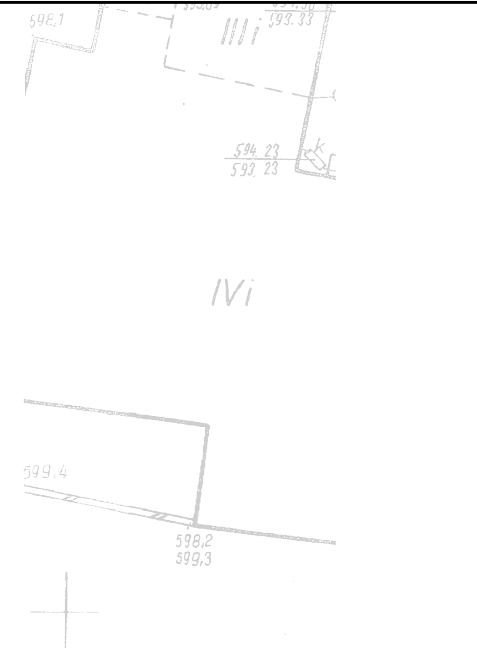

	Biuro Projektowe: Pro-Plan Inżynieria ul. Braci Gierymskich 156, 51-640 Wrocław		faza: PBW
	Zlecniodawca: Gmina Miasto Boguszków-Gorce Plac Odrodzenia 1, 58-370 Boguszków-Gorce		branża: sanitarna
projektował: mgr inż. Leszek Jarosz uprawnienia sanitarne nr 721/Gd/82 mgr inż. Mariusz Kowalski uprawnienia sanitarne nr POM/0242/POOS/09	podpisy:	nazwa inwestycji: „Budowa przyłączy kanalizacji sanitarnych do budynków gminnych”	data: 03.2013
		obiekt: Ulica Browarna 16, Boguszków-Gorce	skala: 1:500
opracował: inż. Marcin Jarosz mgr inż. Zbigniew Nitecki mgr inż. Krzysztof Dziakoński		nazwa rysunku: Projekt zagospodarowania terenu	nr rysunku: 1



SKALA 1:200

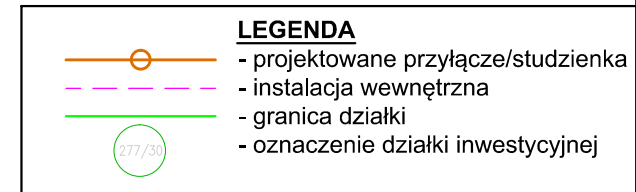