

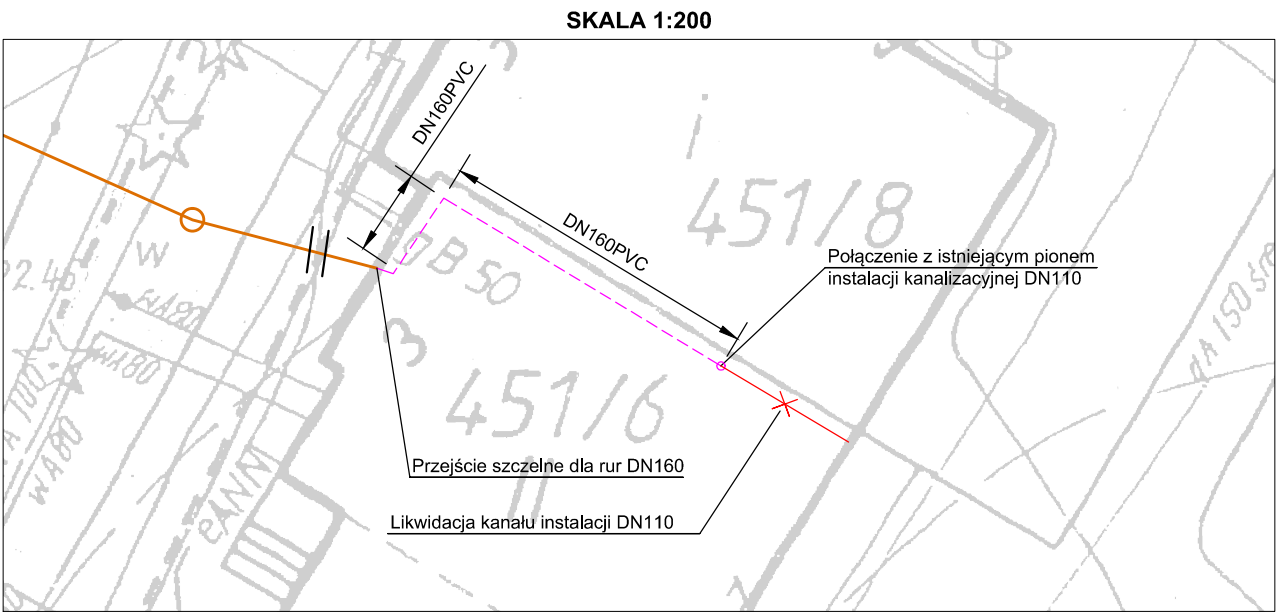


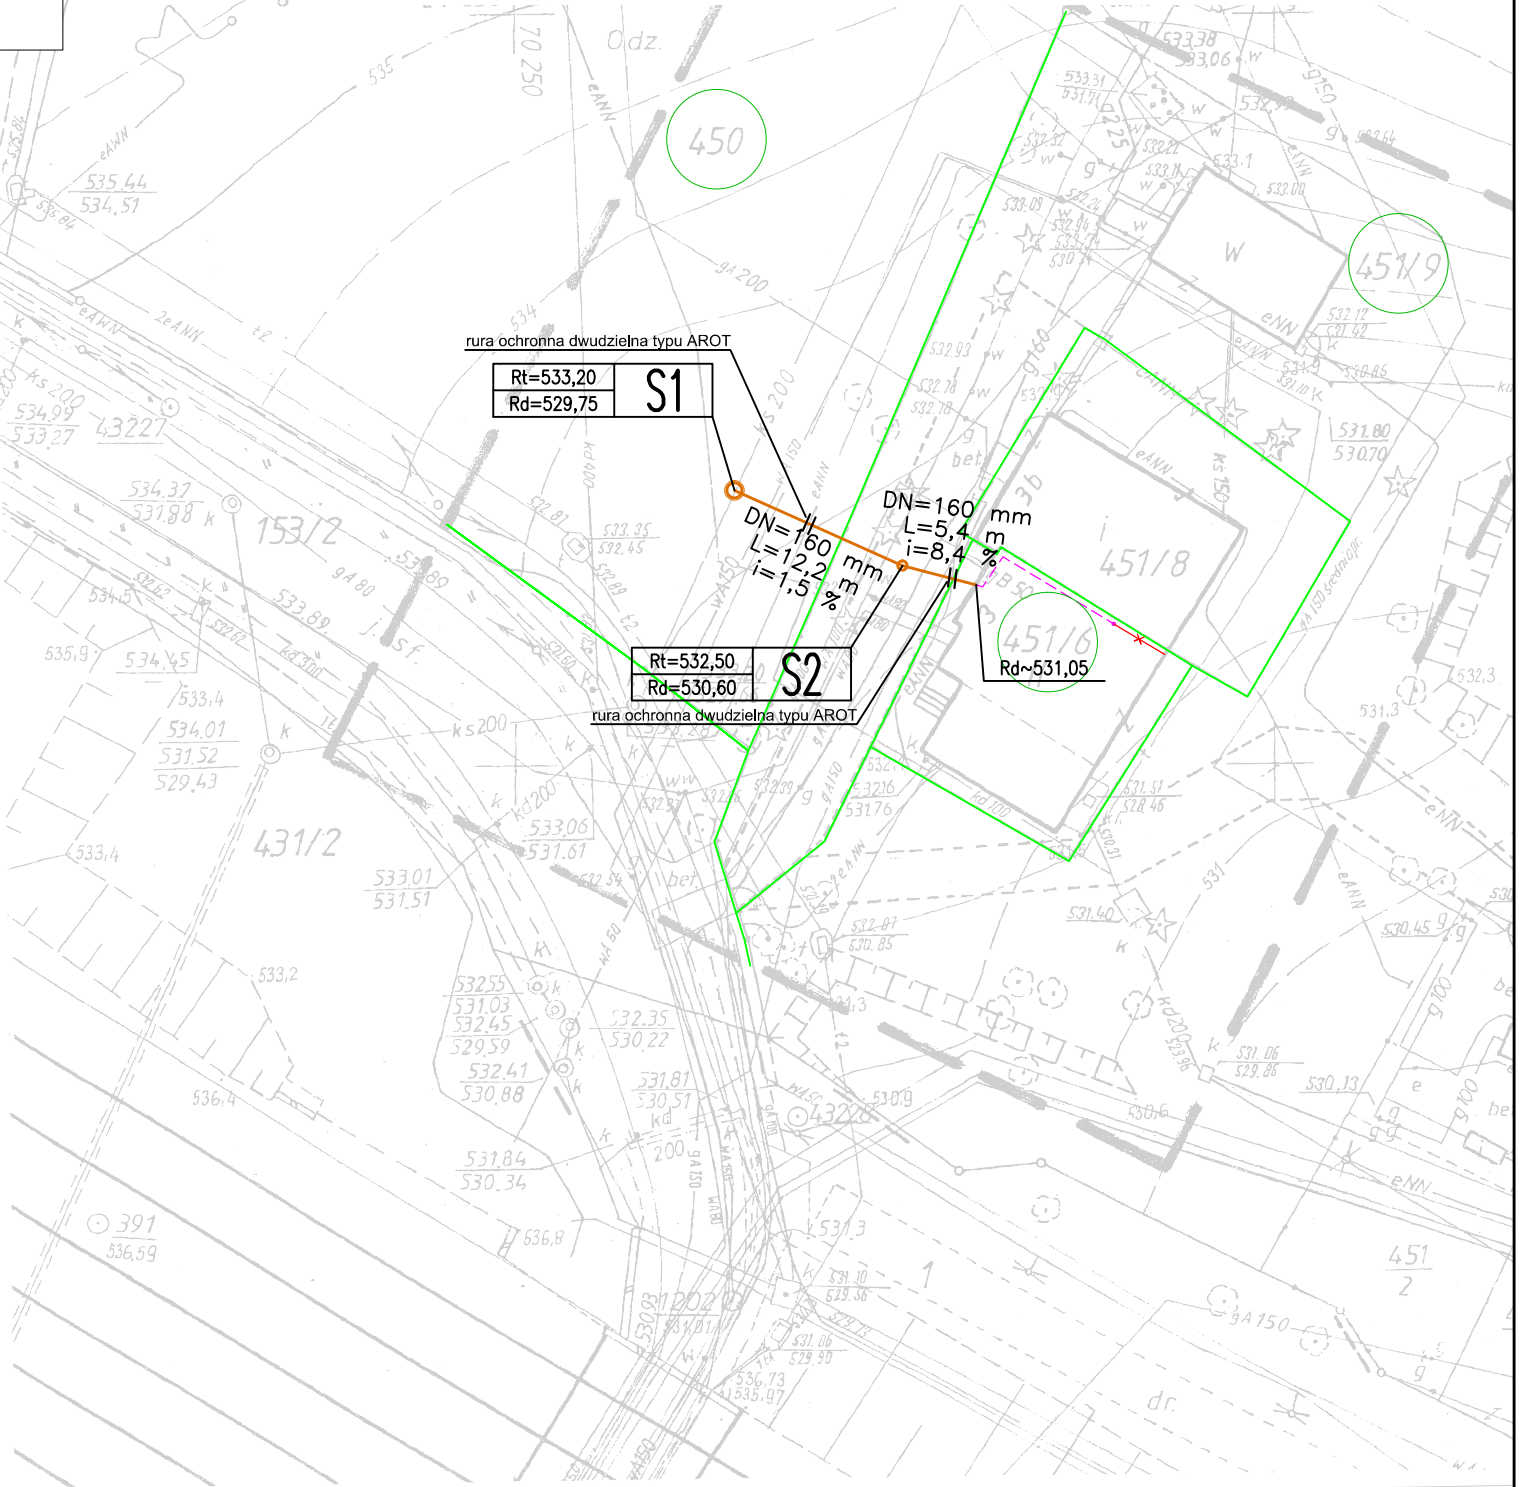

	Biuro Projektowe: Pro-Plan Inżynieria ul. Braci Gierymskich 156, 51-640 Wrocław		faza: PBW
	Zleceńodawca: Gmina Miasto Boguszów-Gorce Plac Odrodzenia 1, 58-370 Boguszów-Gorce		branża: sanitarna
projektował: mgr inż. Leszek Jarosz uprawnienia sanitarne nr 721/Gd/82 mgr inż. Mariusz Kowalski uprawnienia sanitarne nr POM/0242/POOS/09	podpisy:	nazwa inwestycji: „Budowa przyłączy kanalizacji sanitarnych do budynków gminnych”	data: 03.2013
opracował: inż. Marcin Jarosz mgr inż. Zbigniew Nitecki mgr inż. Krzysztof Dzikowski		obiekt: Ulica Dworcowa 3, Boguszów-Gorce	skala: 1:500
		nazwa rysunku: Projekt zagospodarowania terenu	nr rysunku: 1

- LEGENDA**
- projektowane przyłącze/studzienka
 - instalacja wewnętrzna
 - granica działki
 - oznaczenie działki inwestycyjnej

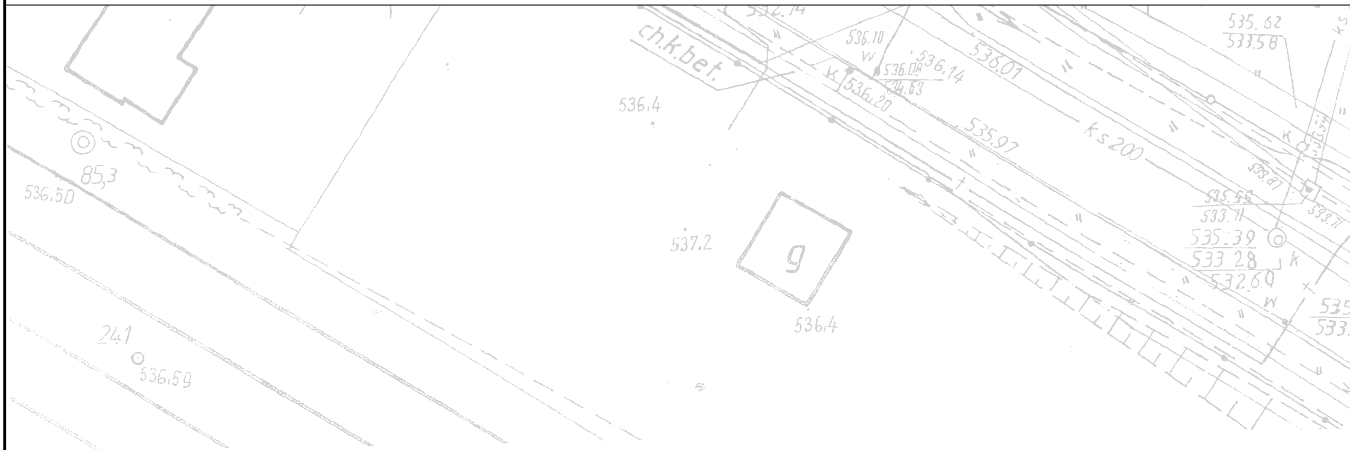

MAPA DO CELÓW PROJEKTOWYCH

Skala 1:500

Oznaczenie kancelaryjne zgłoszenia pracy geodezyjnej	Nr 627/2013 KERG. 11-28/2013
Nazwa miejscowości	Boguszów Gorce
Jednostka ewidencyjna	identyfikator 022101_1, Boguszów Gorce nazwa Boguszów Gorce
Obręb ewidencyjny	identyfikator 0003 nazwa Boguszów
Ulica	ul. Dworcowa 3
działki	451/3, 451/8, 451/9, 451/7
Sekcje mapy zasadniczej	462.343.0424
Nazwa układu współrzędnych	prostokątnych płaskich 1965 układu wysokości Kronsztadt 86
Oznaczenie granic obszaru, który był przedmiotem aktualizacji	
Informacje o służebnościach gruntowych mających wpływ na zagospodarowanie gruntów, zlokalizowanych w granicach projektowanej inwestycji	
Data opracowania mapy	15.02.2013r.

GEO-GROUP
Mariusz Mielczkowski
ul. Dworcowa 3, 58-370 Boguszów-Gorce
tel. +48 505 208 802
biuro@geo-group.pl
www.geo-group.pl

GRUPA OPINIOTNY
mgr inż. Zbigniew Nitecki
ul. Dworcowa 3, 58-370 Boguszów-Gorce
tel. +48 505 208 802
www.geo-group.pl

Nr uprawnień geodety

NIE WYKLUCZA SIĘ ISTNIENIA W TERENIE INNYCH NIE WYKAZANYCH NA NINIEJSZEJ MAPIE URZĄDZEŃ PODZIEMNYCH, KTÓRE NIE BYŁY ZGŁOSZONE DO INWENTARYZACJI LUB O KTÓRYCH BRAK INFORMACJI W INSTYTUCJACH BRANŻY

11-28-2013

21-02-2013

Redlin