


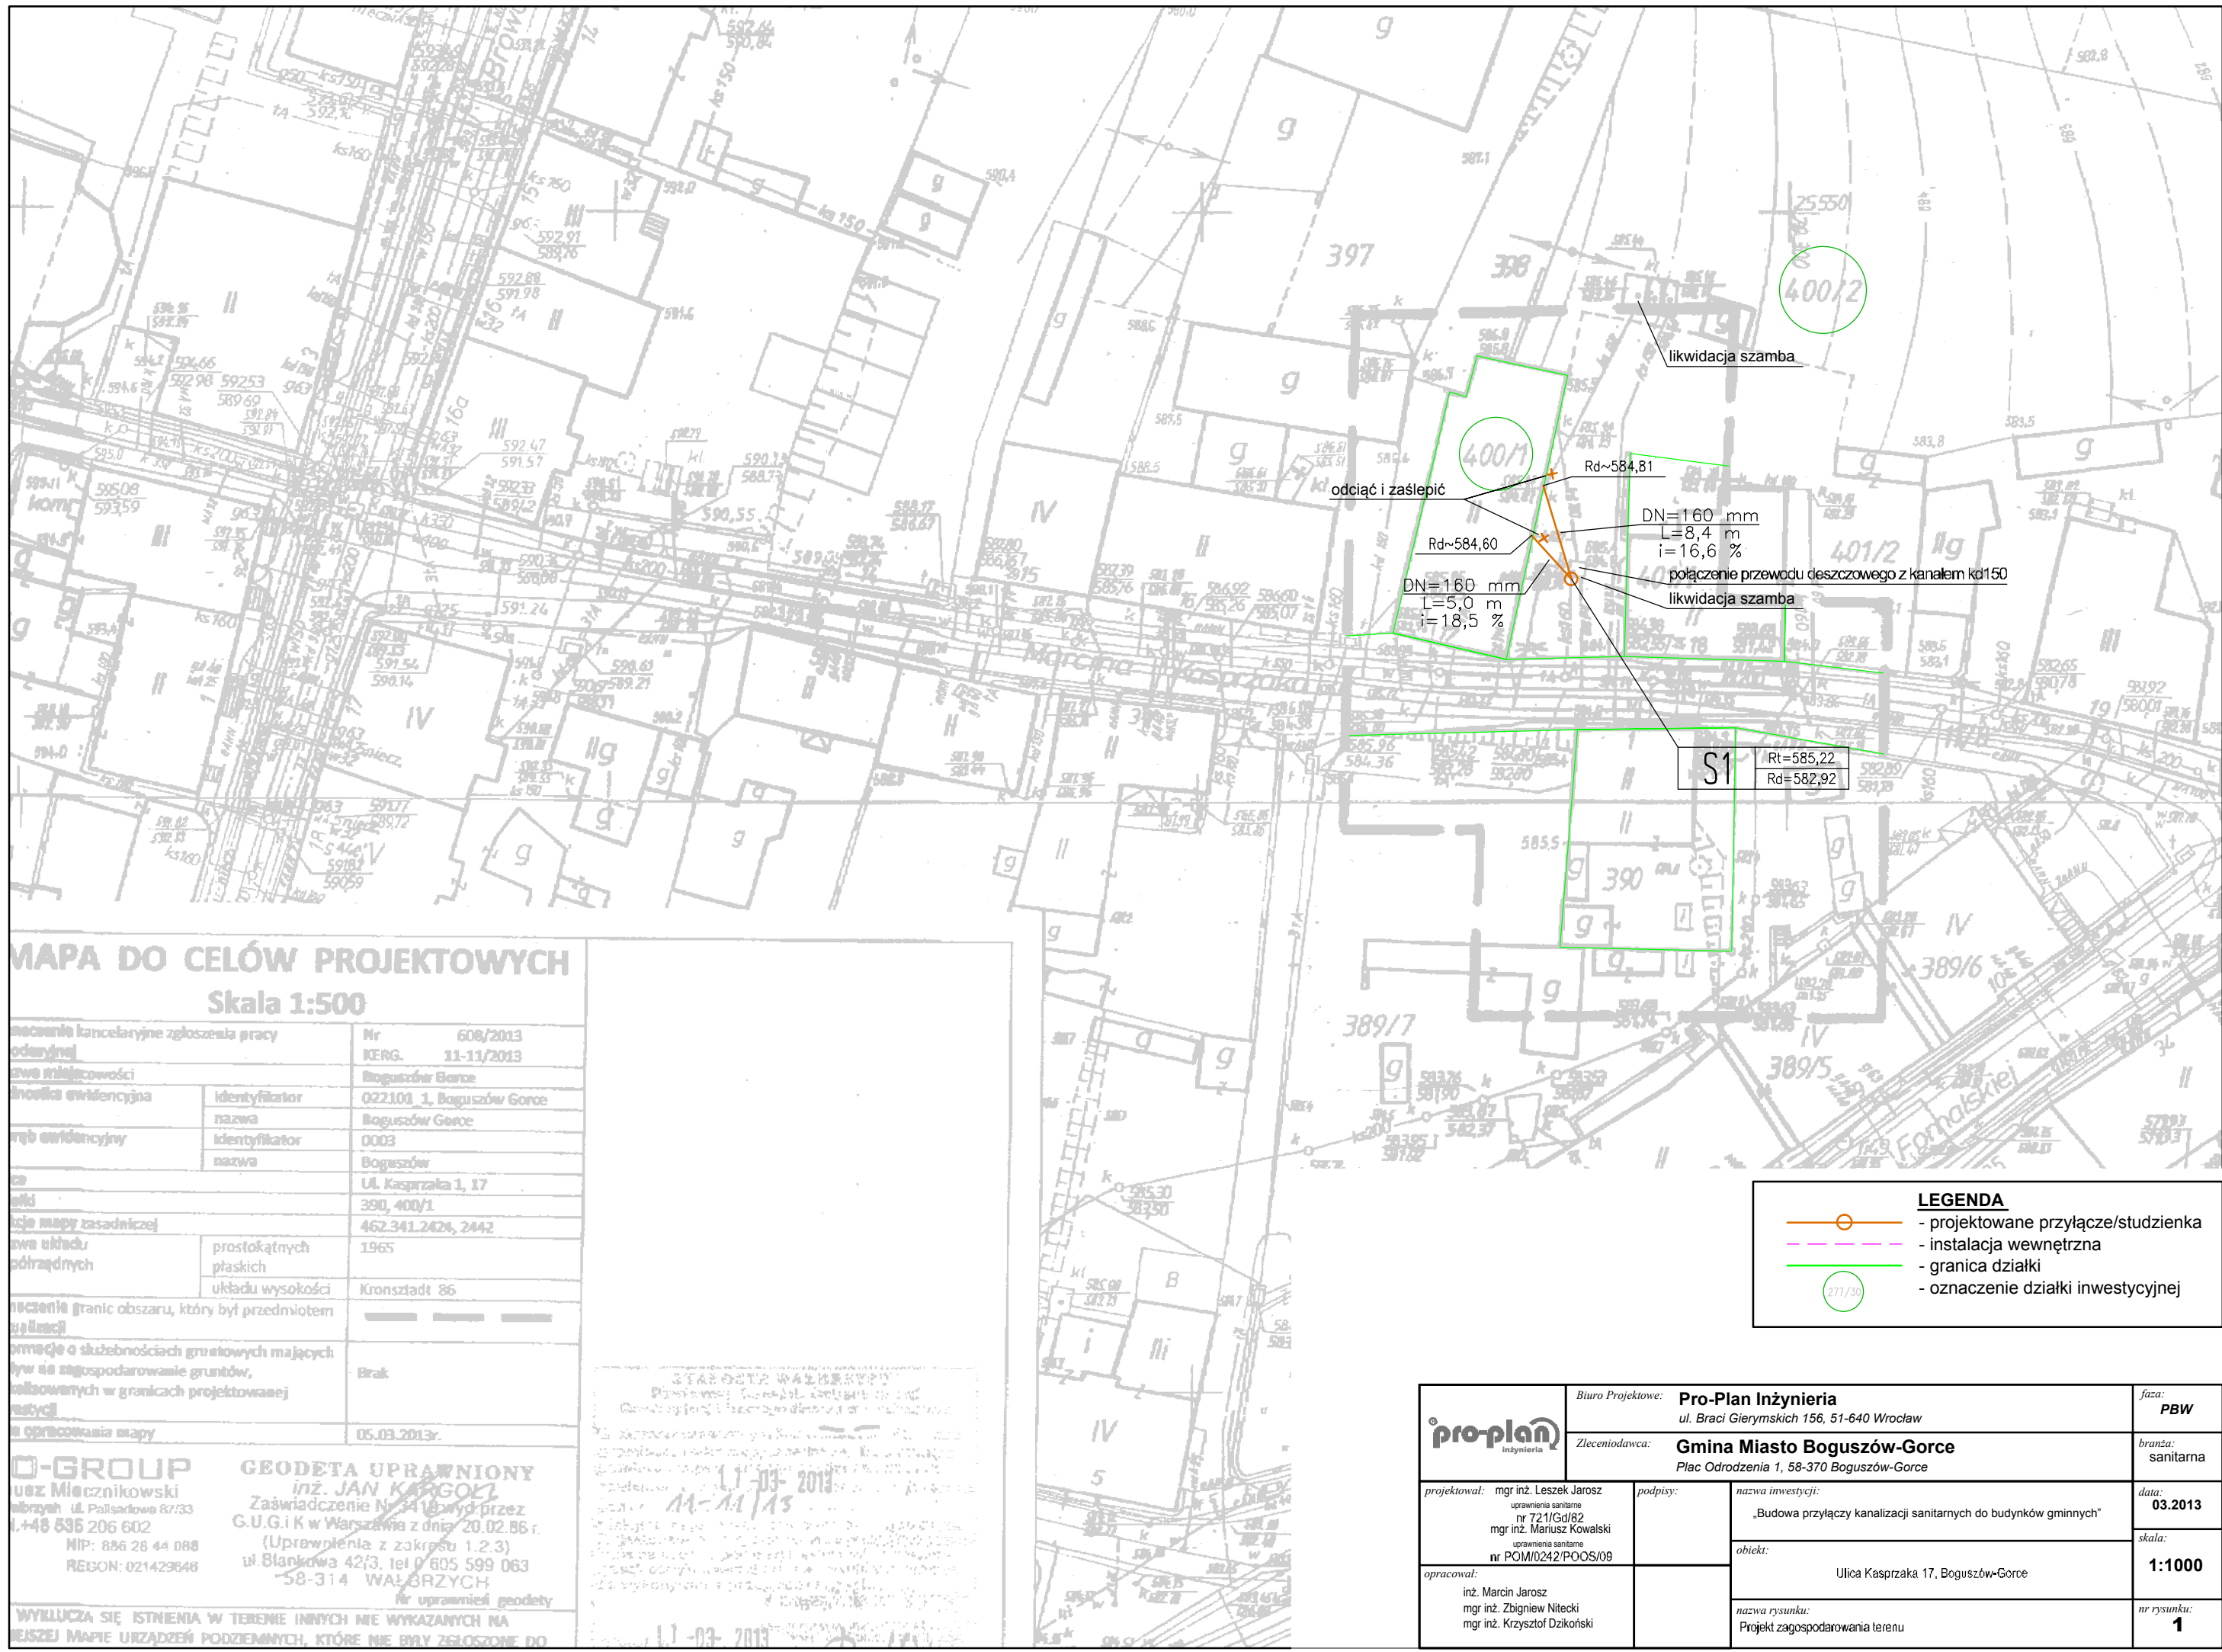

MAPA DO CELÓW PROJEKTOWYCH
Skala 1:500

zawartość kancelaryjne zgłoszenia pracy		Nr 608/2013
odczytny		11-11/2013
dane właścicieli		Boguszów-Gorce
linia ewidencyjna	identyfikator	022101_1, Boguszów-Gorce
	nazwa	Boguszów-Gorce
ręb ewidencyjny	identyfikator	0003
	nazwa	Boguszów
ca		Ulica Kasprzaka 1, 17
maki		390, 400/1
liczba mapy zasadniczej		462.341.2426, 2442
dane układu podziemnych	prostokątnych płaskich	1965
	układu wysokości	Kronsztadt 86
zawartość granic obszaru, który był przedmiotem zgłoszenia		
zawartość o służebnościach gruntowych mających wpływ na zagospodarowanie gruntów, zaliczanych w granicach projektowanej instalacji		Brak
data opracowania mapy		05.03.2013r.

GROUP
mgr inż. Leszek Jarosz
ul. Paładowa 87/33
t. 48 536 206 602
NIP: 886 28 44 088
REGON: 021429648

GEODETA UPRAWNIONY
inż. JAN KARGOL
Zaświadczenie Nr 3418 wyd. przez
G.U.G.i K w Warszawie z dnia 20.02.86 r.
(Uprawnienia z zakresu 1.2.3)
ul. Blankowa 42/3, tel. 0 605 599 063
58-314 WAŁBRZYCH
Nr uprawnień geodety

WYKLUCZA SIĘ ISTNIENIA W TERENIE INNYCH NIE WYKAZANYCH NA
ISTNIEJĄCEJ MAPIE URZĄDZEN PODZIEMNYCH, KTÓRE NIE BYŁY ZGŁOSZONE DO

STANISŁAW WALCZAK
Dzielnica Boguszów-Gorce
Gmina Boguszów-Gorce
11-03-2013

LEGENDA

- projektowane przyłącze/studzienka
- instalacja wewnętrzna
- granica działki
- oznaczenie działki inwestycyjnej

pro-plan inżynieria		Biuro Projektowe: Pro-Plan Inżynieria ul. Braci Gierymskich 156, 51-640 Wrocław	faza: PBW
Zleceńodawca: Gmina Miasto Boguszów-Gorce Plac Odrodzenia 1, 58-370 Boguszów-Gorce		branża: sanitarna	
projektował: mgr inż. Leszek Jarosz uprawnienia sanitarne nr 721/Gd/82 mgr inż. Mariusz Kowalski uprawnienia sanitarne nr POM/0242/POOS/09	podpisy:	nazwa inwestycji: „Budowa przyłączy kanalizacji sanitarnej do budynków gminnych”	data: 03.2013
opracował: inż. Marcin Jarosz mgr inż. Zbigniew Nitecki mgr inż. Krzysztof Dziński		obiekt: Ulica Kasprzaka 17, Boguszów-Gorce	skala: 1:1000
		nazwa rysunku: Projekt zagospodarowania terenu	nr rysunku: 1