


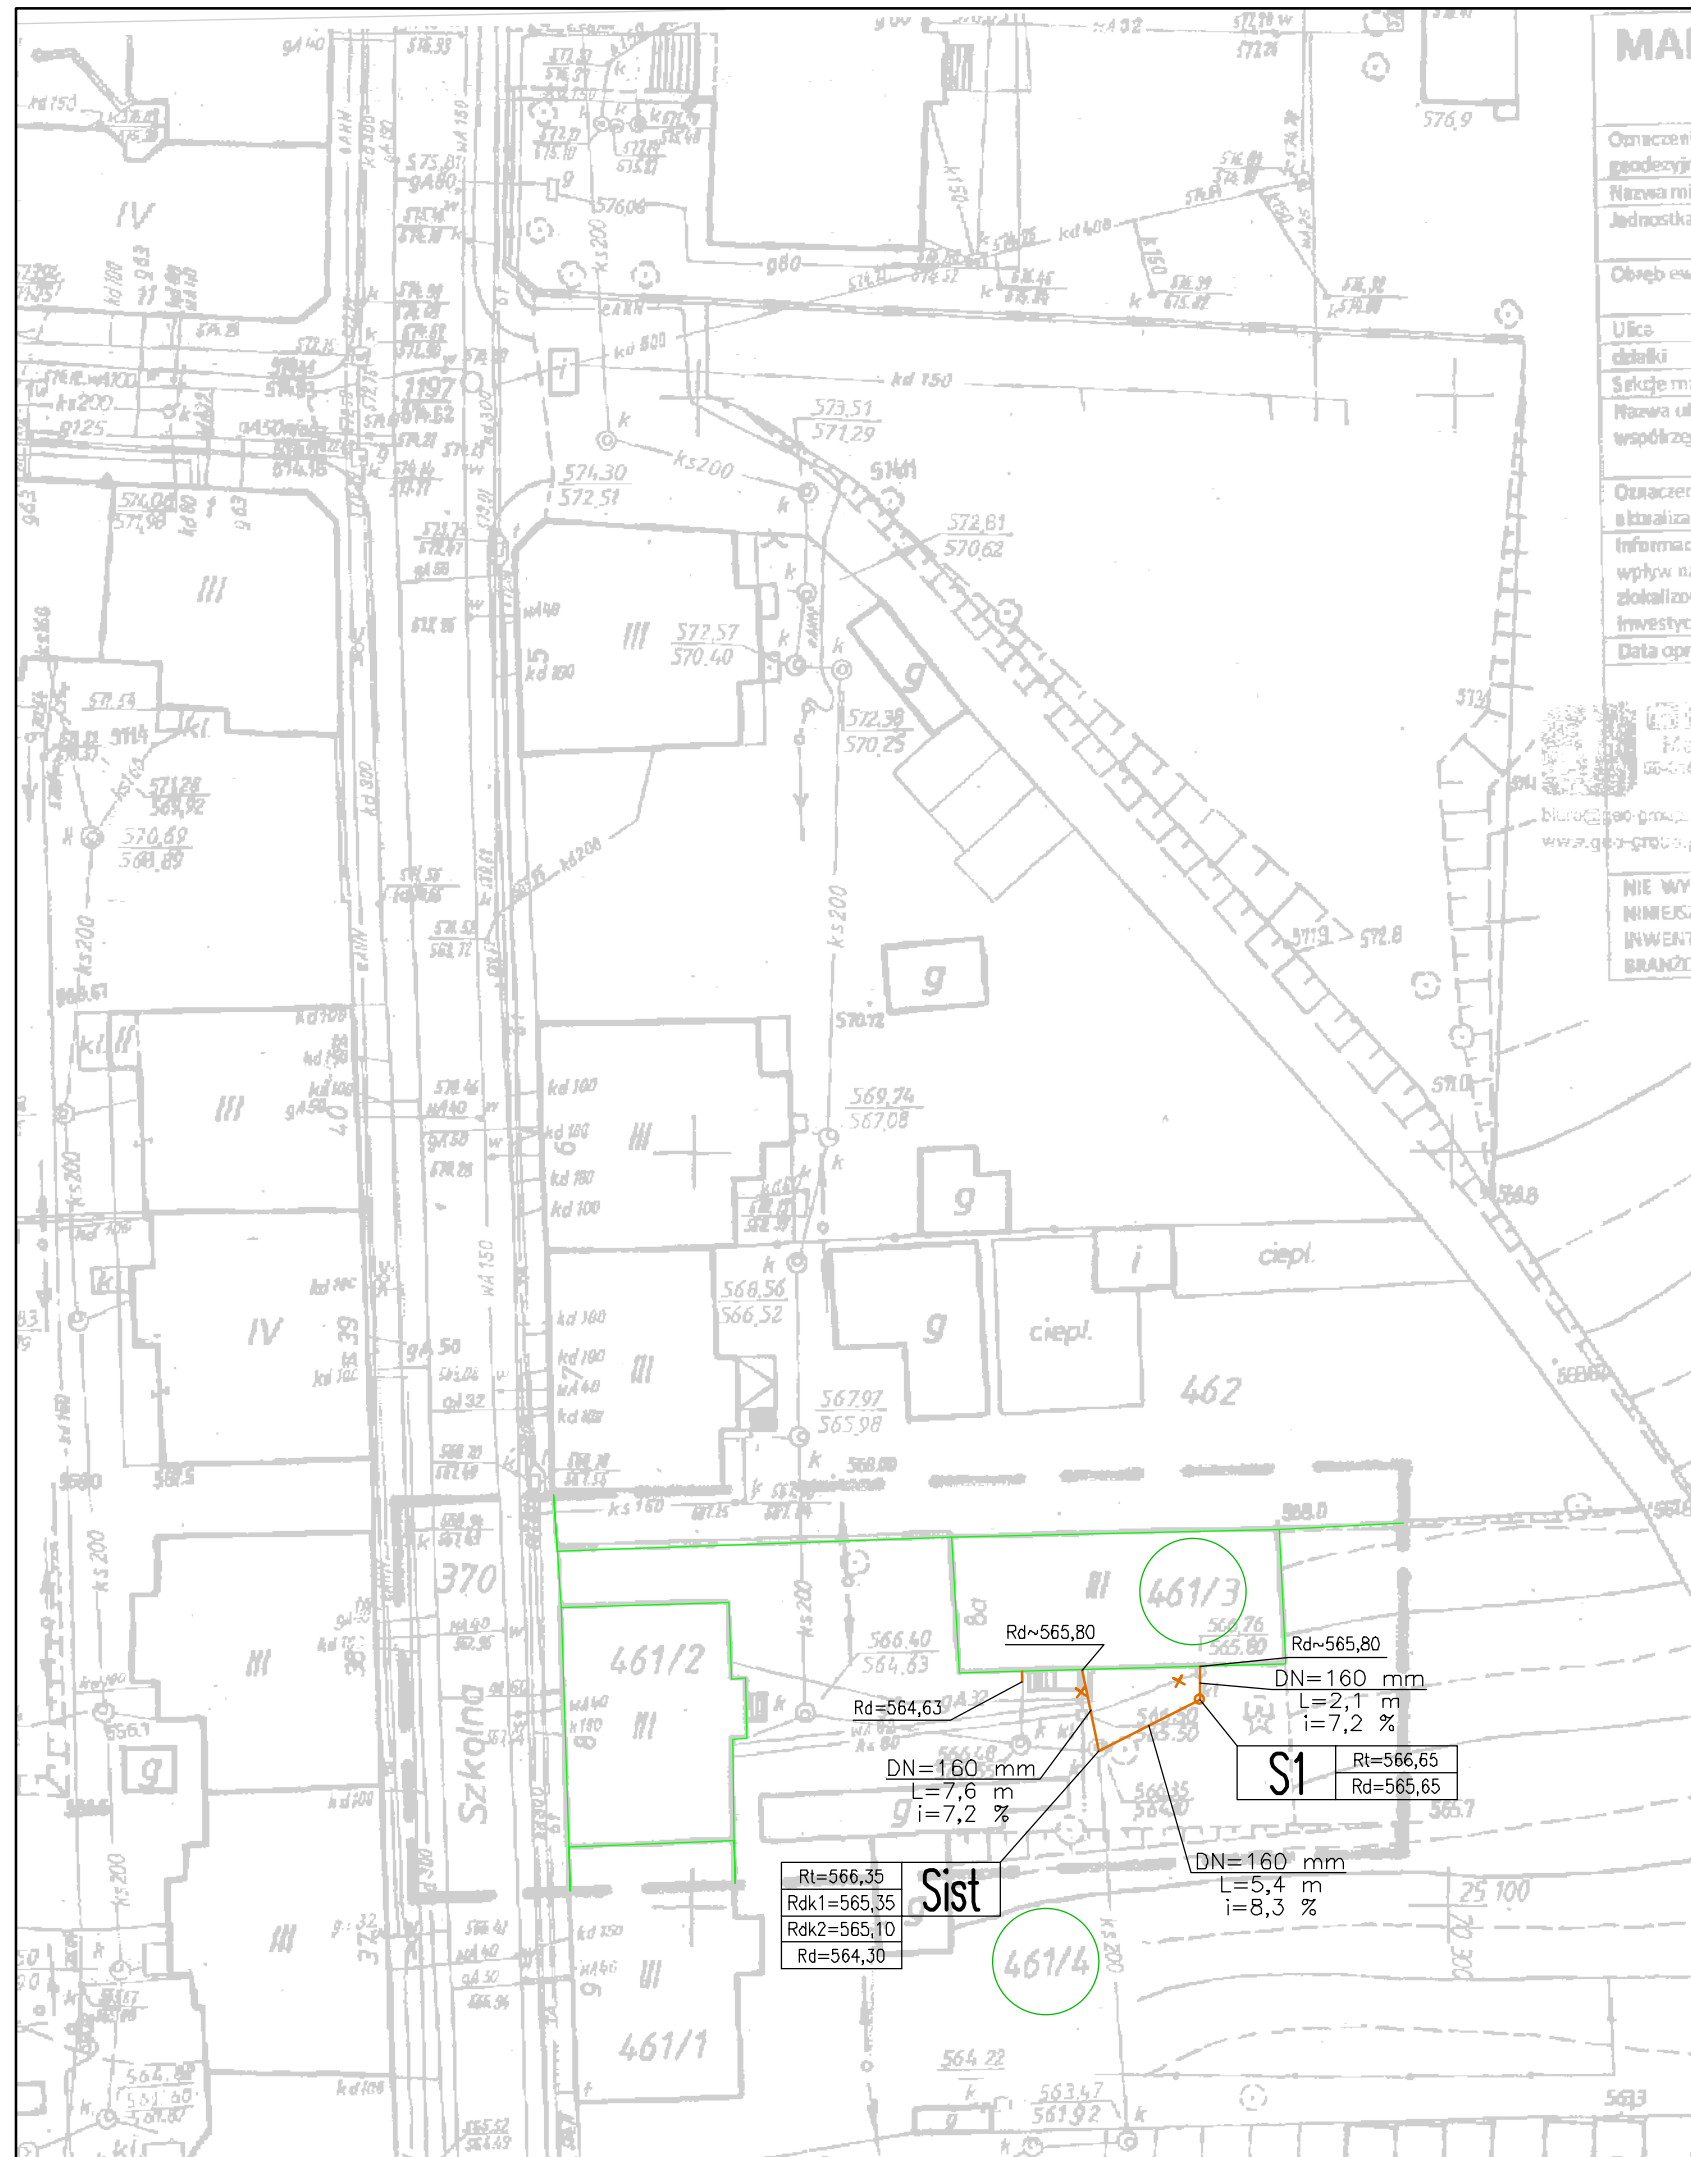

MAPA DO CELÓW PROJEKTOWYCH

Skala 1:500

Oznaczenie kancelaryjne zgłoszenia pracy geodezyjnej	Nr KERG.	611/2013 11-14/2013
Nazwa miejscowości		Boguszów-Gorce
Jednostka ewidencyjna	identyfikator	022101_1, Boguszów-Gorce
	nazwa	Boguszów-Gorce
Obszar ewidencji	identyfikator	0003
	nazwa	Boguszów
Ulica		ul. Szkolna 8a
działki		461/3, 461/4
Sekcje mapy zasadniczej		462.341.2444
Nazwa urzędu	prostokątnych płaskich	1965
współrzędnych	układu wysokości	Kronsztadt 86
Oznaczenie granic obszaru, który był przedmiotem lokalizacji		-----
Informacje o służebnościach gruntowych mających wpływ na zagospodarowanie gruntów, zlokalizowanych w granicach projektowanej inwestycji		Brak
Data opracowania mapy		26.02.2013r.

GEO-GROUP
Marek Mischakowski
Geodeta i inżynier
ul. Główna 156, 51-640 Wrocław
tel. 48 71 355 205 602
biuro@gio-group.pl
www.gio-group.pl

GRUPA PRACOWNI
ul. Główna 156, 51-640 Wrocław
tel. 48 71 355 205 602
biuro@gio-group.pl
www.gio-group.pl

Nr uprawnień geodety

NIE WYKLUCZA SIĘ ISTNIENIA W TERENIE INNYCH NIE WYKAZANYCH NA NIMIEJSZEJ MAPIE URZĄDZEŃ PODZIEMNYCH, KTÓRE NIE BYŁY ZGŁOSZONE DO INWENTARYZACJI LUB O KTÓRYCH BRAK INFORMACJI W INSTYTUCJACH BRANŻOWYCH

04-03-2013
11-14/13

04-03-2013

- LEGENDA**
- projektowane przyłącze/studzienka
 - granica działki
 - oznaczenie działki inwestycyjnej

pro-plan inżynieria		Biurowo Projektowe: Pro-Plan Inżynieria ul. Braci Gierymskich 156, 51-640 Wrocław	faza: PBW
Zlecający: Gmina Miasto Boguszów-Gorce Plac Odrodzenia 1, 58-370 Boguszów-Gorce		branża: sanitarna	
projektował: mgr inż. Leszek Jarosz uprawnienia sanitarna nr 721/Gd/82 mgr inż. Mariusz Kowalski uprawnienia sanitarna nr POM/0242/POOS/09	podpisy:	nazwa inwestycji: „Budowa przyłączy kanalizacji sanitarnych do budynków gminnych”	data: 03.2013
opracował: inż. Marcin Jarosz mgr inż. Zbigniew Nitecki mgr inż. Krzysztof Dziński		obiekt: Ulica Szkolna 8A, Boguszów-Gorce	skala: 1:500
nazwa rysunku: Projekt zagospodarowania terenu			nr rysunku: 1