


Piwnice

YnTKSY 1x2x1 ekw. pętla nr 1 do CSP – I piętro

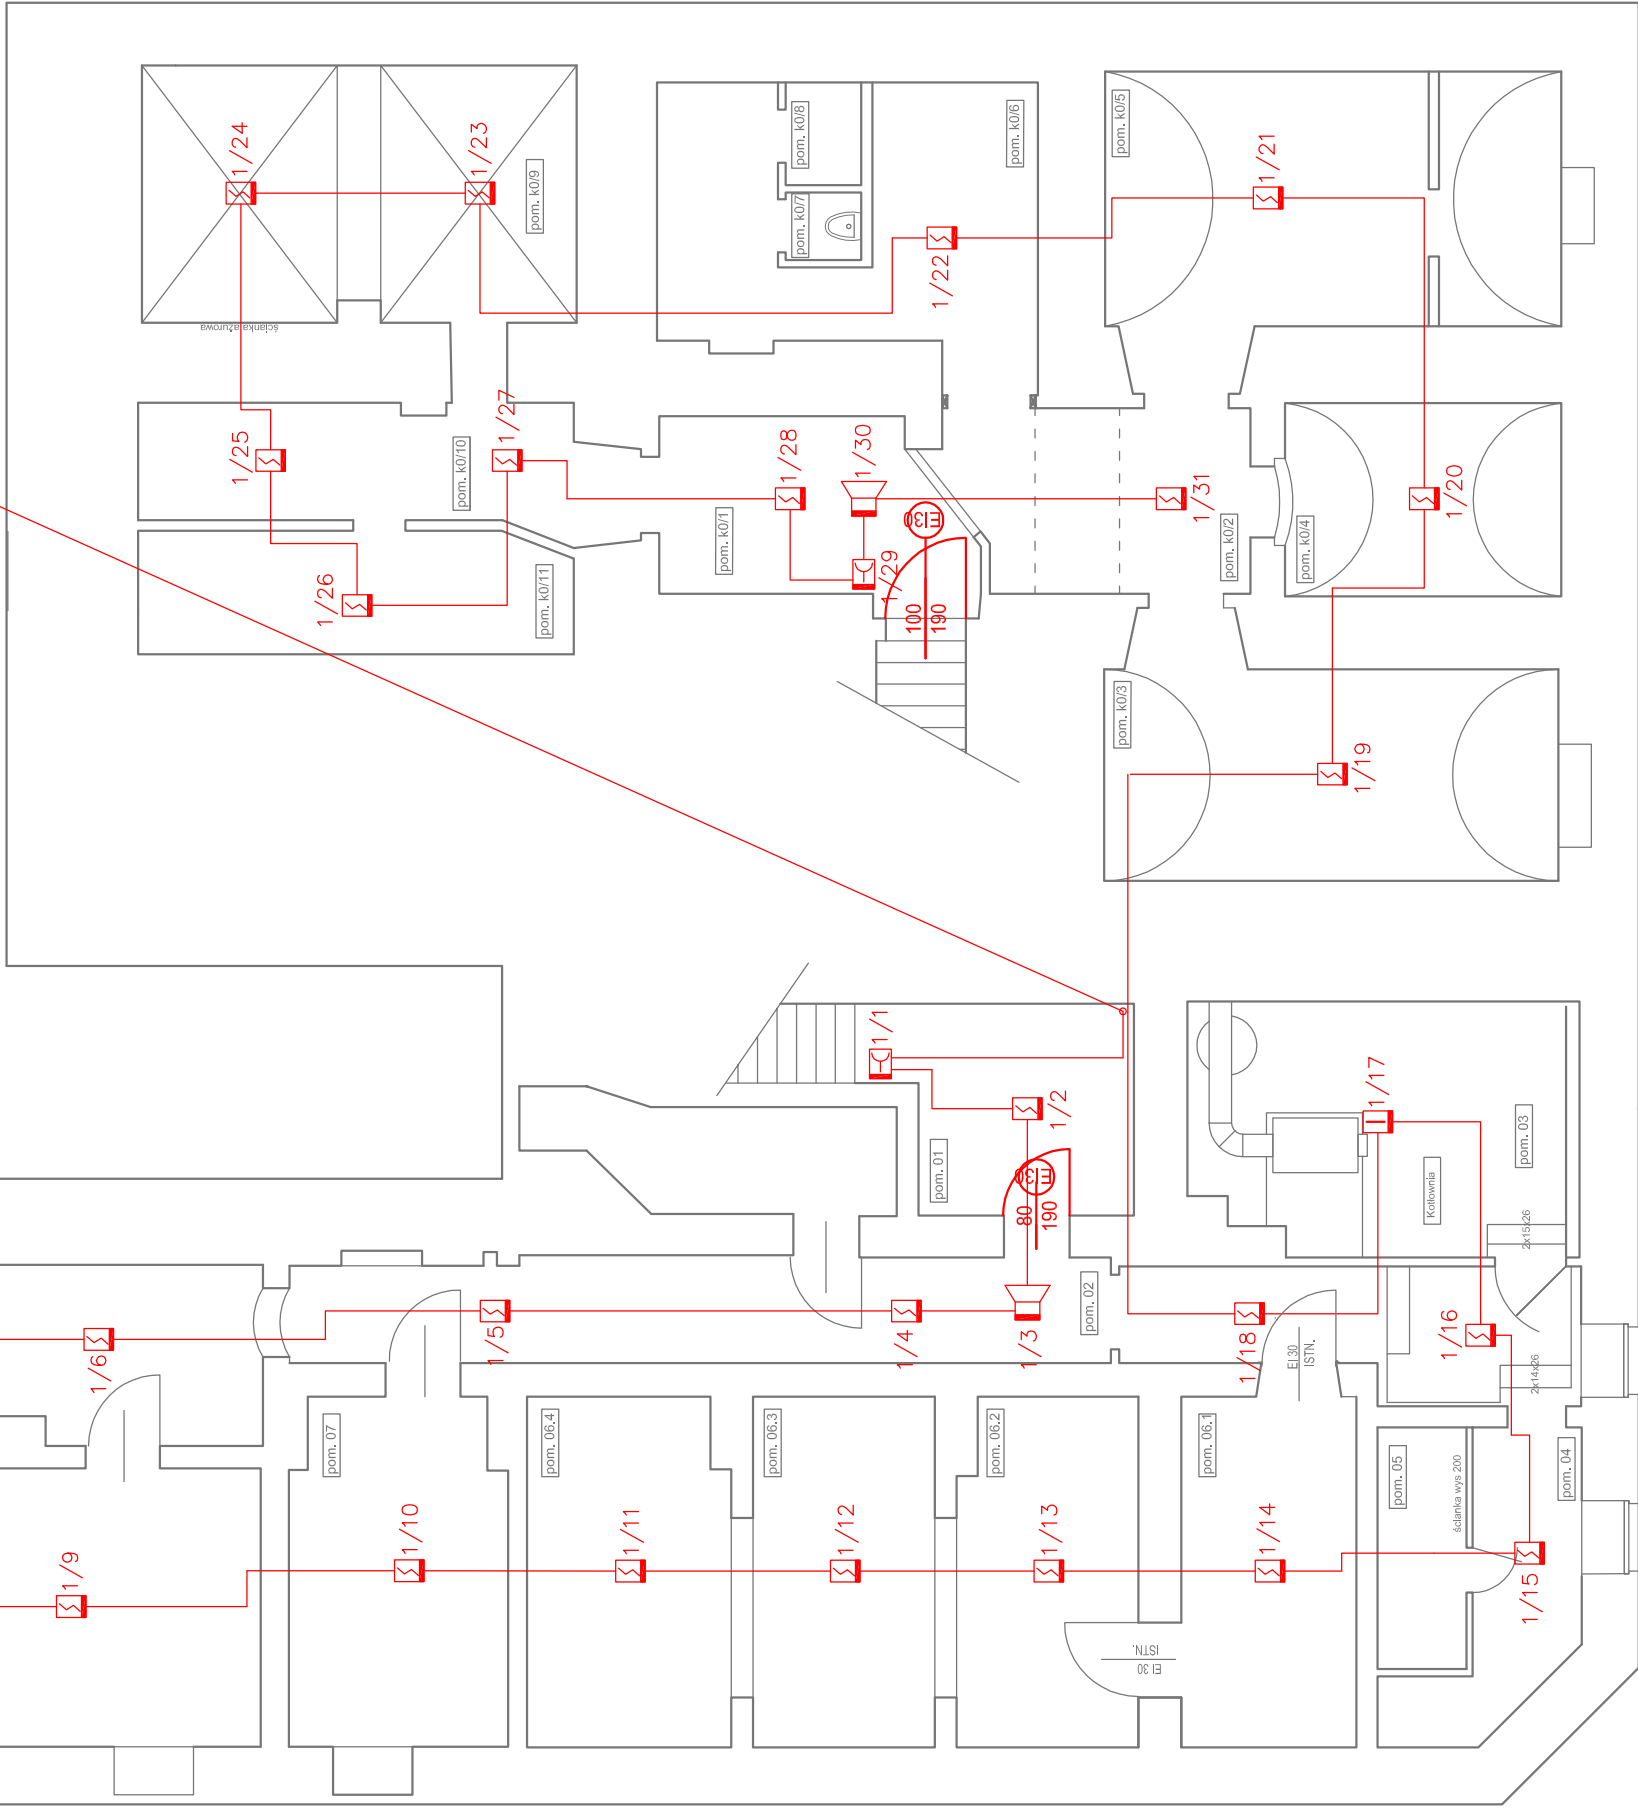

LEGENDA:

-  – optyczna czujka dymu DUR–4046
-  – czujka ciepła TUN–4046
-  – ręczny ostrzegacz pożaru ROP–4001M
-  – optyczny radiowa czujka dymu z gniazdem DUR–4047
-  – adapter czujek radiowych ACR–4001
-  – element kontrolno–sterujący EKS–4001
-  – sygnalizator akustyczny na lini dozorowej SAL–4001
-  – przycisk oddymiania RT 42 PL
-  – centrala sygnalizacji pożarowej POLON 4900
-  – centrala systemu oddymiania RZN 4402K



Przedsiębiorstwo "INWESTBUD" Sp. z o.o.,
58-306 Wałbrzych, ul. Jaworowa 15a

Projektant br. inż. elektryczne	mgr inż. Przemysław Jaromin	157/DOŚ/03	Data:	07.2013 r.
Asystent br. inż. elektryczne	mgr inż. Krzysztof Leszczyński			
Sprawdzający br. inż. elektryczne	mgr inż. Adam Holysz	NBGP.V 7342/3/20/96		
Zadanie:	Wykonanie systemu zabezpieczeń p-poż budynku Urzędu Miejskiego przy Pl. Odrodzenia 1 w Bogusławie-Gorcach			Skala: 1:100
Inwestor:	Gmina Bogusław-Gorce Pl. Odrodzenia 1, 58-370 Bogusław-Gorce			Stadium: PB
Tytuł rys.:	PLAN INSTALACJI SYGNALIZACJI POŻARU I ODDYMIANIA - RZUT PIWNICY			Nr rys.: 1/IE

Zastrzeżenie: Wszelkie prawa wynikające z ustawy o prawie autorskim. Ryzykując niniejszym nie może być w całości lub w części przesyłany, kopiowany, rozpowszechniany, w inny sposób udostępniany lub oddany do publicznej wiadomości bez pisemnej zgody firmy projektowej.