


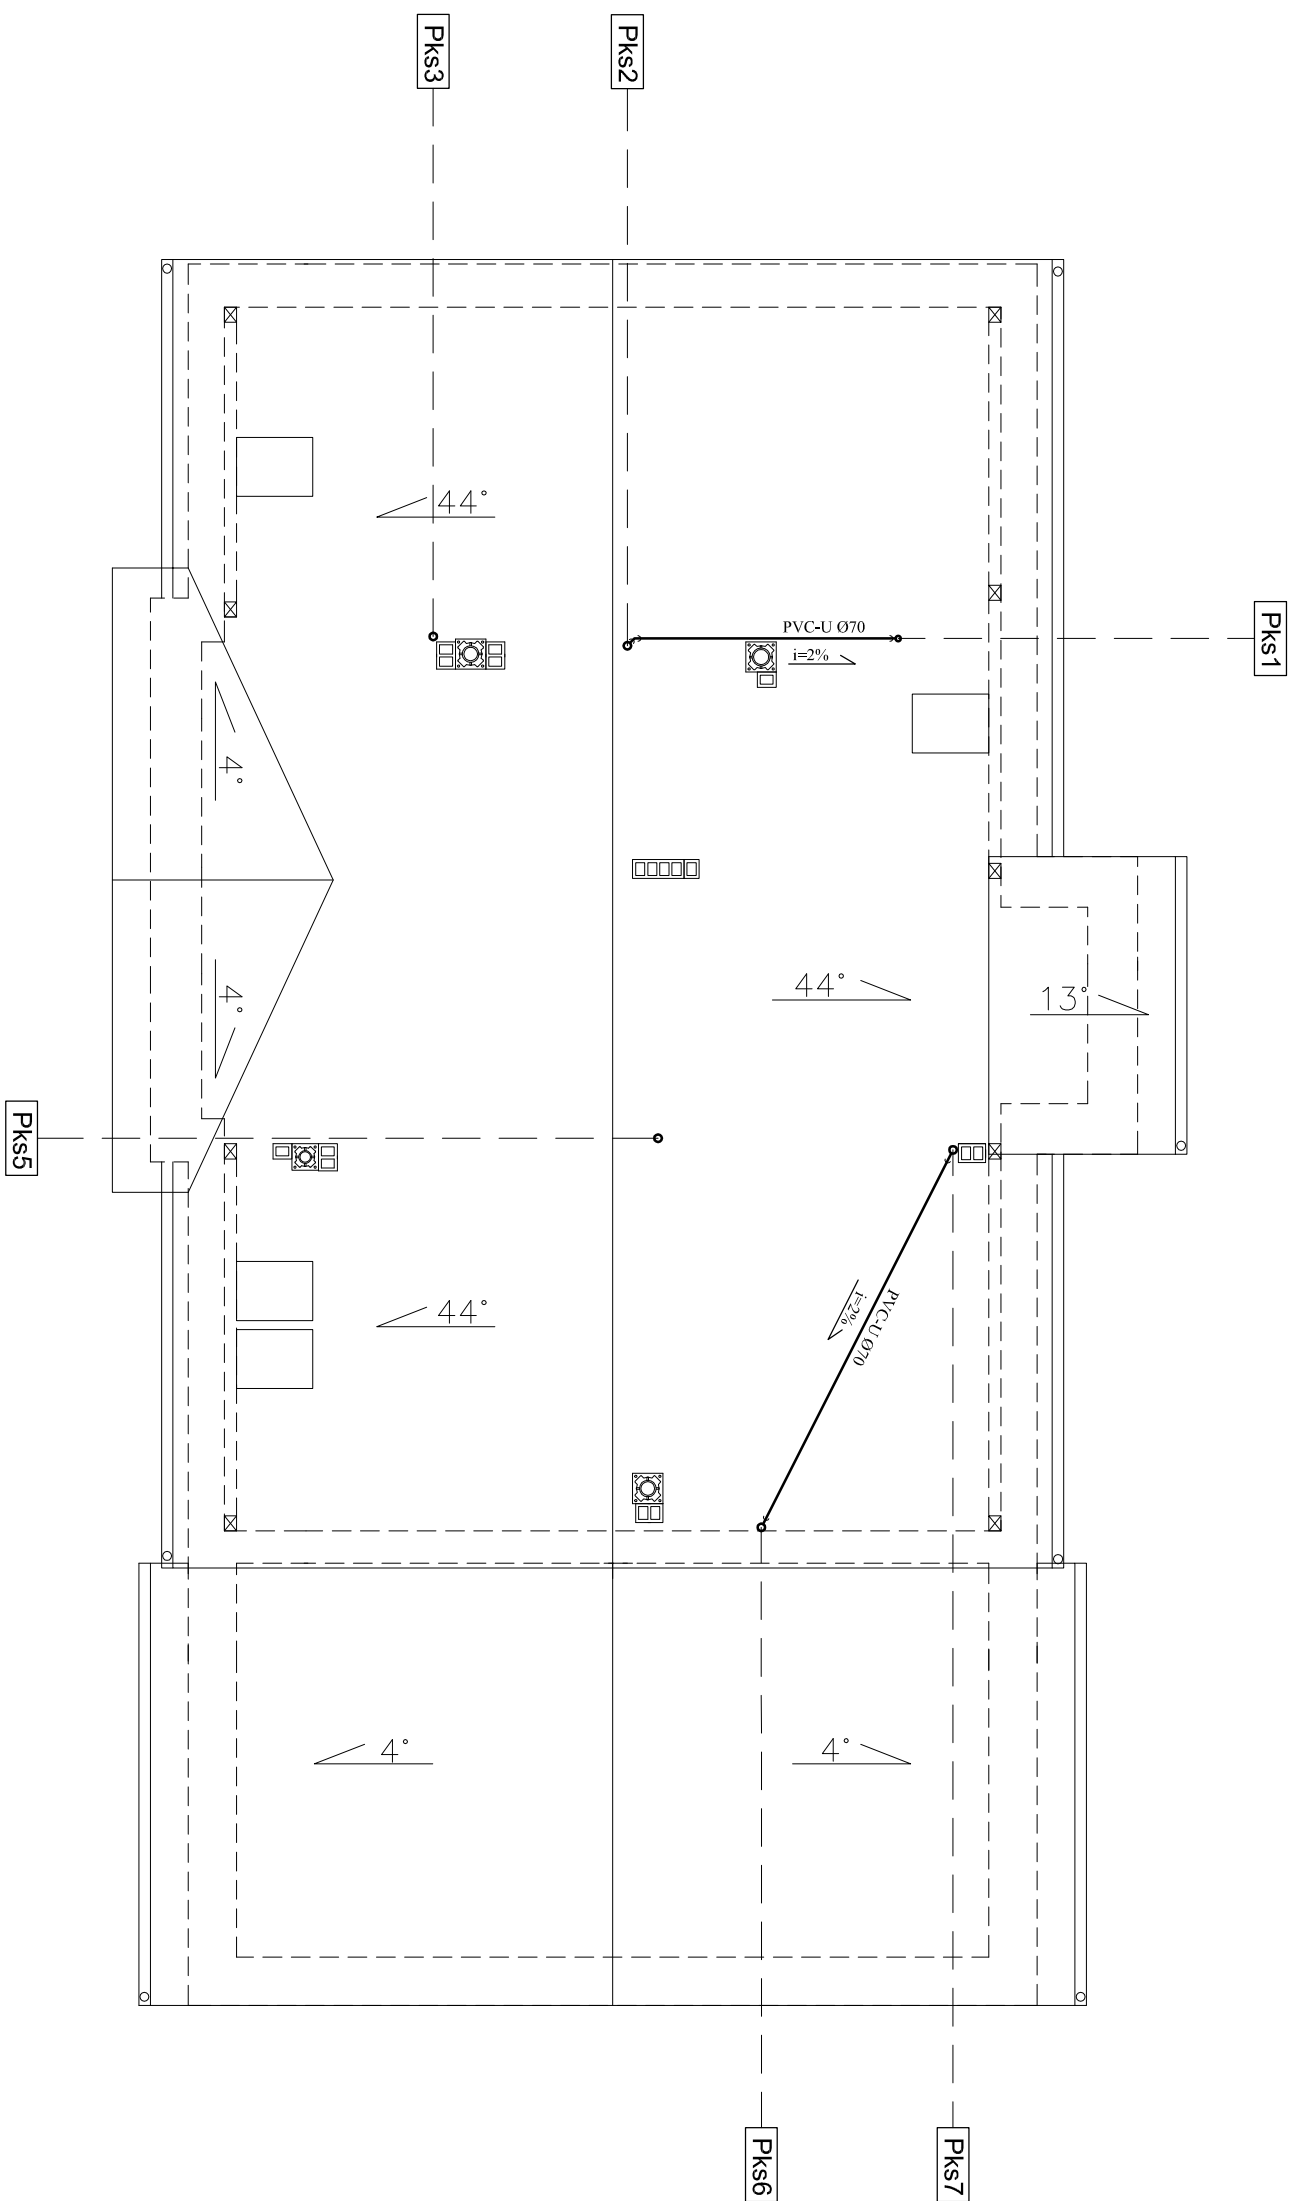

Pracownia Projektowa "KONSTRUKTOR"			
siedziba: ul. Wolności 41/8, 58-160 Świebodzice biuro: ul. Broniewskiego 1B, 58-309 Wałbrzych			
Projektant:	mgr inż. Ewa Agata Nowok	135/02/DUW	
Asystent:	mgr inż. Tomasz Nowok inż. Marcin Dunowski		
Temat:	REMOWACJA WIELORODZINNEGO BUDYNKU MIESZKALNEGO PRZY UL. ŻEROMSKIEGO 35 W BOGUSZOWIE – GÓRCACH		
Inwestor:	GMINA MIASTO BOGUSZÓW-GÓRCE PL. ODRÓDZENIA 1, 58-370 BOGUSZÓW-GÓRCE		
Tytuł rys:	RZUT DACHU – instalacja kanalizacji sanitarnej		
Zastrzegam się wszelkie prawa autorskie. Rysunek nie może być w całości lub w części przetwarzany, udzieleny lub odpisywany, kopiowany, bez pisemnej zgody Pimy projektowej.		Data: 10.2010	
		Skala: 1:100	
		Nr. rys: 10/IS	