


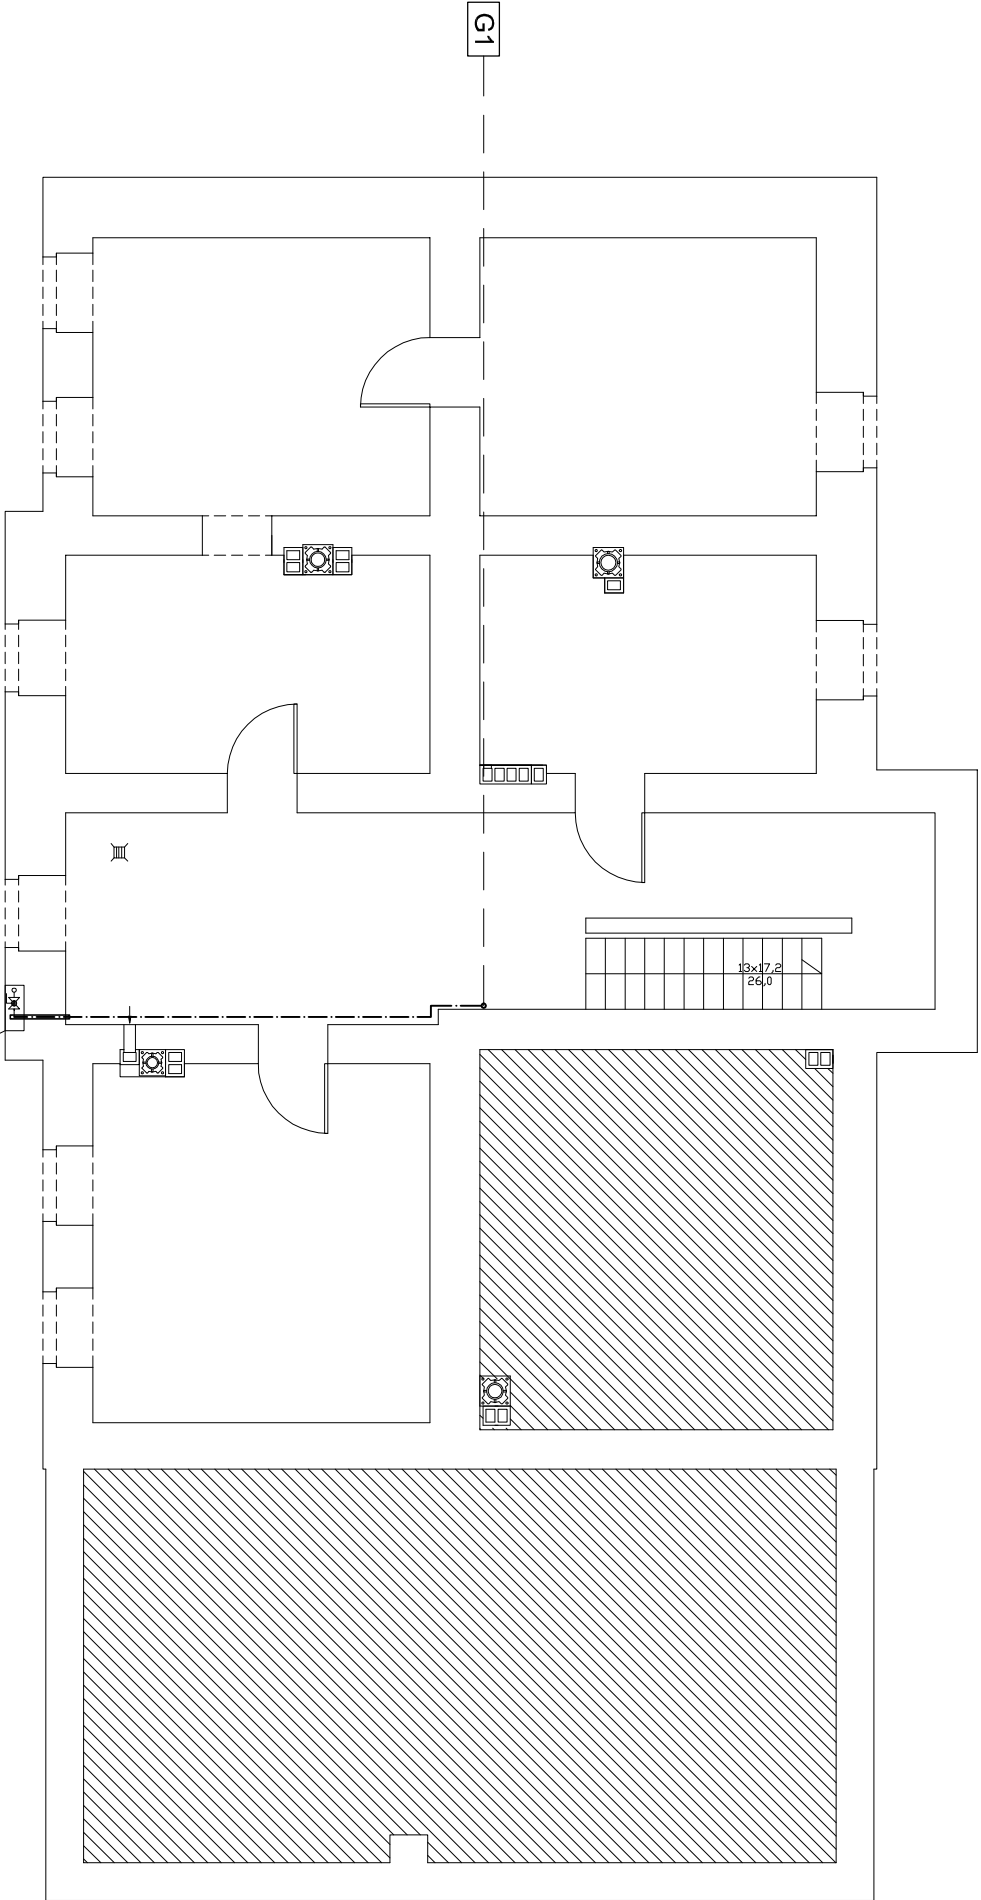

Skrzynka węglowa 505x485x250mm z wyposażeniem :
– zawór główny gazu DN50
– monoblok

Pracownia Projektowa "KONSTRUKTOR"
siedziba: ul. Wolności 41/8, 58–160 Świebodzice
biuro: ul. Broniewskiego 1B, 58–309 Wałbrzych

Projektant:	mgr inż. Ewa Agata Nowak	135/02/DUW	Date:	10.2010
Asystent:	mgr inż. Tomasz Nowak		Stadium:	PB
	inż. Marcin Dunowski			

Temat:	REMOWACJA WIELORODZINNEGO BUDYNKU MIESZKALNEGO PRZY UL. ŻEROMSKIEGO 35 W BOGUSZOWIE – GORCACH	
Investor:	GINIA MIASTO BOGUSZÓW-GORCE PL. ODRODZENIA 1, 58–370 BOGUSZÓW-GORCE	Skala: 1:100
Tytuł rys.:	RZUT PIWNICY – Instalacja gazu	Nr. rys.: 10/IS

Zastrzegam sobie wszelkie prawa wynikające z Ustawy o prawie autorskim. Rysunek niniejszy nie może być w całości lub w części przetwarzany, uzupełniany lub ostateczny komercyjnie, bez pisemnej zgody firmy projektowej.