


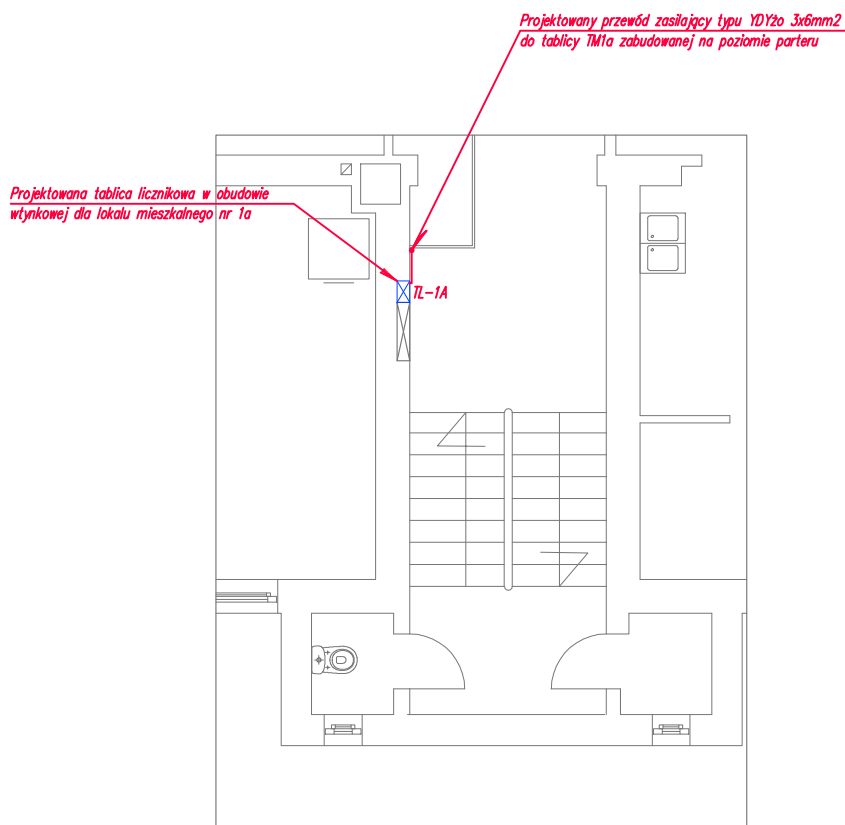

ZAKŁAD GOSPODARKI MIESZKANIOWEJ Sp. z o.o.

ul. Gen. Karola Świerczewskiego 46, 58-370 Boguszów-Gorce
tel. 74/ 844-94-11, 74/844-94-12, fax 74/ 844-94-69

Nazwa zadania:	Remont budynku mieszkalnego przy ul. Promyka 3-3a wraz ze zmianą sposobu użytkowania lokalu użytkowego z przeznaczeniem na 2 lokale mieszkalne, wykonaniem wentylacji nawiewno – wywiewnej, odprowadzeniem wód deszczowych, dociepleniem ściany szczytowej i tylnej		
Inwestor:	Gmina Boguszów – Gorce pl. Odrodzenia 1 58–370 Boguszów – Gorce		
BRANŻA:			
PROJEKTANT:	mgr inż. Krzysztof Leszczyński	Upr.: 198/DOŚ/15	Podpis:
SPRAWDZAJĄCY:	mgr inż. Przemysław Jaromin	Upr.: 157/DOŚ/03	

NAZWA RYSUNKU

RZUT I PIĘTRA - PLAN INSTALACJI ELEKTRYCZNEJ

Data: 04.2016r.	Stadium: PROJEKT BUDOWLANY	Skala: 1:100	Nr rysunku: IE/3
---------------------------	--------------------------------------	------------------------	----------------------------

Zastrzegam wszelkie prawa wynikające z Ustawy o prawie autorskim. Rysunek niniejszy nie może być w całości lub w części przerzysowany, uzupełniany lub odstępiony komunięci, bez pisemnej zgody firmy projektowej