


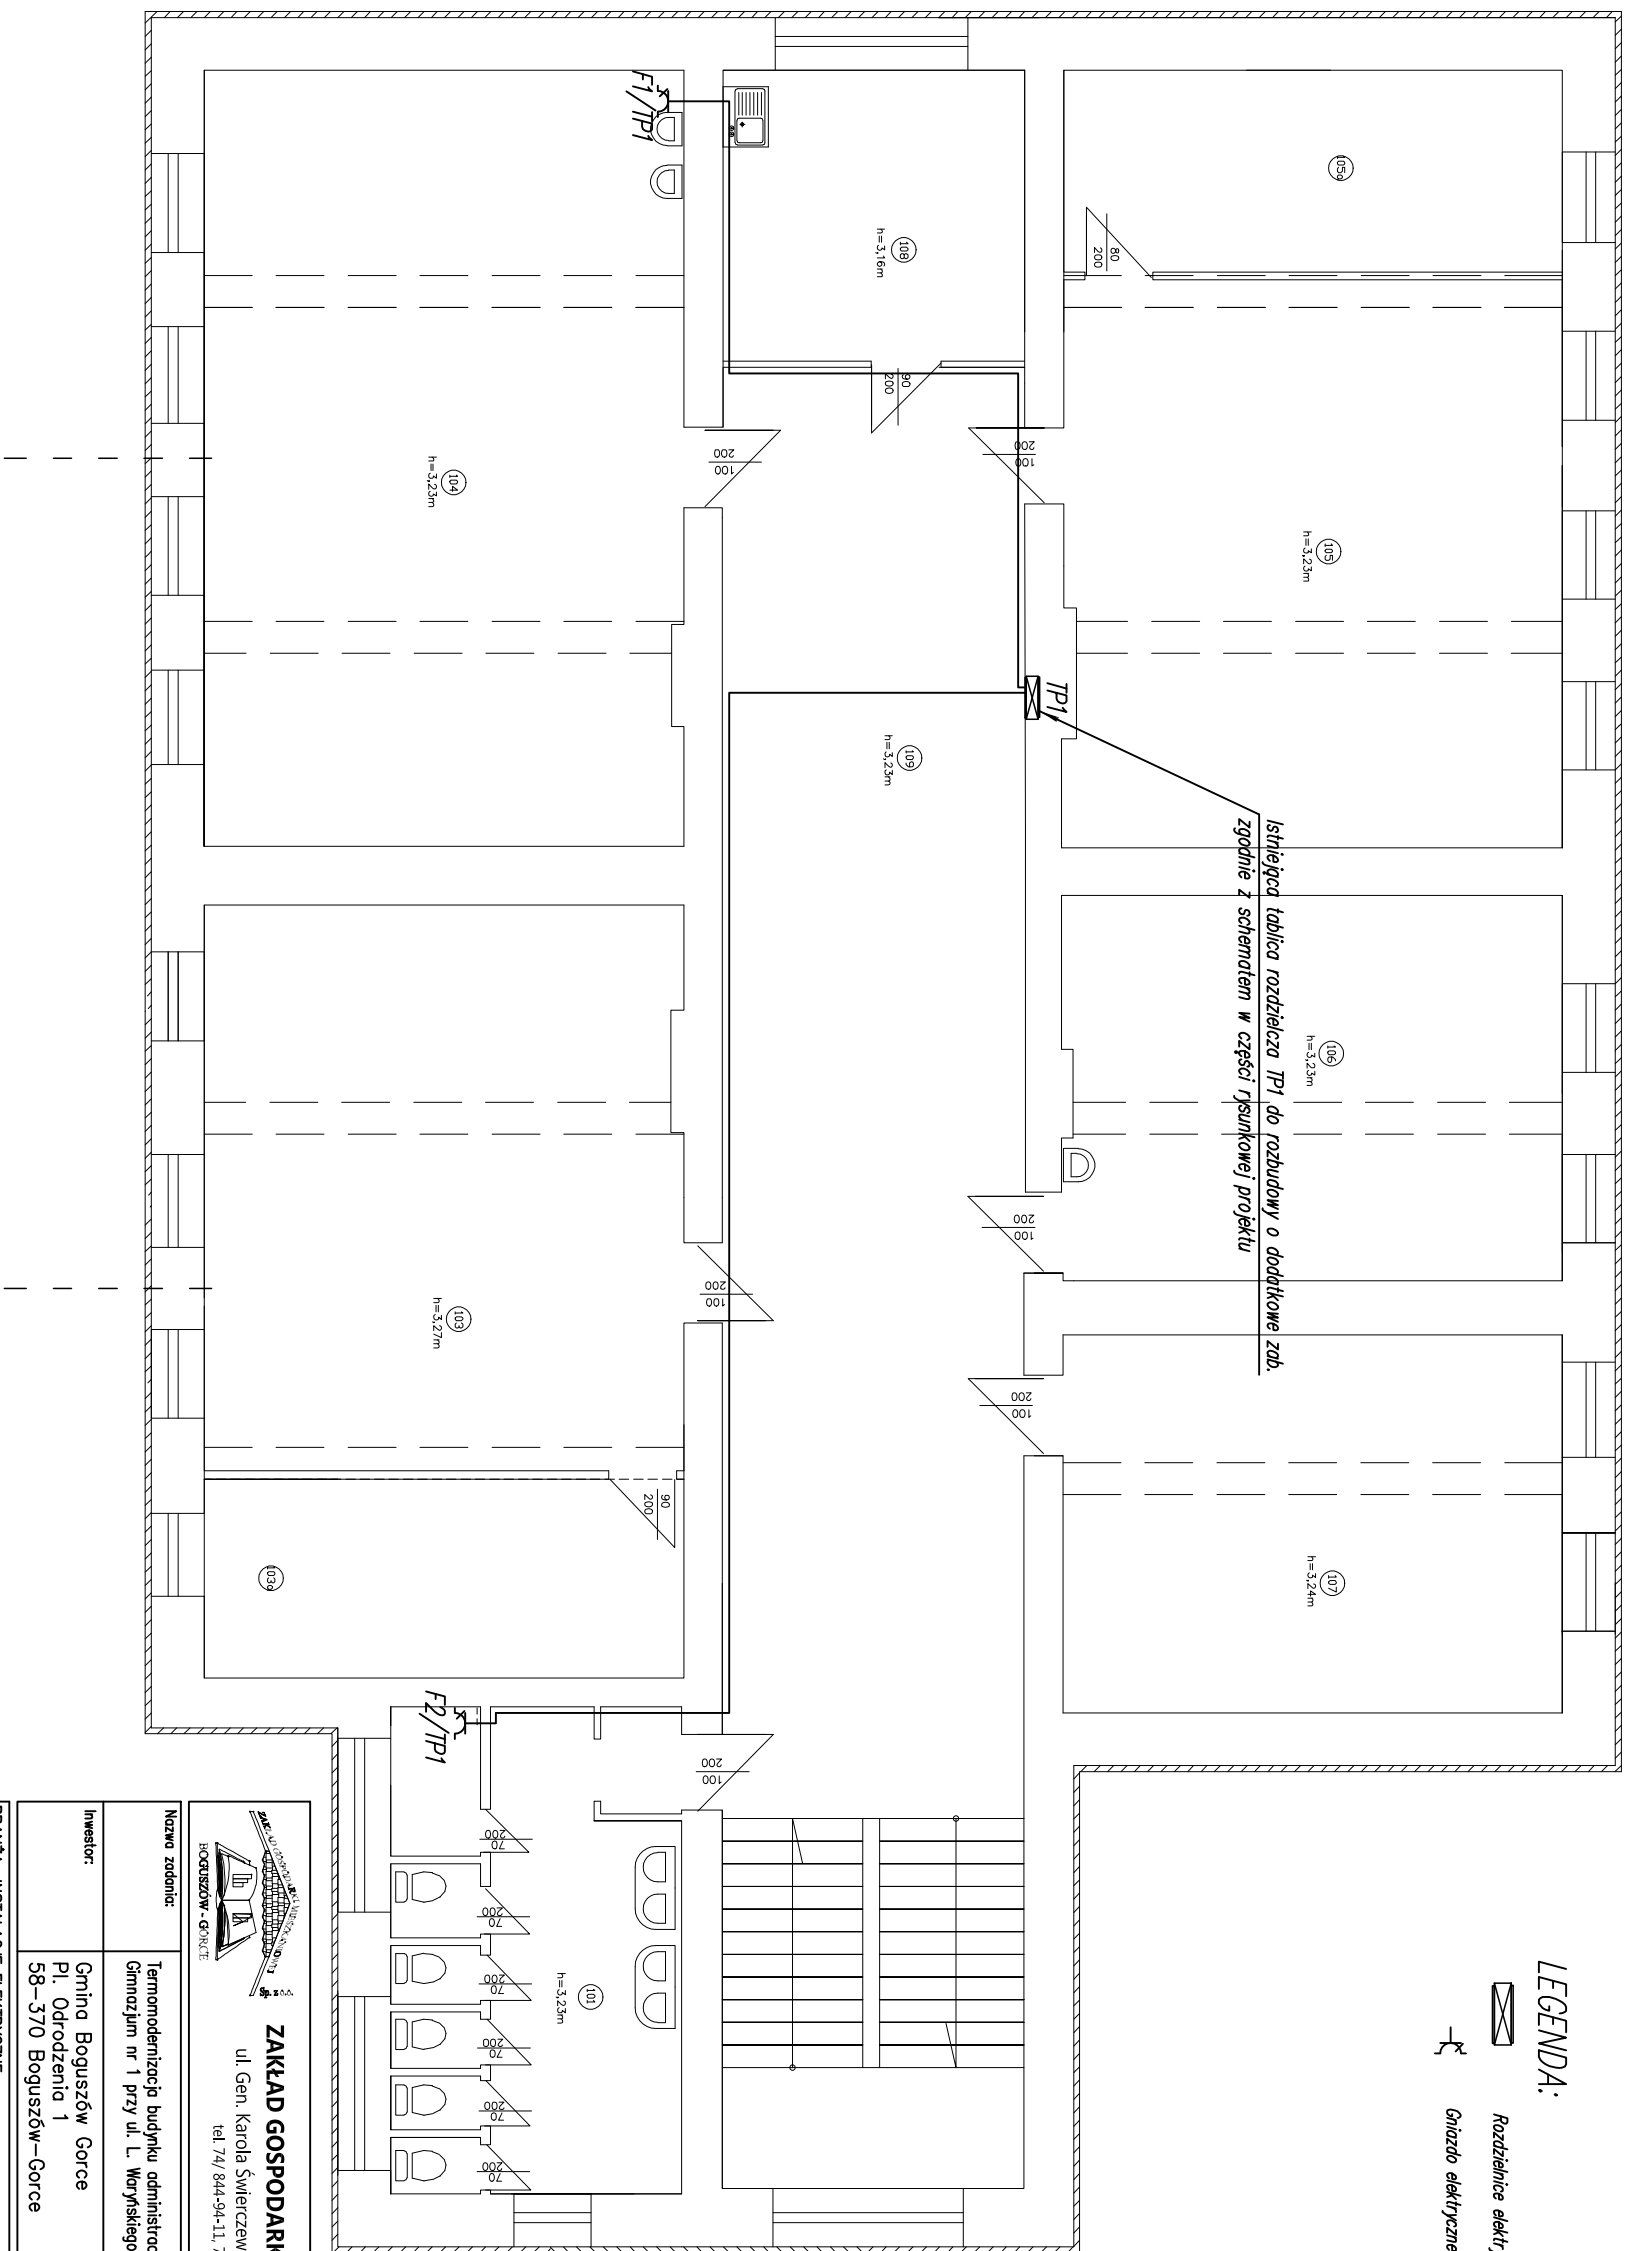

LEGENDA:



Rozdzielnice elektryczne

Gniazdo elektryczne 2P+Z 10A/16A, IP44

	
ZAKŁAD GOSPODARKI MIESZKANIOWEJ Sp. z o.o. ul. Gen. Karola Świerczewskiego 46, 58-370 Boguszków-Gorce tel. 74/ 844-94-11, 74/844-94-12, fax 74/ 844-94-69	
Nazwa zadania:	Termomodernizacja budynku administracji publicznej, tj. Publicznego Gimnazjum nr 1 przy ul. L. Waryńskiego 10 w Boguszkowie-Gorcach
Inwestor:	Gmina Boguszków Gorce Pl. Odrodzenia 1 58-370 Boguszków-Gorce

PROJEKTANT:	mgr inż. Krzysztof Leszczyński	Upr.:	198/D05/15	Podpis:
SPRACUJĄCY:	mgr inż. Przemysław Jaronin	157/D05/03		

MAZOWIA RYSUNKU			
Rzut I piętra – plan instalacji elektrycznej			
Data:	12.2015r.	Stadium: PROJEKT WYKONAWCZY	Skala: 1:100
			Nr rysunku: 4/IE

Zastrzega się wszelkie prawa wynikające z Ustawy o prawie autorskim. Rysunek niniejszy nie ma być w całości lub w części przerysowany, uzupełniony lub odtworzony komikolwiek, bez pisemnej zgody firmy projektowej.