


KANAL WENTYLACJI NAWIEWNEJ 15X15CM
Z PODŁĄCZONĄ CZERPINIĄ USYTUOWANĄ 2M NAD TERENEM
WEWNĄTRZ KANAL PROWADZONY POD STROPEM POMIESZCZENIA
DOCIEPLONY WEŁNĄ MINERALNĄ O GR. 3M
ZAKOŃCZONY KRATKĄ NAWIEWNĄ 15X15CM

KANAL WENTYLACJI WYWIEWNEJ ISTNIEJĄCY
WYKONAĆ DEMONTAŻ PRZEWODU
PRZED DOCIĘPIENIEM BUDYNKU
WYKONAĆ PONOWNY MONTAŻ PRZEWODU
(WYDŁUŻYC I ODPOWIEDNIA DŁUGOŚĆ OK.0,5M)
ZASTOSOWAĆ NOWE MOCOWANIA PRZEWODU DO BUDYNKU

KANAŁ WENTYLACJI WYWIEWNEJ Ø150/210mm
OCIEPLONY WĘLNĄ MINERALNĄ 3cm
WYPROWADZONY POŁAD DACH
Z PODŁĄCZONĄ KRATKĄ WENT.
WYWIEWNĄ 15cm POD SUFITEM
W NAJNIŻSZYM
PUNKCIE ODPROWADZENIE SKROPLIN
DO KANALIZ. PRZED SYFONEM ZLEWODZMYWAKA,
LUB UMYWALKI

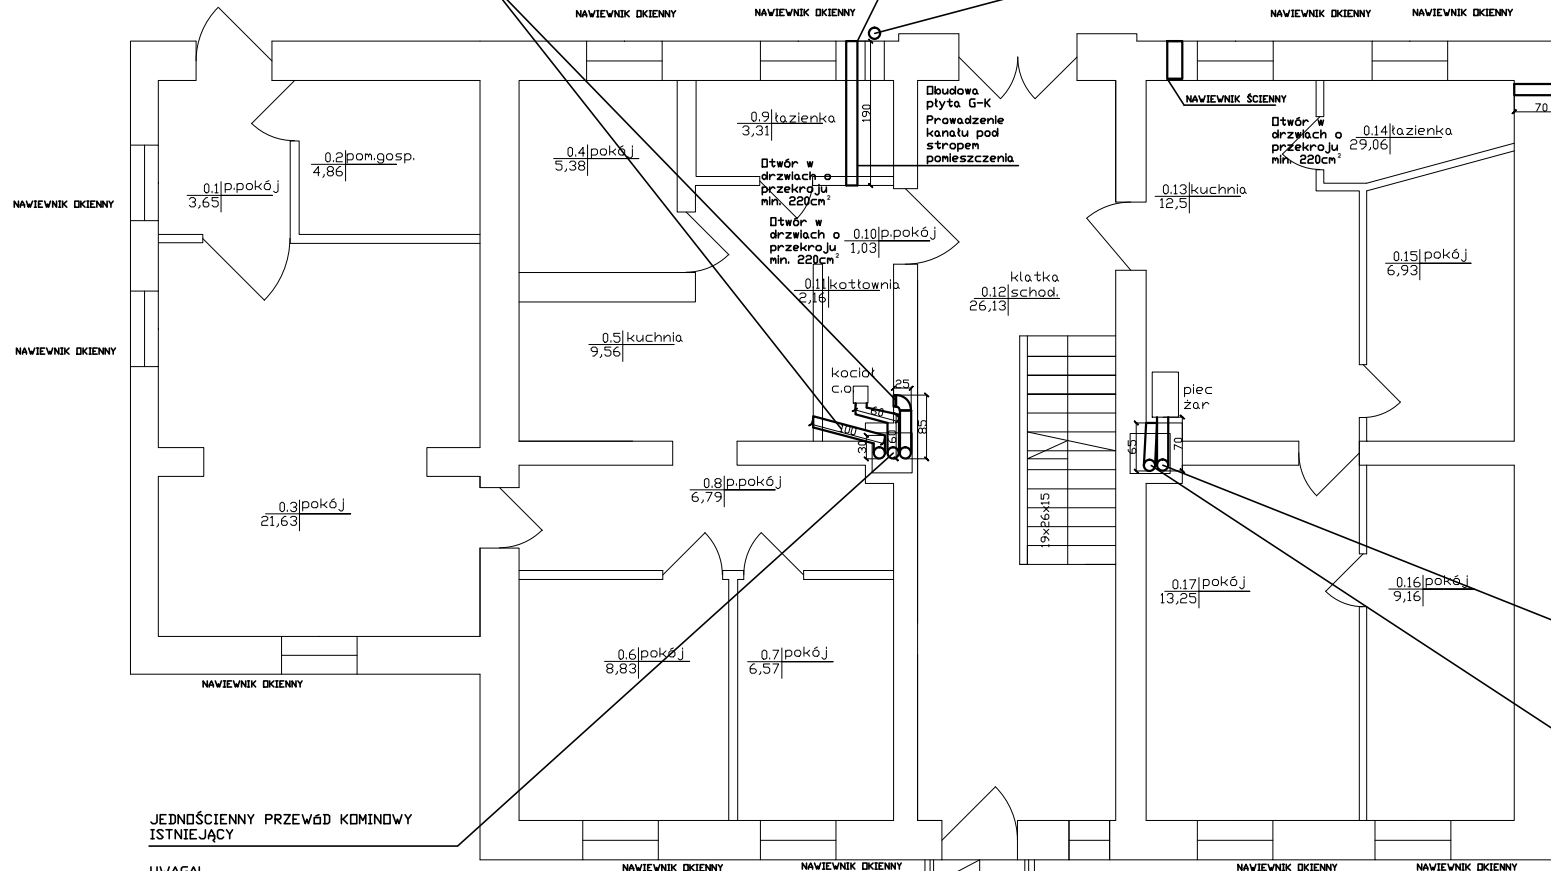

JEDNOŚCIENNY PRZEWÓD KOMINOWY
ISTNIEJĄCY

UWAGA!
PRZEWODZY WENTYLACYJNE DRAŻ
DYMOWE MUSZĄ BYĆ WYKONANE Z
MATERIAŁÓW DOPUSZCZANYCH
ODPOWIEDNIMI ATESTAMI HYGIENICZNYMI
I PRZECIWPÓŻAROWYMI. WSZYSTKIE
MATERIAŁY UŻYTE DO WYKONANIA
INSTALACJI MUSZĄ POSIADAĆ AKTUALNE
POLSKIE APROBATY TECHNICZNE LUB
ODPOWIEDNIE POLSKIM NORMOM.
MATERIAŁY PRZEZNACZONE DO
WYKONANIA MUSZĄ BYĆ DOPUSZCZANE
DO OBRÓTU I POWSZECHNEGO
STOSOWANIA W BUDOWNICTWIE. DO
WYKONANIA INSTALACJI WENTYLACJI
MOGĄ BYĆ STOSOWANE WYRÓBY
PRODUCENTÓW KRAJOWYCH I
ZAGRANICZNYCH. WYKONAWCA JEST
ODPOWIEDZIALNY ZA REALIZACJĘ ROBÓT
ZGODNIE Z DOKUMENTACJĄ PROJEKTOWĄ.
NALEŻY ZAŁOŻYĆ PRZEWODZY
WENTYLACYJNE DRAŻ DYMOWE
PROWADZONE W ISTNIEJĄCYM
PRZEWODZIE MUROWANYM WĘGLĄ O
GRUBOŚCI 3 CM.

JEDNOŚCIENNY PRZEWÓD KOMINOWY
SYSTEMOWY SKŁADA SIĘ Z:

1. ODSKRAPLACZ Ø150 MM
2. WYCZYSTKA Ø150 MM
3. RURA Ø150 MM
4. TRÓJNIK 90° Ø150 MM
5. USTNIK POD PARASOL Ø150 MM
6. PARASOL Ø150 MM

JEDNOŚCIENNY PRZEWÓD KOMINOWY
ISTNIEJĄCY

KANAŁ WENTYLACJI WYWIEWNEJ Ø150
WYPROWADZONY PONAĐ DACH
Z PODŁĄCZONĄ KRÓTKĄ WENT.
WYWIEWNĄ 15cm POD SUFITEM
W NAJNIŻSZYM
PUNKCIE ODPROWADZENIE SKROPLIN
DO KANAŁIZ. PRZED SYFONEM ZLEWOWMYWAKA,
LUB UMYWALKI



**Przedsiębiorstwo "INWESTBUD" Sp. z o.o.,
58-306 Wałbrzych, ul. Jaworowa 15a**

Projektant:	mgr inż. Jerzy Kaszubski	GT. II-83 464-22/76	Stadium: PW
Asystent:	mgr inż. Maciej Rogowski		
Temat:	Remont budynku zlokalizowanego przy ul. Żeromskiego 38 w Boguszowie-Górcach		Data: 09.2015r.
Inwestor:	Gmina Boguszków Gorce Pl. Odrodzenia 1 58-370 Boguszków-Gorce		Skala: 1:100
Tytuł rys.:	RZUT PARTERU- WENTYLACJA, PRZEWODY DYMOWE		Nr rys.: 1

Zastrzega się wszelkie prawa wynikające z Ustawy o prawie autorskim. Rysunek niniejszy nie może być w całości lub w części przerysowany, uzupełniony lub odstąpiony komunikowi, bez pisemnej zgody firmy projektowej.