


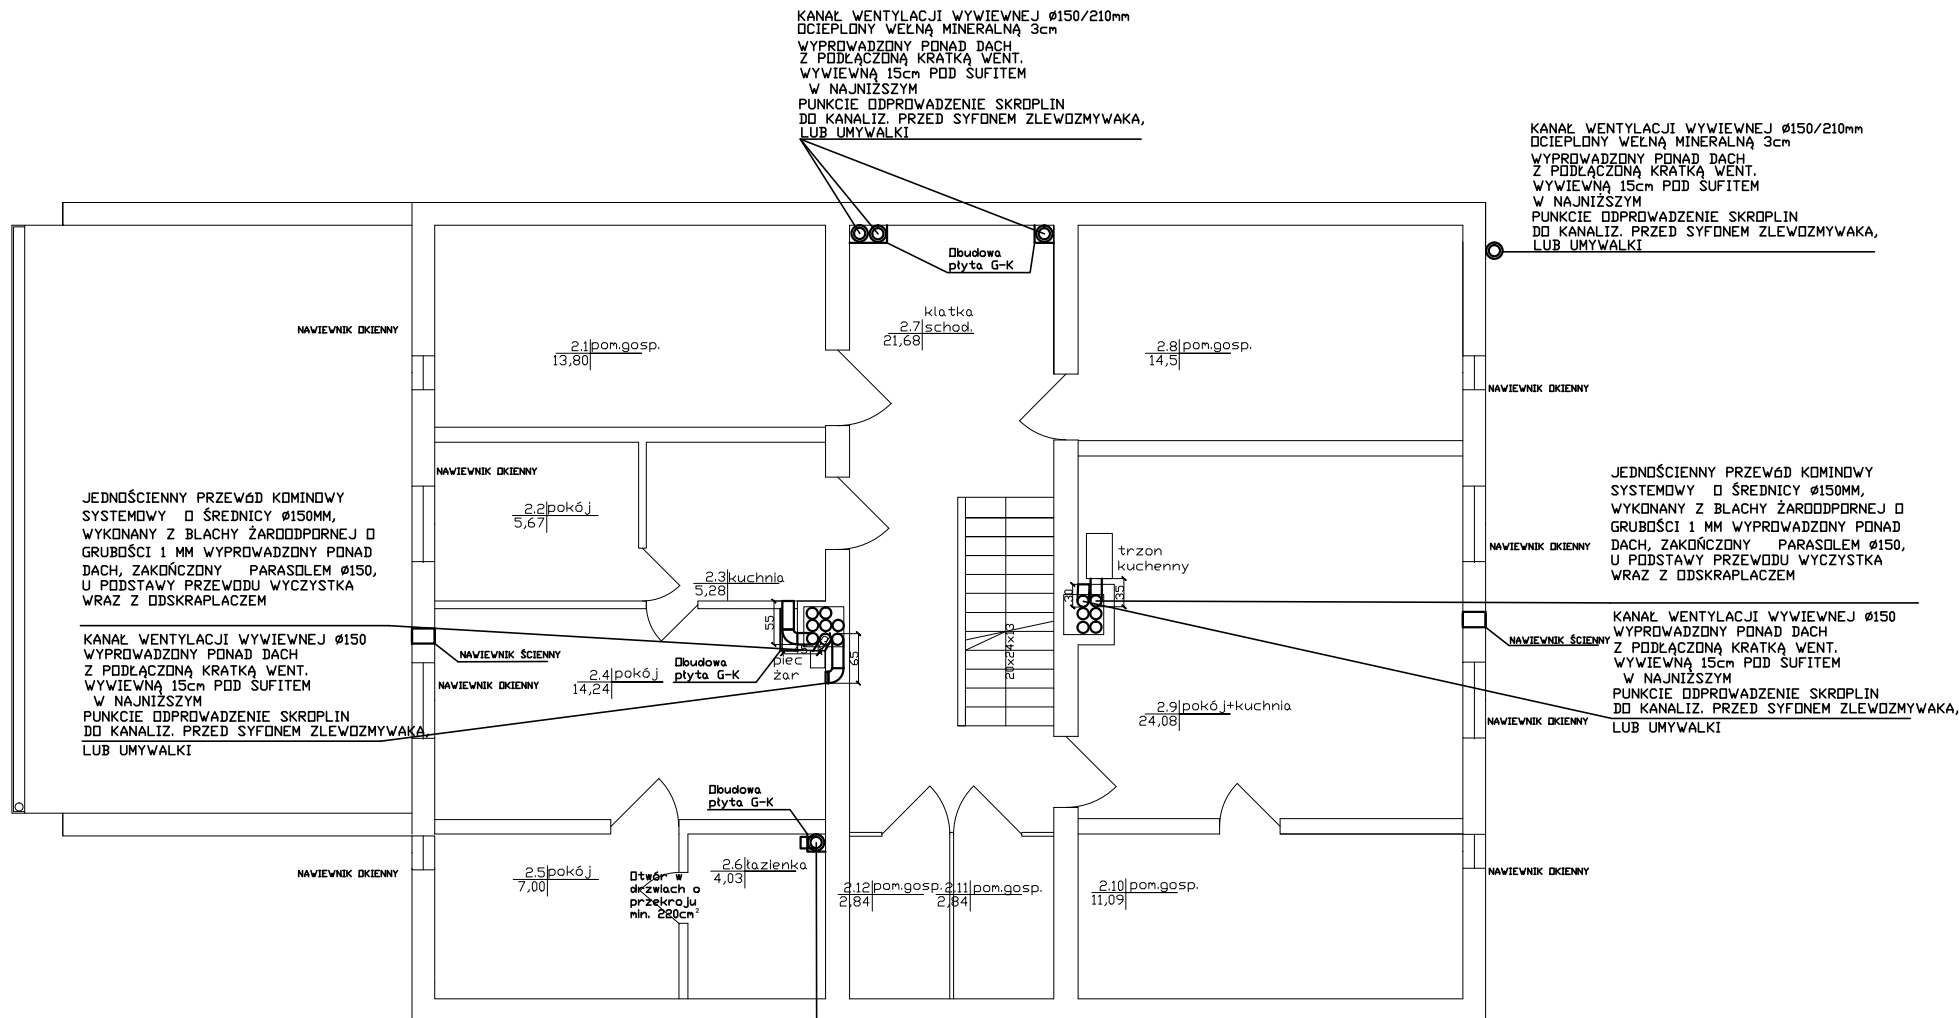

UWAGI
PRZEWODY WENTYLACYJNE DRAZ
DYMOWE MUSZĄ BYĆ WYKONANE Z
MATERIAŁÓW DOPUSZCZONYCH
ODPOWIEDNIMI ATESTAMI HIGIENICZNYMI
I PRZECIWPOŻAROWYMI. WSZYSTKIE
MATERIAŁY UŻYTE DO WYKONANIA
INSTALACJI MUSZĄ POSIADAĆ AKTUALNE
PÓLSKIE APROBATY TECHNICZNE LUB
ODPOWIADĄC PÓLSKIM NORMOM.
MATERIAŁY PRZEZNACZONE DO
WBUDOWANIA MUSZĄ BYĆ DOPUSZCZONE
DO OBROTU I PÓWSZECHNEGO
STOSOWANIA W BUDOWNICTWIE. DO
WYKONANIA INSTALACJI WENTYLACJI
MOGĄ BYĆ STOSOWANE WYROBY
PRODUKENTÓW KRAJOWYCH I
ZAGRANICZNYCH. WYKONAWCA JEST
ODPOWIEDZIALNY ZA REALIZACJĘ ROBÓT
ZGODNIE Z DOKUMENTACJĄ
PROJEKTOWĄ. NALEŻY ZAIZOLOWAĆ
PRZEWODY WENTYLACYJNE DRAZ
DYMOWE PROWADZONE W ISTNIEJĄCYM
PRZEWODZIE MURÓWANYM WĘGLĄ O
GRUBOŚCI 3 CM.

KANAL WENTYLACJI WYWIEWNEJ Ø150/210mm
OCIEPLONY WĘGLĄ MINERALNĄ 3cm
WYPROWADZONY PONAD DACH
Z PODŁĄCZONĄ KRATKĄ WENT.
WYWIEWNĄ 15cm POD SUFITEM
KUCHNI, W NAJNIŻSZYM
PUNKCIE ODPROWADZENIE SKROPLIN
DO KANALIZ. PRZED SYFONEM ZLEWOZMYWAKA,
LUB UMYWALKI

JEDNOŚCIENNY PRZEWÓD KODINOWY
SYSTEMOWY SKŁADA SIĘ Z:
1. ODSKRAPLACZ Ø150 MM
2. WYCZYSTKA Ø150 MM
3. RURA Ø150 MM
4. TRÓJNIK 90° Ø150 MM
5. USTNIK POD PARASOL Ø150 MM
6. PARASOL Ø150 MM

		Przedsiębiorstwo "INWESTBUD" Sp. z o.o., 58-306 Wałbrzych, ul. Jaworowa 15a		
Projektant:	mgr inż. Jerzy Kaszubski	GT. II-83 464-22/76		Stadium
Asystent:	mgr inż. Maciej Rogowski			PW
Temat:	Remont budynku zlokalizowanego przy ul. Żeromskiego 38 w Bogusławowie-Gorcach			Data: 09.2015r.
Inwestor:	Gmina Bogusławów Gorce Pl. Odrodzenia 1 58-370 Bogusławów-Gorce			Skala: 1:100
Tytuł rys.:	RZUT 2 PIĘTRA- WENTYLACJA, PRZEWODY DYMOWE			Nr rys. 3
Zastrzegam się wszelkie prawa wynikające z Ustawy o prawie autorstwa. Rysunek niniejszy nie może być w całości lub w części przyswojony, uzupełniony lub odtworzony komputernie, bez pisemnej zgody firmy projektowej				