


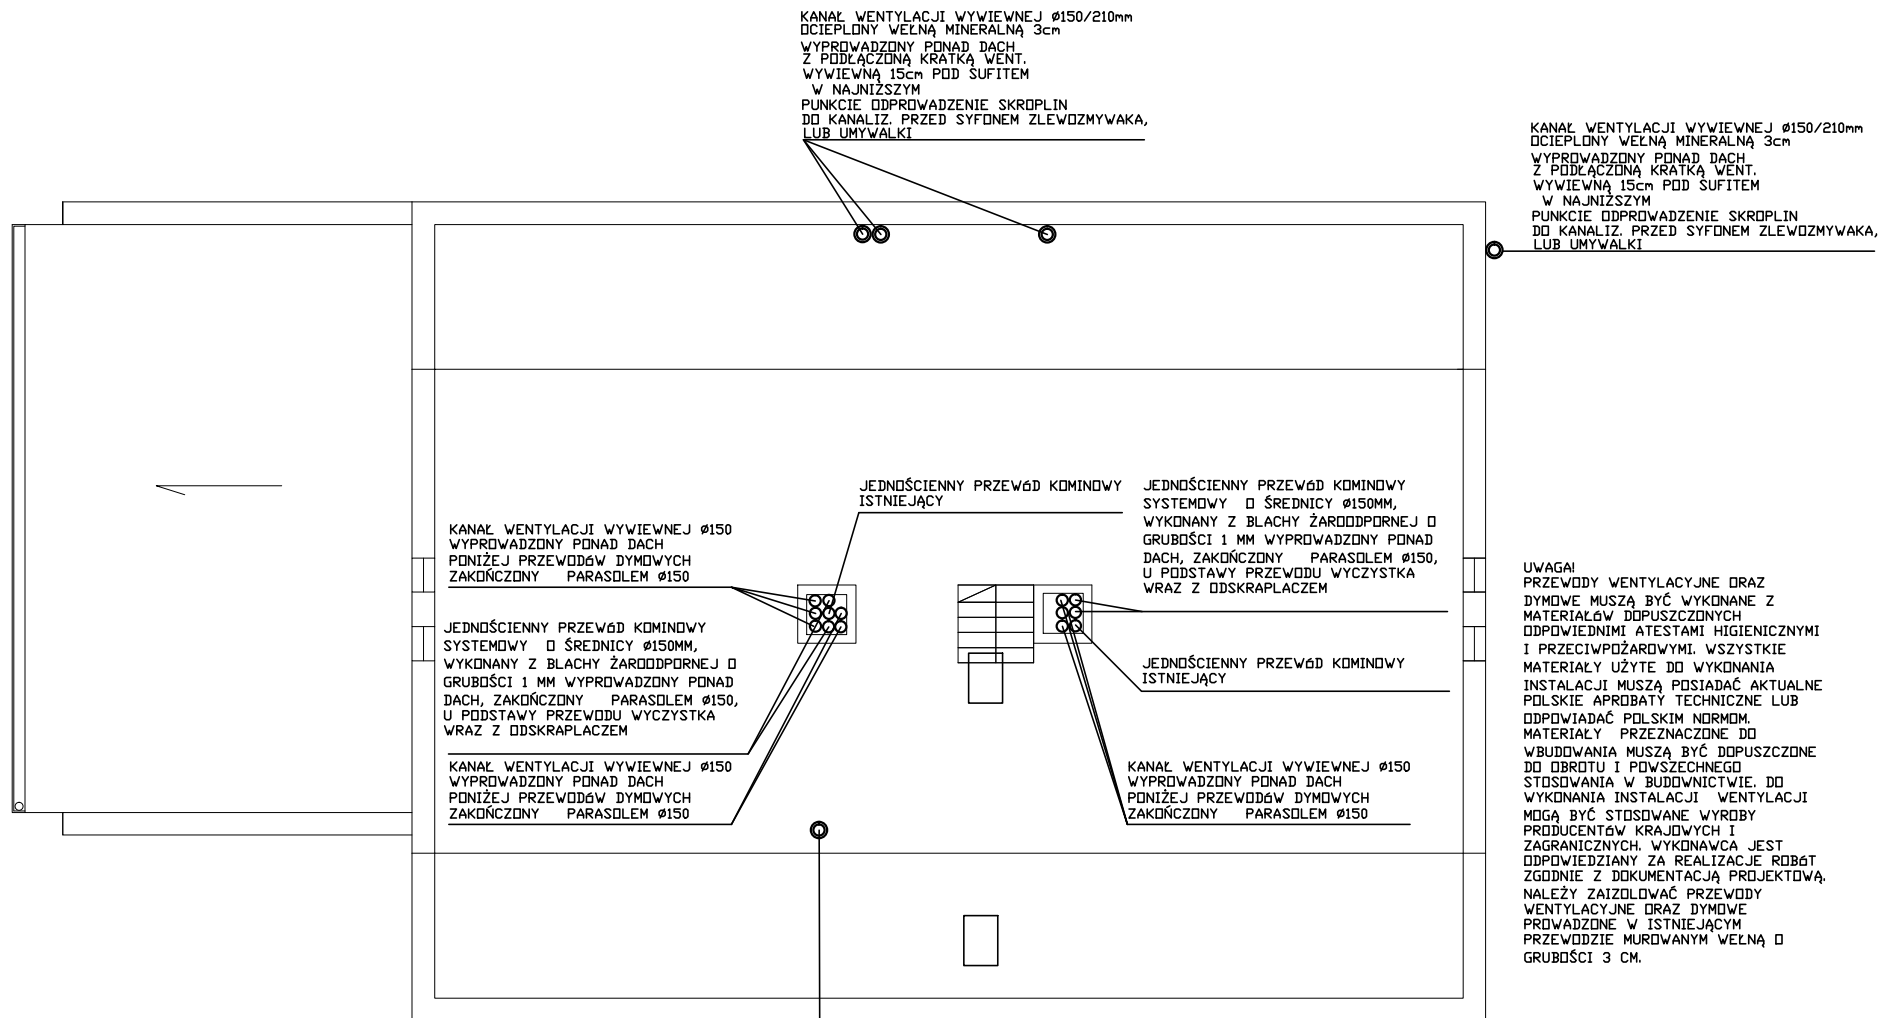

UWAGI
PRZEWODY WENTYLACYJNE ORAZ
DYMOWE MUSZĄ BYĆ WYKONANE Z
MATERIAŁÓW DOPUSZCZONYCH
ODPOWIEDNIMI ATESTAMI HIGIENICZNYMI
I PRZECIWPÓŻAROWYMI. WSZYSTKIE
MATERIAŁY UŻYTE DO WYKONANIA
INSTALACJI MUSZĄ POSIADAĆ AKTUALNE
POLSKIE APROBATY TECHNICZNE LUB
ODPOWIEDZIEĆ POLSKIM NORMOM.
MATERIAŁY PRZEZNACZONE DO
WYKONANIA MUSZĄ BYĆ DOPUSZCZONE
DO OBROTU I POWSZECHNEGO
STOSOWANIA W BUDOWNICTWIE. DO
WYKONANIA INSTALACJI WENTYLACJI
MOGĄ BYĆ STOSOWANE WYROBY
PRODUKTÓW KRAJOWYCH I
ZAGRANICZNYCH. WYKONAWCA JEST
ODPOWIEDZIALNY ZA REALIZACJĘ ROBÓT
ZGODNIE Z DOKUMENTACJĄ PROJEKTOWĄ.
NALEŻY ZAIZOLOWAĆ PRZEWODY
WENTYLACYJNE ORAZ DYMOWE
PRZEWODZĄCE W ISTNIEJĄCYM
PRZEWODZIE MUROWANYM WEŁNĄ O
GRUBOŚCI 3 CM.

KANAL WENTYLACJI WYWIEWNEJ Ø150/210mm
OCIEPLONY WEŁNĄ MINERALNĄ 3cm
WYPROWADZONY PONAD DACH
Z PODŁĄCZONĄ KRATKĄ WENT.
WYWIEWNĄ 15cm POD SUFITEM
W NAJNIŻSZYM
PUNKCIE ODPROWADZENIE SKROPLIN
DO KANALIZ. PRZED SYFONEM ZLEWODZMYWAKA,
LUB UMYWALKI

- JEDNOŚCIENNY PRZEWÓD KIMINOWY
SYSTEMOWY SKŁADA SIĘ Z:
1. ODSKRAPLACZ Ø150 MM
 2. WYCZYSTKA Ø150 MM
 3. RURA Ø150 MM
 4. TRÓJNIK 90° Ø150 MM
 5. USTNIK POD PARASOŁ Ø150 MM
 6. PARASOŁ Ø150 MM



Przedsiębiorstwo "INWESTBUD" Sp. z o.o.,
58-306 Walbrzych, ul. Jaworowa 15a

Projektant:	mgr inż. Jerzy Kaszubski	Gr. II-83 464-22/76	Stadium:
Asystent:	mgr inż. Maciej Rogowski		PW
Temat:	Remont budynku zlokalizowanego przy ul. Żeromskiego 38 w Bogusławie-Gorcach		Data: 09.2015r.
Inwestor:	Gmina Bogusław Gorce Pl. Odrodzenia 1 58-370 Bogusław-Gorce		Skala: 1:100
Tytuł rys.:	RZUT STRYCHU- WENTYLACJA, PRZEWODY DYMOWE		Nr rys.: 4

Zastrzegam sobie wszelkie prawa wynikające z Ustawy o prawie autorstwa. Rysunek niniejszy nie może być w całości lub w części przyswojony, uzupełniony lub odtworzony komputernie, bez pisemnej zgody firmy projektowej