


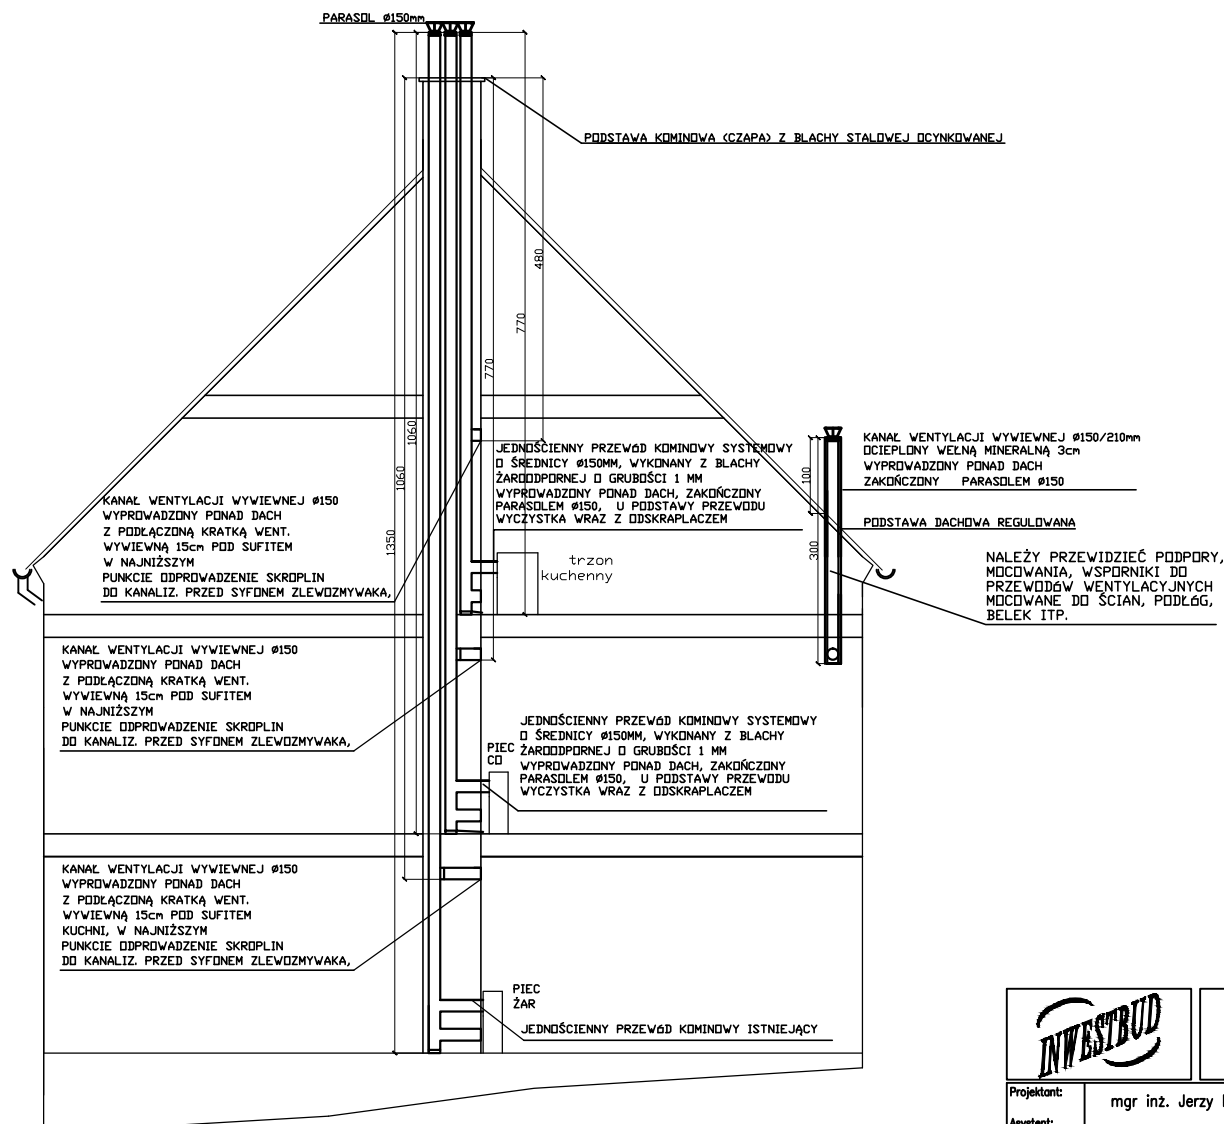

		Przedsiębiorstwo "INWESTBUD" Sp. z o.o., 58-306 Wałbrzych, ul. Jaworowa 15a		
Projektant:	mgr inż. Jerzy Kaszubski	Gt. II-83 464-22/76		Stadium:
Asystent:	mgr inż. Maciej Rogowski			PW
Temat:	Remont budynku zlokalizowanego przy ul. Żeromskiego 38 w Boguszowie-Górcach			Data: 09.2015r.
Inwestor:	Gmina Boguszów Gorce Pl. Odrodzenia 1 58-370 Boguszów-Gorce			Skala: 1:100
Tytuł rys.:	PRZEKRÓJ 2- WENTYLACJA, PRZEWODY DYMOWE			Nr rys.: 6
Zastrzegam się wszelkie prawa wynikające z Ustawy o prawie autorskim. Rysunek niniejszy nie może być w całości lub w części przyswojony, uzupełniony lub odtworzony komputernie, bez pisemnej zgody firmy projektowej				