


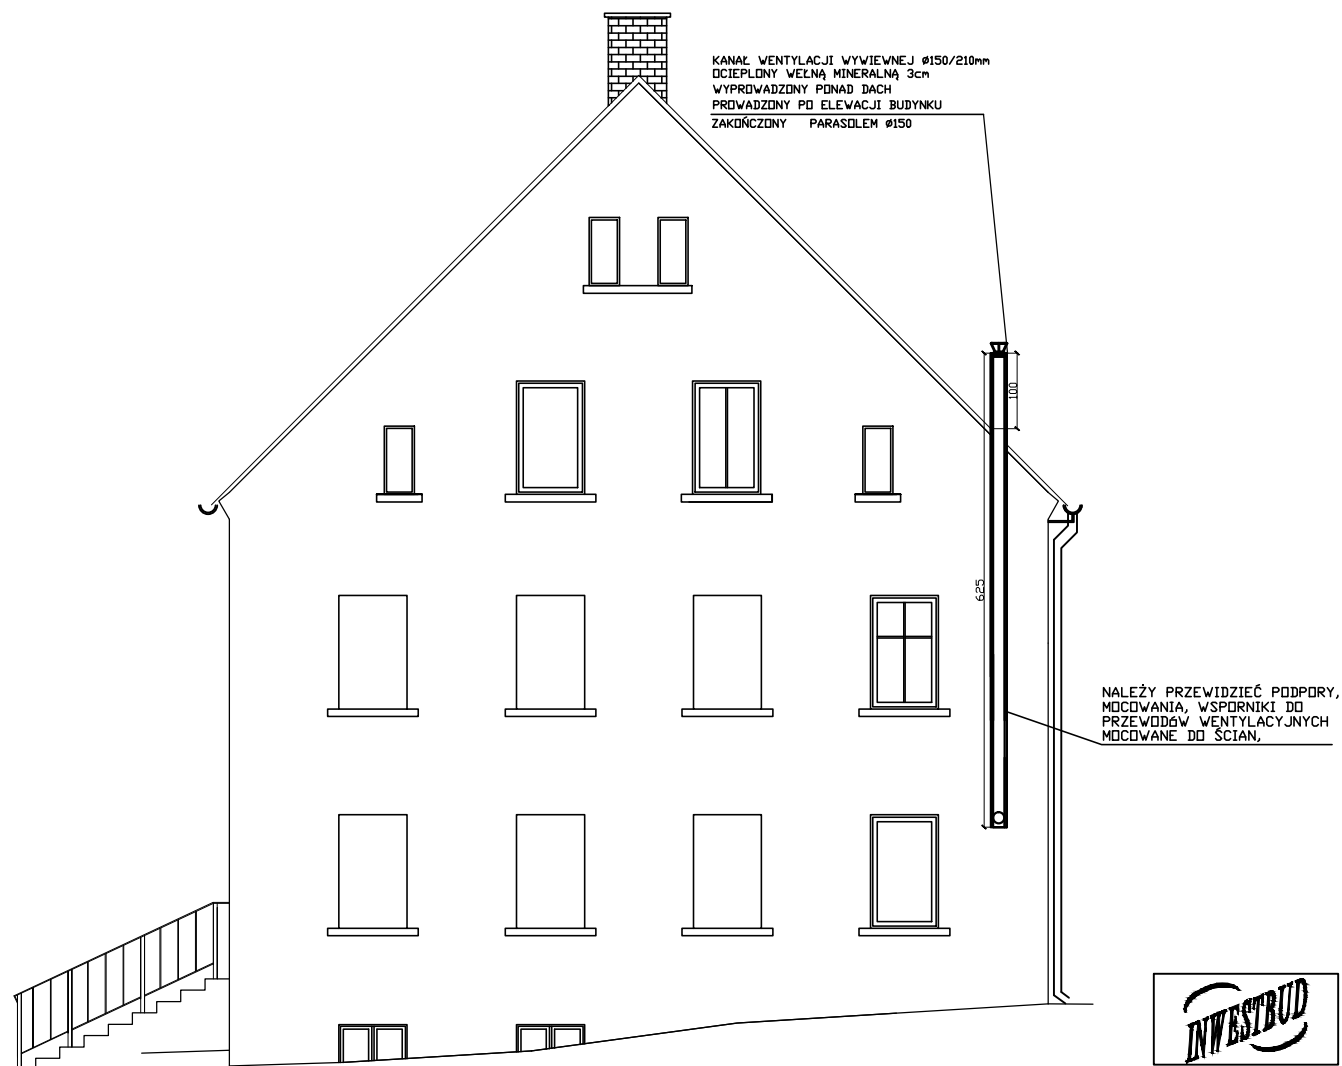

		Przedsiębiorstwo "INWESTBUD" Sp. z o.o., 58-306 Walbrzych, ul. Jaworowa 15a		
Projektant:	mgr inż. Jerzy Kaszubski	GT. II-83 464-22/76		Stadium
Asystent:	mgr inż. Maciej Rogowski			PW
Temat:	Remont budynku zlokalizowanego przy ul. Żeromskiego 38 w Boguszowie-Gorcach			Data: 09.2015r.
Inwestor:	Gmina Boguszów Gorce Pl. Odrodzenia 1 58-370 Boguszów-Gorce			Skala: 1:100
Tytuł rys.:	ELEWACJA BOCZNA – WENTYLACJA			Nr rys. 7
Zastrzegam wszelkie prawa wynikające z Ustawy o prawie autorskim. Rysunek niniejszy nie może być w całości lub w części przysyłany, uzupełniany lub odtapowany komputernie, bez pisemnej zgody firmy projektowej				