


LEGENDA:



Rozdzielnice elektryczne



Gniazdo elektryczne 2P+Z 10A/16A, IP44

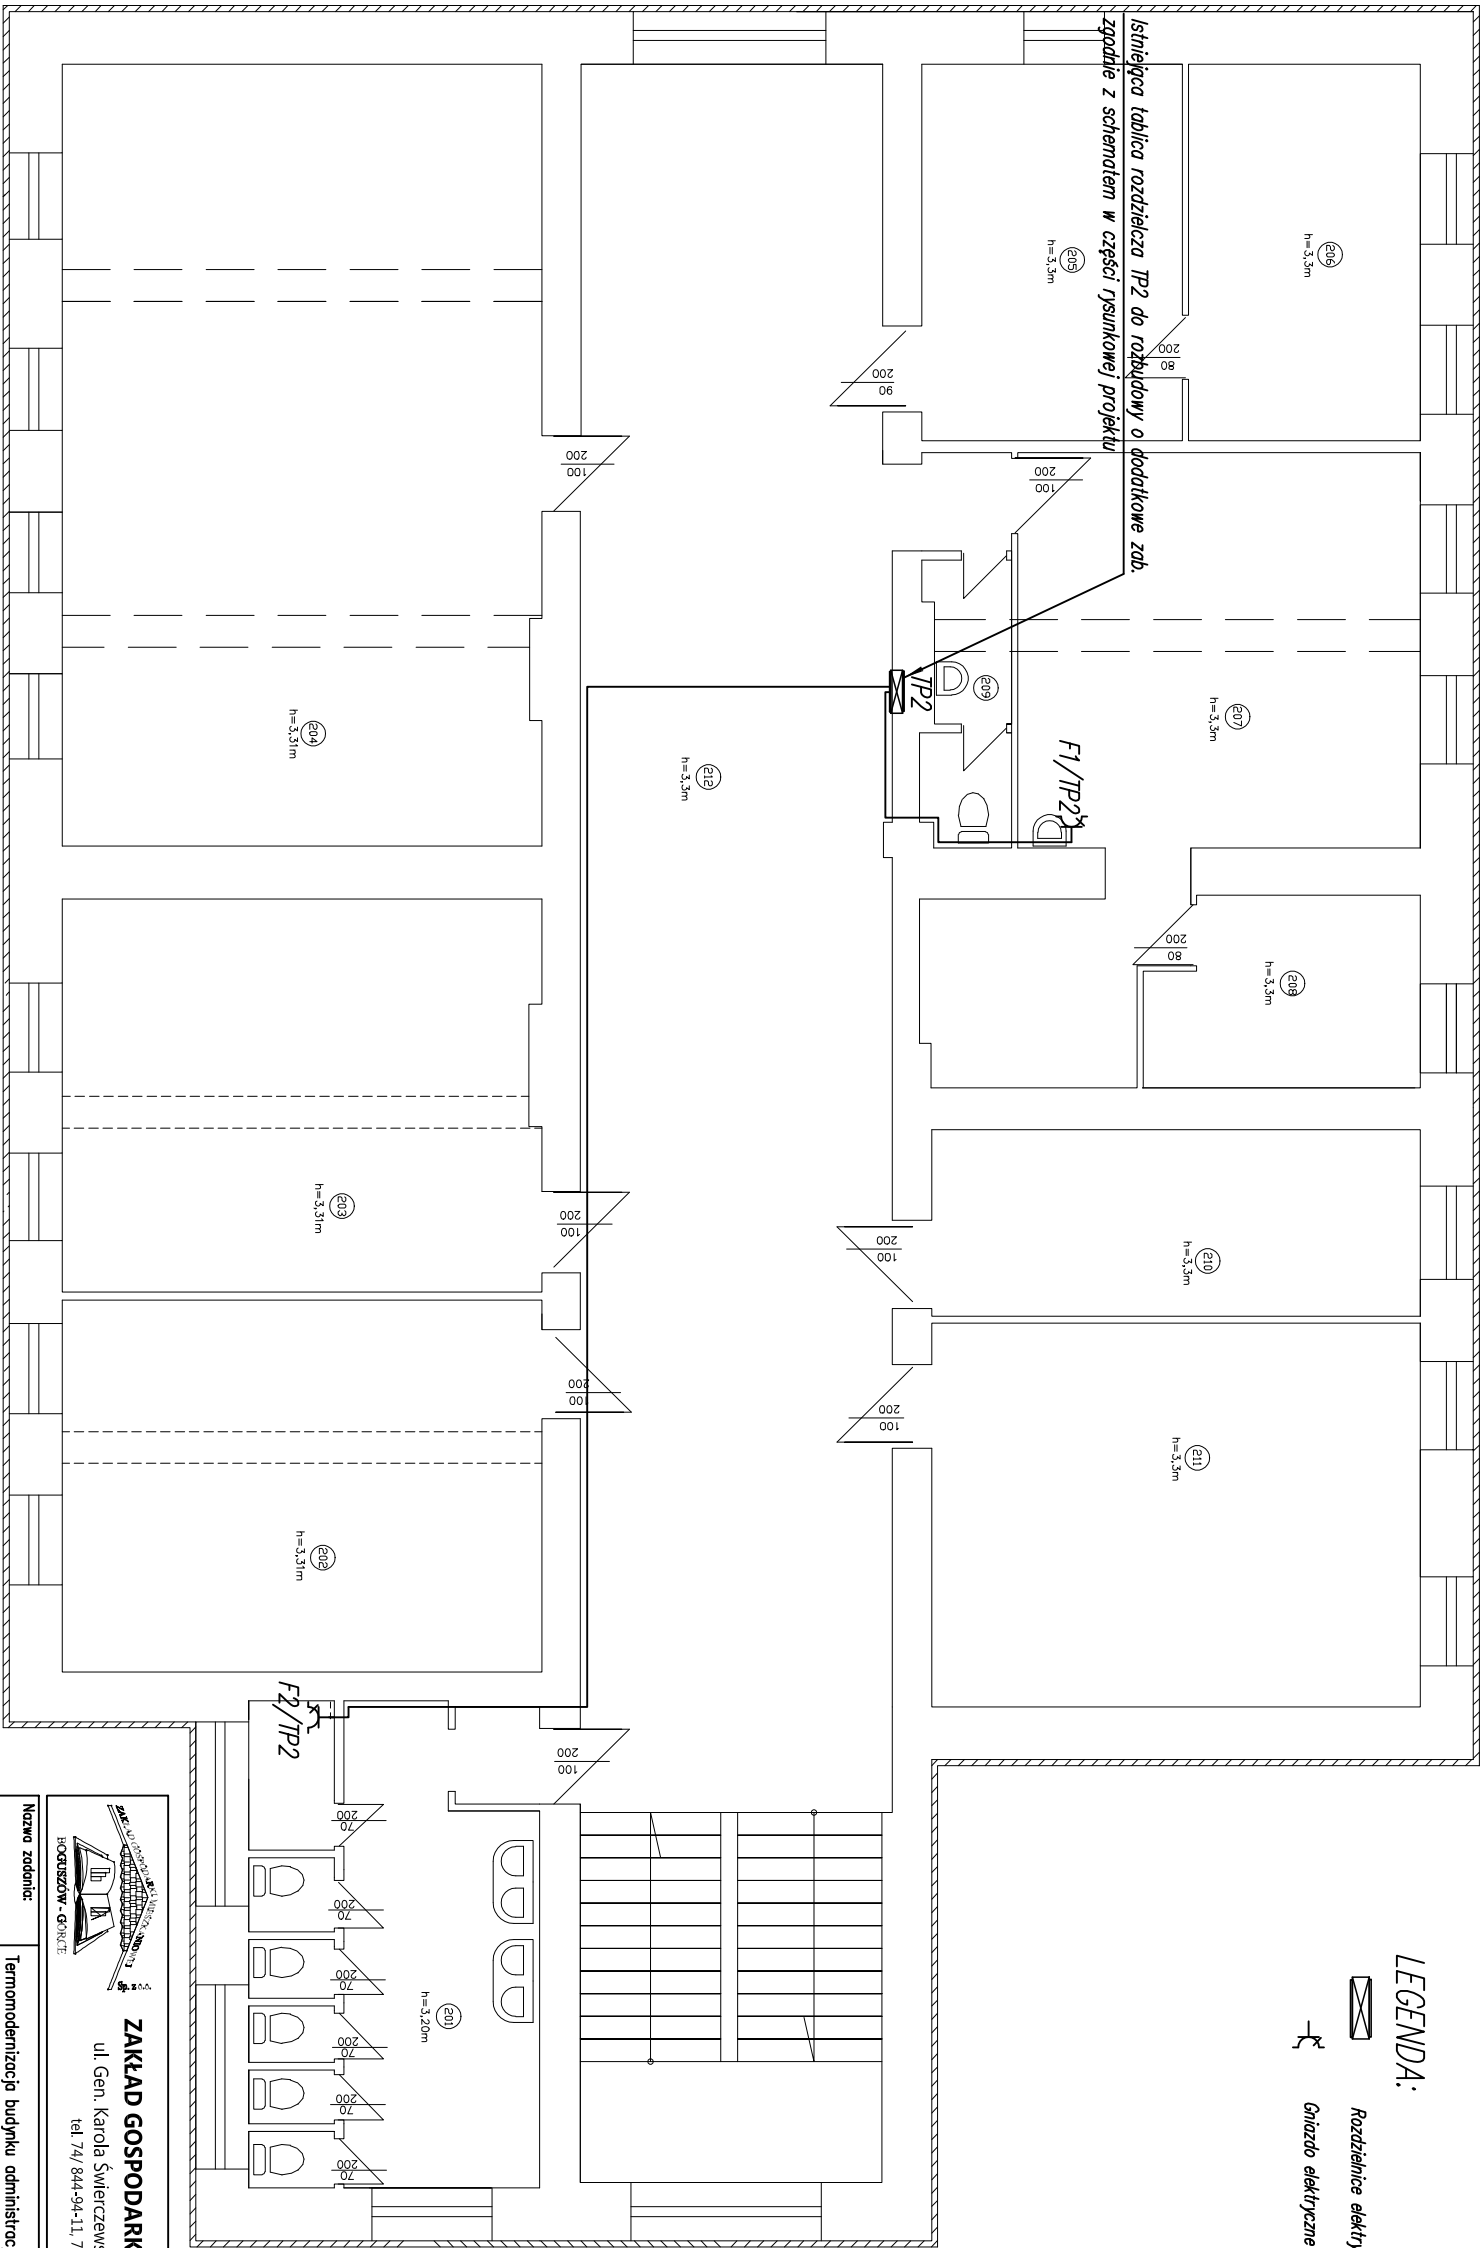



ZAKŁAD GOSPODARKI MIESZKANOWEJ Sp. z o.o.
ul. Gen. Karola Świerczewskiego 46, 58-370 Boguszów-Gorce
tel 74/ 844-94-11, 74/844-94-12, fax 74/ 844-94-69
BOGUSZÓW-GORCE

Nazwa zoddania:	Termomodernizacja budynku administracji publicznej, tj. Publicznego Gimnazjum nr 1 przy ul. L. Wotyńskiego 10 w Boguszowie-Gorcach		
Inwestor:	Gmina Boguszów Gorce Pl. Odrodzenia 1 58-370 Boguszów-Gorce		

BRANŻA: INSTALACJE ELEKTRYCZNE			
PROJEKTANT:	mgr inż. Krzysztof Leszczyński	Upr.:	198/DOŚ/15
SPRAWDZAJĄCY:	mgr inż. Przemysław Jaronin		157/DOŚ/03

NAZWA RYSUNKU			
Rzut II piętra – plan instalacji elektrycznej			
Data:	12.2015r.	Stadium: PROJEKT WYKONAWCZY	Skala: 1:100
			Nr rysunku: 5/IE

Załączamy się wszelkie prawa wyłączone z ustawy o prawie autorskim. Rysunek niniejszy nie ma być w całości lub w części przeznaczony, uzupełniony lub oddany do użytku, bez pisemnej zgody firmy projektowej.